

Świecie dnia 26.07.2017r.
MU/ SO/ PEO17P162437/ 554/ 2017

Biuro Projektów Drogowych
M STUDIO
Maciej Wojnowski
ul. Gen. W. Sikorskiego 1/17c
86-100 Świecie

Dotyczy: uzgodnienia planów

W załączeniu przesyłamy 1 egz. planów dotyczących przebudowy drogi powiatowej nr 1212C Brzemiona - Drzycim, dostarczonych nam celem uzgodnienia.


Plany należy uważać jako uzgodnione z uwagami:

1. W miejscach skrzyżowań proj. przebudowy drogi z istn. kablami energetycznymi ENEA Operator, założyć na kable rury ochronne dwudzielne lub istn. przepusty przedłużyć.
2. Prace przy naszych urządzeniach wykonać zgodnie z obowiązującymi przepisami i przed zasypaniem zgłosić do sprawdzenia technicznego.
3. W zakresie oświetlenia drogowego plany uzgodnić z ENEA Oświetlenie Rejon Oświetlenia Bydgoszcz.
4. Uzgodnienie jest ważne do dnia 26.07.2018r.

K/o.:
RD 6-MU a/a



Enea Operator Sp. z o.o.
Rejon Dystrybucji Świecie
Dyrektor
Michał Kosmański

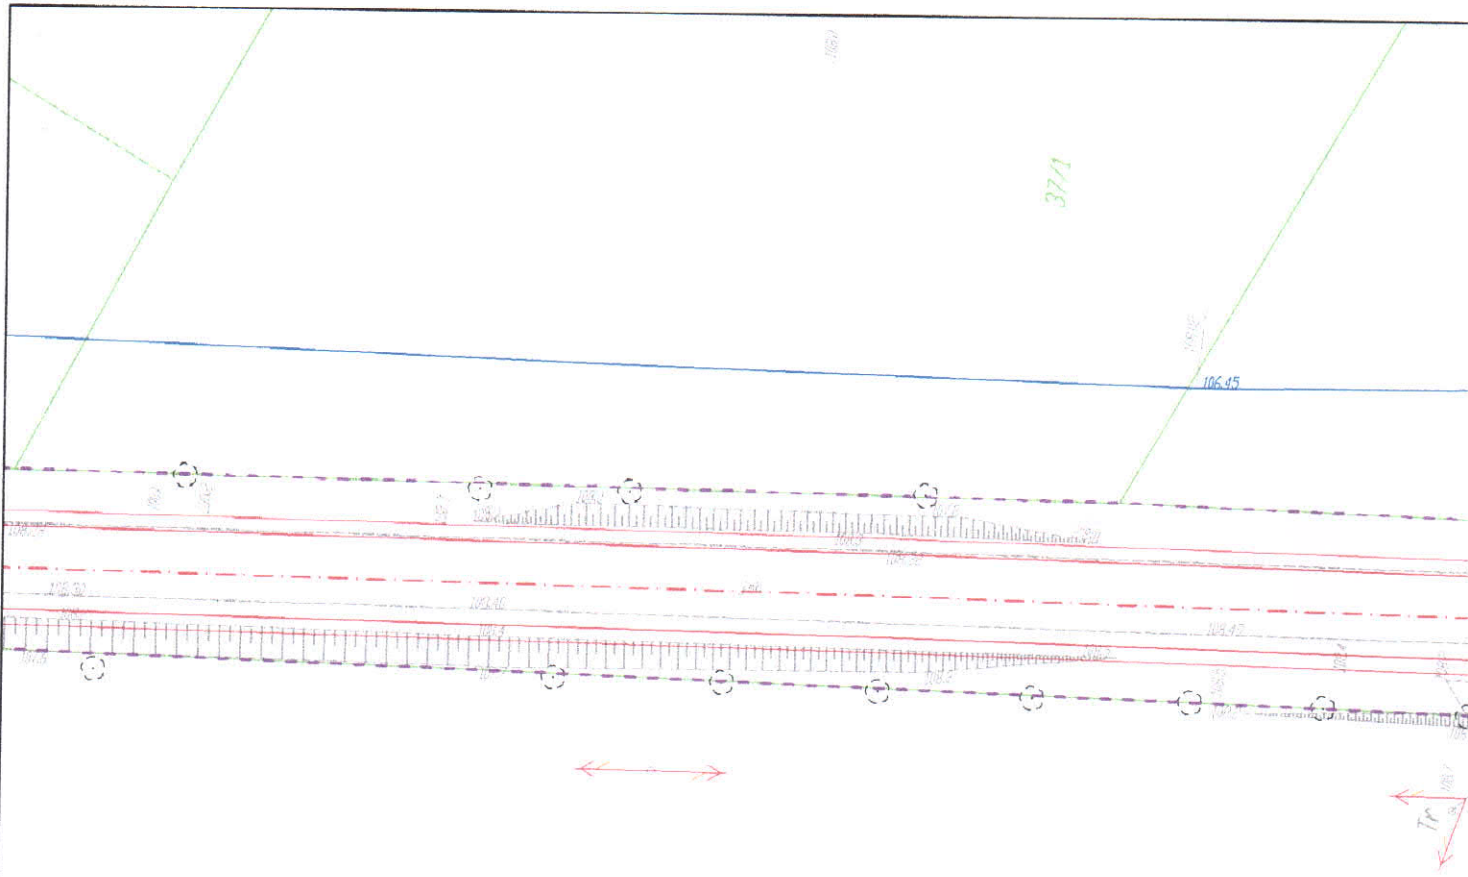

ENEA Operator Sp. z o.o.
 Rejon Dystrybucji Świecie
 86-105 Świecie, ul. Wojska Polskiego 38A
 tel. 0-52 331 40 30, fax 0-52 331 24 91
 Rejon 300455398, NIP 782-23-77-160
 (1)


554/07

Na trasie projektowanego przebudowy linii
 powiatowej 1212C Bierzwnica - Duzewo

nie przebiegają czynne podziemne urządzenia elektroenergetyczne będące w naszej eksploatacji.

Uzgodnienie ważne do dnia 26.07.2018r.


 ENEA Operator Sp. z o.o.
 Rejon Dystrybucji Świecie
 Dyrektor
 Rafał Kosmański

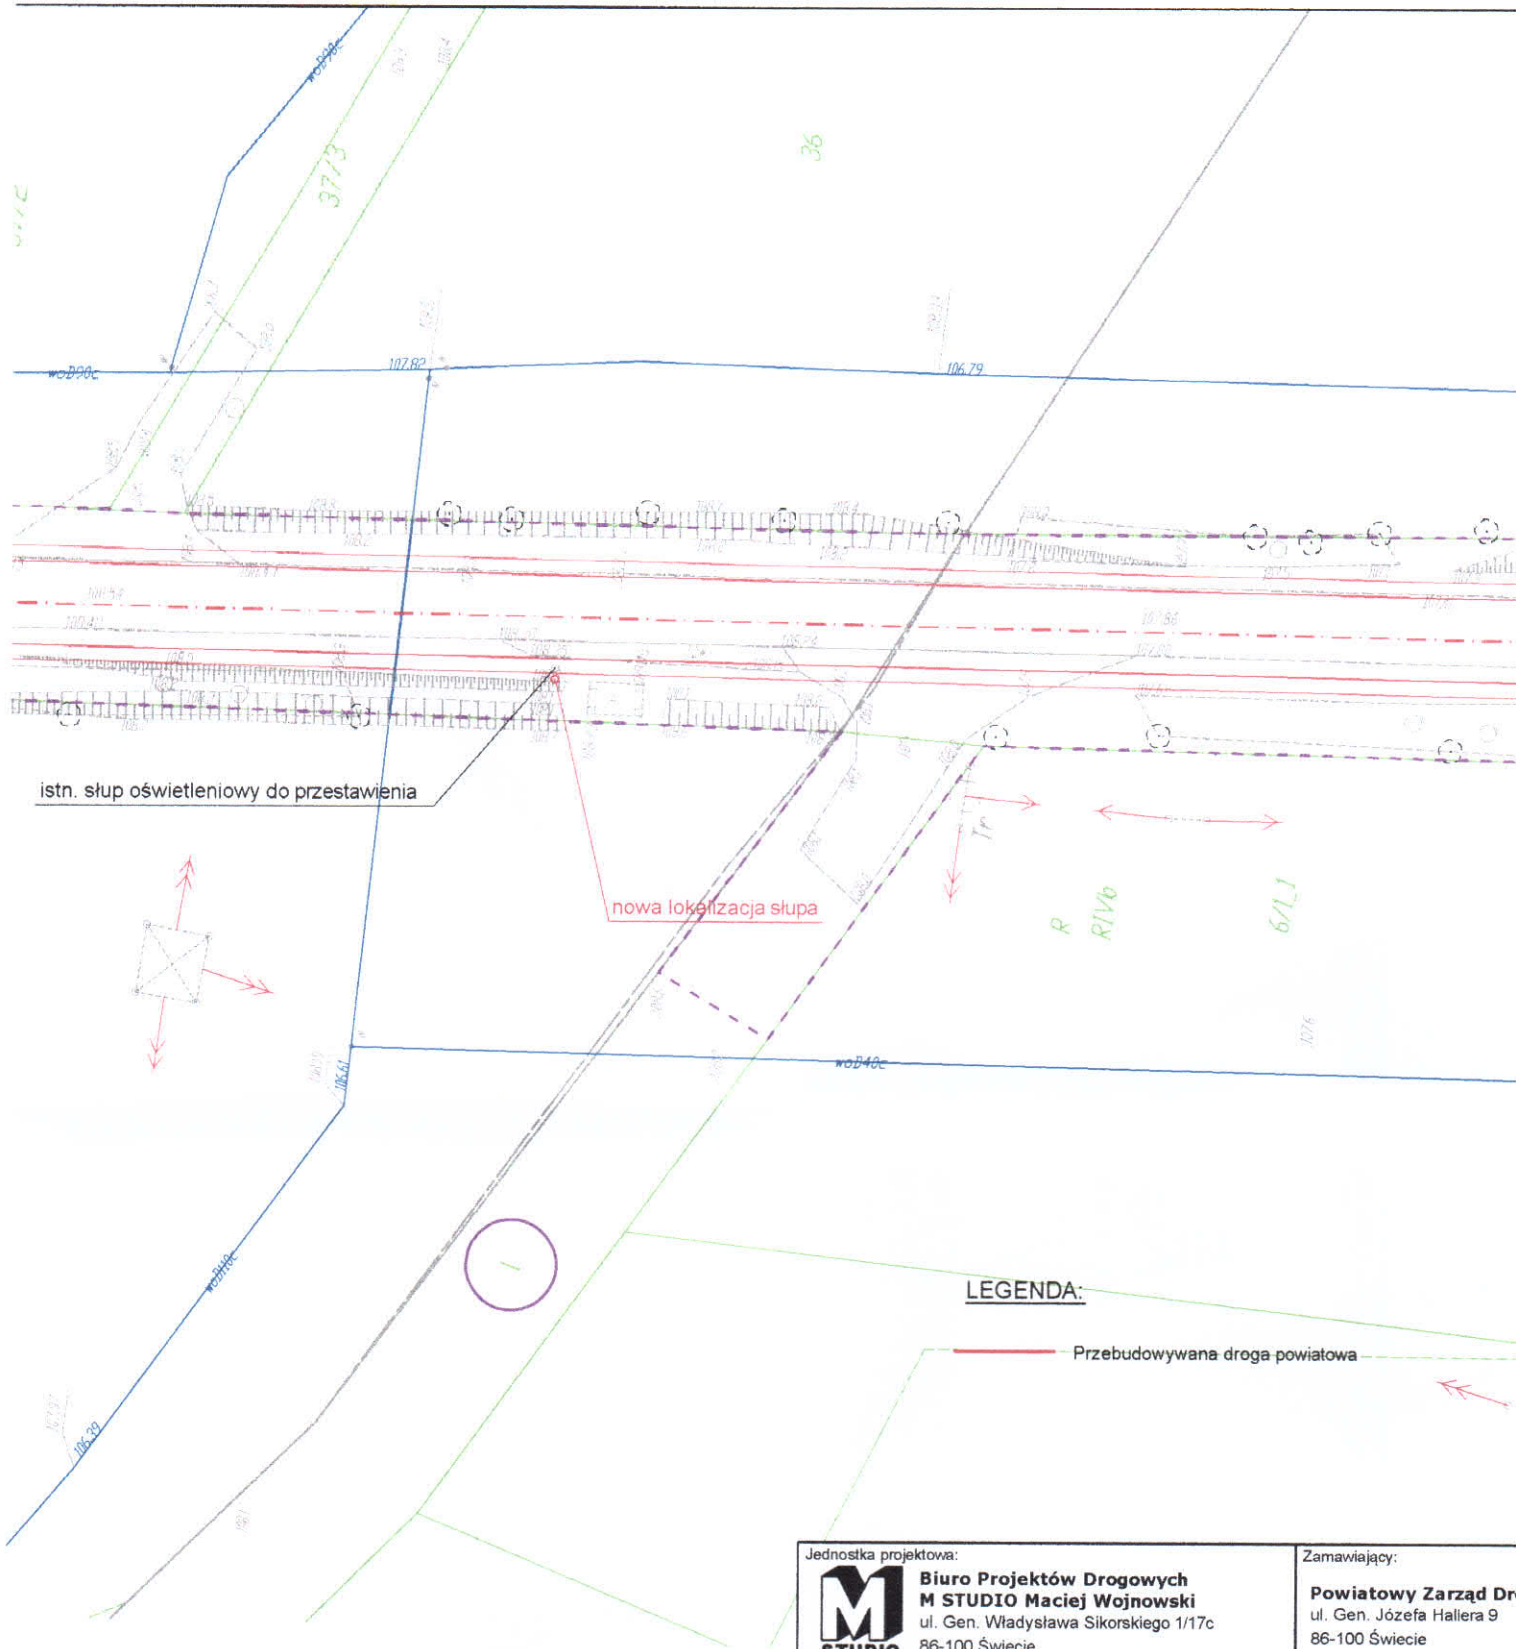

LEGENDA:

— Przebudowywana droga powiatowa

Jednostka projektowa:



**Biuro Projektów Drogowych
M STUDIO Maciej Wojnowski**
ul. Gen. Władysława Sikorskiego 1/17c
86-100 Świecie

Zamawiający:

Powiatowy Zarząd Dr
ul. Gen. Józefa Hallera 9
86-100 Świecie

Stadium:

Projekt Wykonawczy

Temat:

Przebudowa drogi powiatowej nr 1212C Brzemiona-Drzycim

Branża:

DROGOWA

Tytuł rysunku:


Plan sytuacyjny

SKALA 1:50

ZESPÓŁ PROJEKTOWY

Funkcja	Imię i Nazwisko	Numer uprawnień	Podpis
PROJEKTANT	mgr inż. Maciej Wojnowski	KUP/0118/PWOD/11	

data	nr rys.	faza	Tom
07.2017	2.1	PW	-

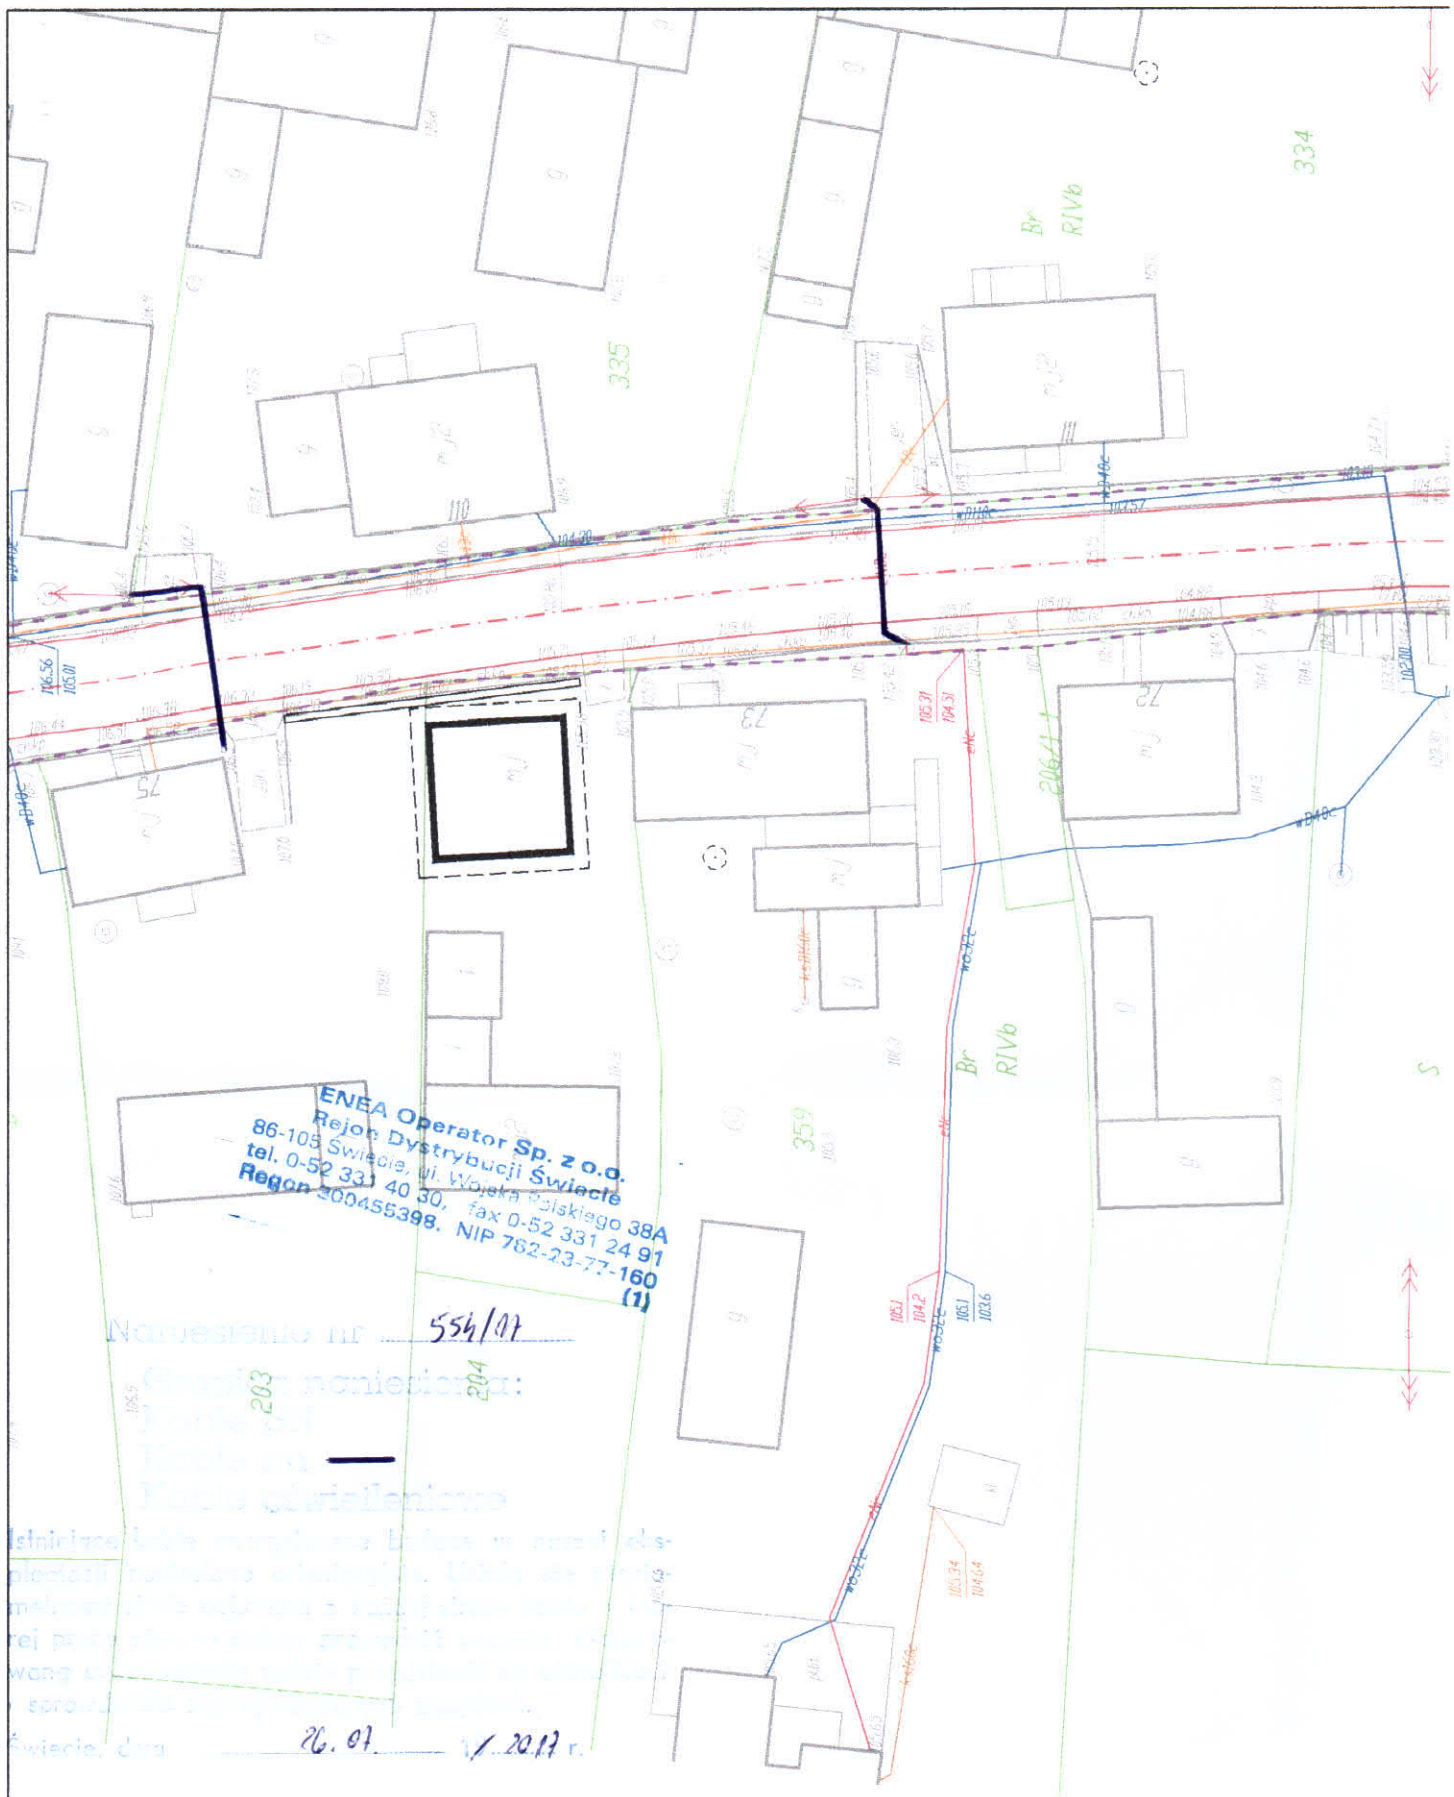

ENEA Operator Sp. z o.o.
 Rejon Dystrybucji Świecie
 86-103 Świecie, ul. Wolność 38A
 tel. 0-52 331 40 30, fax 0-52 331 24 91
 Regon 200455398, NIP 762-23-77-160
 (1)

Nawieszenie nr 554/07
 Ciężar przeniesienia: 203
 Rodzaj: 204
 Rodzaj obciążenia: —

Istniejące...
 26.07. / 2017 r.


 Rejon Dystrybucji Świecie
Michał Kozłowski



Jednostka projektowa:



**Biuro Projektów Drogowych
 M STUDIO Maciej Wojnowski**
 ul. Gen. Władysława Sikorskiego 1/17c
 86-100 Świecie

Zamawiający:

Powiatowy Zarząd Dróg
 ul. Gen. Józefa Hallera 9
 86-100 Świecie

Stadium:

Projekt Wykonawczy

Temat:

Przebudowa drogi powiatowej nr 1212C Brzemiona-Drzycim

Branża:

DROGOWA


Tytuł rysunku:

Plan sytuacyjny

SKALA 1:500

ZESPÓŁ PROJEKTOWY

Funkcja	Imię i Nazwisko	Numer uprawnień	Podpis
PROJEKTANT	mgr inż. Maciej Wojnowski	KUP/0118/PWOD/11	
data	nr rys.	faza	Tom
07.2017	2.2	PW	-

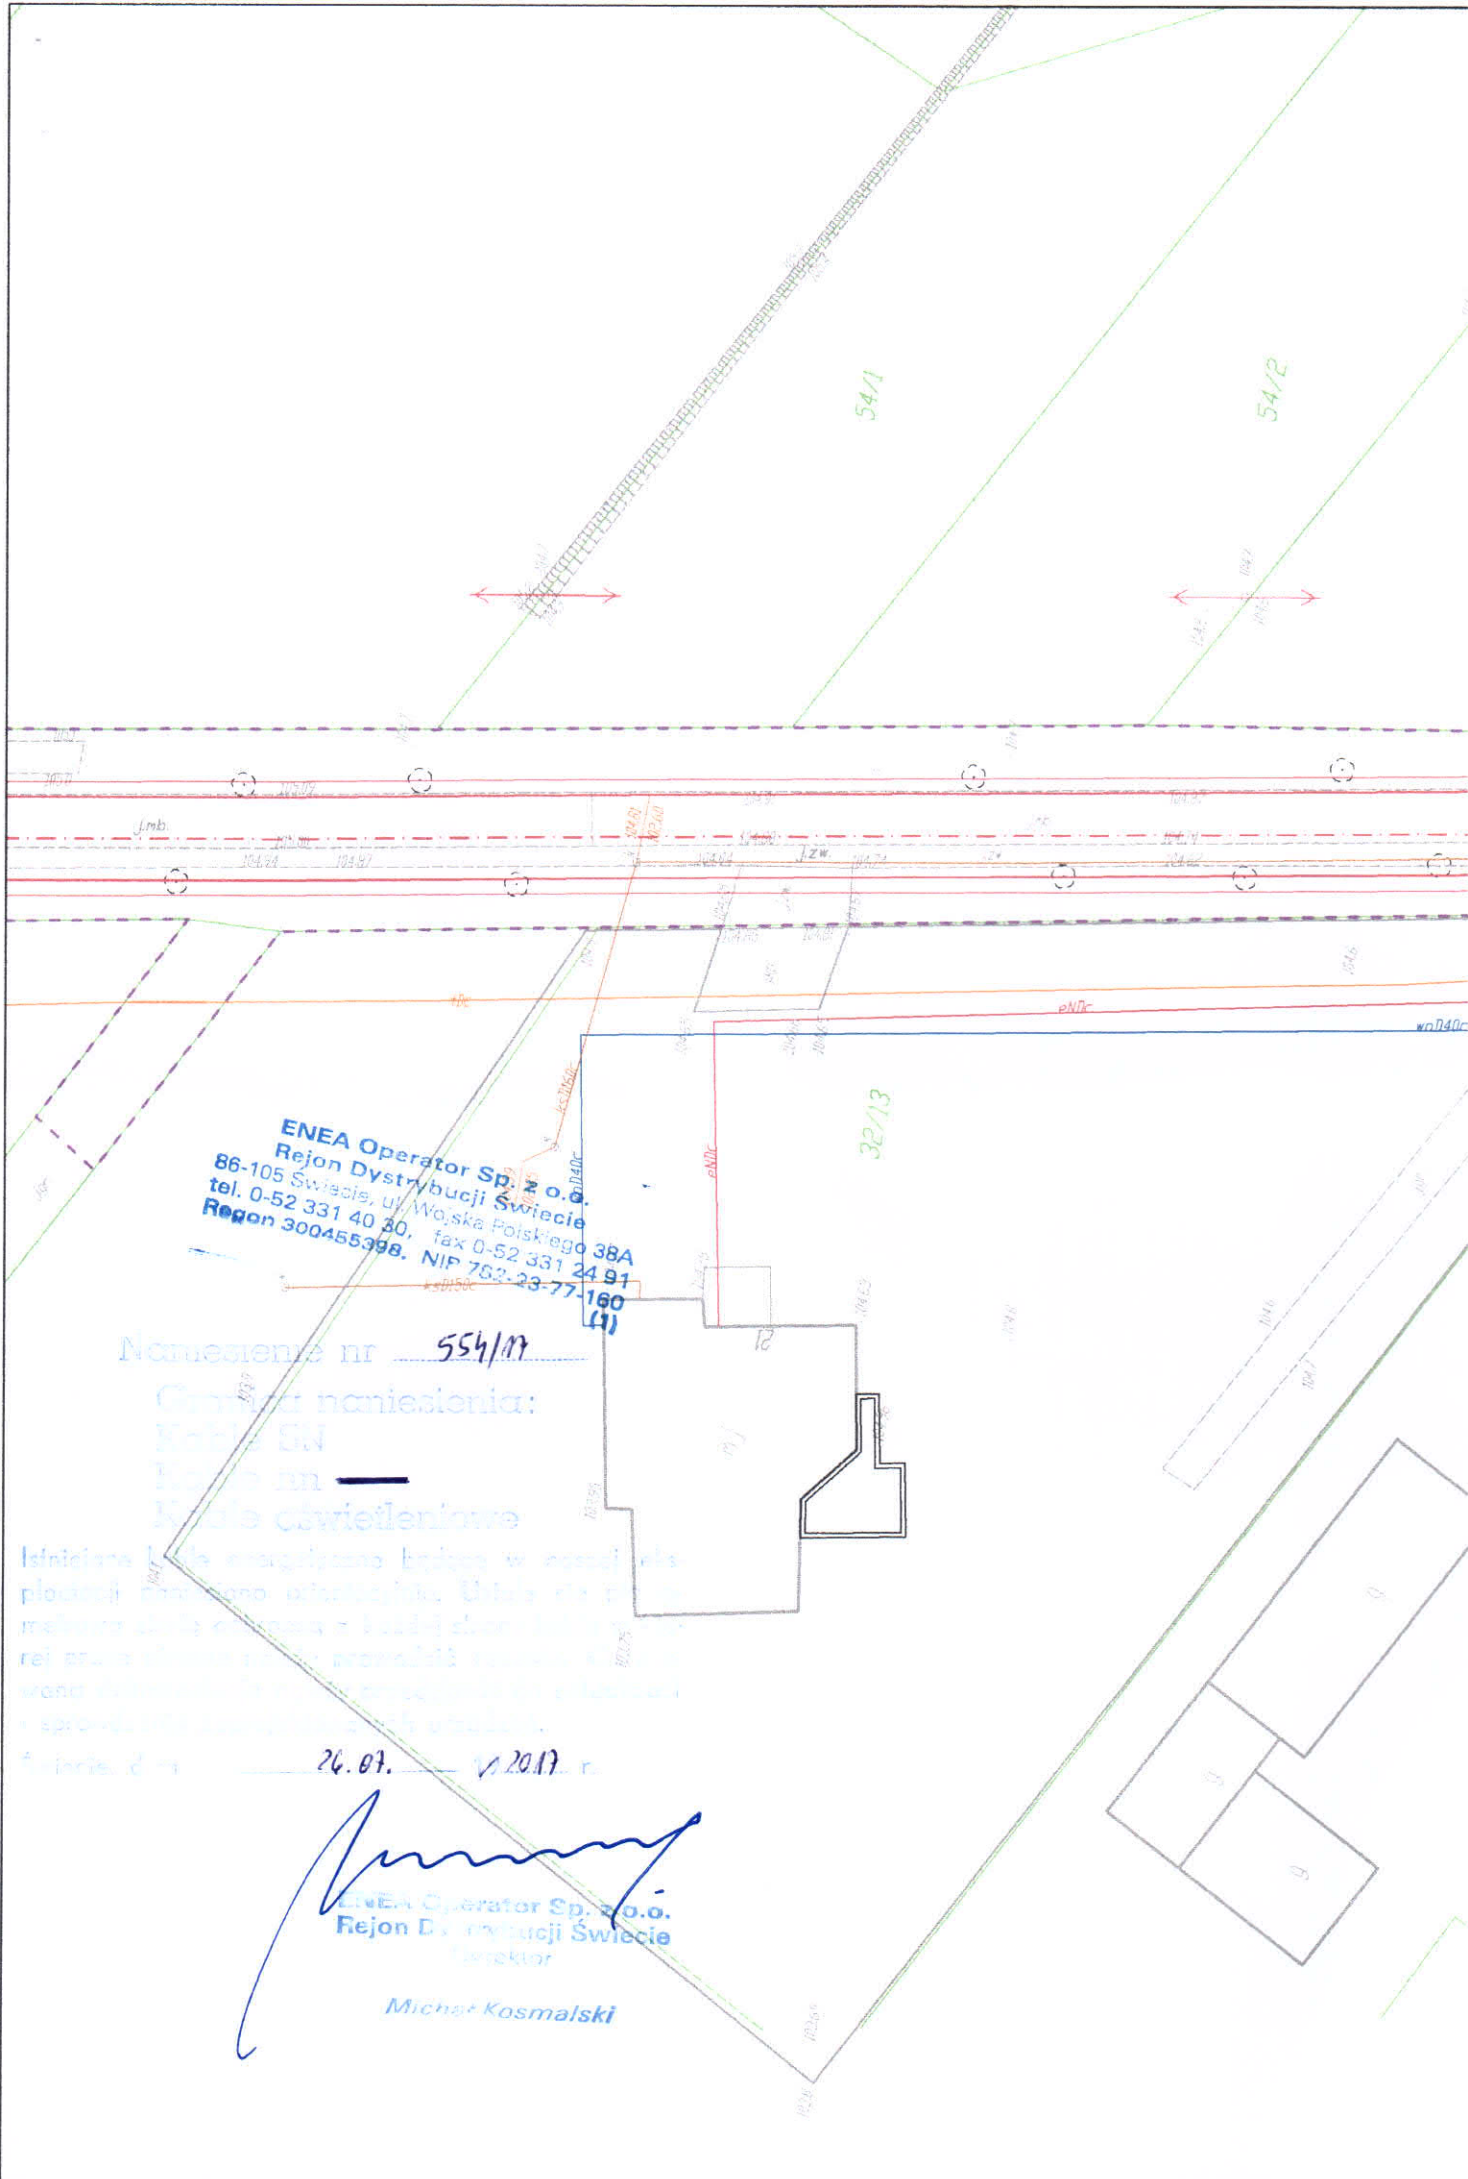

ENEA Operator Sp. z o.o.
Rejon Dystrybucji Świecie
 86-105 Świecie, ul. Wojska Polskiego 38A
 tel. 0-52 331 40 30, fax 0-52 331 24 91
 Regon 300455398, NIP 762-23-77-160
 (1)


Namieszczenie nr 554/17

Geneza namieszczenia:
 Kable SN
 Kable nn
 Kable oświetleniowe

Instalacje elektryczne zamontowane zgodnie z projektem w celu zapewnienia
 podłączenia nowego obiektu. Usługa dla nowego obiektu. Usługa dla nowego obiektu.
 Instalacje elektryczne zamontowane zgodnie z projektem w celu zapewnienia
 podłączenia nowego obiektu. Usługa dla nowego obiektu. Usługa dla nowego obiektu.
 Instalacje elektryczne zamontowane zgodnie z projektem w celu zapewnienia
 podłączenia nowego obiektu. Usługa dla nowego obiektu. Usługa dla nowego obiektu.

Wzrost: 26.07. 2017 r.

[Signature]
ENEA Operator Sp. z o.o.
Rejon Dystrybucji Świecie
 Dyrektor
Michał Kosmański

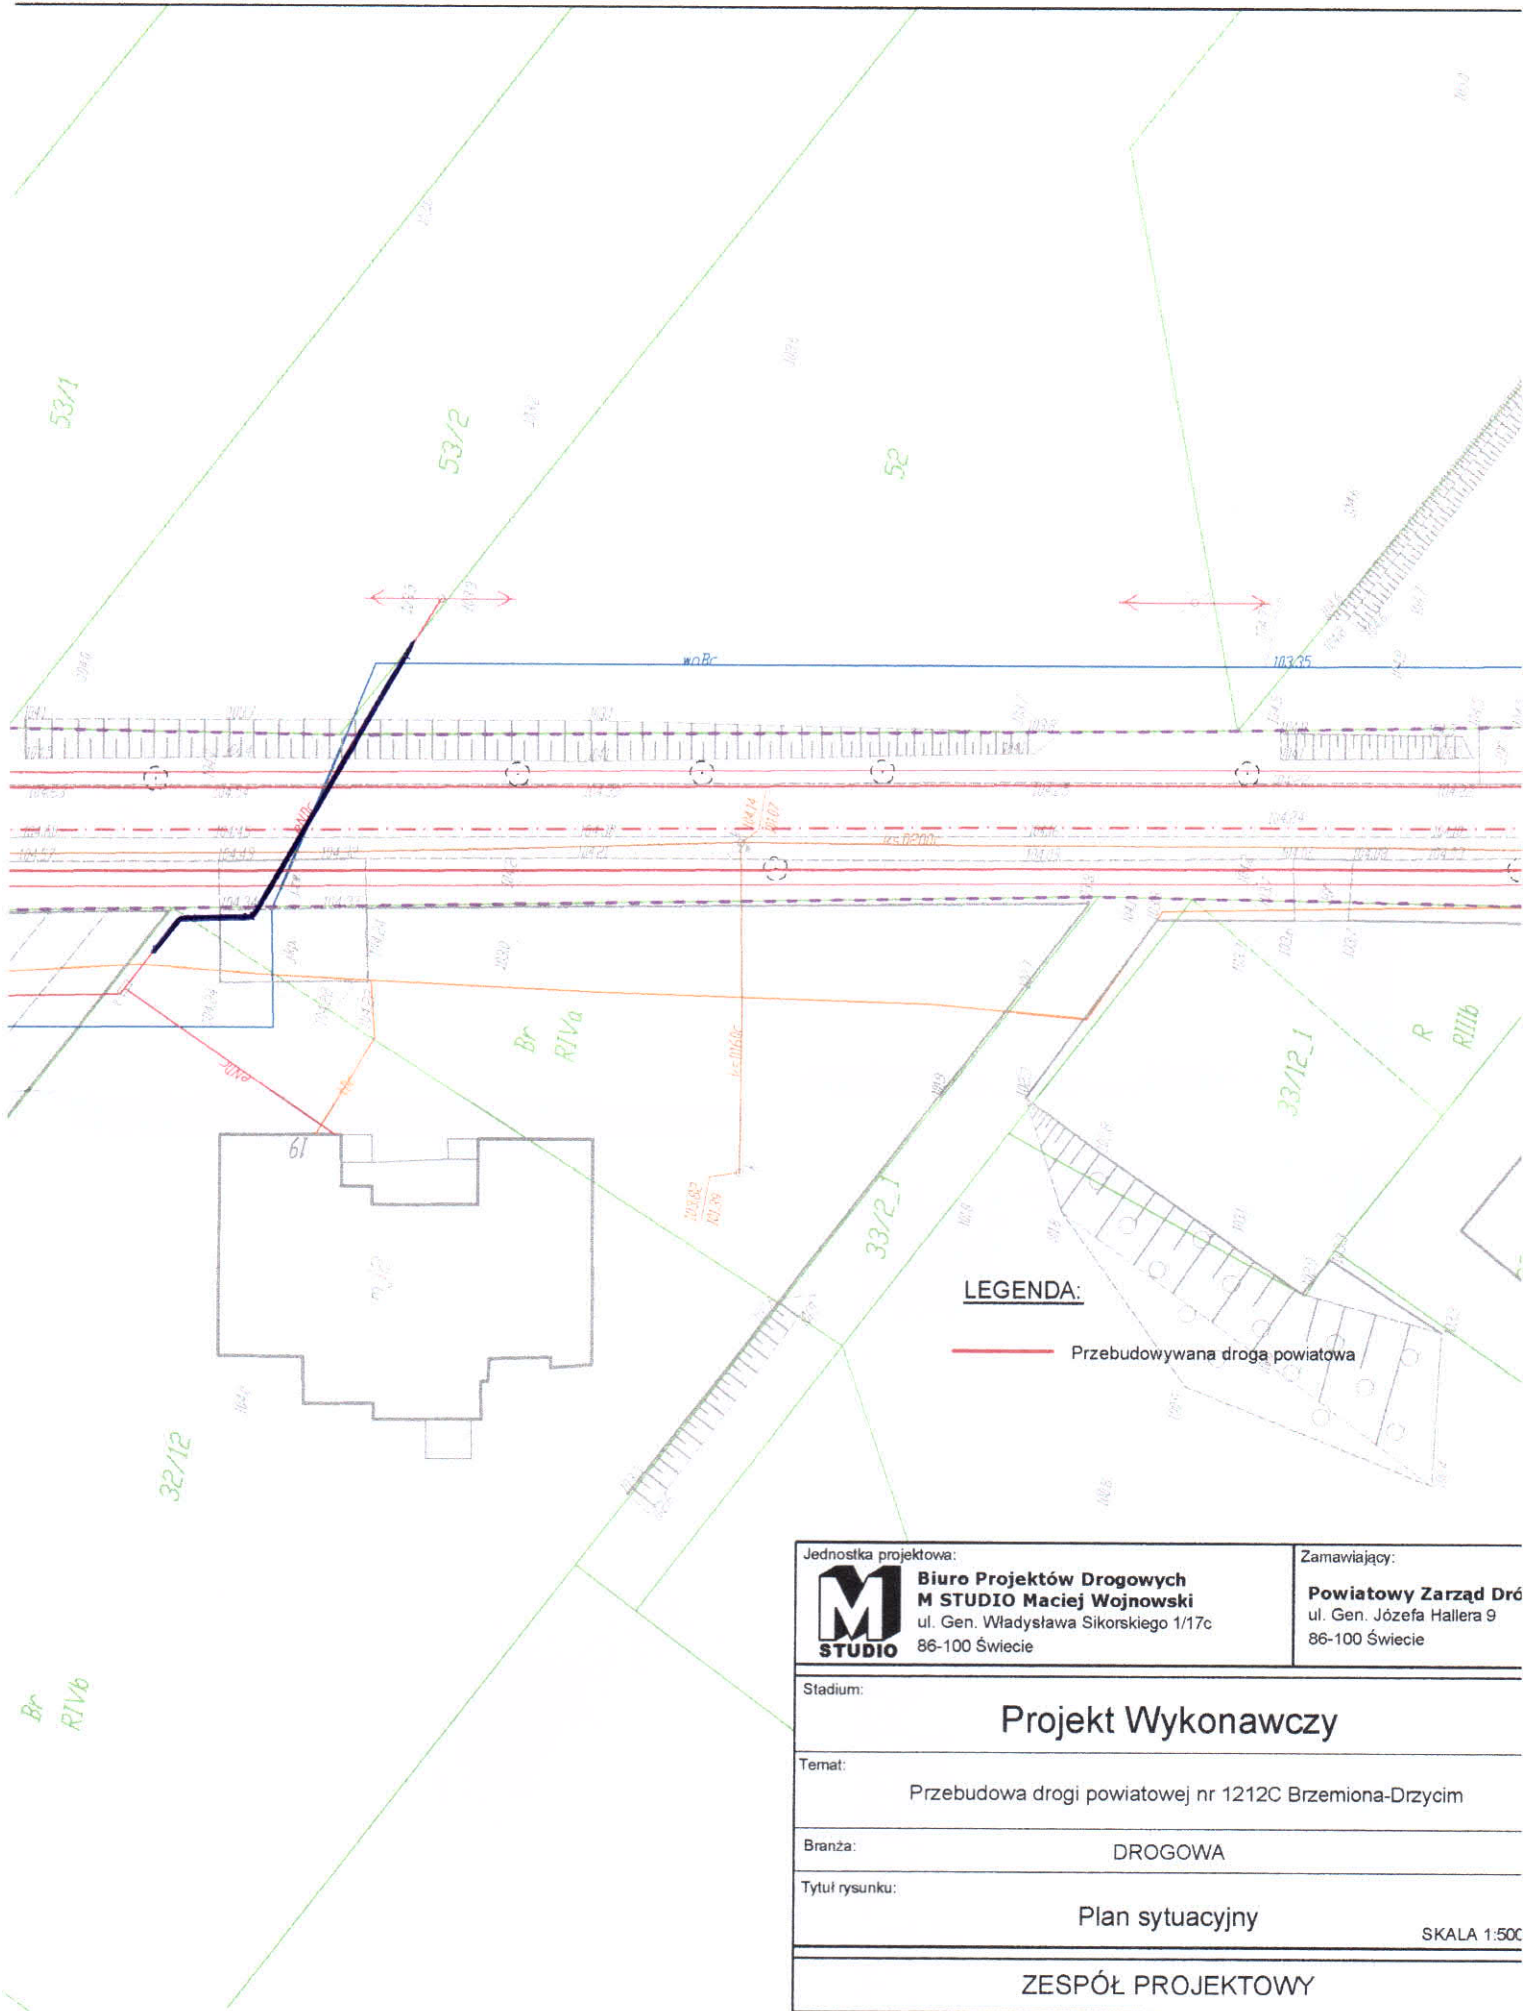

LEGENDA:

— Przebudowywana droga powiatowa

Jednostka projektowa: M STUDIO Biuro Projektów Drogowych M STUDIO Maciej Wojnowski ul. Gen. Władysława Sikorskiego 1/17c 86-100 Świecie		Zamawiający: Powiatowy Zarząd Dróg ul. Gen. Józefa Hallera 9 86-100 Świecie	
Stadium: <h2 style="text-align: center;">Projekt Wykonawczy</h2>			
Temat: Przebudowa drogi powiatowej nr 1212C Brzemiona-Drzycim			
Branża: DROGOWA			
Tytuł rysunku: <h3 style="text-align: center;">Plan sytuacyjny</h3>			
SKALA 1:500			
ZESPÓŁ PROJEKTOWY			
Funkcja	Imię i Nazwisko	Numer uprawnień	Podpis
PROJEKTANT	mgr inż. Maciej Wojnowski	KUP/0118/PWOD/11	
data	nr rys.	faza	Tom
07.2017	2.3	PW	-