



**Polska Spółka Gazownictwa sp. z o.o.**  
**Oddział Zakład Gazowniczy w Bydgoszczy**  
ul. Jagiellońska 42, 85-097 Bydgoszcz  
tel. 52 328 51 01, faks 52 328 51 02

**Dział Zarządzania Majątkiem Sieciowym**  
ul. Jagiellońska 42, 85-097 Bydgoszcz  
uzgodnienia.bydgoszcz@psgaz.pl

NR 0973/BR/ZTI/2018

DATA: 2018-02-15

Zadanie: Naniesienie sieci gazowej w związku z budową ulicy wraz z budową ronda

Opracowanie: Plan sytuacyjny

Miejscowość: Świecie (gm. Świecie)

Adres: ul. Armii Krajowej (od ul. Ciepłej do ul. Wojska Polskiego)

Projektant: Maciej Wojnowski, upr. nr: KUP/0118/PWOD/11

Inwestor: Gmina Świecie Wojska Polskiego 124 86-100 Świecie

**Opracowania jw. NIE UZGADNIA SIĘ.**

Niezgodności/zastrzeżenia zawarto na drugiej stronie.

0973/BR/ZTI/2018

Niezgodności/zastrzeżenia:

1. W załączeniu mapy z naniesioną czynną siecią gazową średniego i niskiego ciśnienia wybudowaną przed 2001 r.
2. Z uwagi na rok budowy gazociągów projektując drogę i inne uzbrojenie należy zachować wymagane odległości zgodne z załącznikiem nr 2 tabelą 2 Rozporządzenia Ministra Gospodarki Dz.U. 2013 poz. 640.
3. Jeżeli zakres przedmiotowej inwestycji wymusi przebudowę istniejącej sieci gazowej (np. gazociągi będą kolidować wysokościowo z projektowaną drogą), to należy wystąpić o warunki przebudowy wskazując kolidujący odcinek gazociągu.
4. Naniesienie nie jest uzgodnieniem. Do uzgodnienia należy przedłożyć planszę zbiorczą projektowanej inwestycji.

Pieczętka i podpis:

RESPONNIK  
Dział Zarządzania Majątkiem Sieciowym  
Majątkiem Sieciowym  
Robert Adamczak


**Osoba do kontaktu: Ryszard Woźniak (ryszard.wozniak@psgaz.pl)**

0973/BRIZTI/2018




**LEGENDA:**

- Projektowane rondo oraz ulice
- Istniejąca sieć telekomunikacyjna
- Istniejąca sieć elektroenergetyczna
- Istniejąca sieć wodociągowa
- Istniejąca sieć kanalizacji deszczowej
- Istniejąca sieć kanalizacji sanitarnej
- Istniejąca sieć gazowa
- Istniejąca sieć ciepłownicza
- Granica działki
- - - Linia rozgraniczająca teren inwestycji

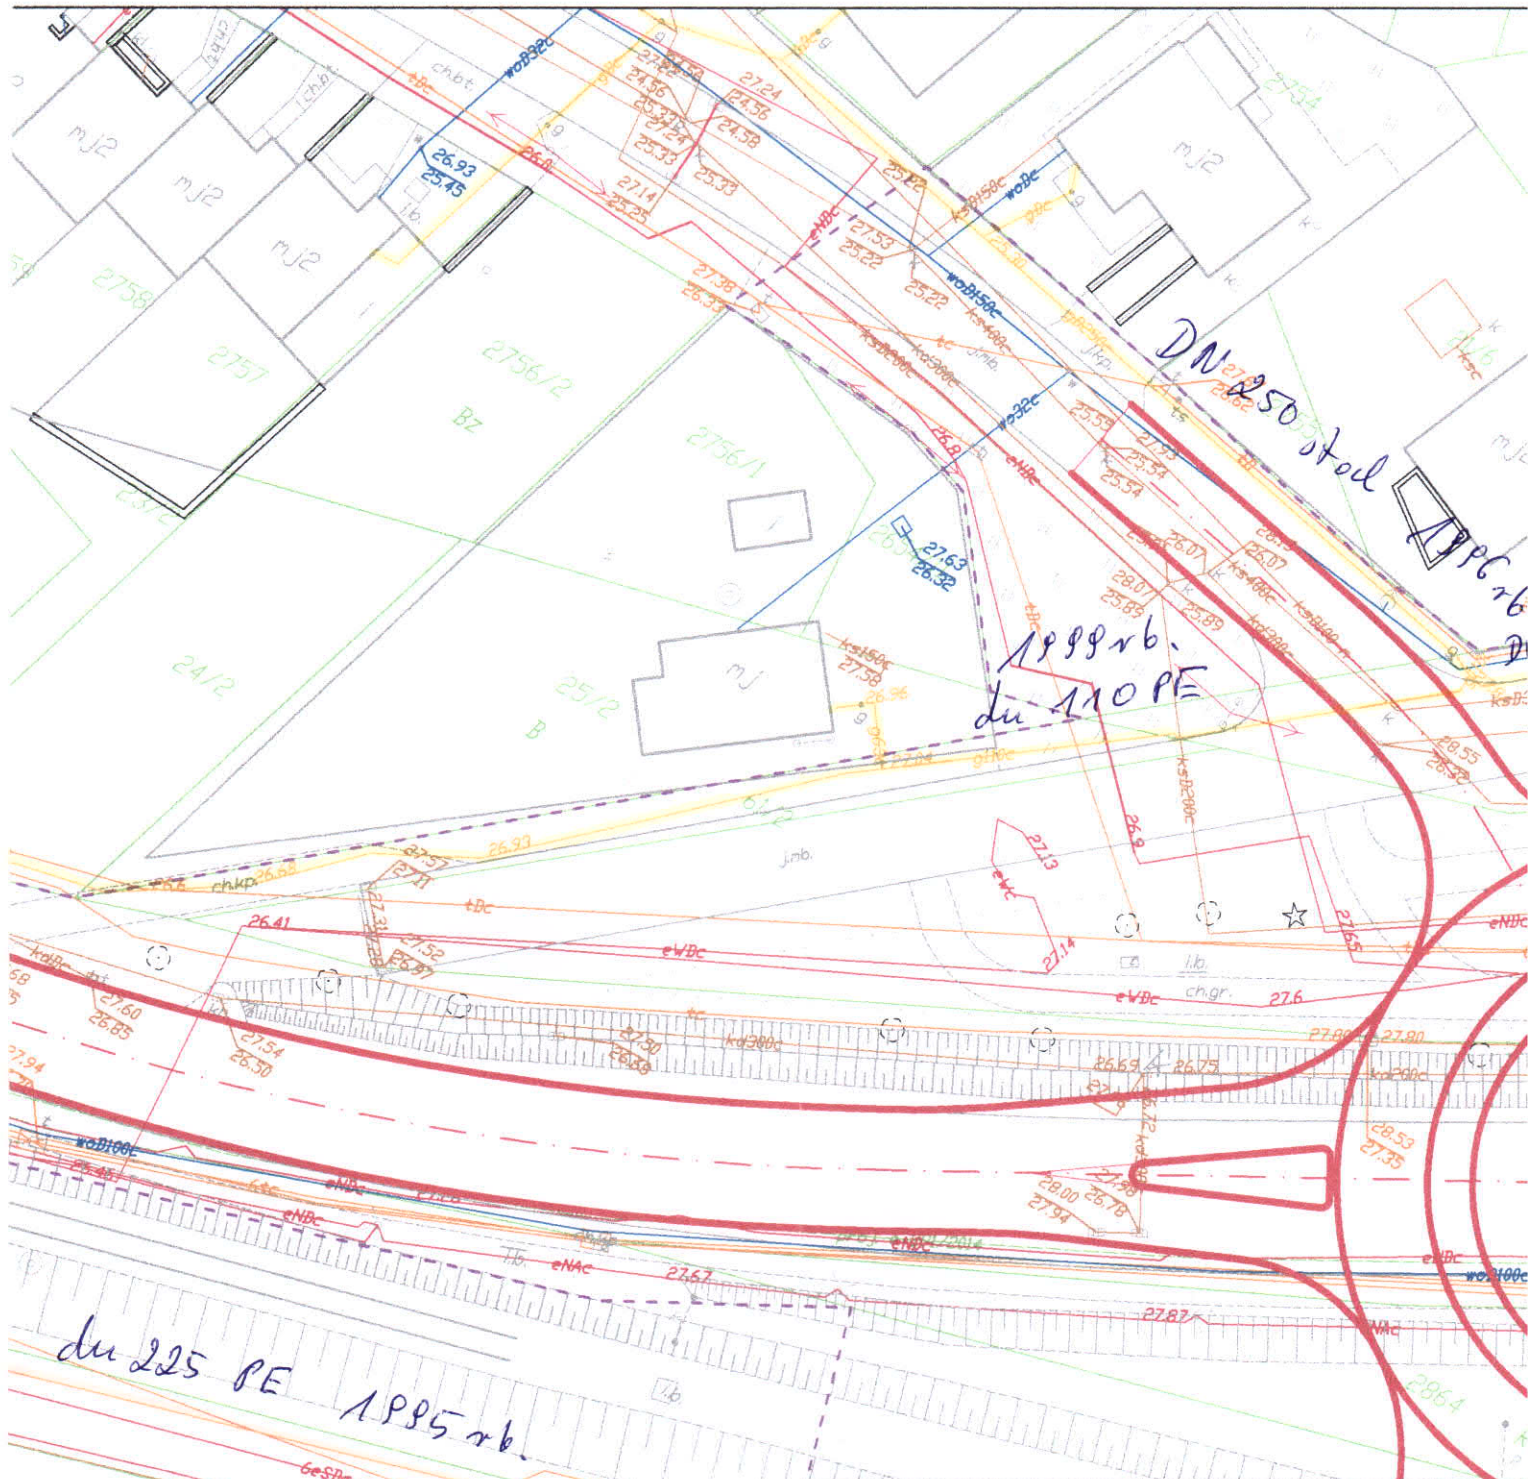

Jednostka projektowa: <b>M STUDIO</b> Maciej Wojnowski ul. Gen. Władysława Sikorskiego 1/17c 86-100 Świecie		Zamawiający: <b>Gmina Świecie</b> ul. Wojska Polskiego 124 86-100 Świecie	
Stadium: <h3 style="text-align: center;">Projekt Budowlany</h3>			
Temat: Budowa ulicy Armii Krajowej od ulicy Ciepłej do ulicy Wojska Polskiego wraz z budową ronda w ul. Wojska Polskiego w Świecie			
Branża: DROGOWA			
Tytuł rysunku: <h3 style="text-align: center;">Plan sytuacyjny</h3>			
SKALA 1:500			
<b>ZESPÓŁ PROJEKTOWY</b>			
Funkcja	Imię i Nazwisko	Numer uprawnień	Podpis
PROJEKTANT branża drogowo	mgr inż. Maciej Wojnowski	KUP/0118/PWOD/11	<i>[Signature]</i>
data	nr rys.	faza	Tom
<b>01.2018</b>	<b>2.1</b>	<b>PB</b>	-

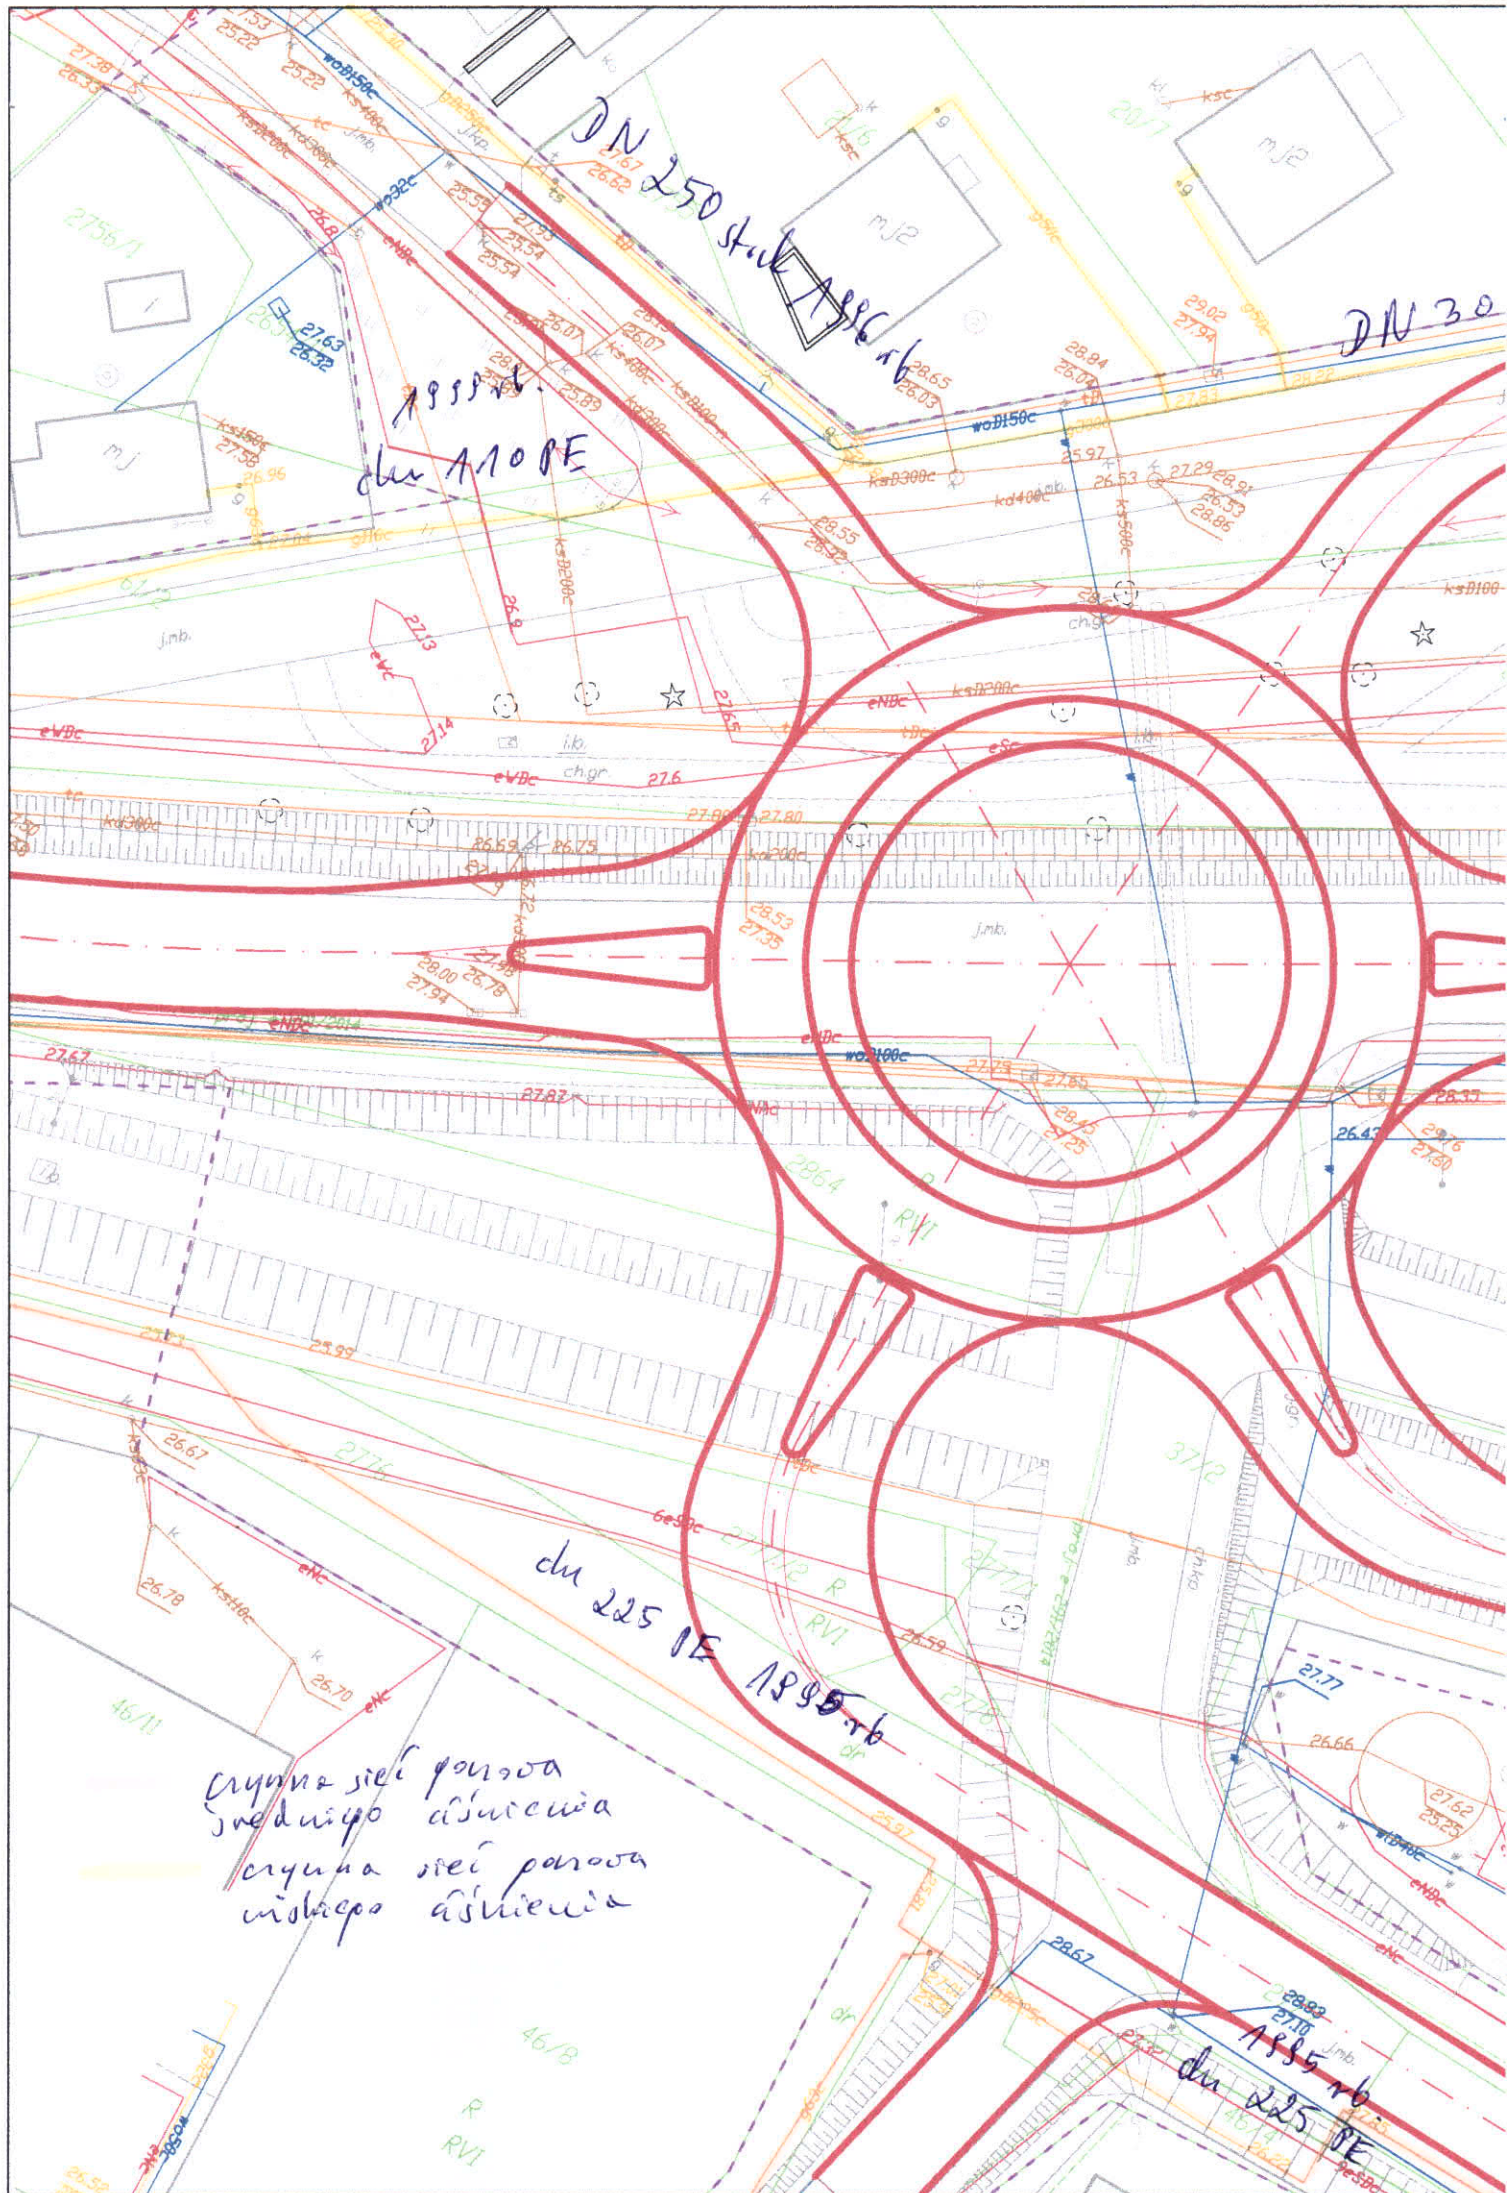

1995 r/b.  
du A10 PE


DN 250 stak 1986 r/b

DN 30

du 225 DE 1995 r/b


crvena siet parova  
srednjepo dostupna  
crvena siet parova  
niskopo dostupna


1995 r/b  
du 225 DE

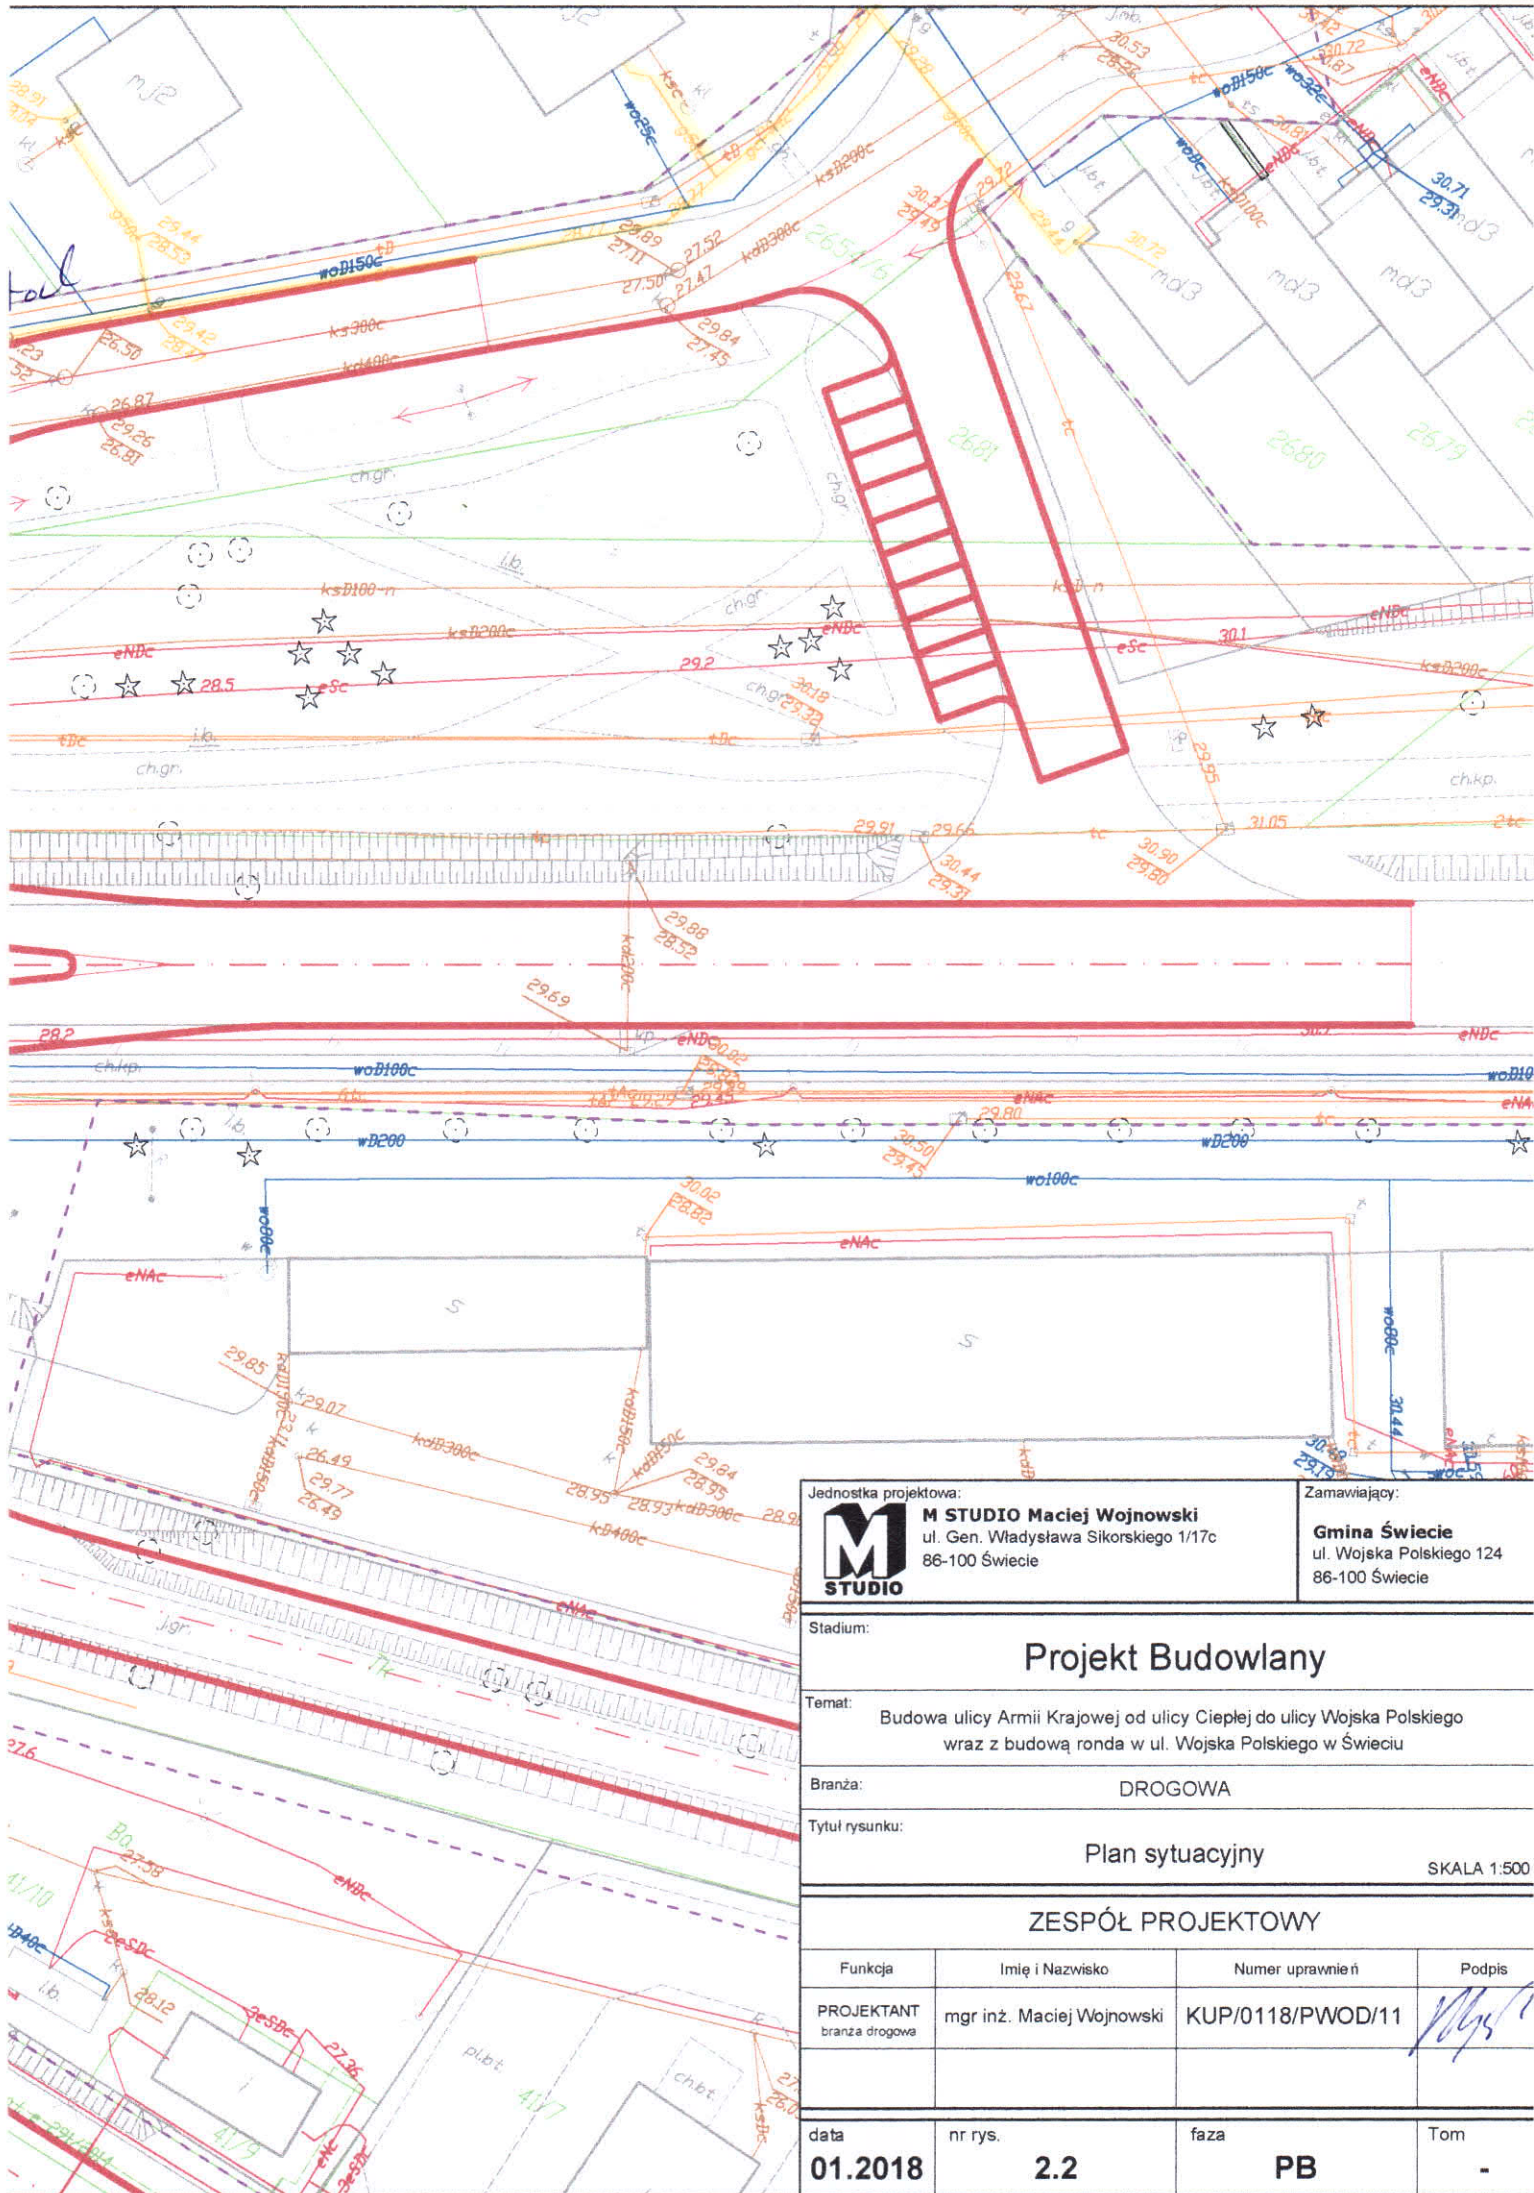

Jednostka projektowa: <b>M STUDIO</b> Maciej Wojnowski ul. Gen. Władysława Sikorskiego 1/17c 86-100 Świecie		Zamawiający: <b>Gmina Świecie</b> ul. Wojska Polskiego 124 86-100 Świecie	
Stadium: <h2 style="text-align: center;">Projekt Budowlany</h2>			
Temat: Budowa ulicy Armii Krajowej od ulicy Ciepłej do ulicy Wojska Polskiego wraz z budową ronda w ul. Wojska Polskiego w Świeciu			
Branża: DROGOWA			
Tytuł rysunku: <h3 style="text-align: center;">Plan sytuacyjny</h3> <div style="text-align: right;">SKALA 1:500</div>			
<b>ZESPÓŁ PROJEKTOWY</b>			
Funkcja	Imię i Nazwisko	Numer uprawnień	Podpis
PROJEKTANT branża drogowa	mgr inż. Maciej Wojnowski	KUP/0118/PWOD/11	<i>[Signature]</i>
data	nr rys.	faza	Tom
<b>01.2018</b>	<b>2.2</b>	<b>PB</b>	-



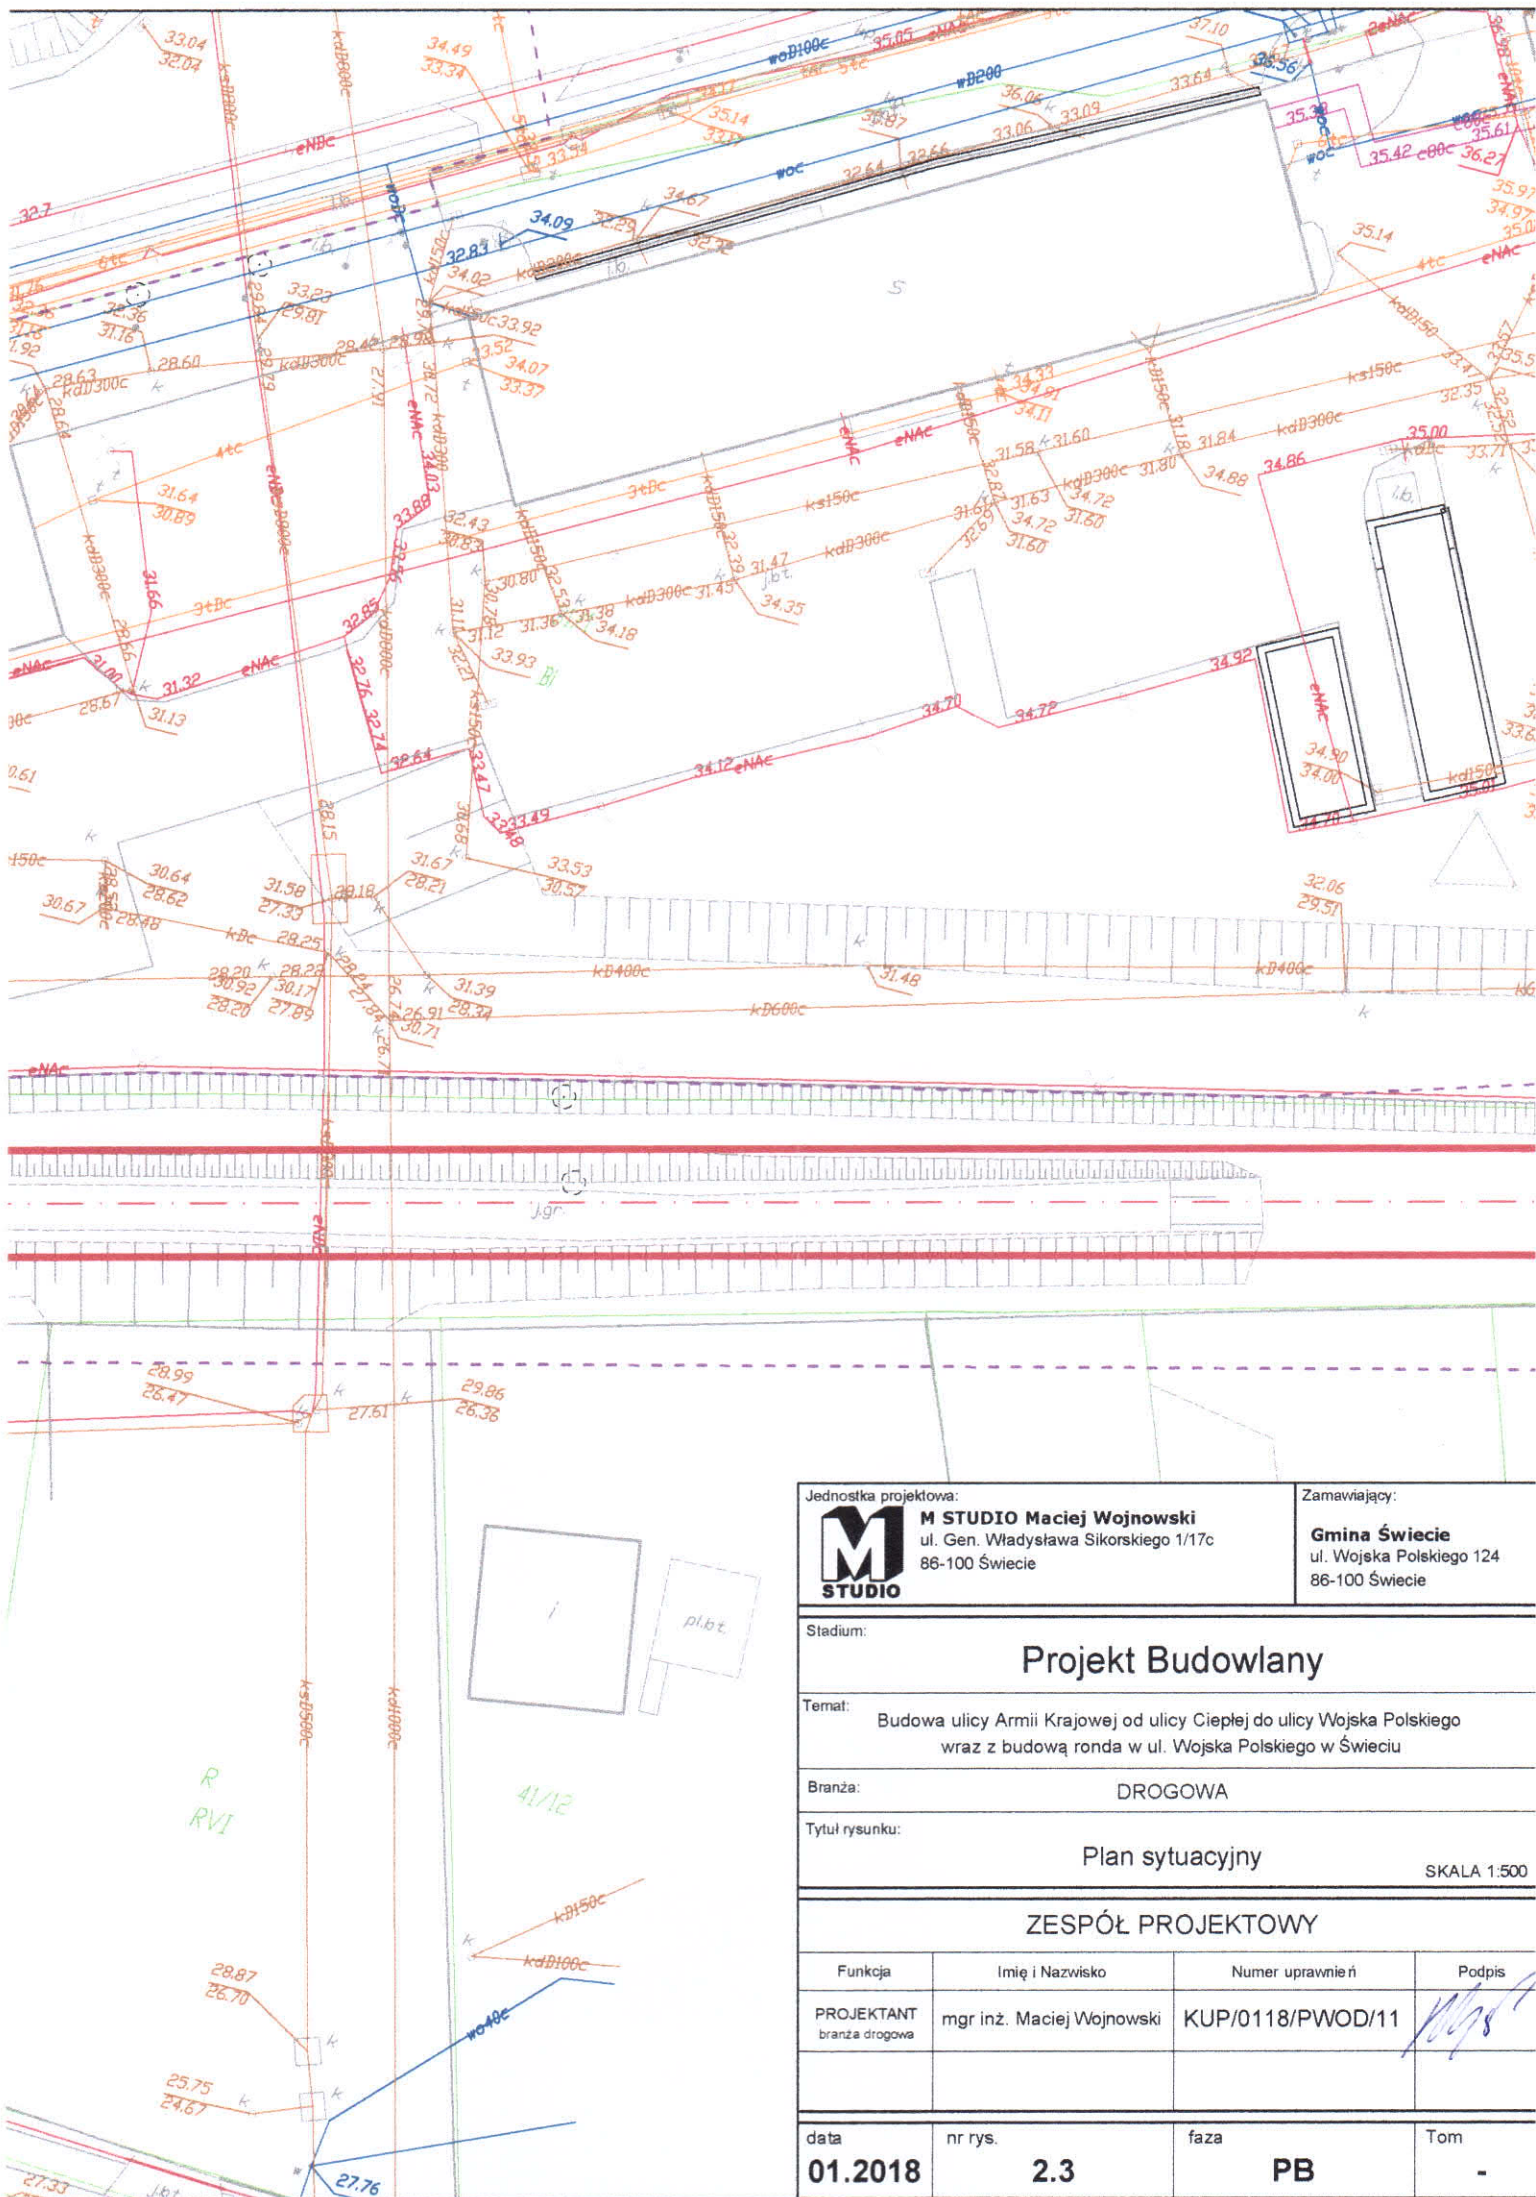

Jednostka projektowa: 	<b>M STUDIO</b> Maciej Wojnowski ul. Gen. Władysława Sikorskiego 1/17c 86-100 Świecie	Zamawiający: <b>Gmina Świecie</b> ul. Wojska Polskiego 124 86-100 Świecie
--	---	--


Stadium: **Projekt Budowlany**

Temat: Budowa ulicy Armii Krajowej od ulicy Ciepłej do ulicy Wojska Polskiego wraz z budową ronda w ul. Wojska Polskiego w Świeciu

Branża: DROGOWA



Tytuł rysunku: **Plan sytuacyjny** SKALA 1:500

**ZESPÓŁ PROJEKTOWY**

 
Funkcja	Imię i Nazwisko	Numer uprawnień	Podpis
PROJEKTANT branża drogowa	mgr inż. Maciej Wojnowski	KUP/0118/PWOD/11	

data	nr rys.	faza	Tom
<b>01.2018</b>	<b>2.3</b>	<b>PB</b>	-



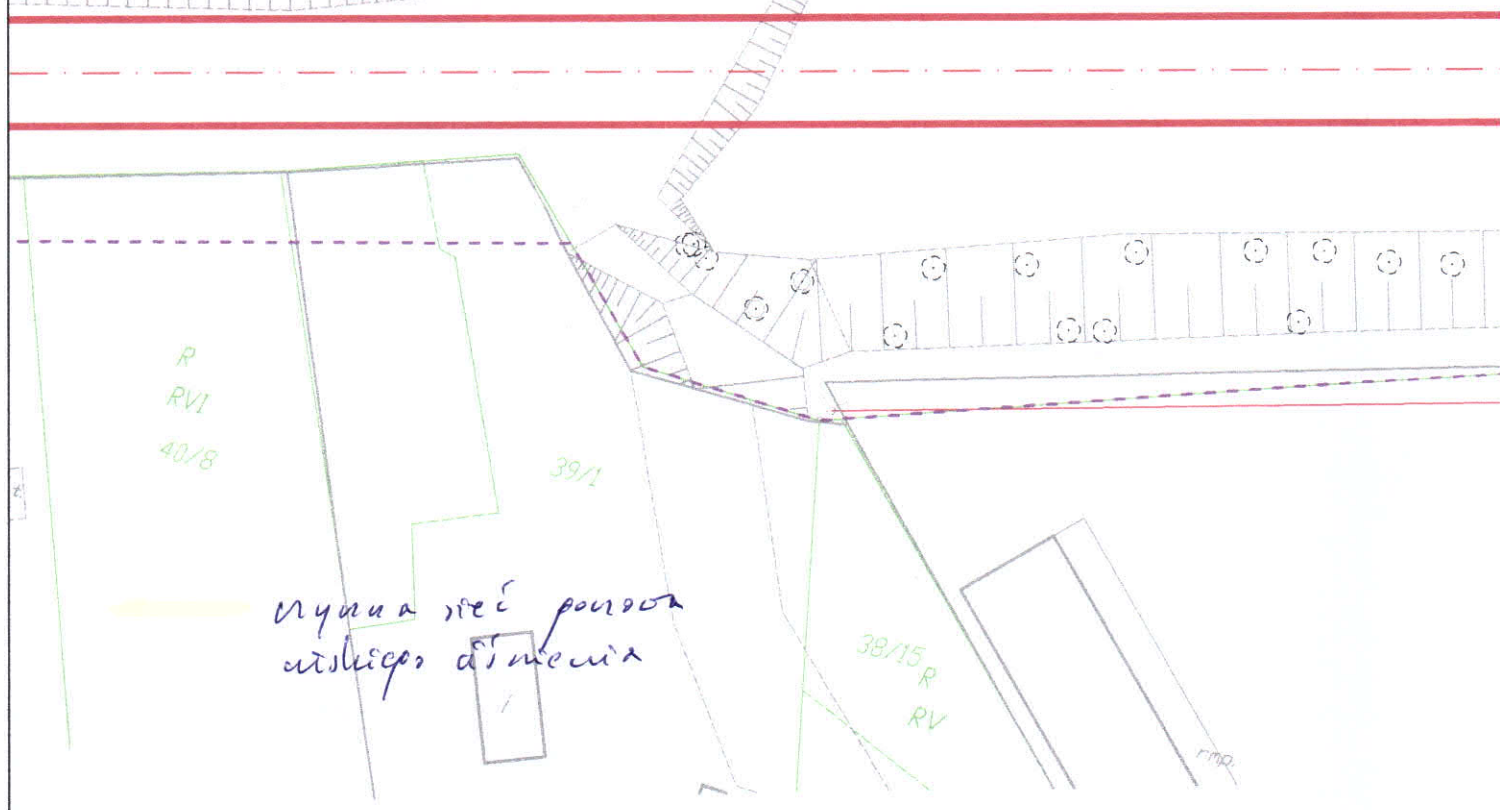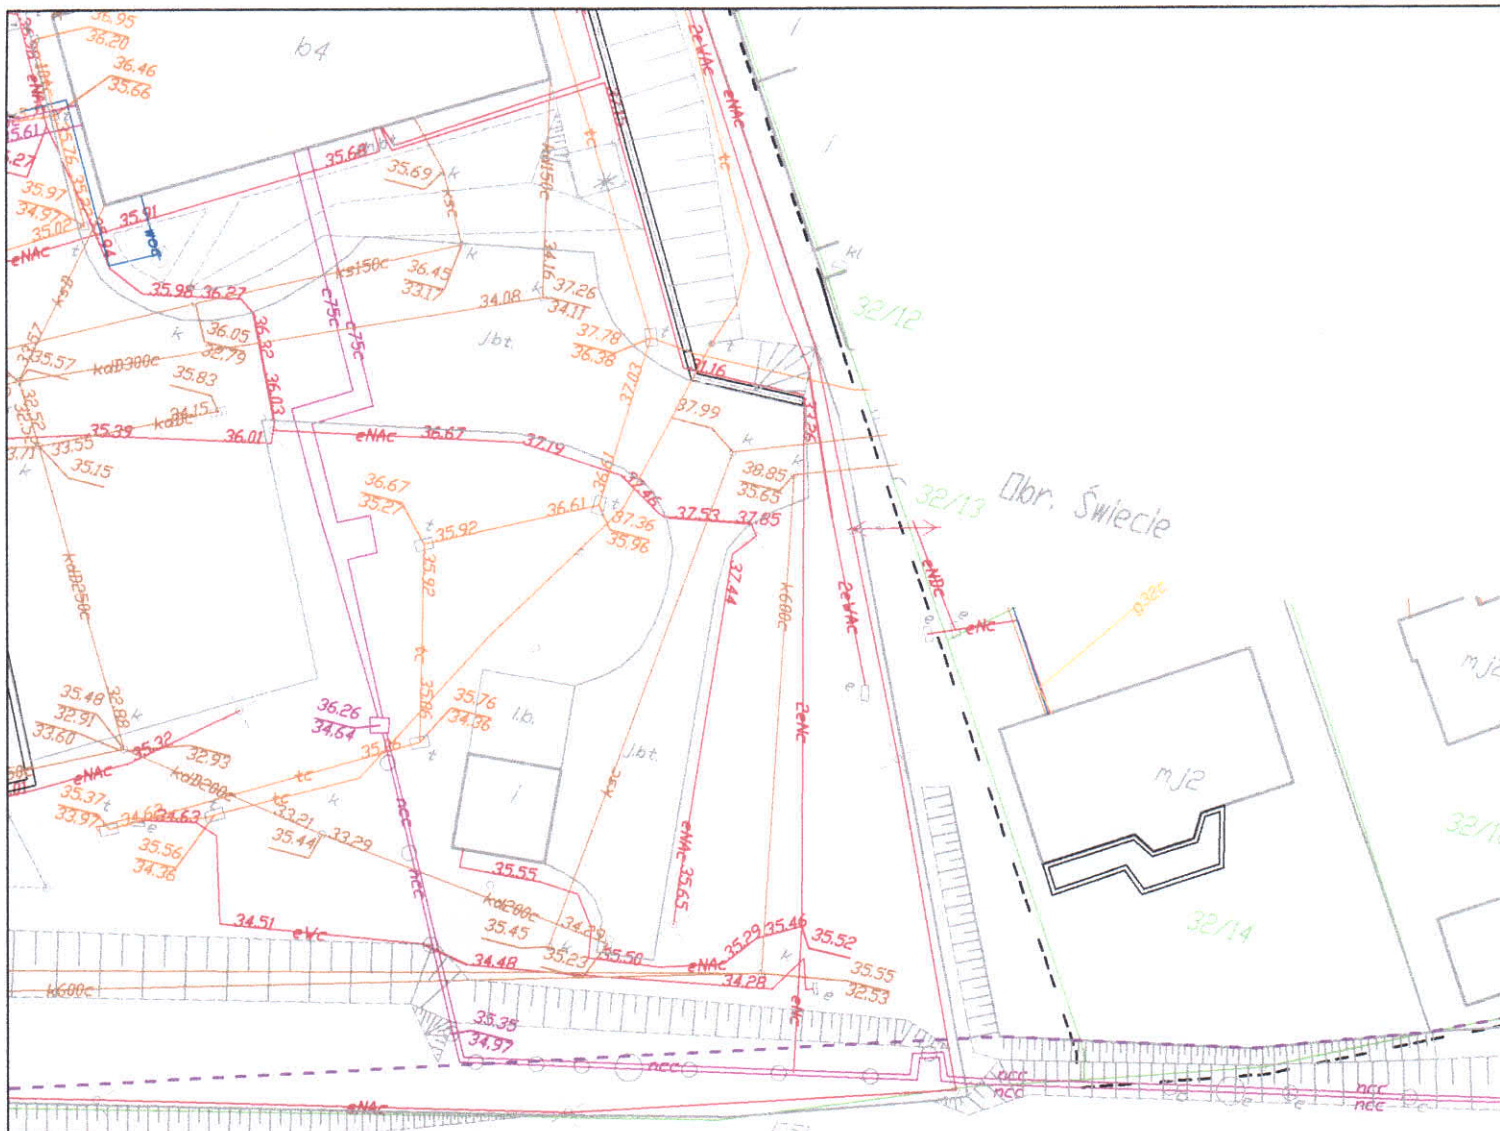

Wykaza się poziom  
 niskiego ciśnienia

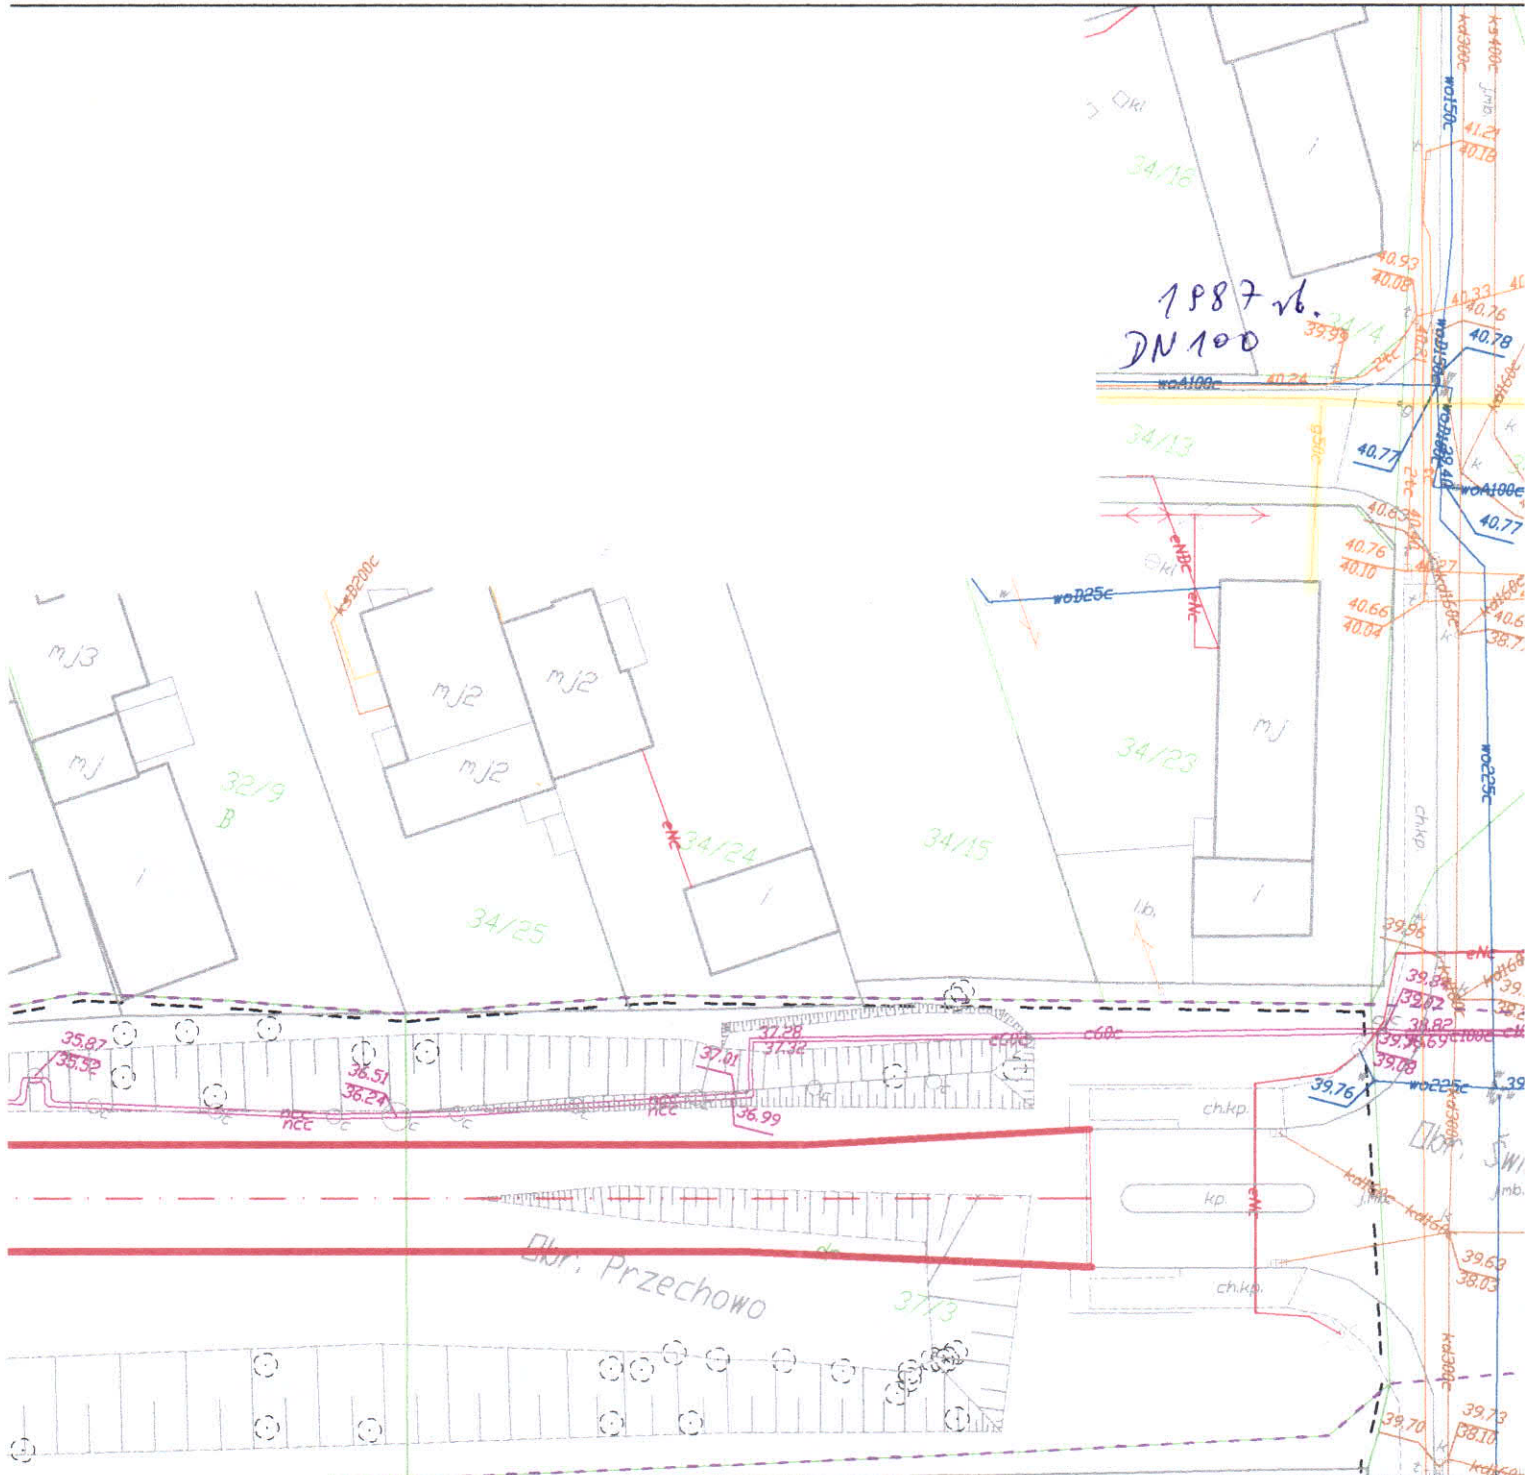

Jednostka projektowa:  
**M STUDIO** Maciej Wojnowski  
 ul. Gen. Władysława Sikorskiego 1/17c  
 86-100 Świecie

Zamawiający:  
**Gmina Świecie**  
 ul. Wojska Polskiego 124  
 86-100 Świecie

Stadium:  
**Projekt Budowlany**

Temat:  
 Budowa ulicy Armii Krajowej od ulicy Ciepłej do ulicy Wojska Polskiego wraz z budową ronda w ul. Wojska Polskiego w Świeciu

Branża:  
 DROGOWA

Tytuł rysunku:  
 Plan sytuacyjny

SKALA 1:500

ZESPÓŁ PROJEKTOWY			
Funkcja	Imię i Nazwisko	Numer uprawnień	Podpis
PROJEKTANT branża drogowa	mgr inż. Maciej Wojnowski	KUP/0118/PWOD/11	

data	nr rys.	faza	Tom
01.2018	2.4	PB	-