


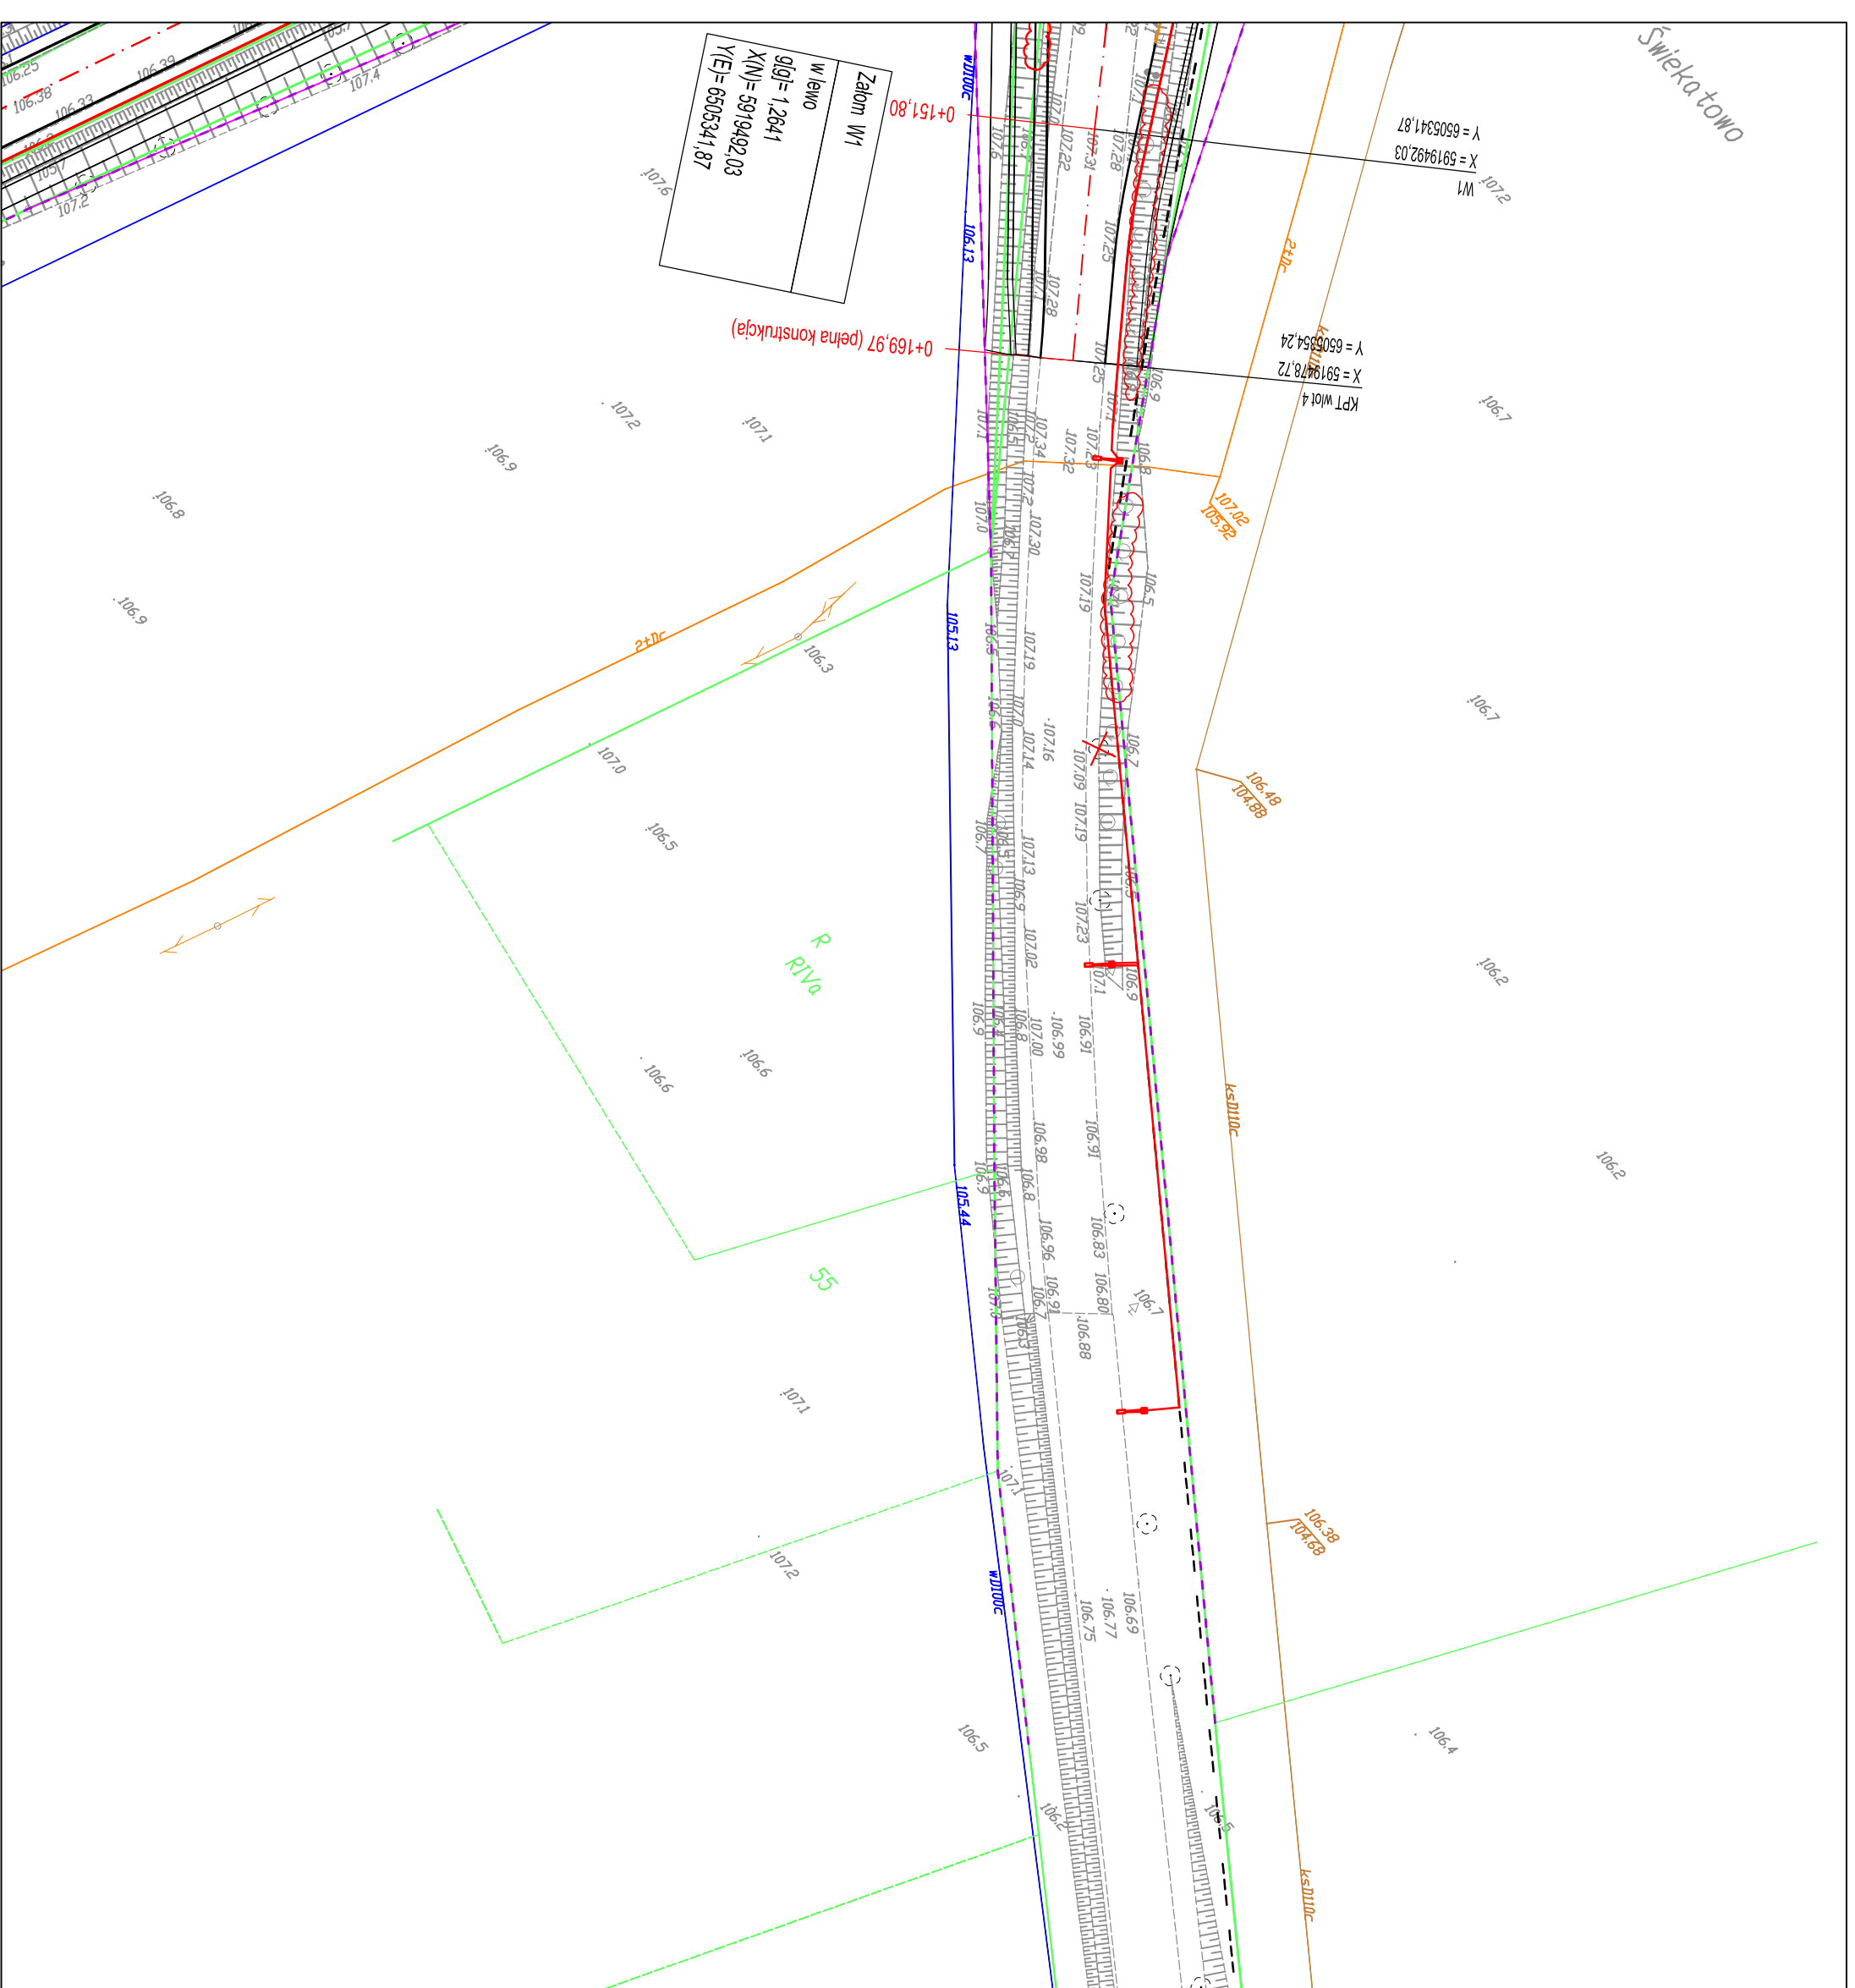
Luk W1	R=190.00
	głoj=31.8814
	L=95.15
	T=48.60
	B=6.12
	X(N)=5919566.80
	Y(E)=6505275.10

Zaloz PPT Włot 4	w lewo
	głoj=0.0020
	X(N)=5919526.06
	Y(E)=6505311.48


Luk W1	R=150.00
	głoj=11.8791
	L=14.04
	T=27.99
	B=0.66
	X(N)=5919564.80
	Y(E)=6505323.83

Zaloz W1	w lewo
	głoj=1.2641
	X(N)=5919492.03
	Y(E)=6505341.87

			
<b>Jednostka projektowa:</b> <b>M STUDIO</b> ul. Gen. Władysława Sikorskiego 11/17c 86-100 Świecie			
<b>Zamawiający:</b> <b>Powiatowy Zarząd Dróg</b> ul. Gen. Józefa Hallera 9 86-100 Świecie			
<b>Stadium:</b> <b>Projekt Budowlano-Wykonawczy</b>			
<b>Temat:</b> Rozbudowa (przebudowa) drogi powiatowej nr 1265C Świąkatowo-Serock			
<b>Branża:</b> DROGOWA			
<b>Tytuł rysunku:</b> Projekt zagospodarowania terenu			
SKALA 1:500			
<b>ZESPÓŁ PROJEKTOWY</b>			
<b>Funkcja</b>	<b>Imię i Nazwisko</b>	<b>Numer uprawnień</b>	<b>Podpis</b>
PROJEKTANT branża drogową	mgr inż. Maciej Wojnowski	KUP/0118/PWOD/11	
SPRAWDZAJĄCY branża drogową	mgr inż. Arkadiusz Mazany	KUP/0027/POOD/11	
<b>data</b>	<b>nr rys.</b>	<b>faza</b>	<b>Tom</b>
05.2019	2.1	PB-W	I



Jednostka projektowa:		Zamawiający:	
<b>M STUDIO</b>		<b>Powiatowy Zarząd Dróg</b>	
M Studio Maciej Wojnowski ul. Gen. Władysława Sikorskiego 11/17c 86-100 Świecie		ul. Gen. Józefa Hallera 9 86-100 Świecie	
<b>Projekt Budowlano-Wykonawczy</b>			
Stadium: <b>Projekt zagospodarowania terenu</b>			
Temat: <b>Rozbudowa (przebudowa) drogi powiatowej nr 1265C Świąkatowo-Serock</b>			
Branża: <b>DROGOWA</b>			
Tytuł rysunku: <b>Projekt zagospodarowania terenu</b>			
SKALA 1:500			
<b>ZESPÓŁ PROJEKTOWY</b>			
Funkcja	Imię i Nazwisko	Numer uprawnień	Podpis
PROJEKTANT	mgr inż. Maciej Wojnowski	KUP/0118/PWOD/11	
SPRAWDZAJĄCY	mgr inż. Arkadiusz Mazany	KUP/0027/POOD/11	
branża drogową			
data	nr rys.	faza	Tom
<b>05.2019</b>	<b>2.2</b>	<b>PB-W</b>	<b>I</b>

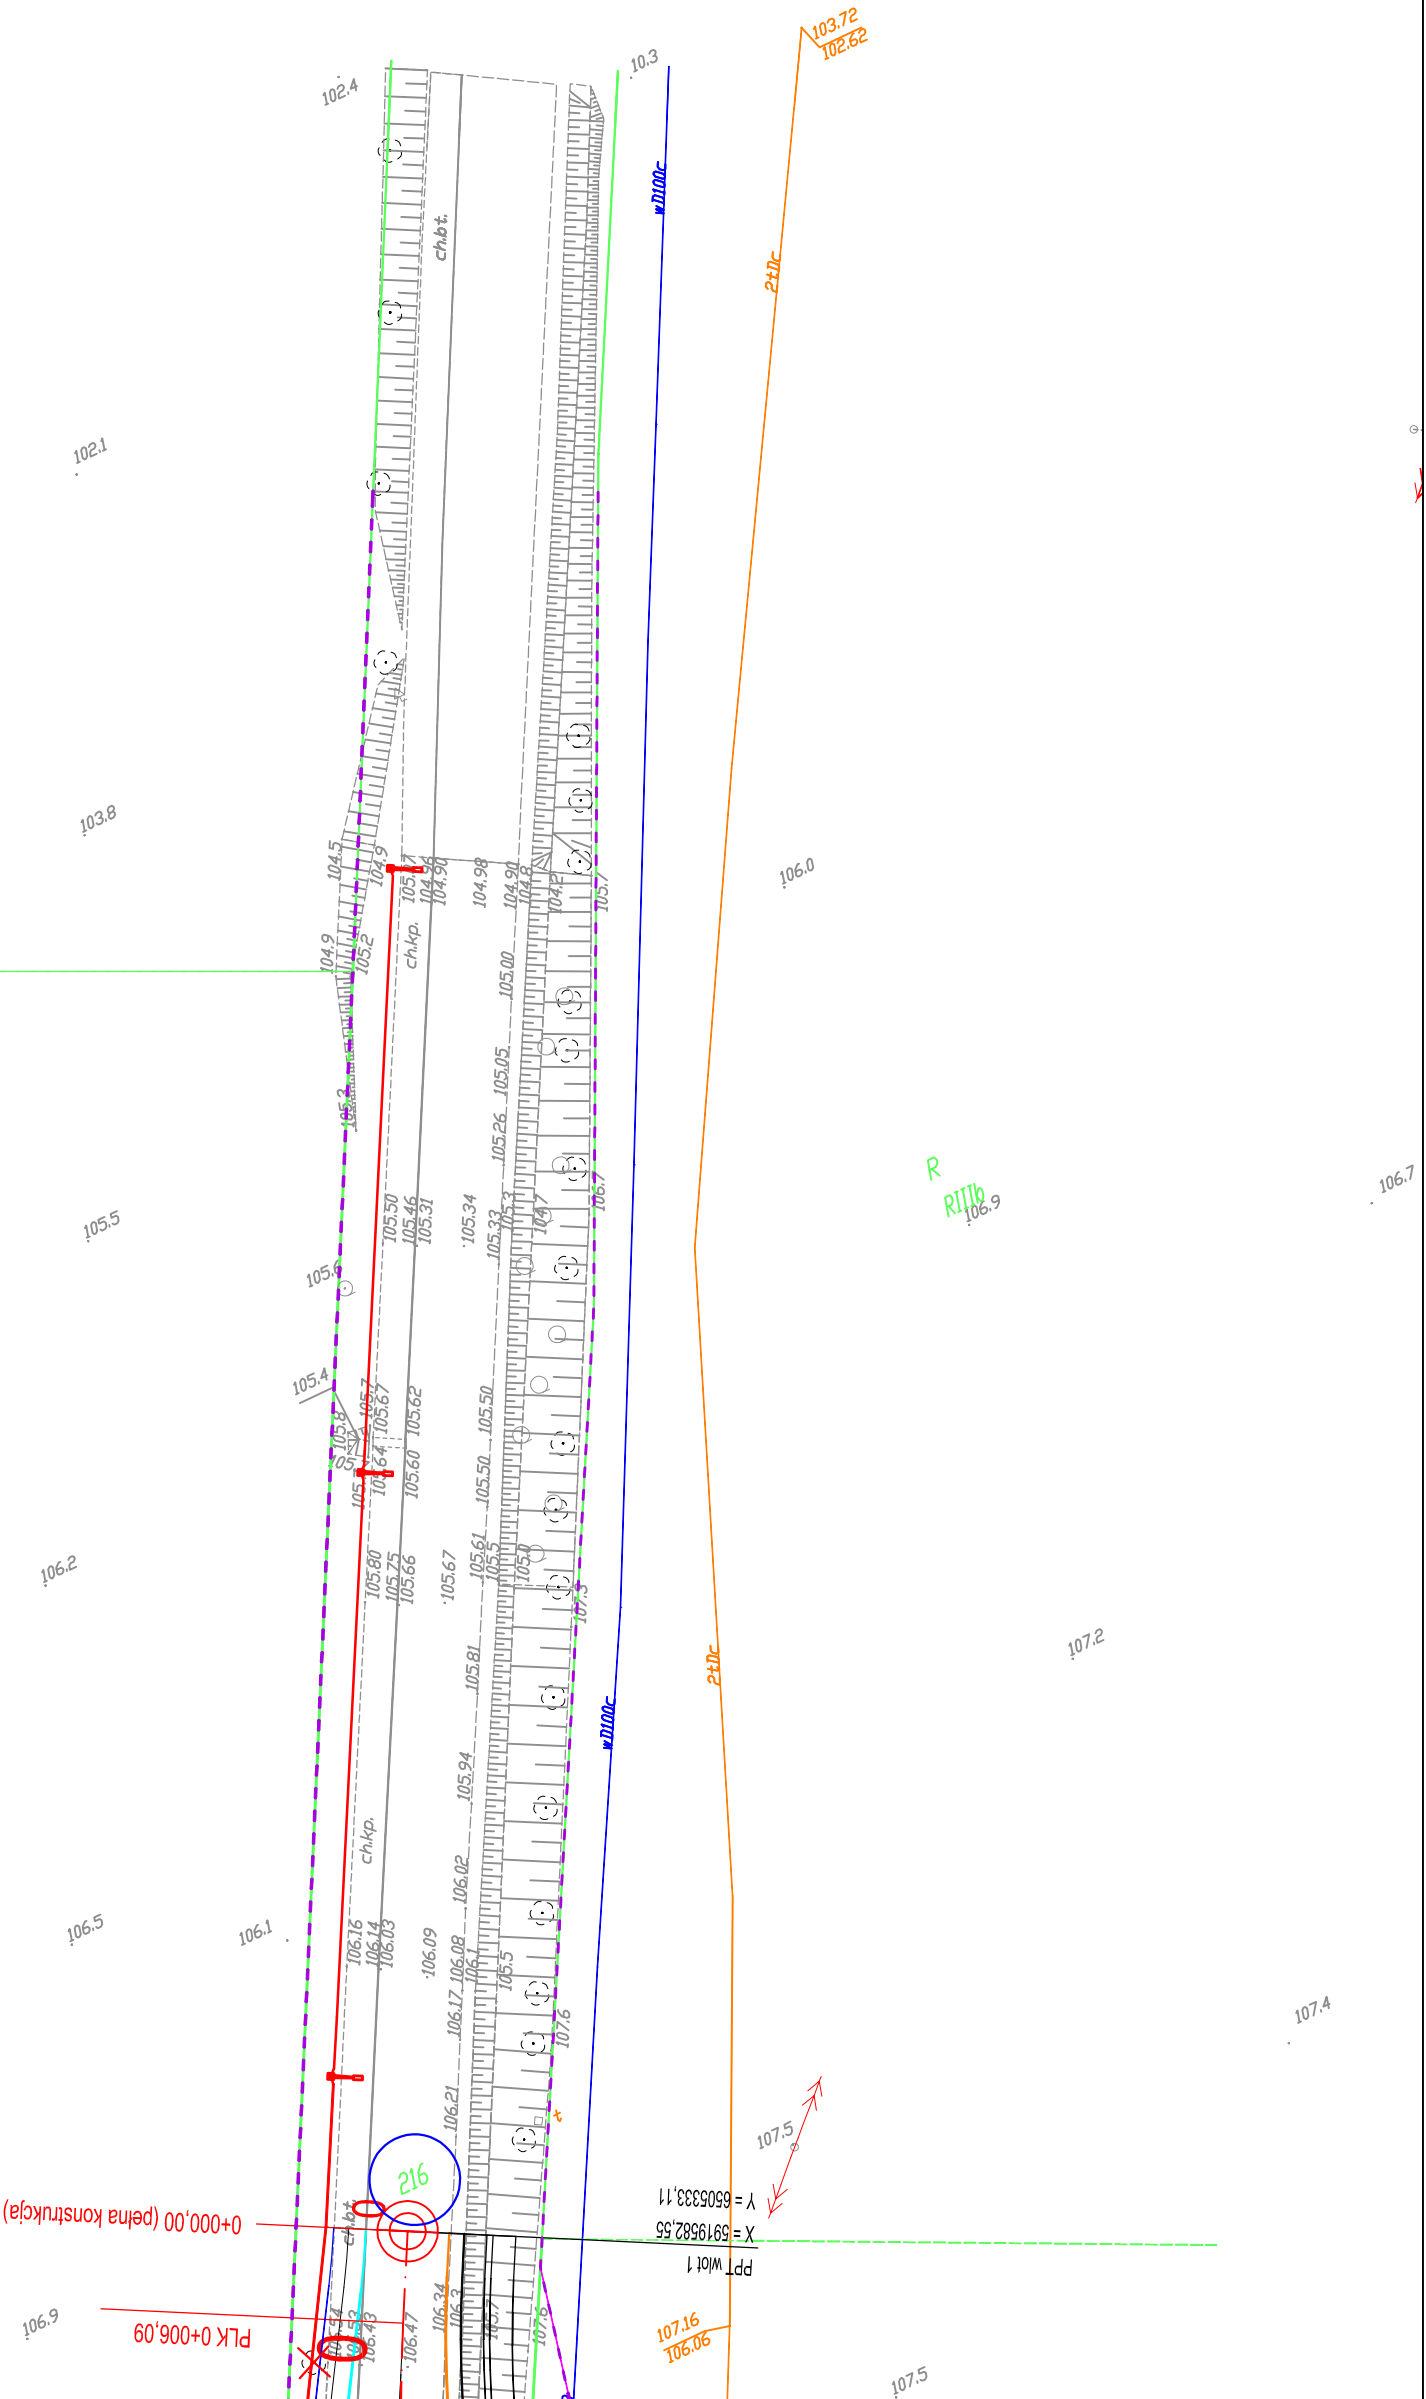

Jednostka projektowa:  
**M STUDIO**  
 M STUDIO Maciej Wojnowski  
 ul. Gen. Władysława Sikorskiego 11/17c  
 86-100 Świecie

Zamawiający:  
**Powiatowy Zarząd Dróg**  
 ul. Gen. Józefa Hallera 9  
 86-100 Świecie


Stadium:  
**Projekt Budowlano-Wykonawczy**

Temat:  
 Rozbudowa (przebudowa) drogi powiatowej nr 1265C Świątkowo-Serock


Branża:  
 DROGOWA

Tytuł rysunku:  
 Projekt zagospodarowania terenu  
 SKALA 1:500

ZESPÓŁ PROJEKTOWY		
Funkcja	Imię i Nazwisko	Numer uprawnień
PROJEKTANT	mgr inż. Maciej Wojnowski	KUP/0118/PWOD/11
branża drogową		
SPRAWDZAJĄCY	mgr inż. Arkadiusz Mazany	KUP/0027/POOD/11
branża drogową		
data	nr rys.	faza
05.2019	2.3	PB-W
		Tom
		I

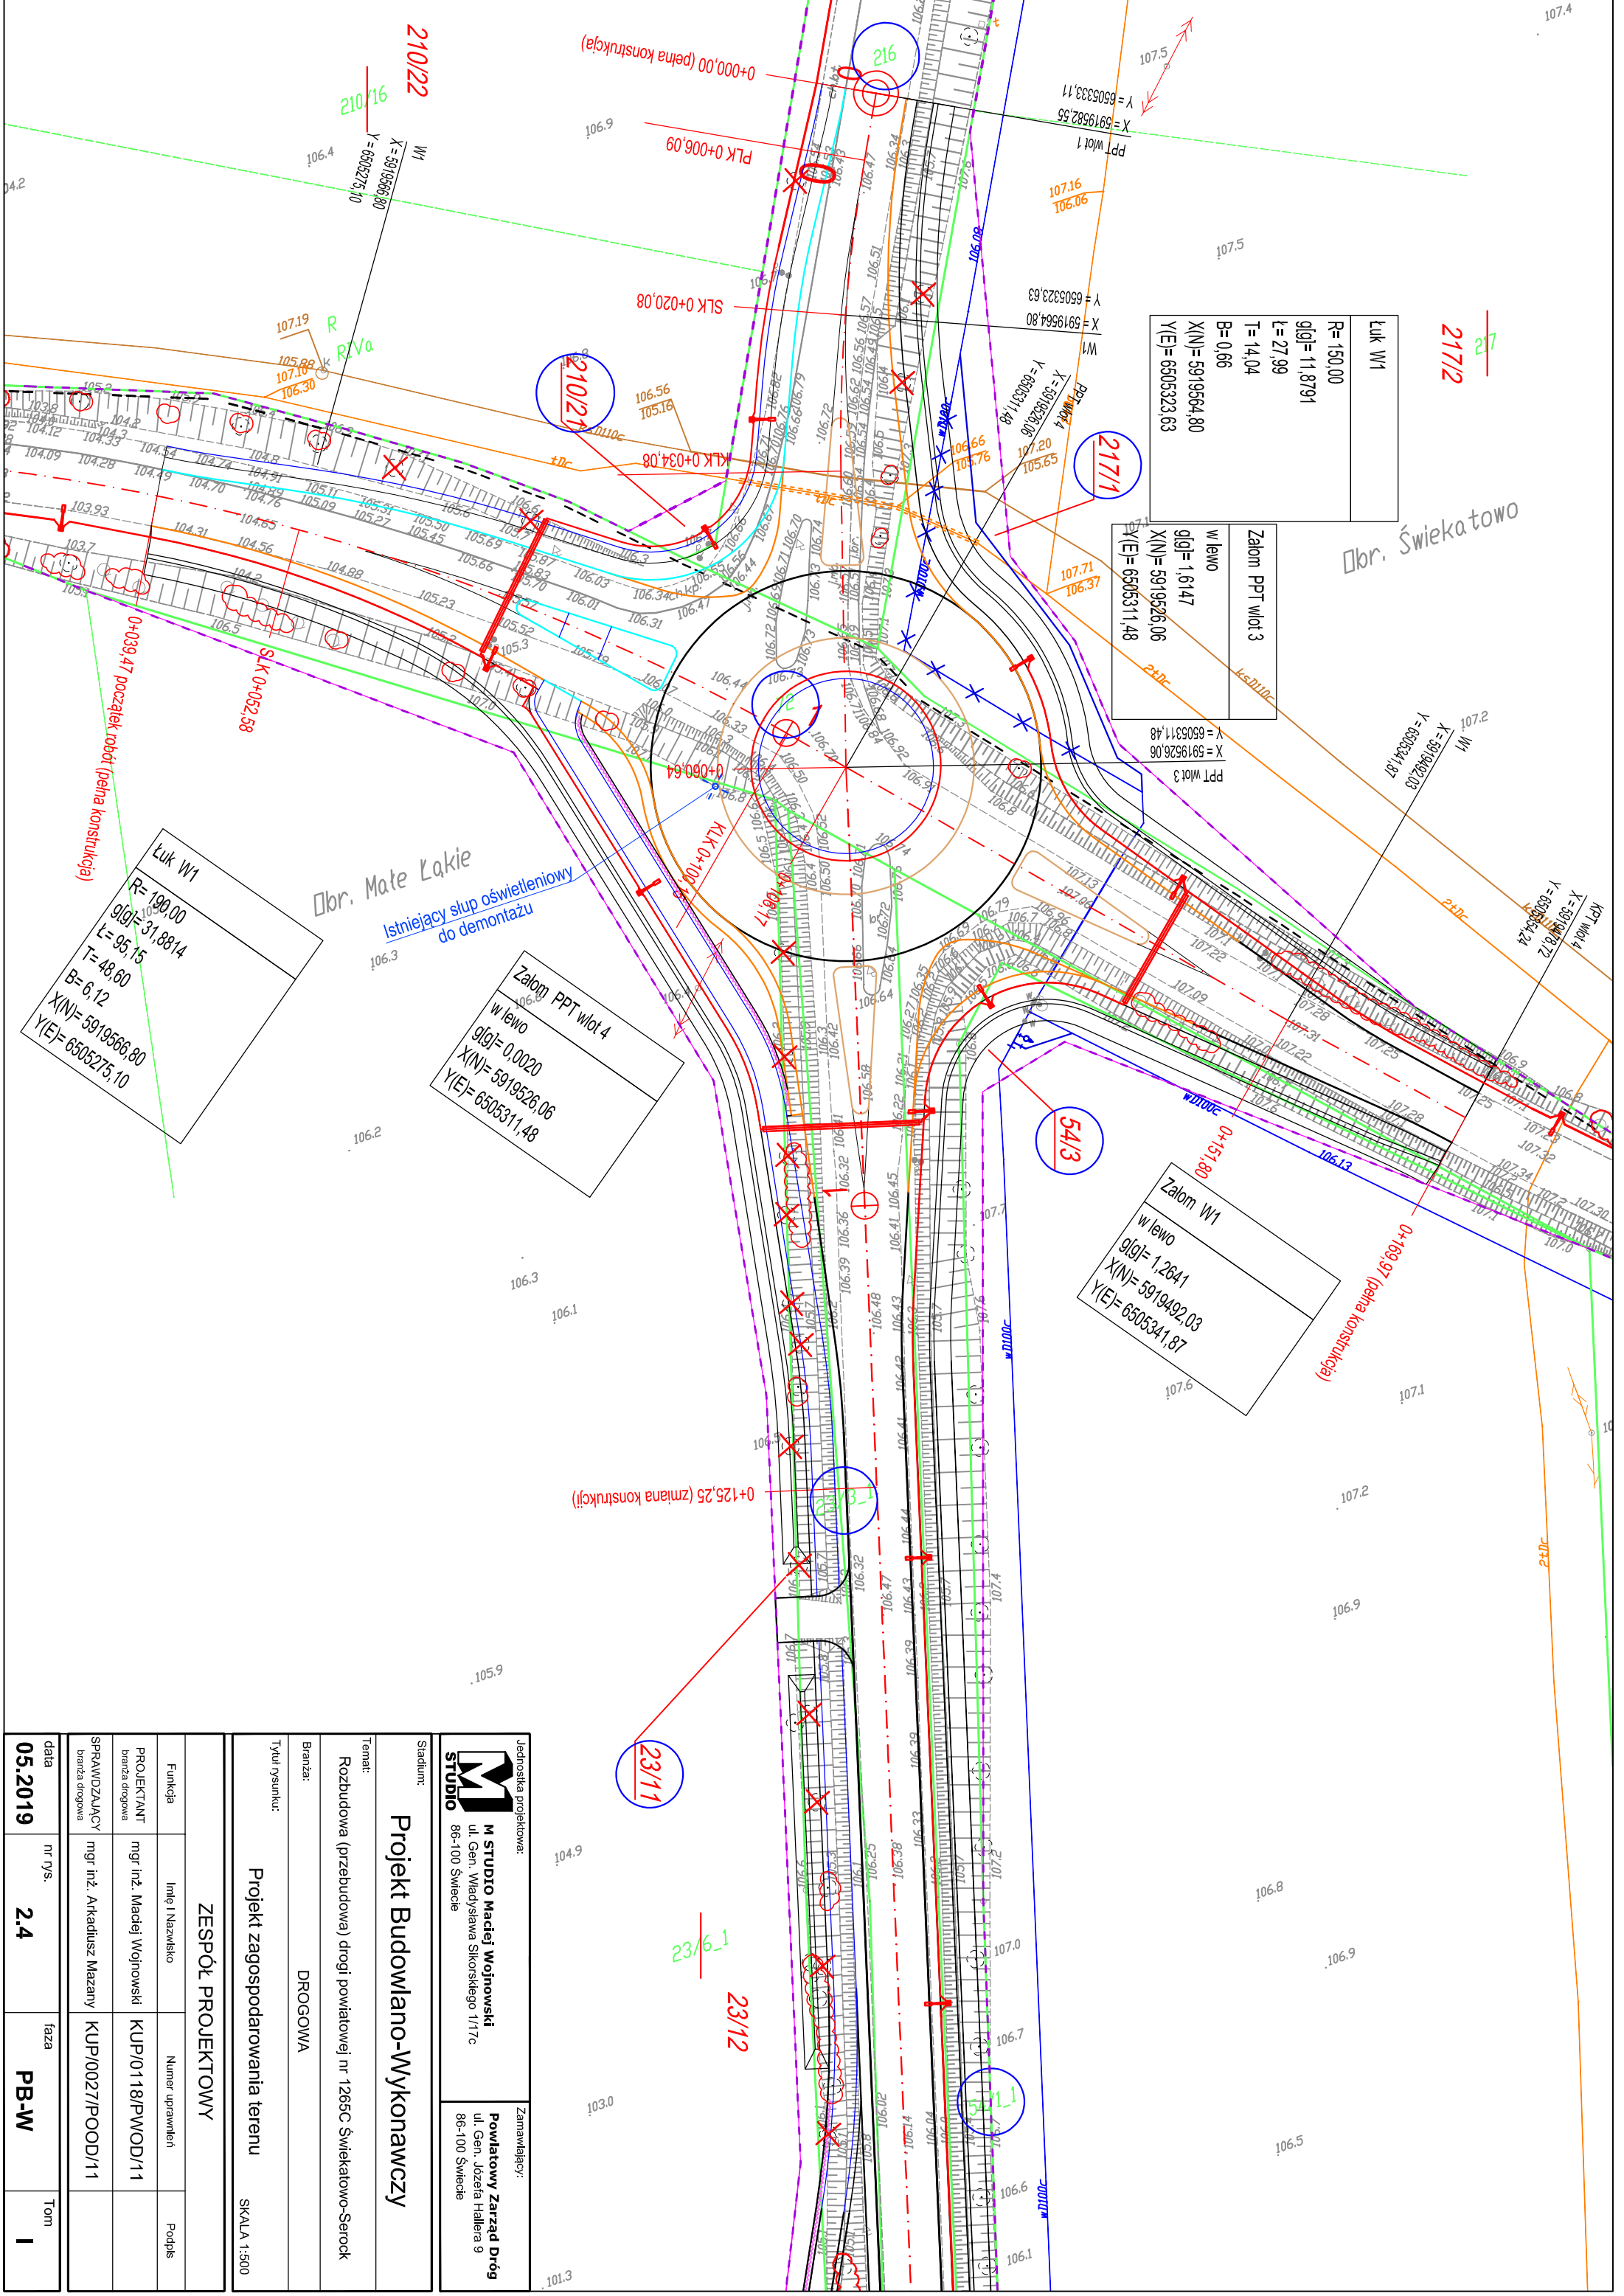

<b>STUDIO</b> Jednostka projektowa: <b>M STUDIO Maciej Wojnowski</b> ul. Gen. Władysława Sikorskiego 11/17c 86-100 Świecie		Zamawiający: <b>Powiatowy Zarząd Dróg</b> ul. Gen. Józefa Hallera 9 86-100 Świecie	
<b>Projekt Budowlano-Wykonawczy</b>			
Stadium: <b>Projekt zagospodarowania terenu</b>			
Temat: Rozbudowa (przebudowa) drogi powiatowej nr 1265C Świąkatowo-Serock			
Branża: <b>DROGOWA</b>			
Tytuł rysunku: <b>Projekt zagospodarowania terenu</b>			
SKALA 1:500			
<b>ZESPÓŁ PROJEKTOWY</b>			
Funkcja	Imię i Nazwisko	Numer uprawnień	Podpis
PROJEKTANT	mgr inż. Maciej Wojnowski	KUP/0118/PWOD/11	
SPRAWDZAJĄCY	mgr inż. Arkadiusz Mazany	KUP/0027/POOD/11	
Branża drogową			
data	nr rys.	faza	Tom
05.2019	2.4	PB-W	I

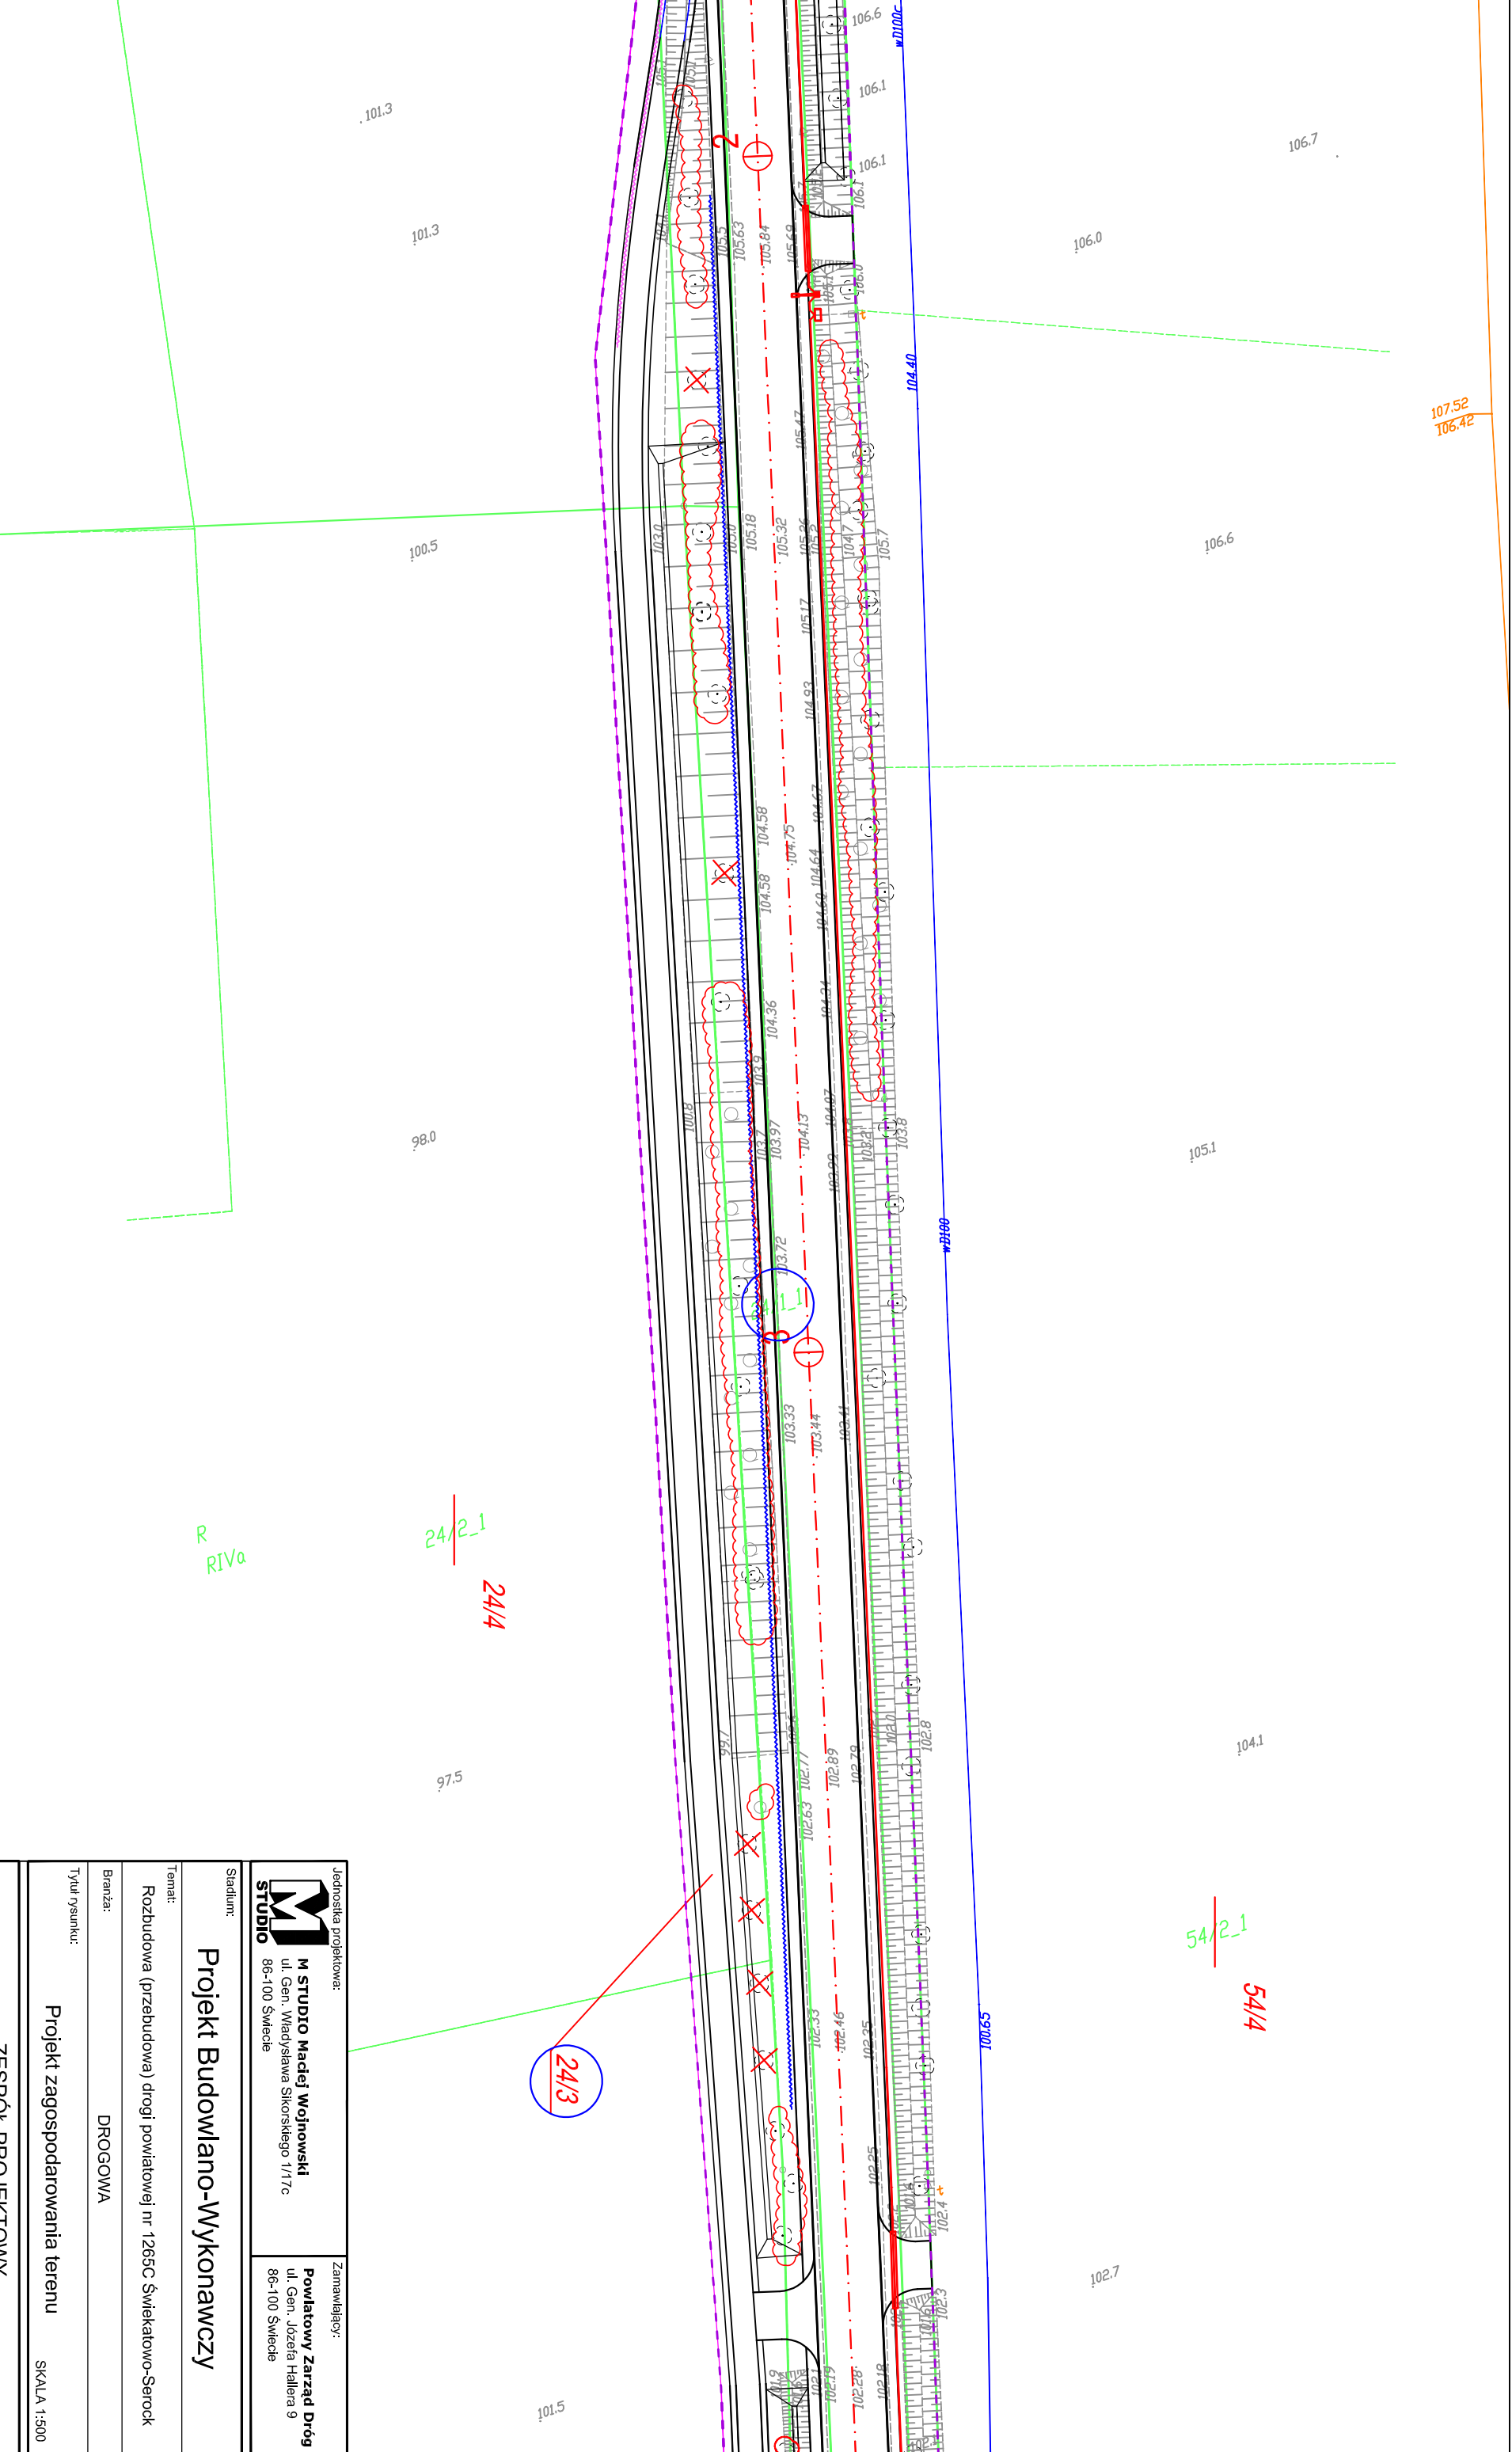

Jednostka projektowa:  
**M STUDIO**  
**M STUDIO Maciej Wojnowski**  
 ul. Gen. Władysława Sikorskiego 11/17c  
 86-100 Świecie

Zamawiający:  
**Powiatowy Zarząd Dróg**  
 ul. Gen. Józefa Hallera 9  
 86-100 Świecie

Stadium:  
**Projekt Budowlano-Wykonawczy**


Temat:  
 Rozbudowa (przebudowa) drogi powiatowej nr 1265C Świątkatowo-Serock

Branża:  
 DROGOWA

Tytuł rysunku:  
 Projekt zagospodarowania terenu

ZESPÓŁ PROJEKTOWY			
Funkcja	Imię i Nazwisko	Numer uprawnień	Podpis
PROJEKTANT	mgr inż. Maciej Wojnowski	KUP/0118/PWOD/11	
SPRAWDZAJĄCY	mgr inż. Arkadiusz Mazany	KUP/0027/POOD/11	
data	nr rys.	faza	Tom
05.2019	2.5	PB-W	I

SKALA 1:500

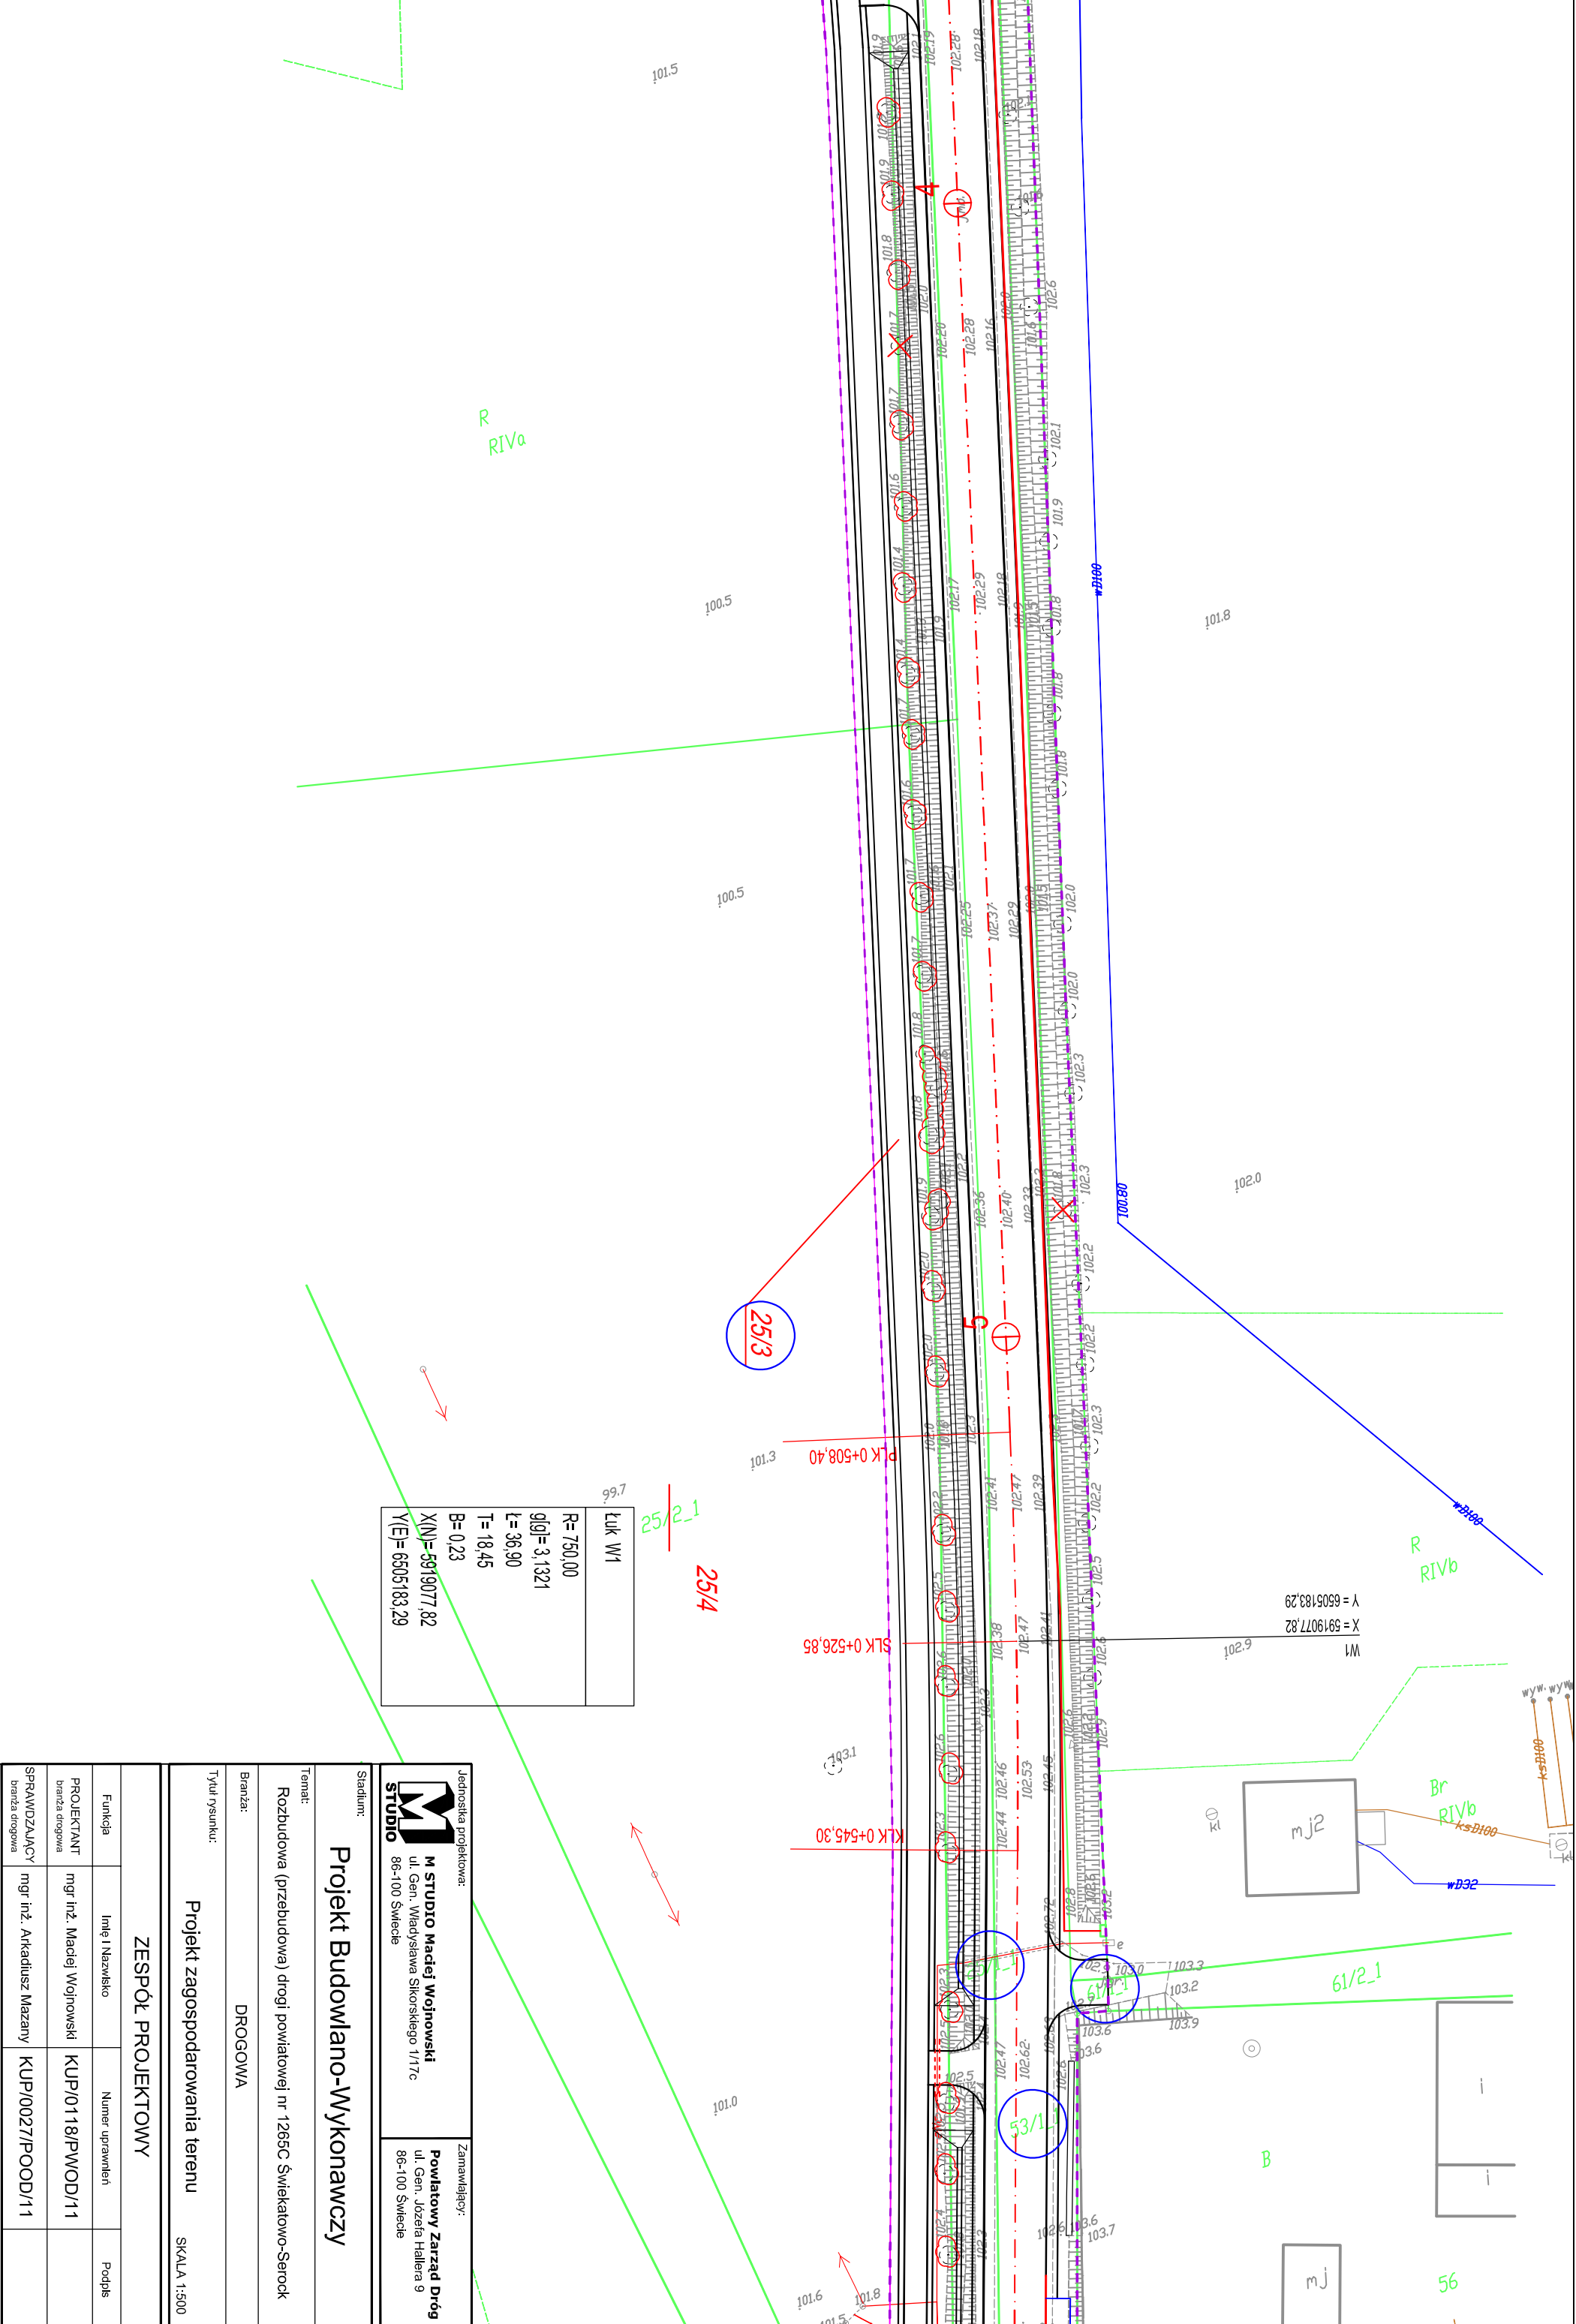

99.7	Luk W1
	R=750.00
	g(g)=3.1321
	L=36.90
	T=18.45
	B=0.23
	X(N)=5919077.82
	Y(E)=6505183.29

Jednostka projektowa:  
**M STUDIO**  
 M STUDIO Maciej Wojnowski  
 ul. Gen. Władysława Sikorskiego 11/17c  
 86-100 Świecie

Zamawiający:  
**Powiatowy Zarząd Dróg**  
 ul. Gen. Józefa Hallera 9  
 86-100 Świecie

### Projekt Budowlano-Wykonawczy

Stadium:  
 Rozbudowa (przebudowa) drogi powiatowej nr 1265C Świątkowo-Serock

Temat:  
 Rozbudowa (przebudowa) drogi powiatowej nr 1265C Świątkowo-Serock

Branża:  
 DROGOWA


Tytuł rysunku:  
 Projekt zagospodarowania terenu

SKALA 1:500


### ZESPÓŁ PROJEKTOWY


Funkcja	Imię i Nazwisko	Numer uprawnień	Podpis
PROJEKTANT	mgr inż. Maciej Wojnowski	KUP/0118/PWOD/11	
SPRAWDZAJĄCY	mgr inż. Arkadiusz Mazany	KUP/0027/POOD/11	

data	nr rys.	faza	Tom
05.2019	2.6	PB-W	-

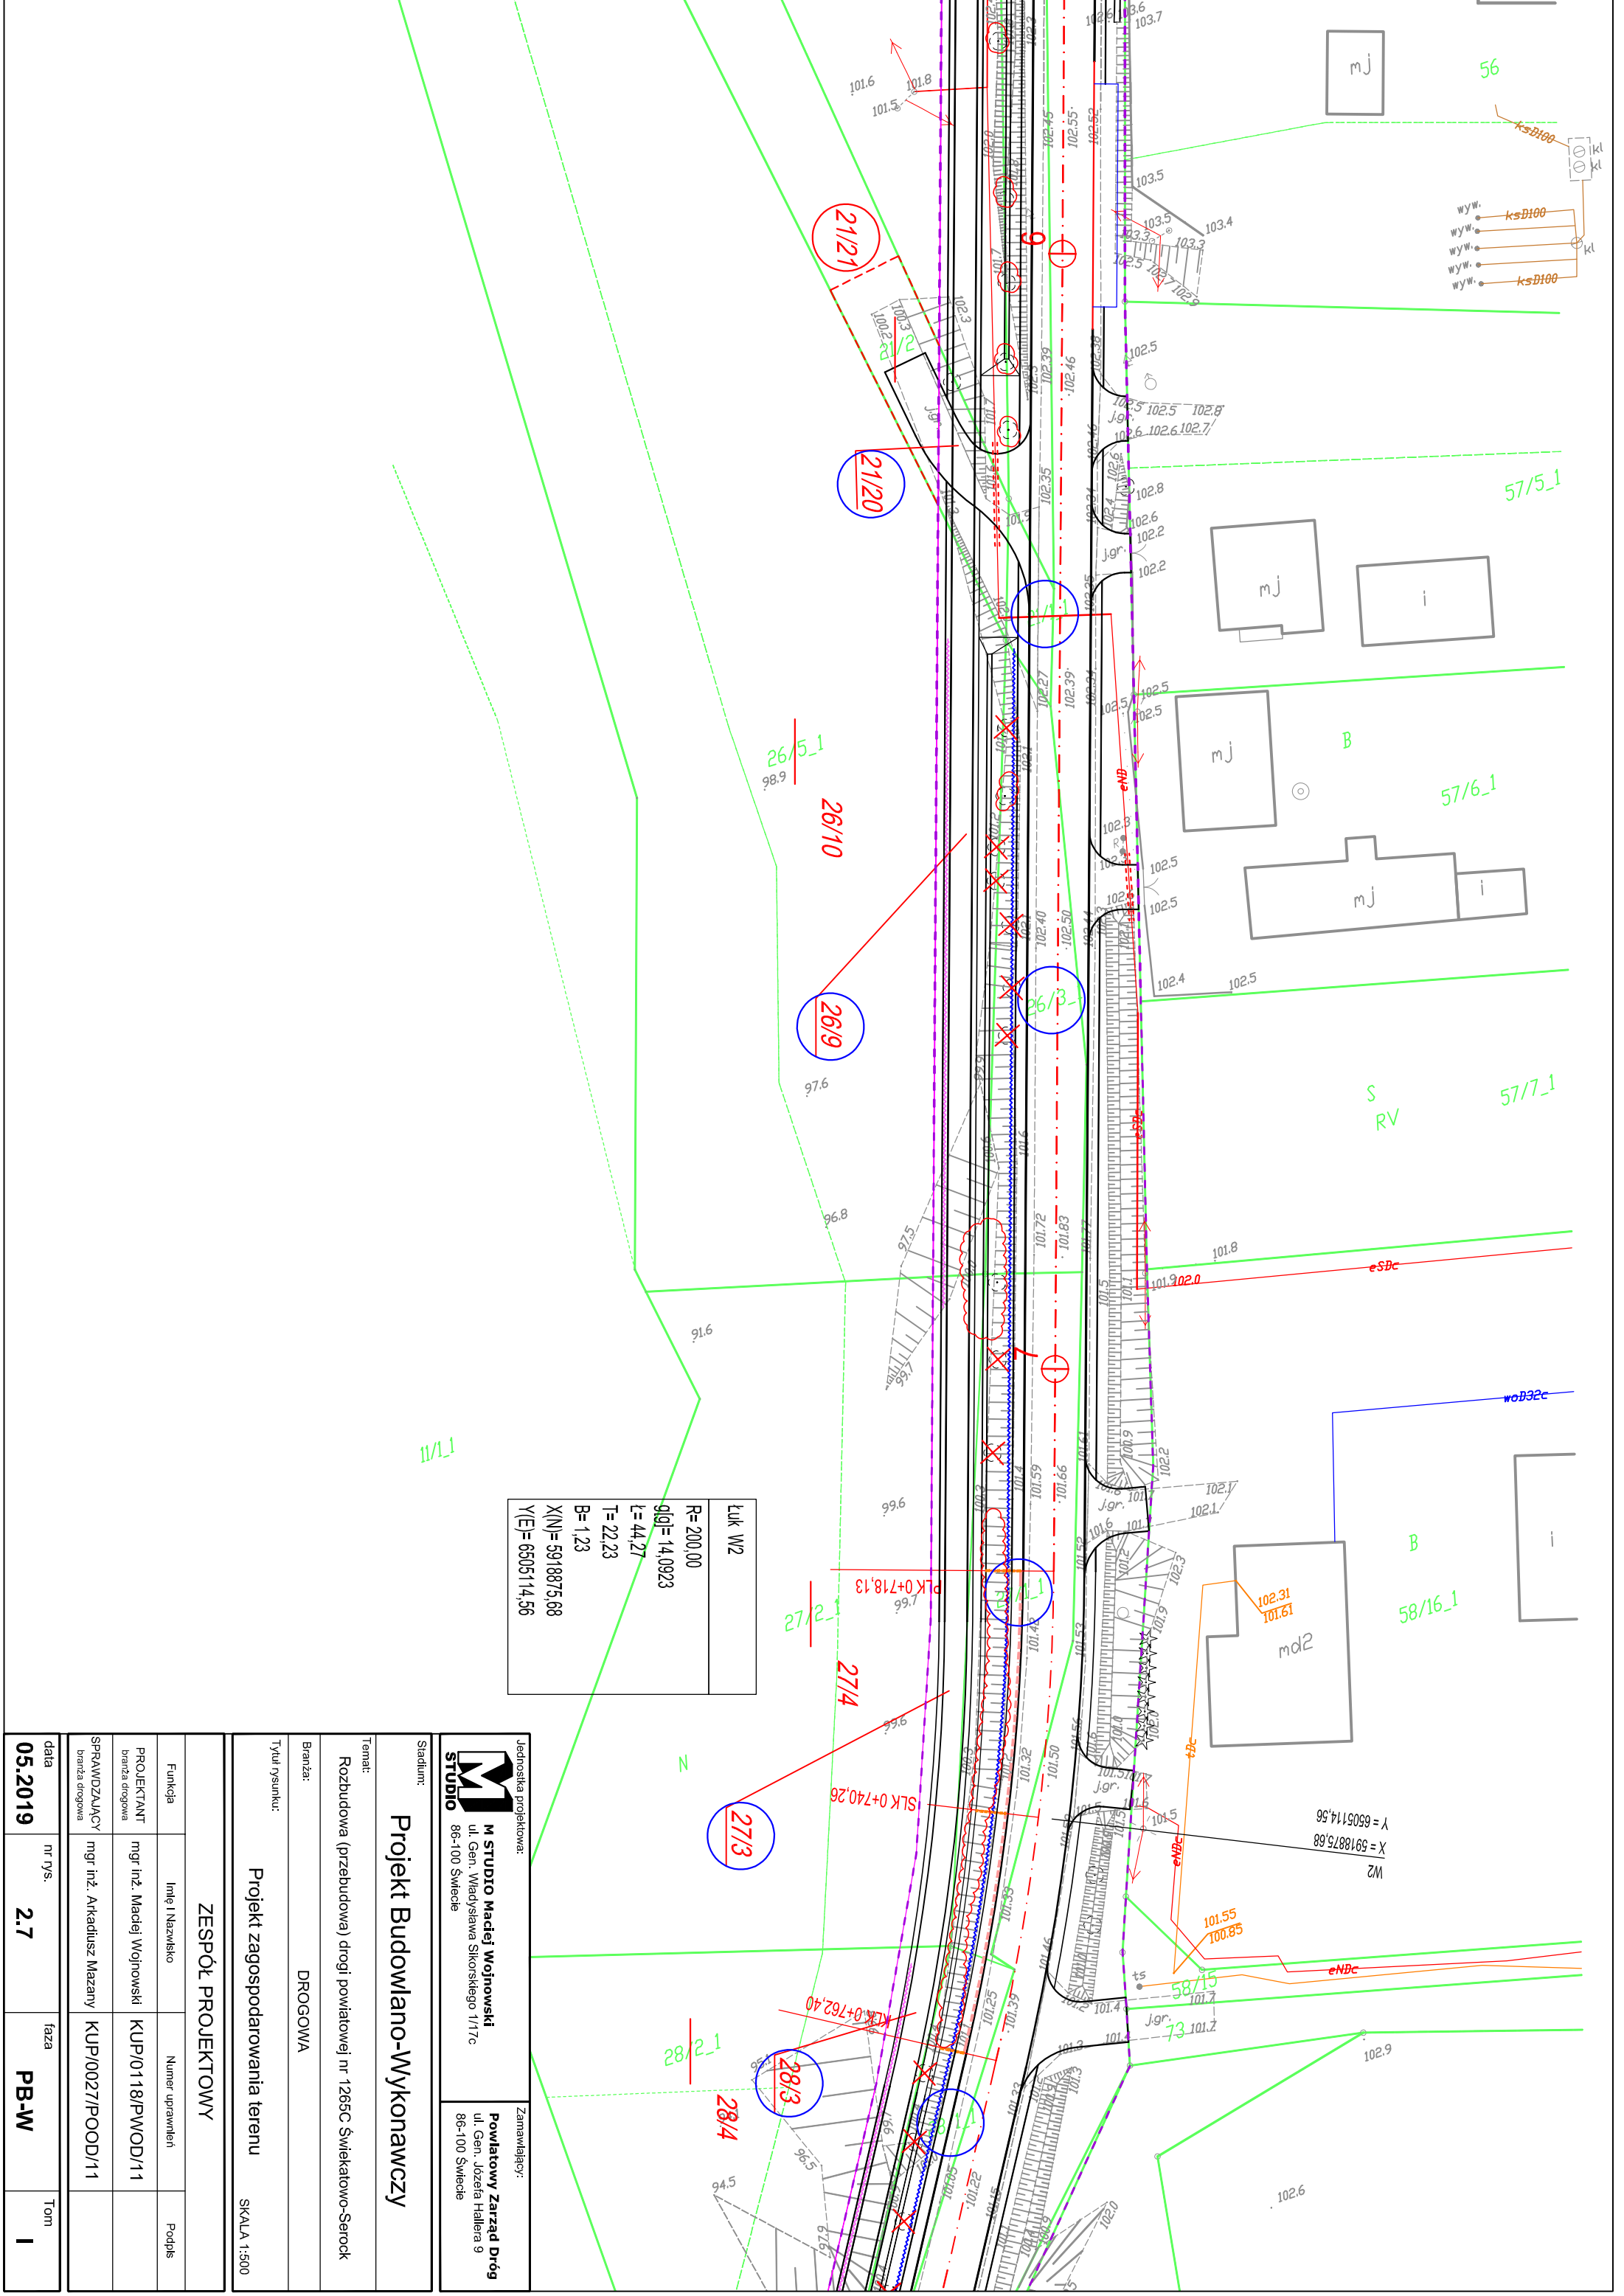

Łuk W2	
R=200,00	
g[gl]=14,0923	
l=44,27	
T=22,23	
B=1,23	
X(N)=5918875,68	
Y(E)=6505114,56	

 <b>M STUDIO</b> M STUDIO Maciej Wojnowski ul. Gen. Władysława Sikorskiego 1/17c 86-100 Świecie		Zamawiający: <b>Powiatowy Zarząd Dróg</b> ul. Gen. Józefa Hallera 9 86-100 Świecie	
Stadium: <b>Projekt Budowlano-Wykonawczy</b>			
Temat: <b>Rozbudowa (przebudowa) drogi powiatowej nr 1265C Świątkowo-Serock</b>			
Branża: <b>DROGOWA</b>		Tytuł rysunku: <b>Projekt zagospodarowania terenu</b>	
Skala: <b>SKALA 1:500</b>			
<b>ZESPÓŁ PROJEKTOWY</b>			
Funkcja	Imię i Nazwisko	Numer uprawnień	Podpis
PROJEKTANT	mgr inż. Maciej Wojnowski	KUP/0118/PWOD/11	
SPRAWDZAJĄCY	mgr inż. Arkadiusz Mazany	KUP/0027/POOD/11	
data	nr rys.	faza	Tom
<b>05.2019</b>	<b>2.7</b>	<b>PB-W</b>	<b>I</b>

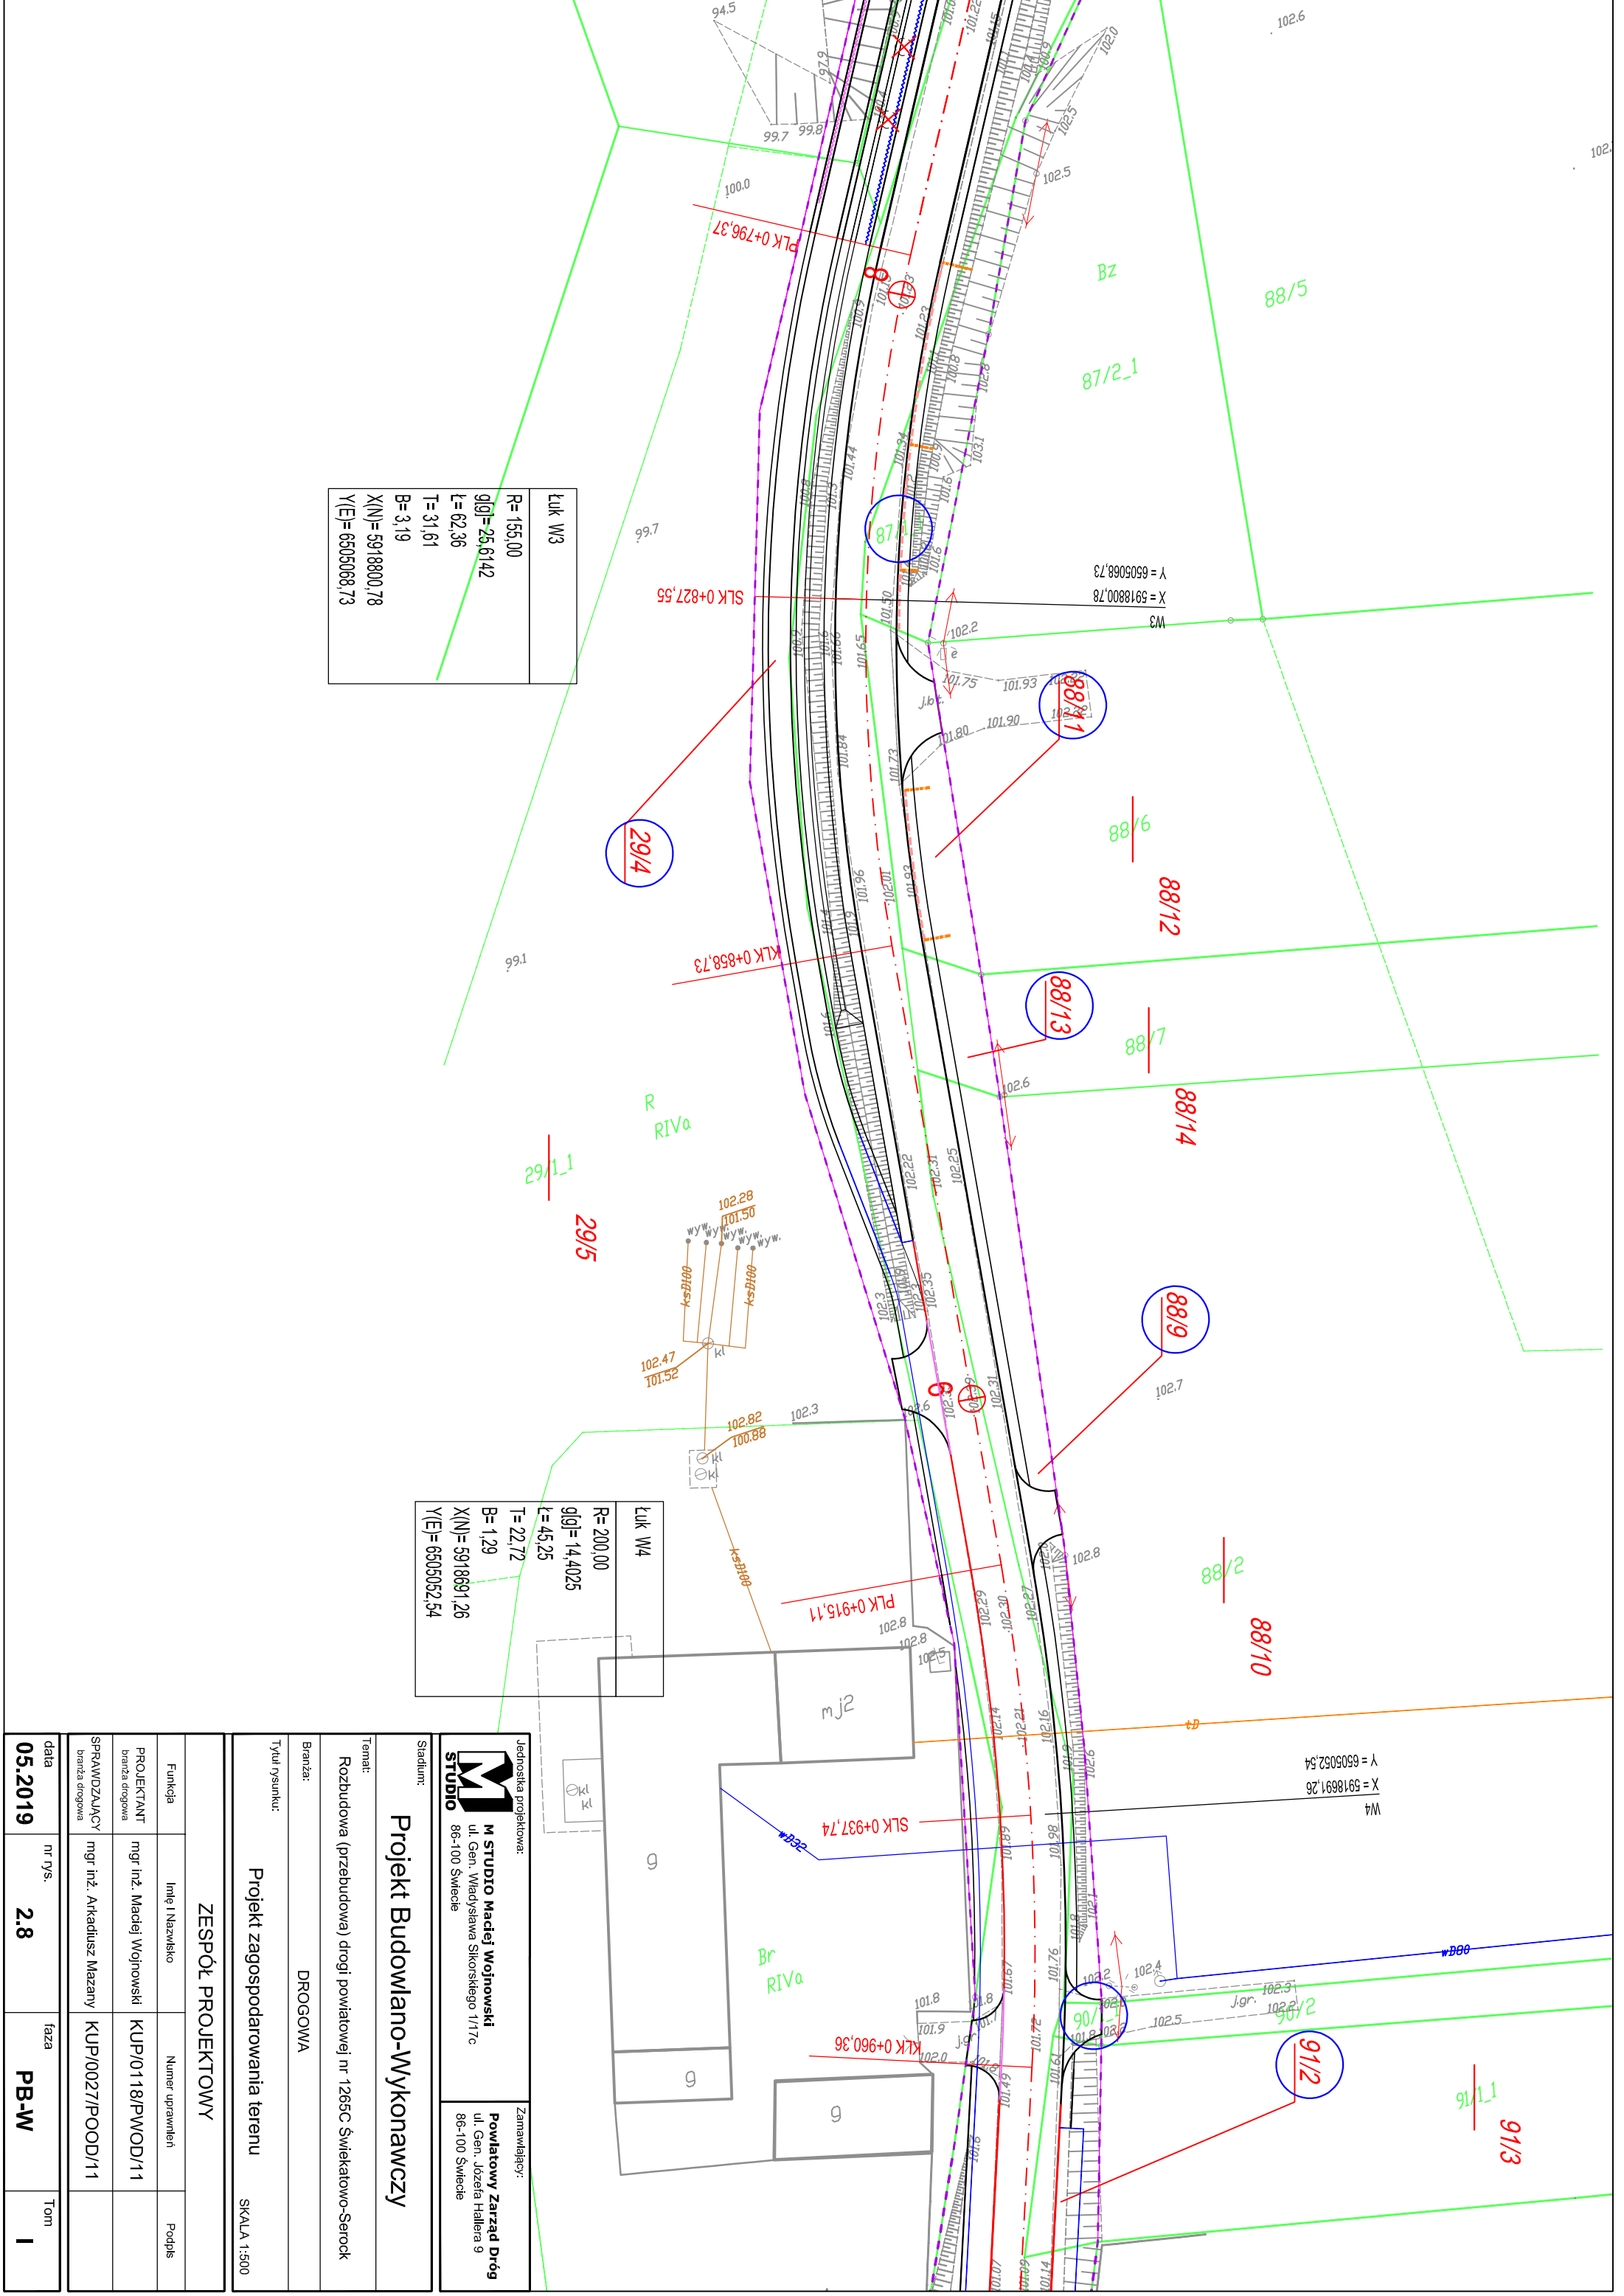


Luk W3	
R=	155,00
g[0]=	25,6142
L=	62,36
T=	31,61
B=	3,19
X(N)=	5918800,78
Y(E)=	6505068,73

Luk W4	
R=	200,00
g[0]=	14,4025
L=	45,25
T=	22,72
B=	1,29
X(N)=	5918691,26
Y(E)=	6505052,54

Jednostka projektowa:		Zamawiający:	
<b>M STUDIO</b>		Powiatowy Zarząd Dróg	
M. Studio Maciej Wojnowski		ul. Gen. Józefa Hallera 9	
ul. Gen. Władysława Sikorskiego 11/17c		86-100 Świecie	
Stadium:		Projekt Budowlano-Wykonawczy	
Temat:		Rozbudowa (przebudowa) drogi powiatowej nr 1265C Świątkowo-Serock	
Branża:		DROGOWA	
Tytuł rysunku:		Projekt zagospodarowania terenu	
		SKALA 1:500	
<b>ZESPÓŁ PROJEKTOWY</b>			
Funkcja	Imię i Nazwisko	Numer uprawnień	Podpis
PROJEKTANT	mgr inż. Maciej Wojnowski	KUP/0118/PWOD/11	
SPRAWDZAJĄCY	mgr inż. Arkadiusz Mazany	KUP/0027/POOD/11	
data	nr rys.	faza	Tom
05.2019	2.8	PB-W	I



Łuk W5	
R=400,00	
g(0)=5,0643	
L=31,82	
T=15,92	
B=0,32	
X(N)=5918619,63	
Y(E)=6505024,51	

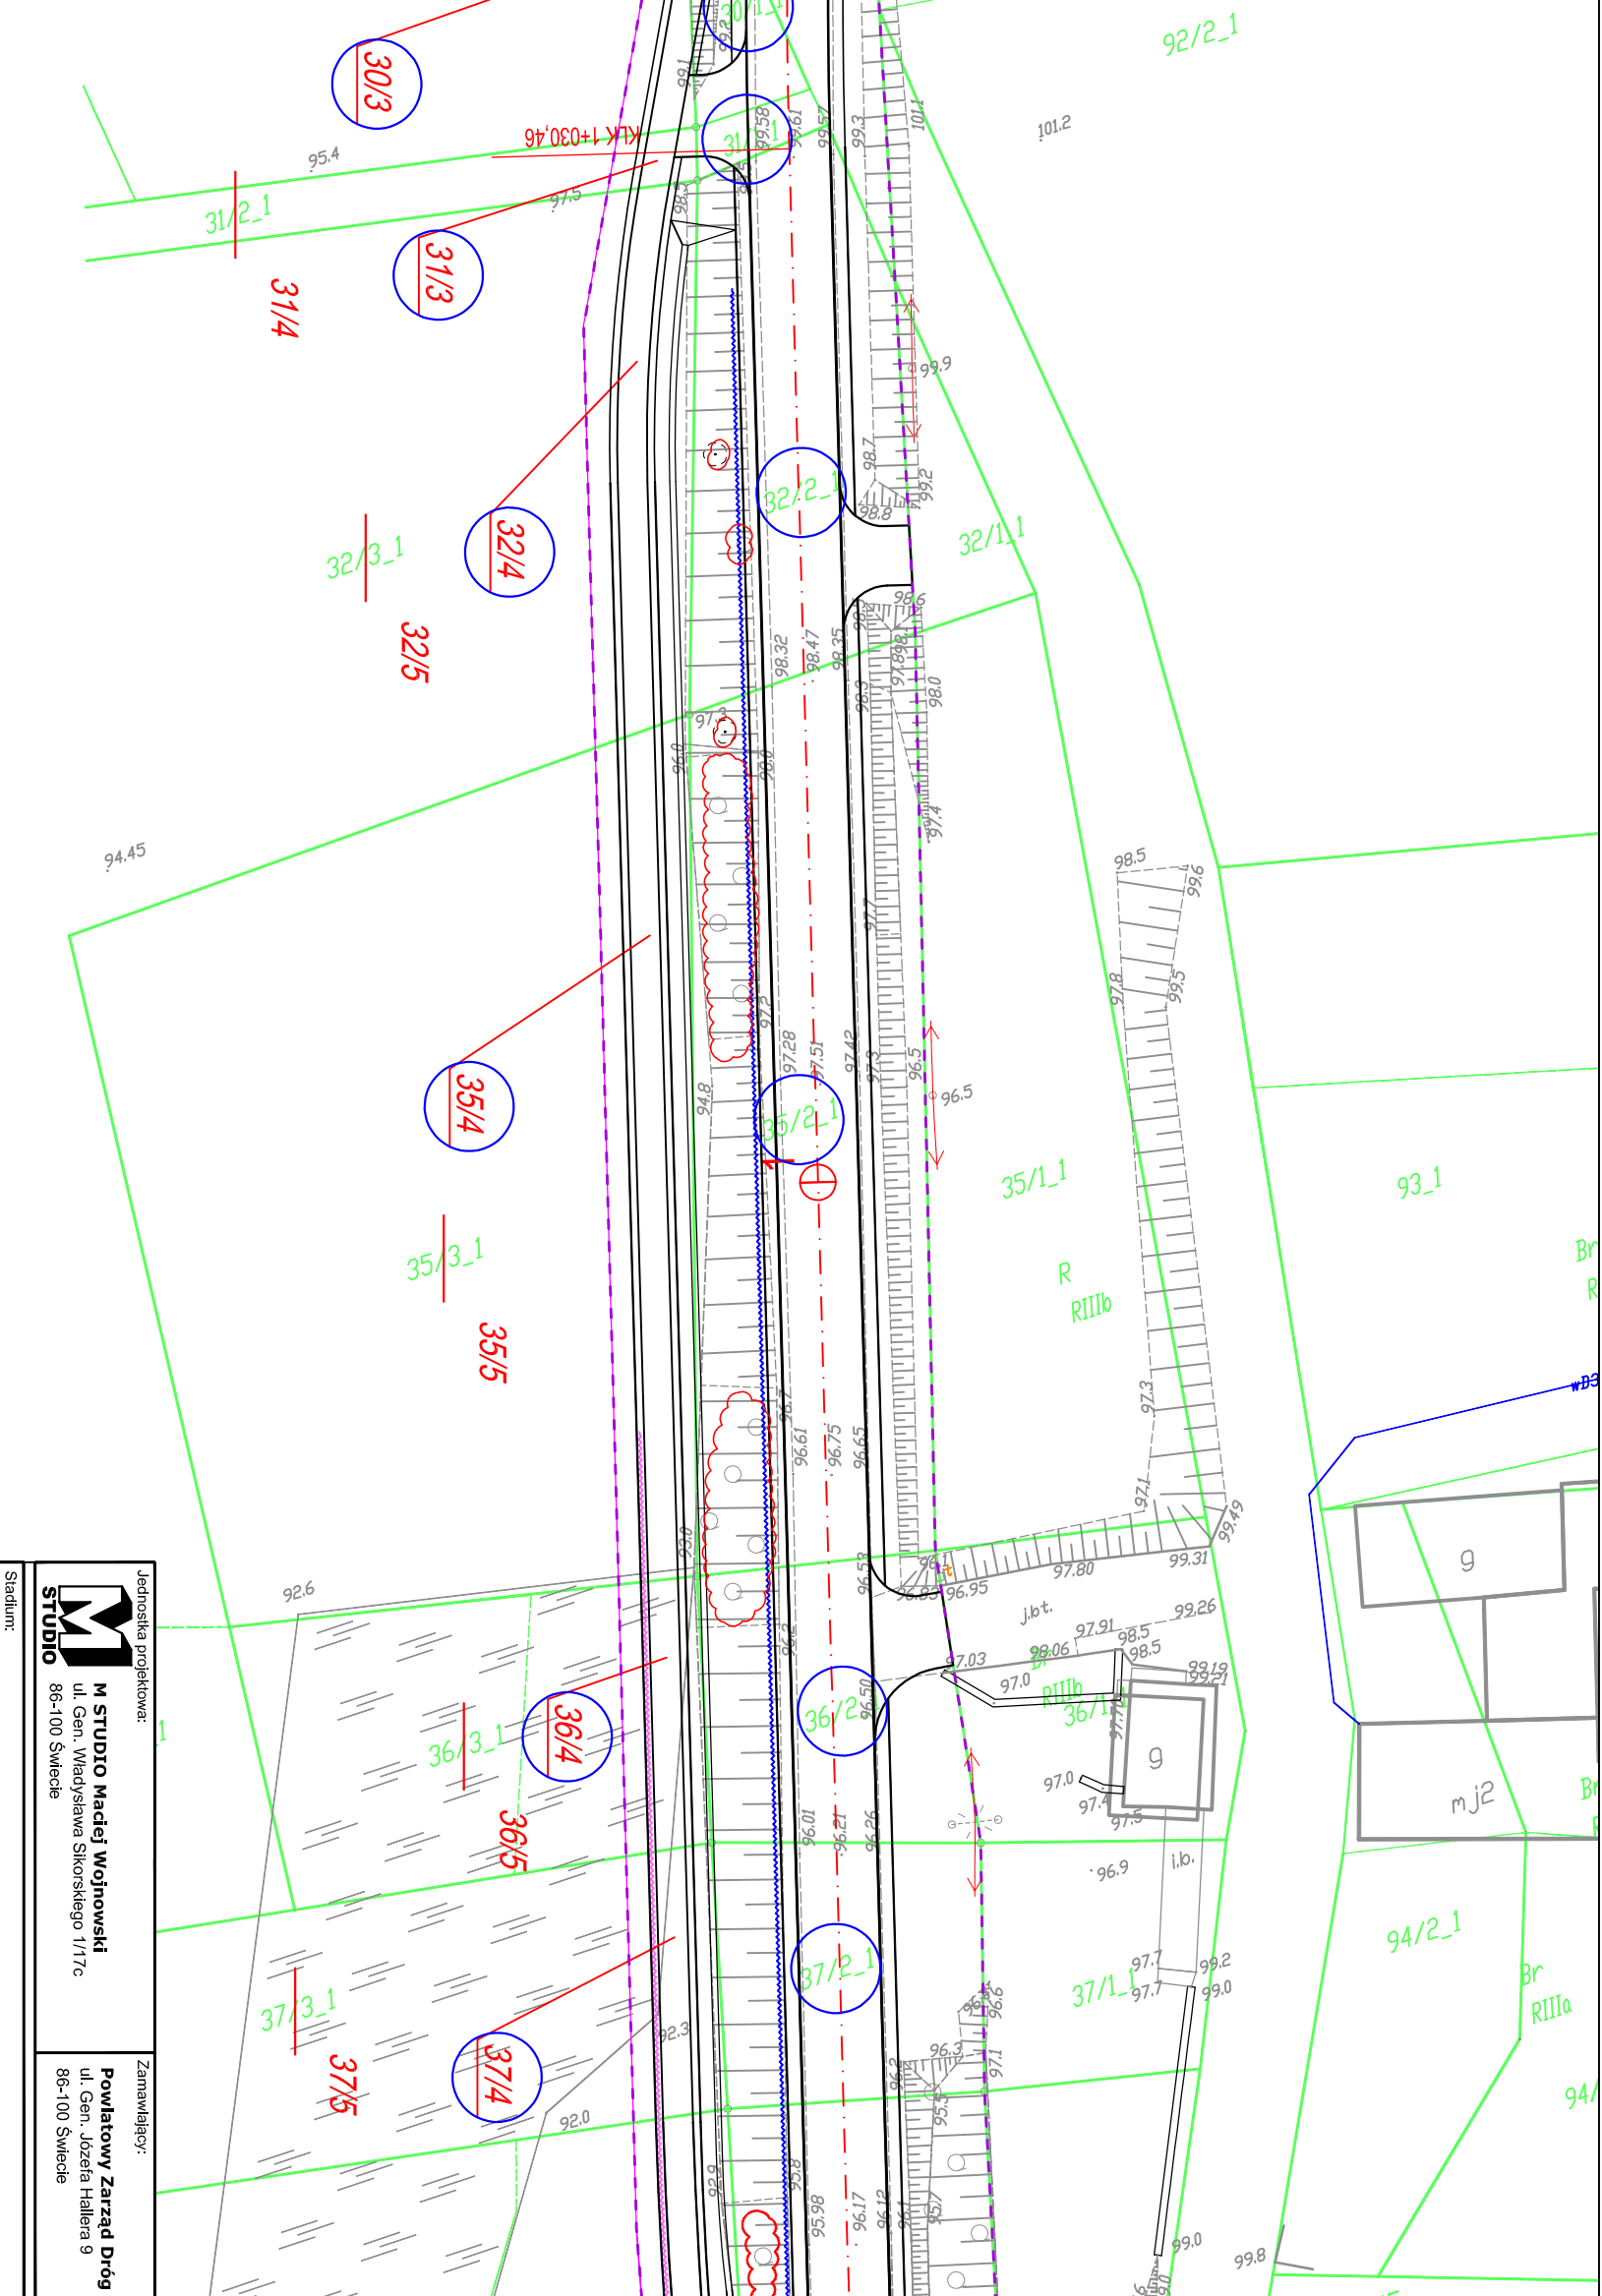

Jednostka projektowa:  
**M STUDIO**  
 M STUDIO Maciej Wojnowski  
 ul. Gen. Władysława Sikorskiego 11/17c  
 86-100 Świecie

Zamawiający:  
**Powiatowy Zarząd Dróg**  
 ul. Gen. Józefa Hallera 9  
 86-100 Świecie

Stadium: **Projekt Budowlano-Wykonawczy**

Temat: **Rozbudowa (przebudowa) drogi powiatowej nr 1265C Świątkowo-Serock**

Branża: **DROGOWA**


Tytuł rysunku: **Projekt zagospodarowania terenu**

SKALA 1:500

**ZESPÓŁ PROJEKTOWY**

Funkcja	Imię i Nazwisko	Numer uprawnień	Podpis
PROJEKTANT branża drogowa	mgr inż. Maciej Wojnowski	KUP/0118/PWOD/11	
SPRAWDZAJĄCY branża drogowa	mgr inż. Arkadiusz Mazany	KUP/0027/POOD/11	

data	nr rys.	faza	Tom
<b>05.2019</b>	<b>2.9</b>	<b>PB-W</b>	<b>I</b>

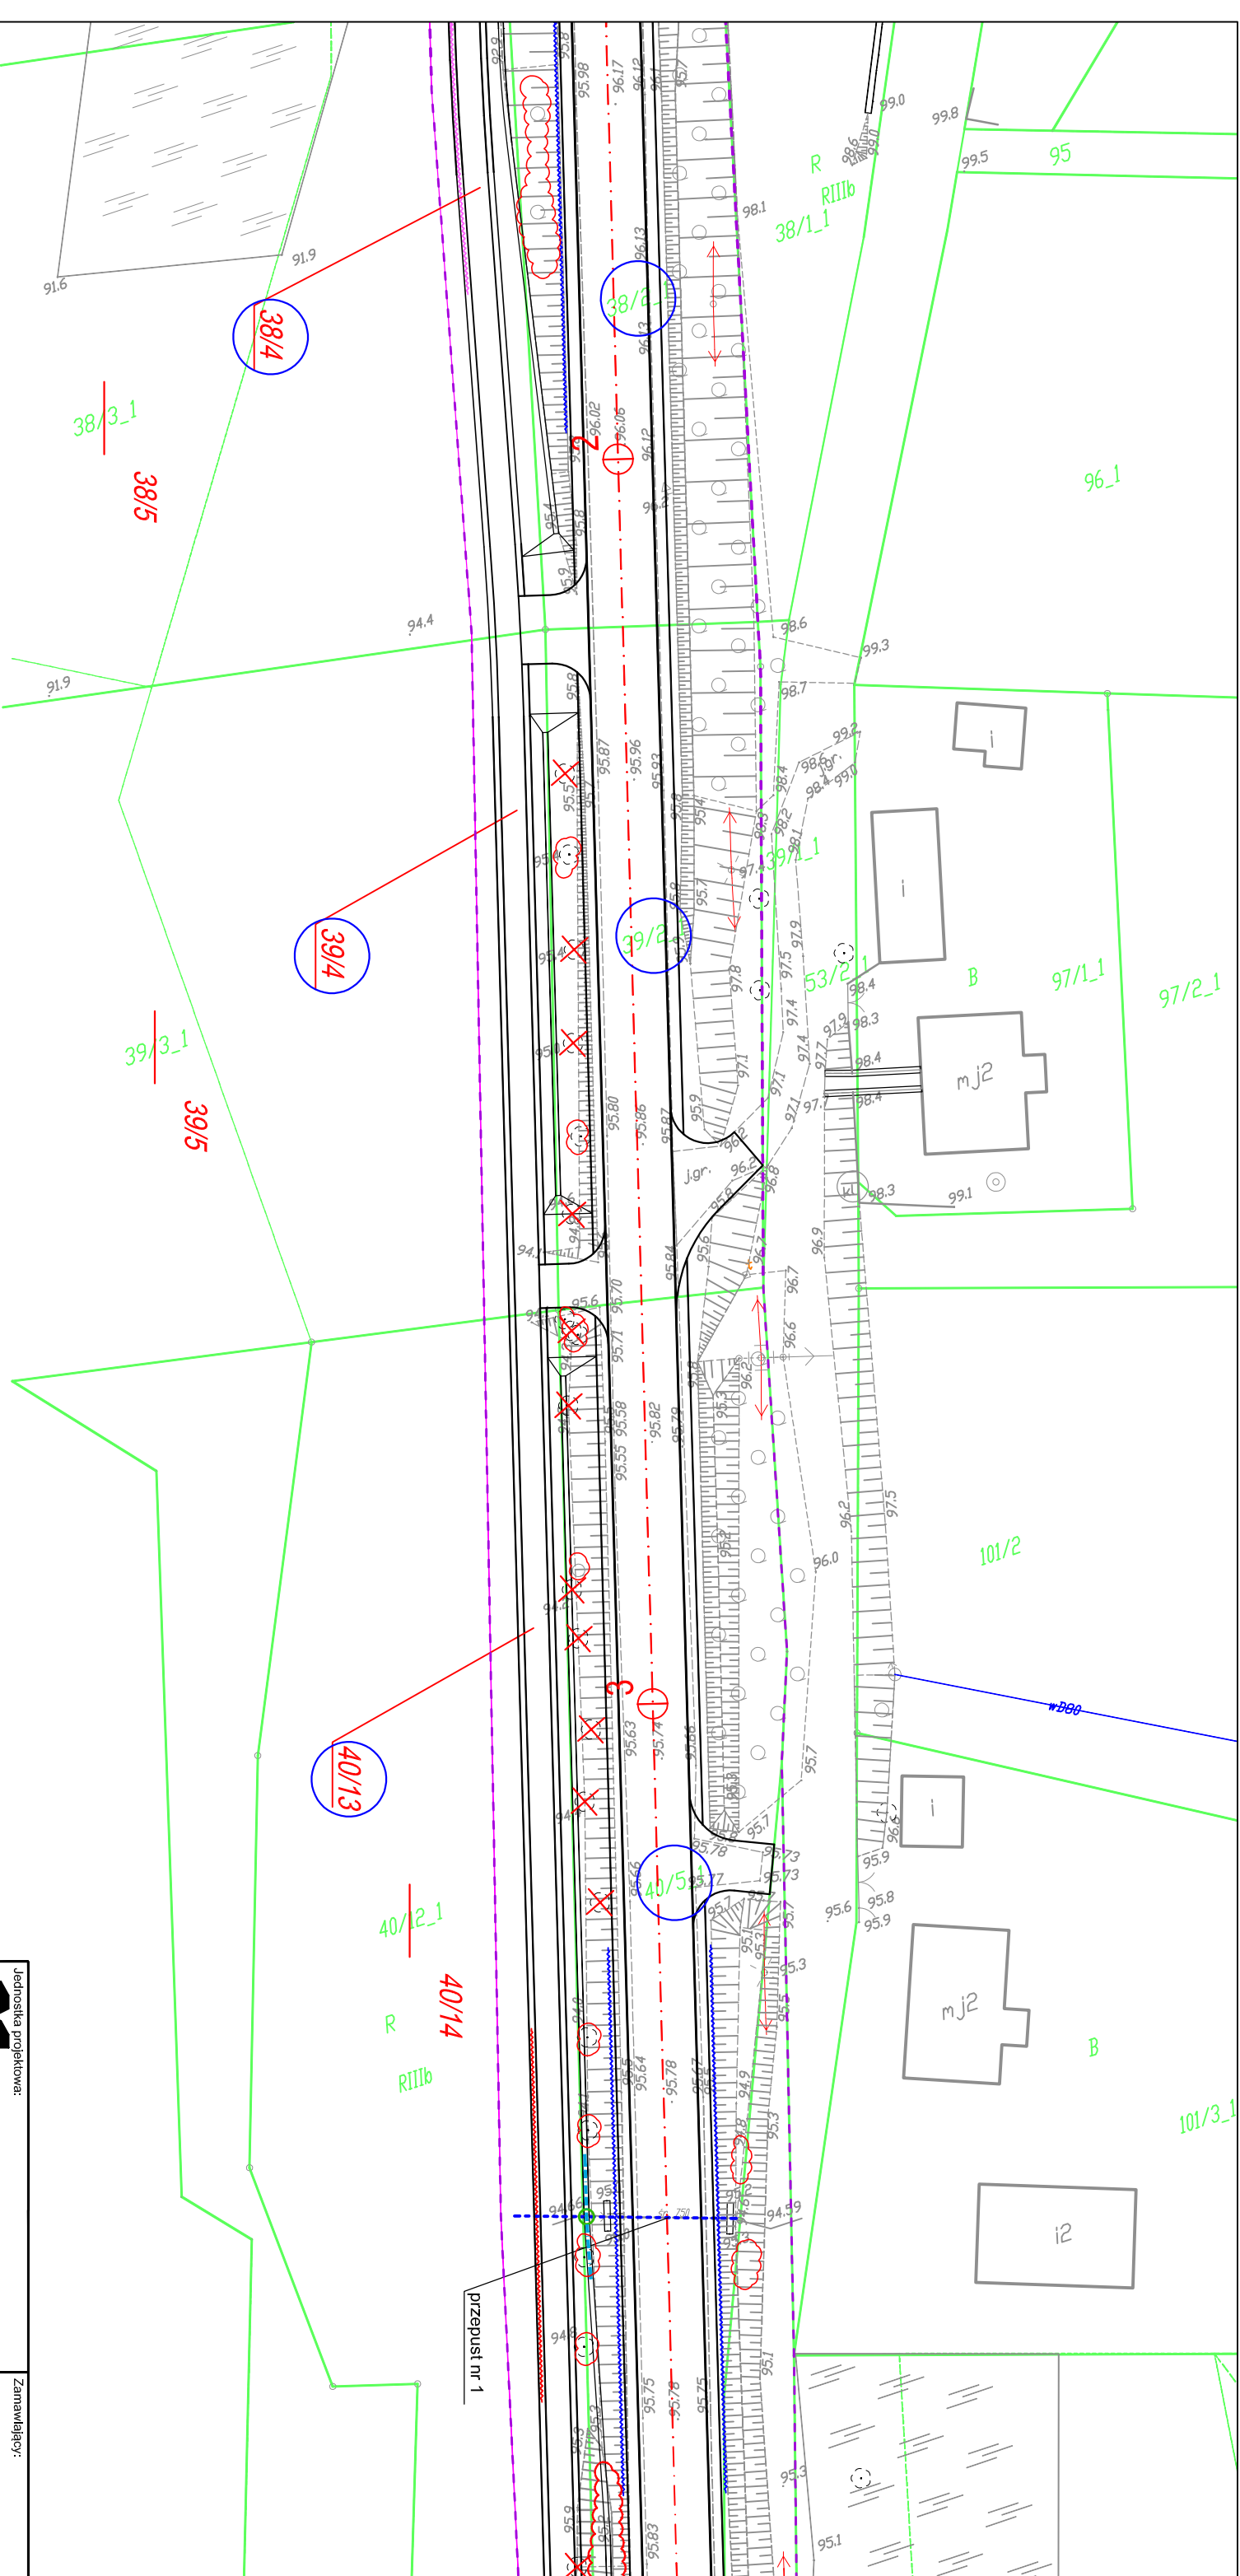

Jednostka projektowa:  
**M STUDIO**  
**M STUDIO Maciej Wojnowski**  
 ul. Gen. Władysława Sikorskiego 11/17c  
 86-100 Świecie

Zamawiający:  
**Powiatowy Zarząd Dróg**  
 ul. Gen. Józefa Hallera 9  
 86-100 Świecie

Stadium:  
**Projekt Budowlano-Wykonawczy**

Temat:  
 Rozbudowa (przebudowa) drogi powiatowej nr 1265C Świątkatowo-Serock

Branża:  
 DROGOWA


Tytuł rysunku:  
 Projekt zagospodarowania terenu

SKALA 1:500


ZESPÓŁ PROJEKTOWY

Funkcja	Imię i Nazwisko	Numer uprawnień	Podpis
PROJEKTANT	mgr inż. Maciej Wojnowski	KUP/0118/PWOD/11	
SPRAWDZAJĄCY	mgr inż. Arkadiusz Mazany	KUP/0027/POOD/11	

data	nr rys.	faza	Tom
05.2019	2.10	PB-W	I

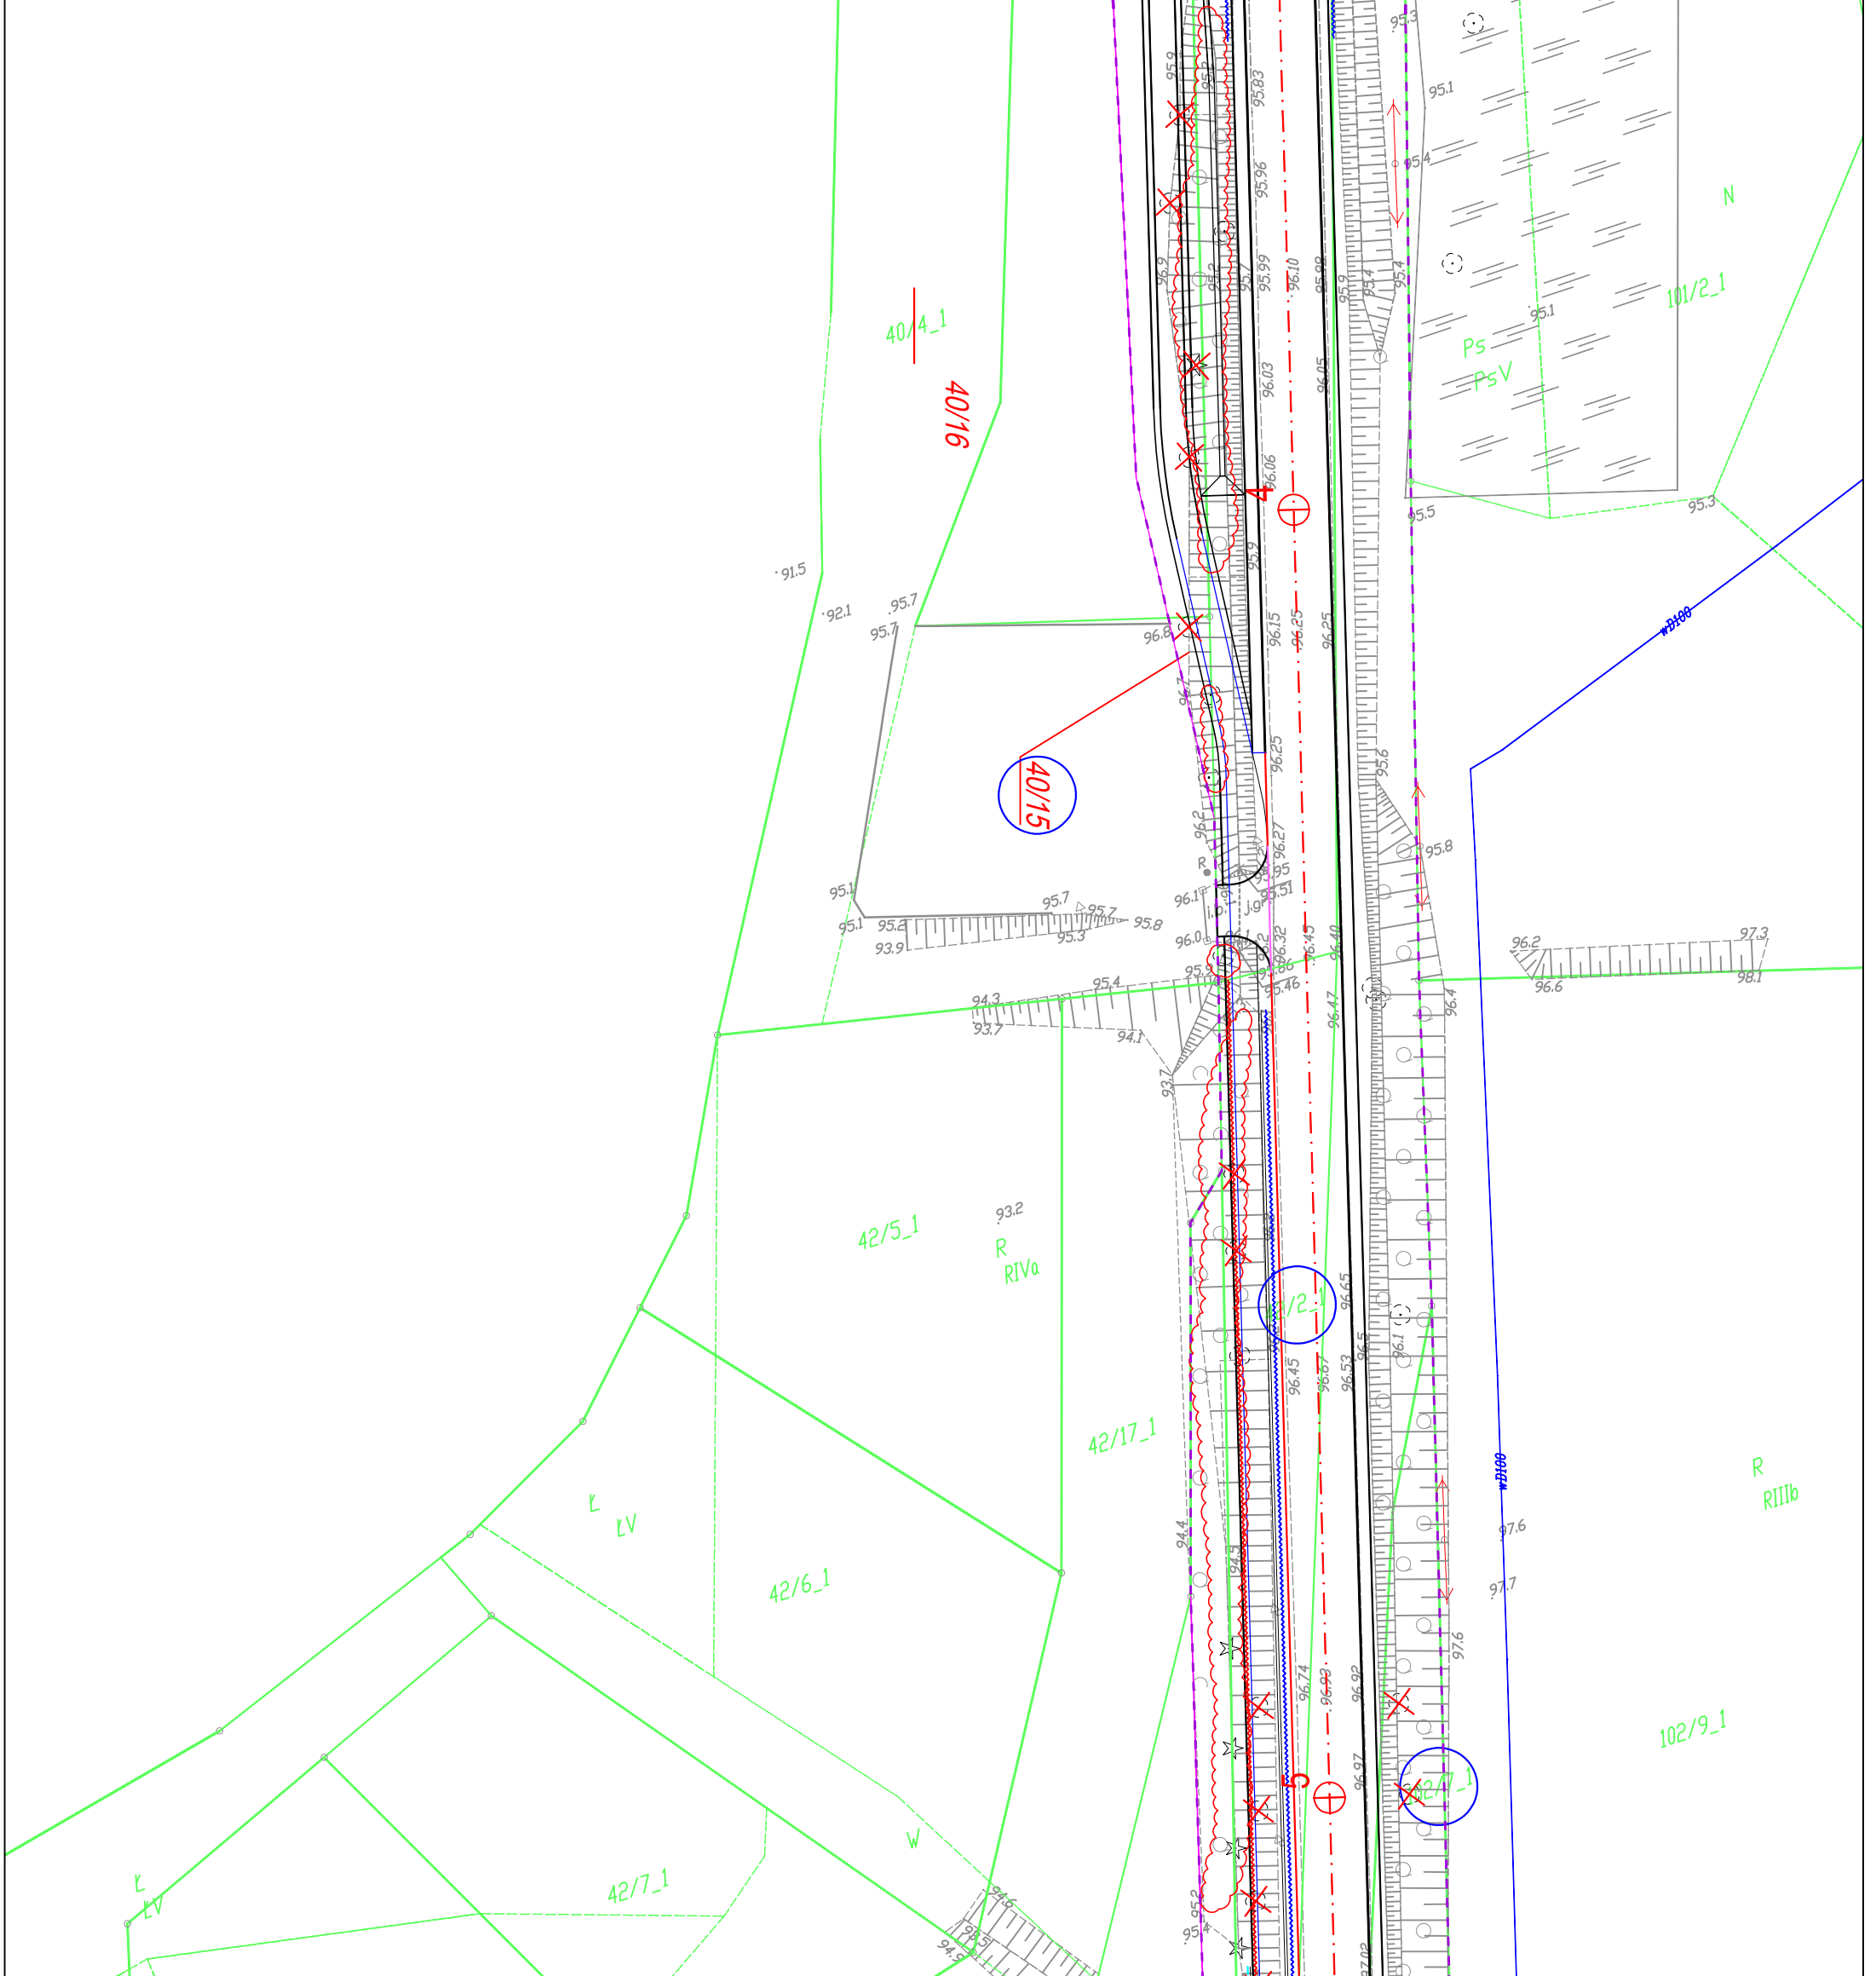


<b>M STUDIO</b> Jednostka projektowa: <b>M STUDIO Maciej Wojnowski</b> ul. Gen. Władysława Sikorskiego 11/17c 86-100 Świecie		Zamawiający: <b>Powiatowy Zarząd Dróg</b> ul. Gen. Józefa Hallera 9 86-100 Świecie	
<b>Projekt Budowlano-Wykonawczy</b>			
Stadium: <b>Projekt Budowlano-Wykonawczy</b>			
Temat: Rozbudowa (przebudowa) drogi powiatowej nr 1265C Świątkatowo-Serock			
Branża: <b>DROGOWA</b>		Tytuł rysunku: <b>Projekt zagospodarowania terenu</b>	
Skala: <b>SKALA 1:500</b>		Branża: <b>DROGOWA</b>	
<b>ZESPÓŁ PROJEKTOWY</b>			
Funkcja: PROJEKTANT branża drogową	Imię i Nazwisko: mgr inż. Maciej Wojnowski	Numer uprawnień: KUP/0118/PWOD/11	Podpis: 
SPRAWDZAJĄCY branża drogową	mgr inż. Arkadiusz Mazany	KUP/0027/POOD/11	
data: <b>05.2019</b>	nr rys.: <b>2.11</b>	faza: <b>PB-W</b>	Tom: <b>I</b>

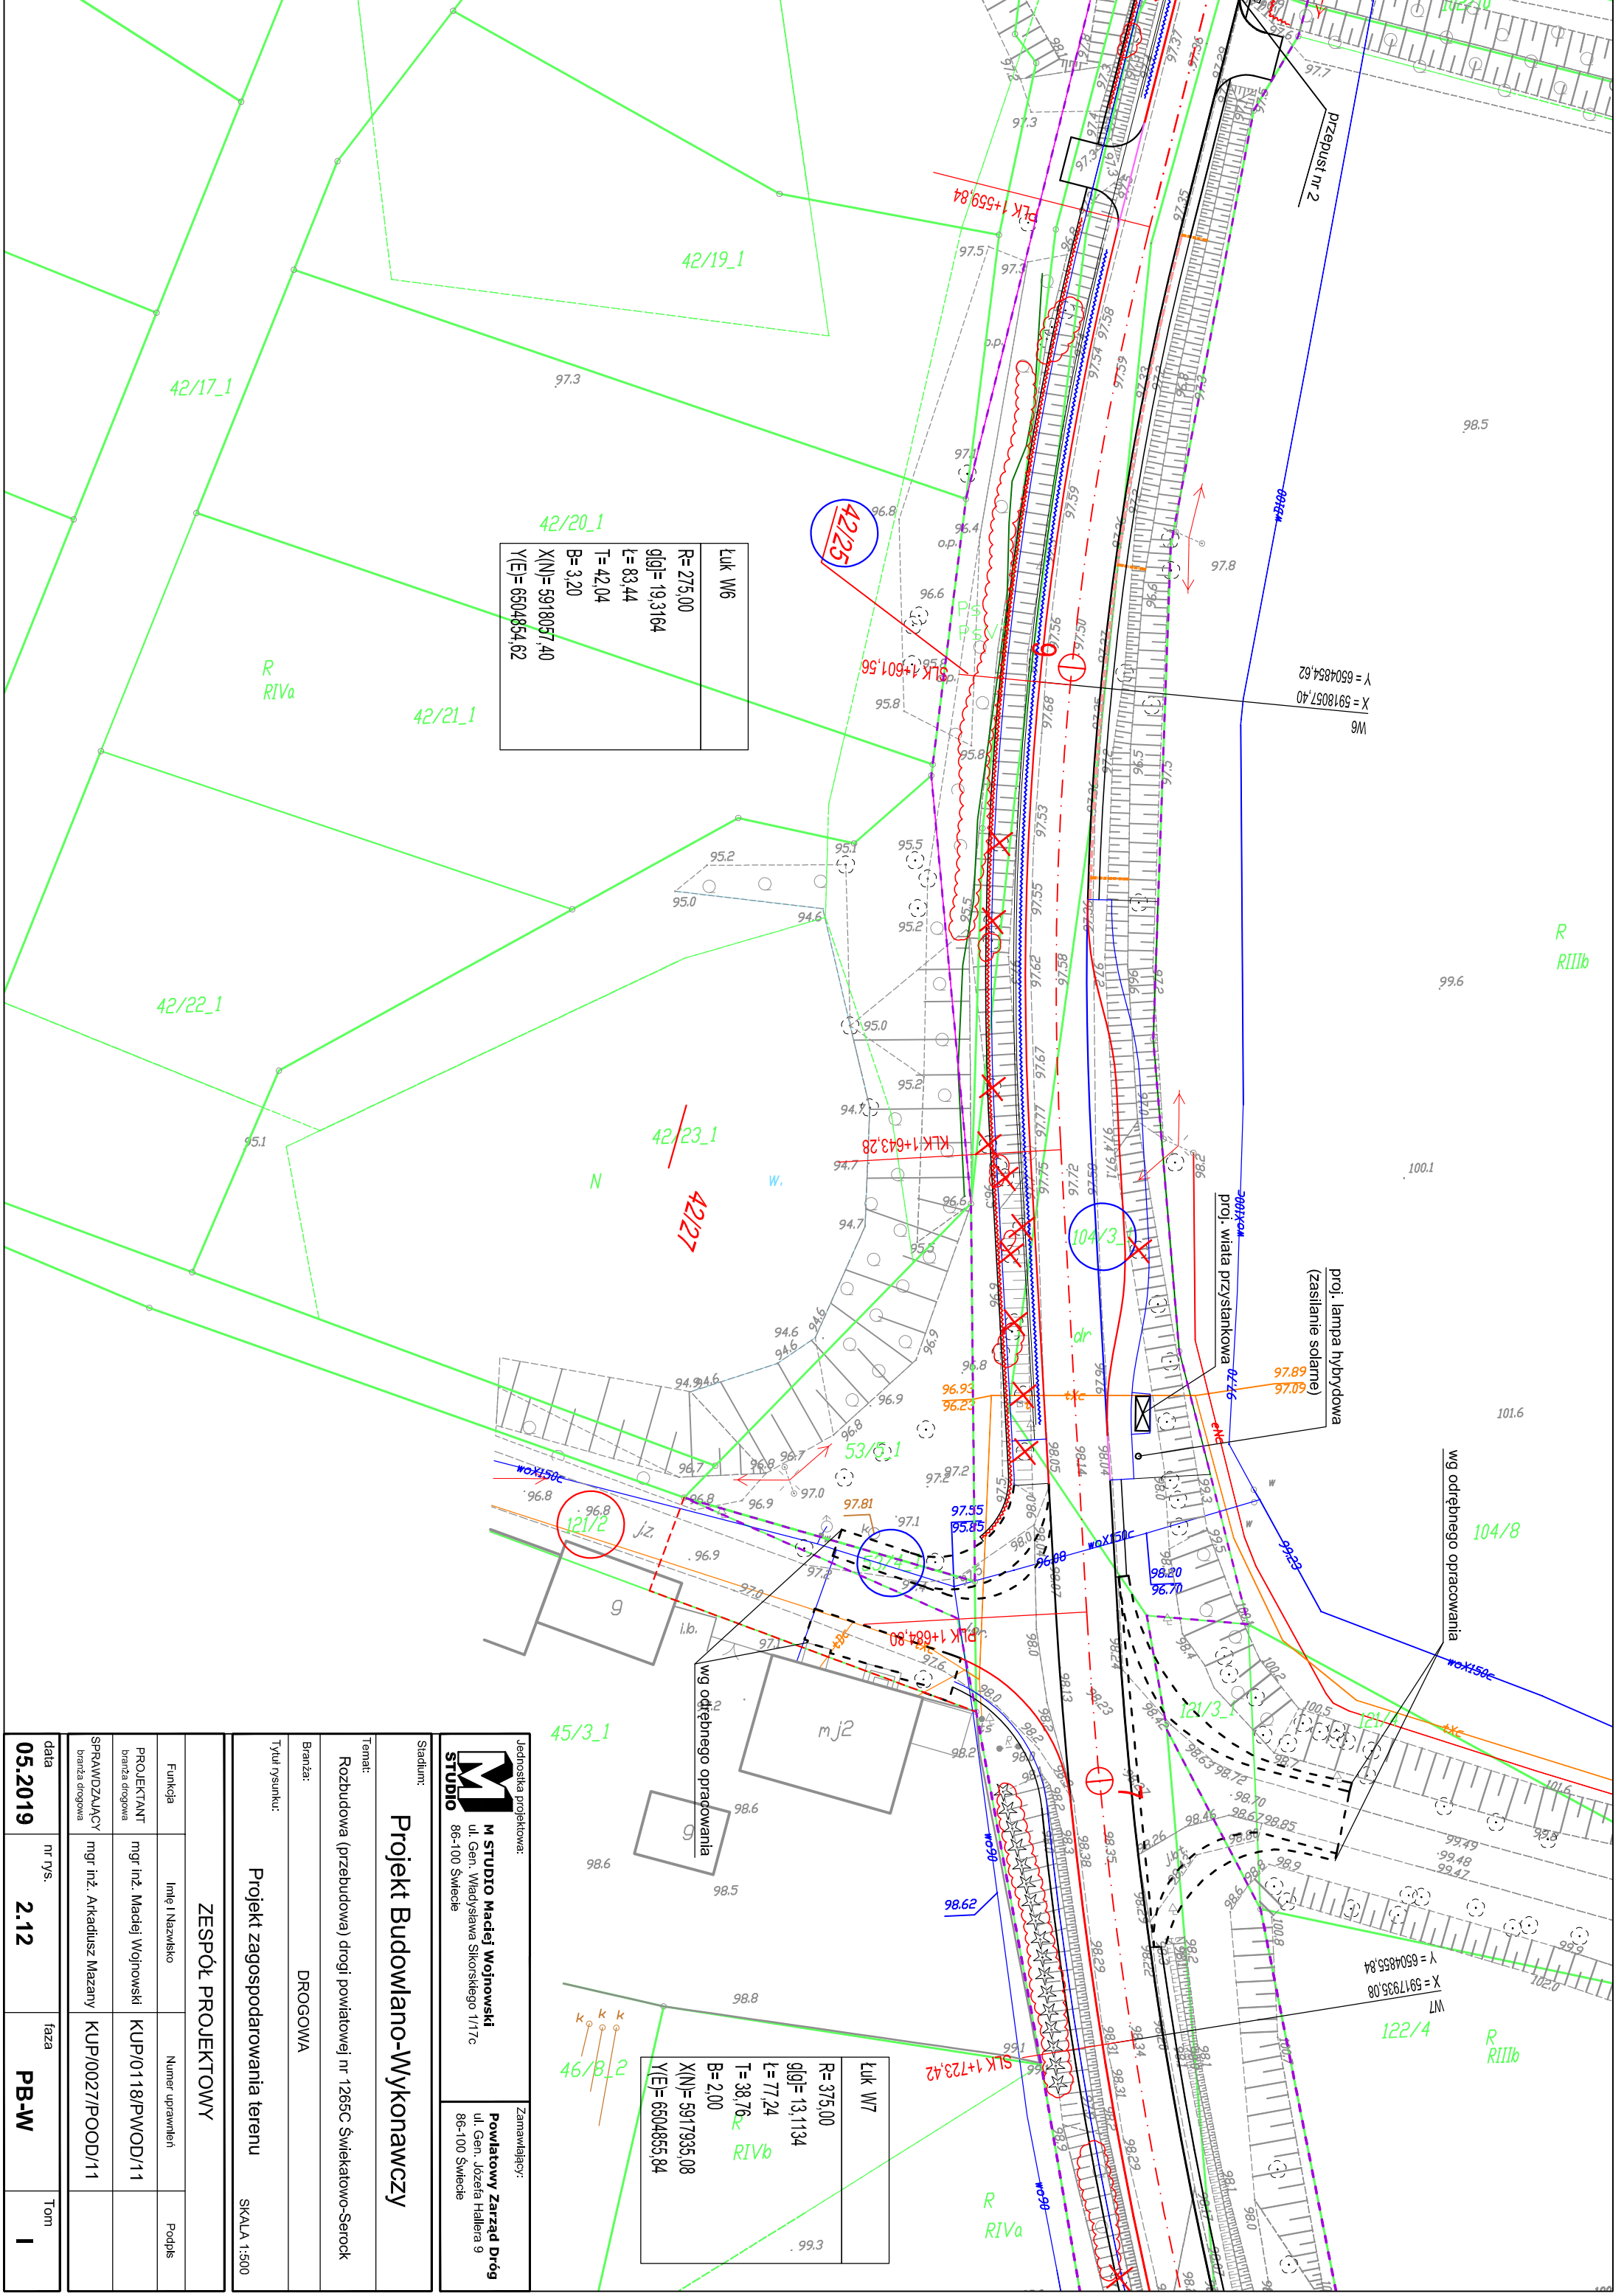

Luk W6	
R=275,00	g g =19,3164
L=83,44	T=42,04
B=3,20	X(N)=5918057,40
Y(E)=6504854,62	


Luk W7	
R=375,00	g g =13,1134
L=77,24	T=38,76
B=2,00	X(N)=5917935,08
Y(E)=6504855,84	

Jednostka projektowa:		Zamawiający:	
<b>M STUDIO</b> M STUDIO Maciej Wojnowski ul. Gen. Władysława Sikorskiego 1/177c 86-100 Świecie		Powiatowy Zarząd Dróg ul. Gen. Józefa Hallera 9 86-100 Świecie	
Stadium: <b>Projekt Budowlano-Wykonawczy</b>			
Temat: <b>Rozbudowa (przebudowa) drogi powiatowej nr 1265C Świątkowo-Serock</b>			
Branża: <b>DROGOWA</b>		Projekt zagospodarowania terenu	
Tytuł rysunku: <b>Projekt zagospodarowania terenu</b>		SKALA 1:500	
ZESPÓŁ PROJEKTOWY			
Funkcja	Imię i Nazwisko	Numer uprawnień	Podpis
PROJEKTANT	mgr inż. Maciej Wojnowski	KUP/0118/PWOD/11	
SPRAWDZAJĄCY	mgr inż. Arkadiusz Mazany	KUP/0027/POOD/11	
data	nr rys.	faza	Tom
05.2019	2.12	PB-W	I

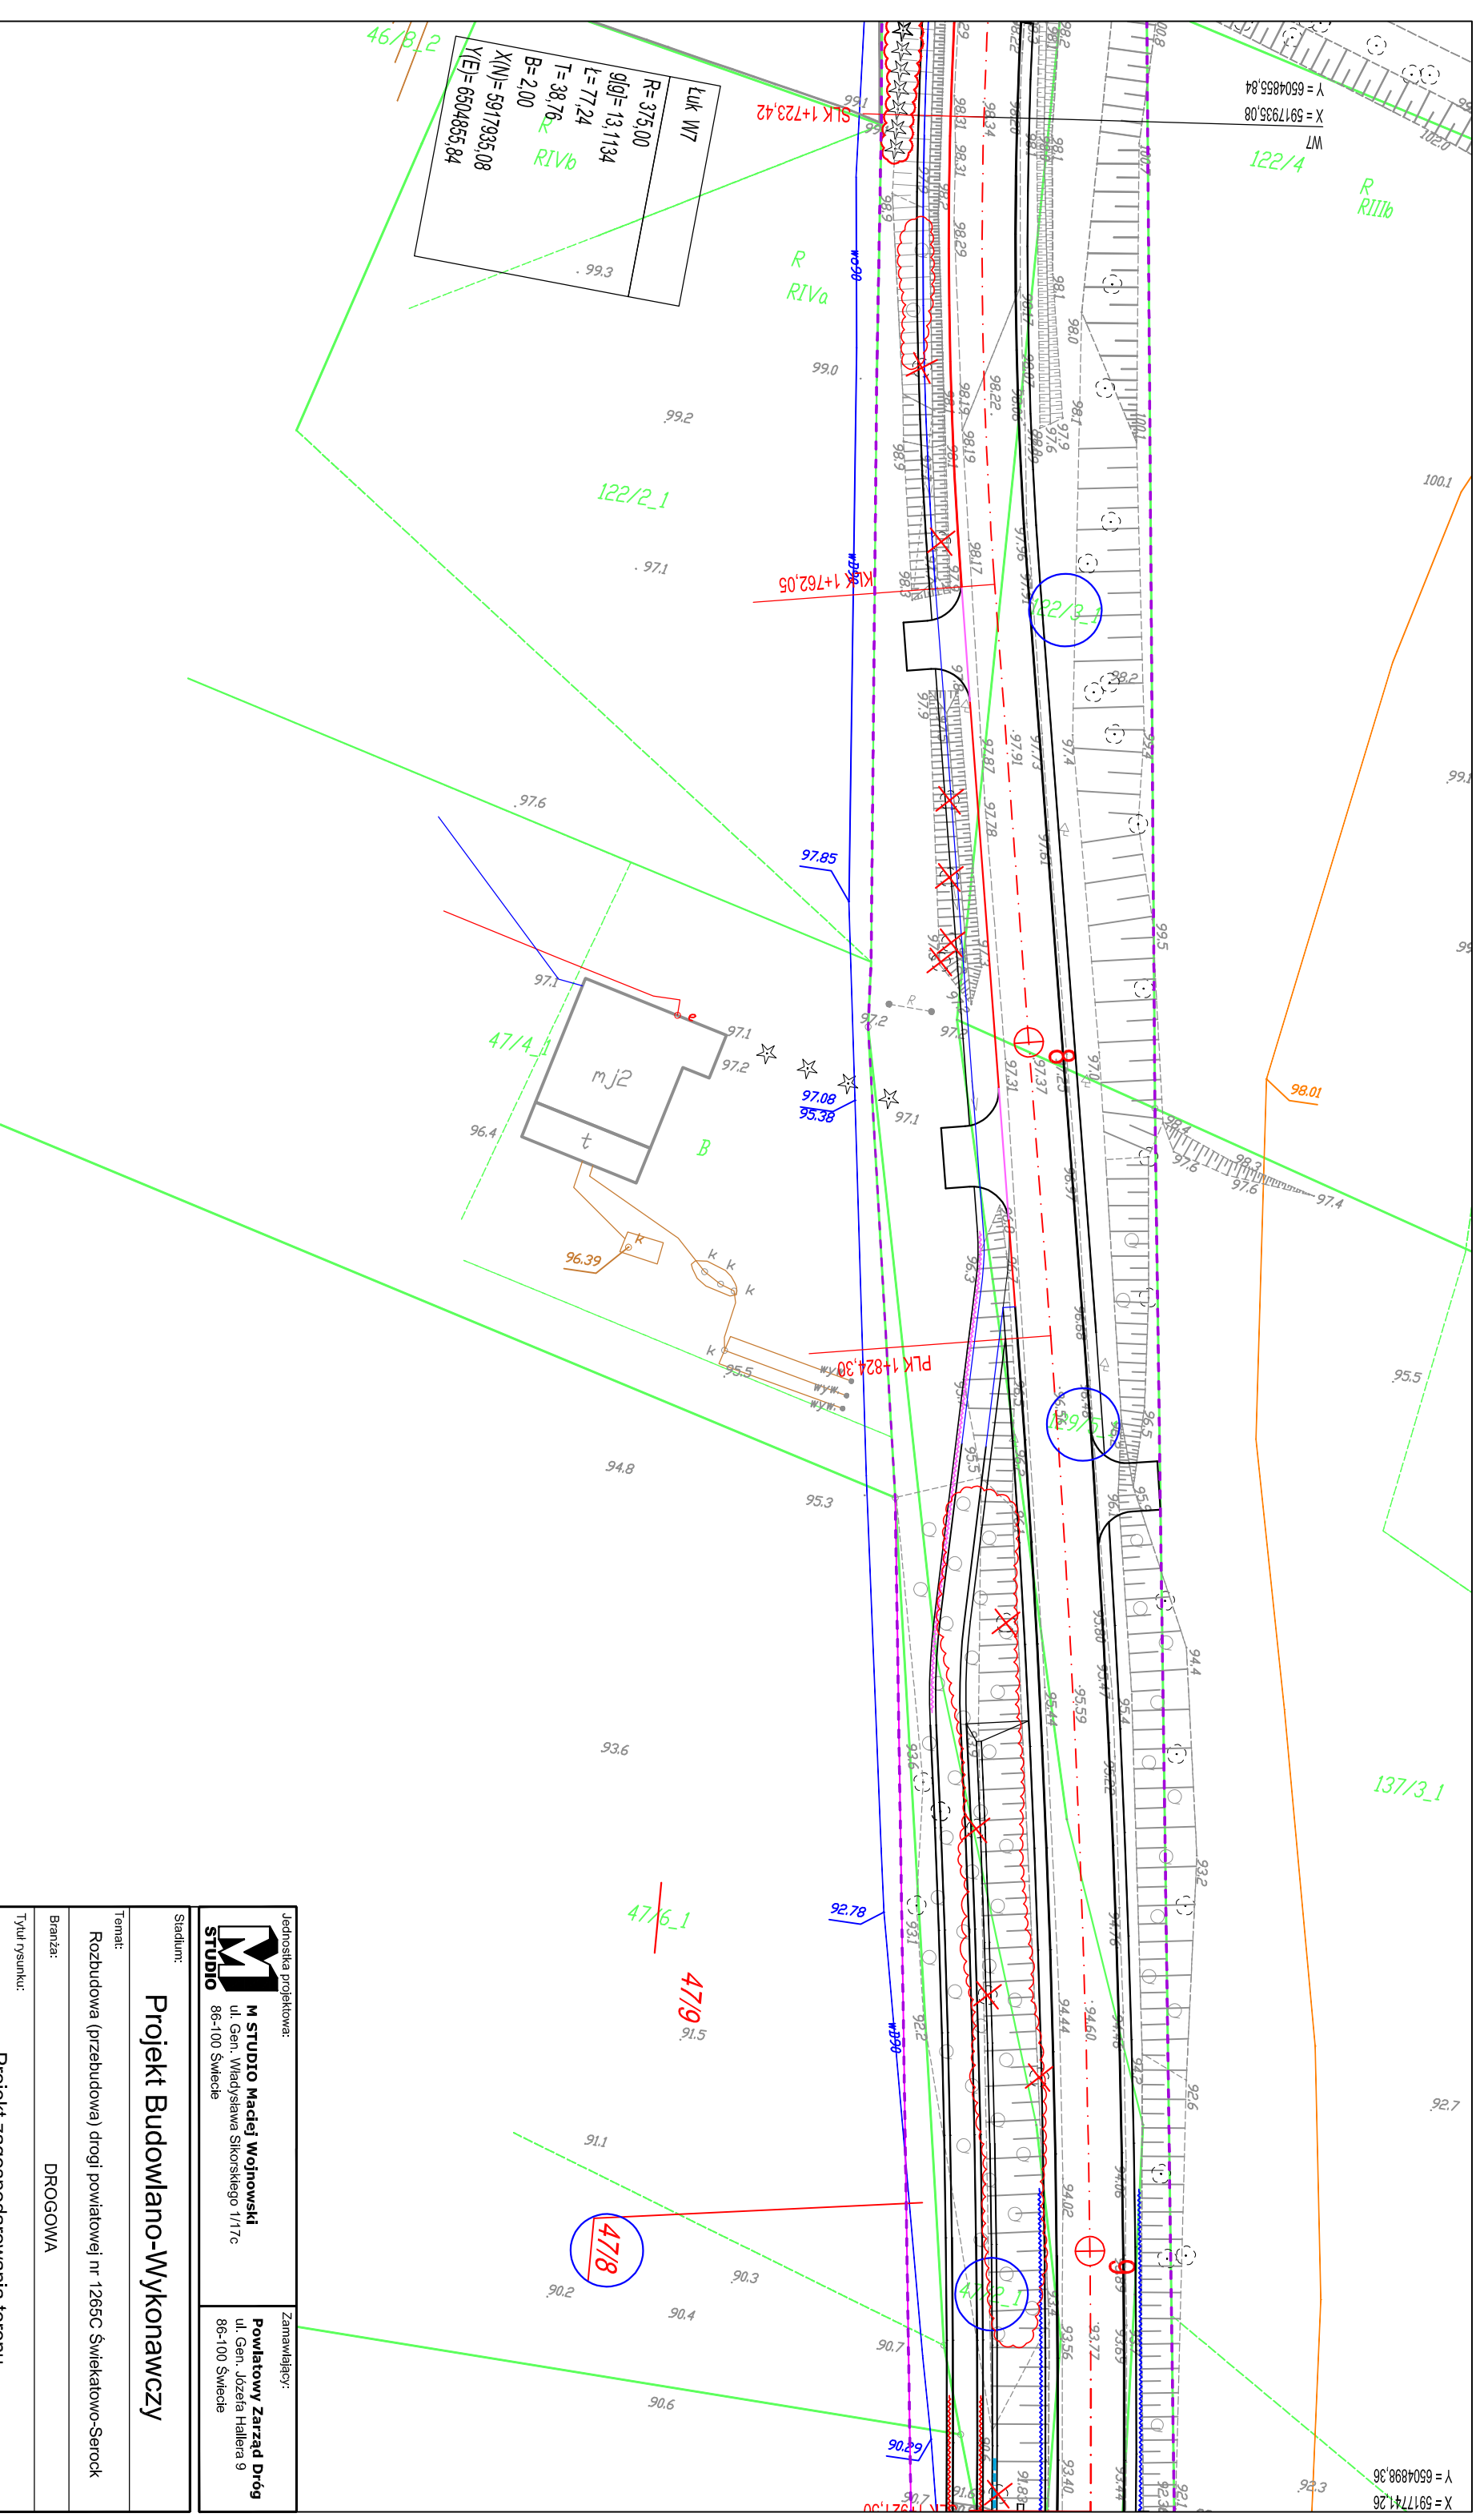

Linik W17	
R = 375,00	
g[gr] = 13,1134	
t = 77,24	
T = 38,76	
B = 2,00	
X(N) = 5917935,08	
Y(E) = 6504855,84	

Jednostka projektowa:		Zamawiający:	
<b>M STUDIO</b>		<b>Powiatowy Zarząd Dróg</b>	
M. Studio Maciej Wojnowski ul. Gen. Władysława Sikorskiego 11/17c 86-100 Świecie		ul. Gen. Józefa Hallera 9 86-100 Świecie	
<b>Projekt Budowlano-Wykonawczy</b>			
Stadium:			
Rozbudowa (przebudowa) drogi powiatowej nr 1265C Świątkowo-Serock			
Temat:			
Branża: DROGOWA			
Tytuł rysunku: Projekt zagospodarowania terenu			
SKALA 1:500			
<b>ZESPÓŁ PROJEKTOWY</b>			
Funkcja	Imię i Nazwisko	Numer uprawnień	Podpis
PROJEKTANT	mgr inż. Maciej Wojnowski	KUP/0118/PWOD/11	
branża drogową			
SPRAWDZAJĄCY	mgr inż. Arkadiusz Mazany	KUP/0027/POOD/11	
branża drogową			
data	nr rys.	faza	Tom
05.2019	2.13	PB-W	I

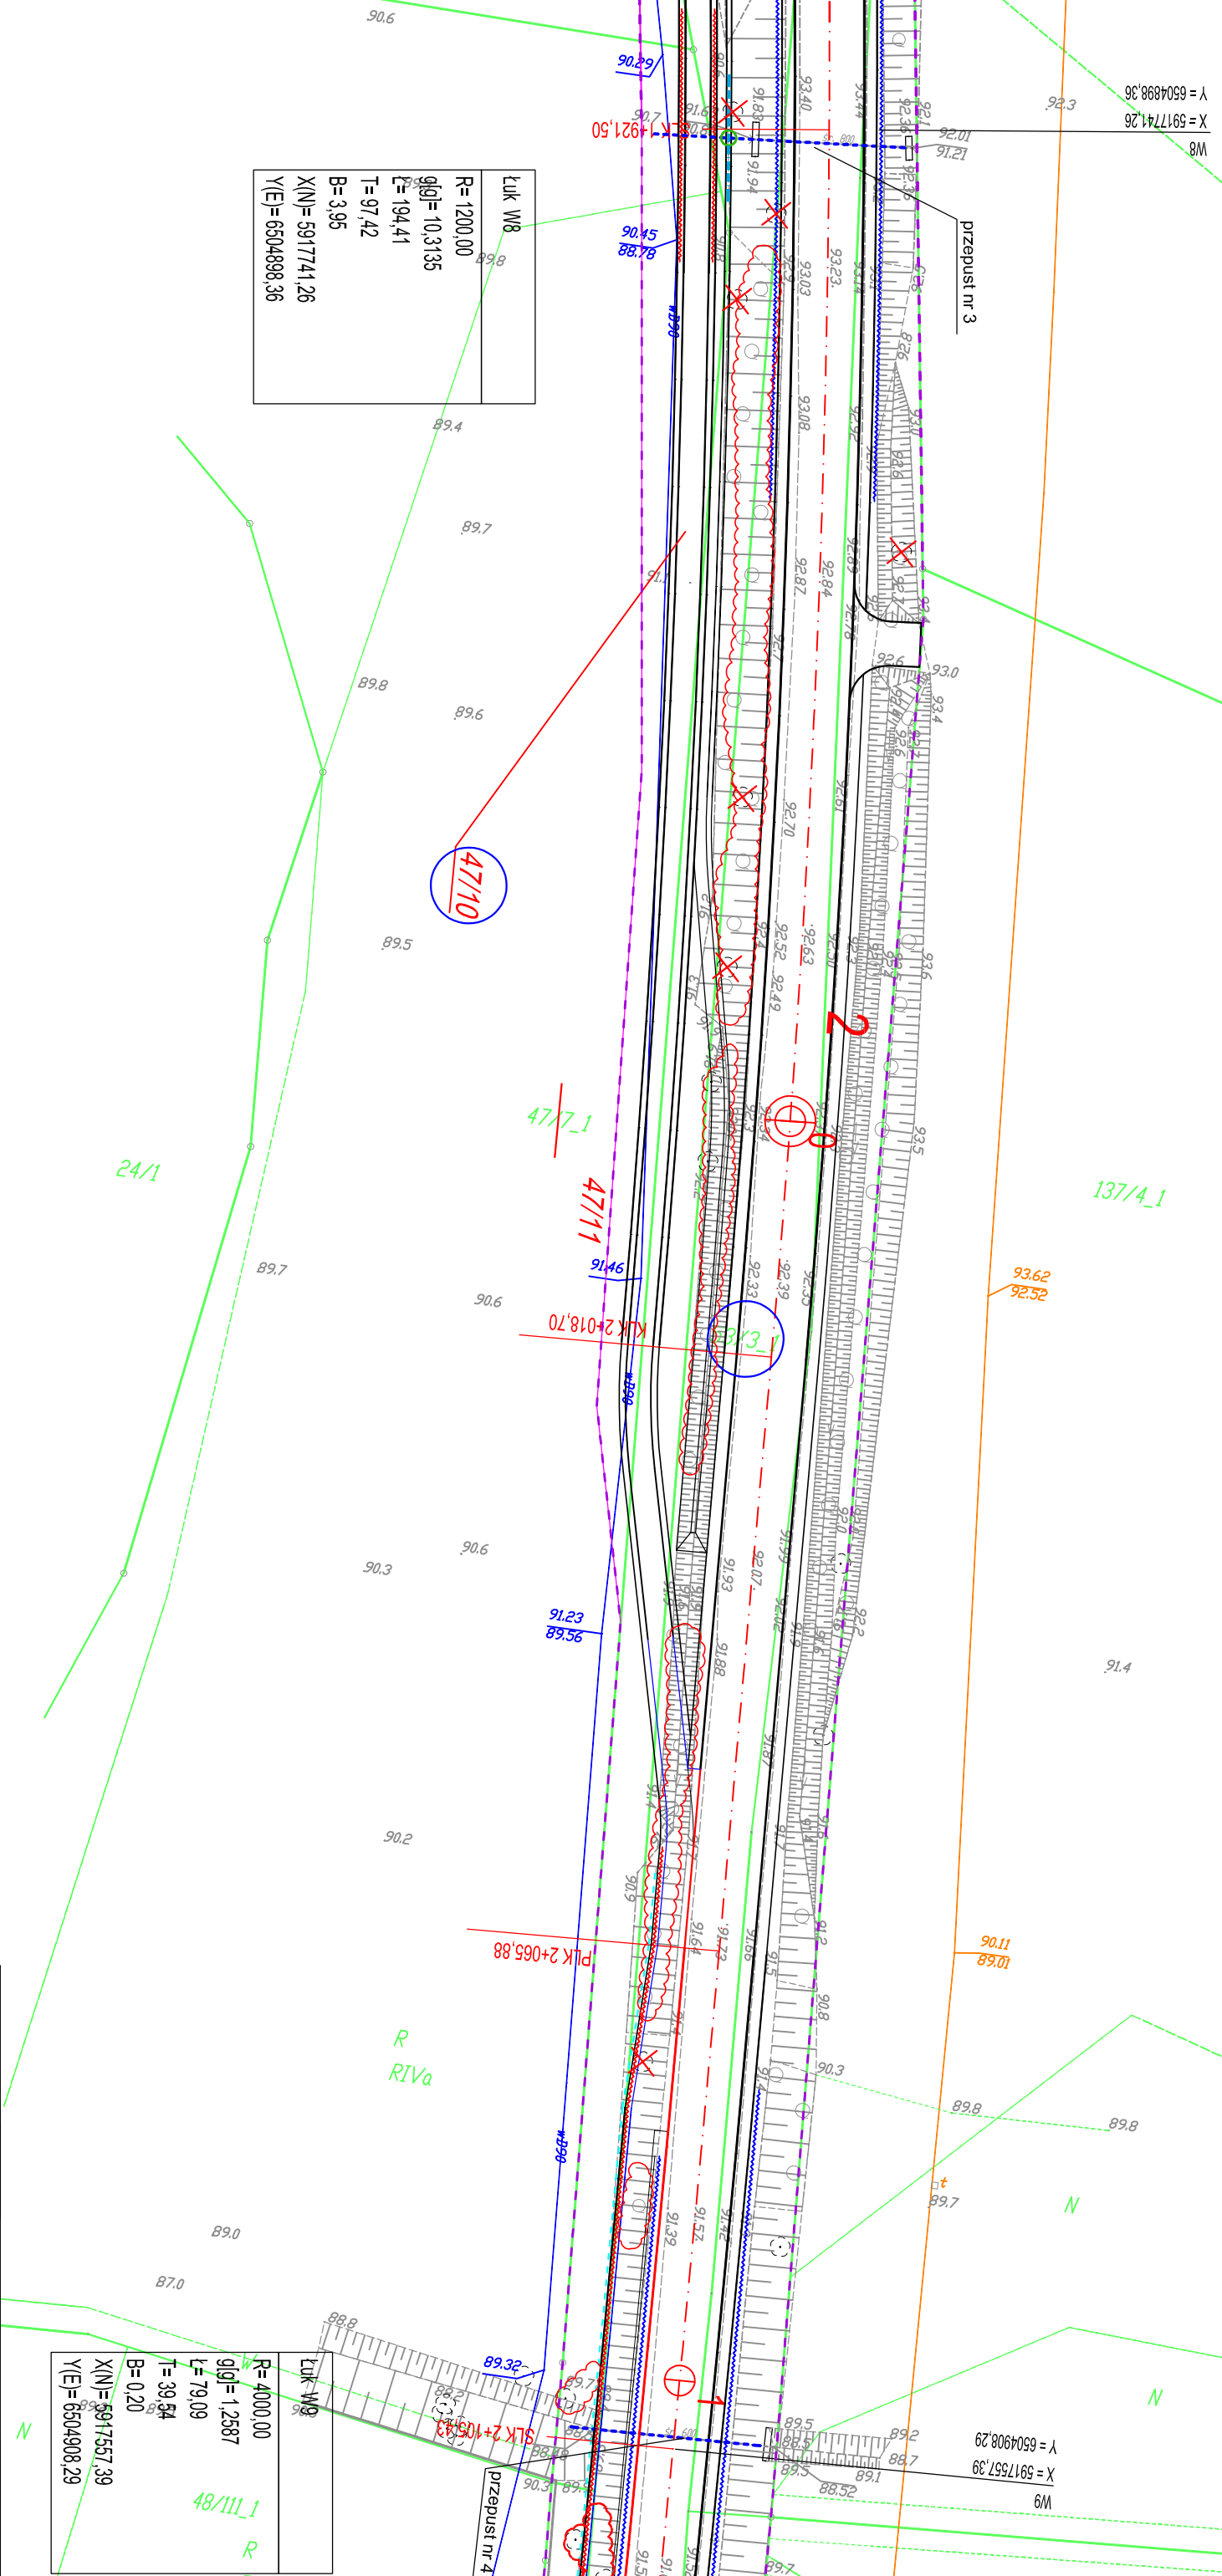

ŁUK W8	
R=1200,00	
g(g)=10,3135	
L=194,41	
T=97,42	
B=3,95	
X(N)=5917741,26	
Y(E)=6504988,36	

ŁUK W8	
R=4000,00	
g(g)=1,2587	
L=79,09	
T=39,54	
B=0,20	
X(N)=5917557,39	
Y(E)=6504908,29	

Jednostka projektowa:  
**M STUDIO**  
**M STUDIO Maciej Wojnowski**  
 ul. Gen. Władysława Sikorskiego 11/17c  
 86-100 Świecie

Zamawiający:  
**Powiatowy Zarząd Dróg**  
 ul. Gen. Józefa Hallera 9  
 86-100 Świecie

Stadium:  
**Projekt Budowlano-Wykonawczy**


Temat:  
 Rozbudowa (przebudowa) drogi powiatowej nr 1265C Świątkowo-Serock

Branża:  
 DROGOWA

Tytuł rysunku:  
 Projekt zagospodarowania terenu

SKALA 1:500

ZESPÓŁ PROJEKTOWY		
Funkcja	Imię i Nazwisko	Numer uprawnień
PROJEKTANT	mgr inż. Maciej Wojnowski	KUP/0118/PWOD/11
SPRAWDZAJĄCY	mgr inż. Arkadiusz Mazany	KUP/0027/POOD/11
data	nr rys.	faza
05.2019	2.14	PB-W
		Tom
		I

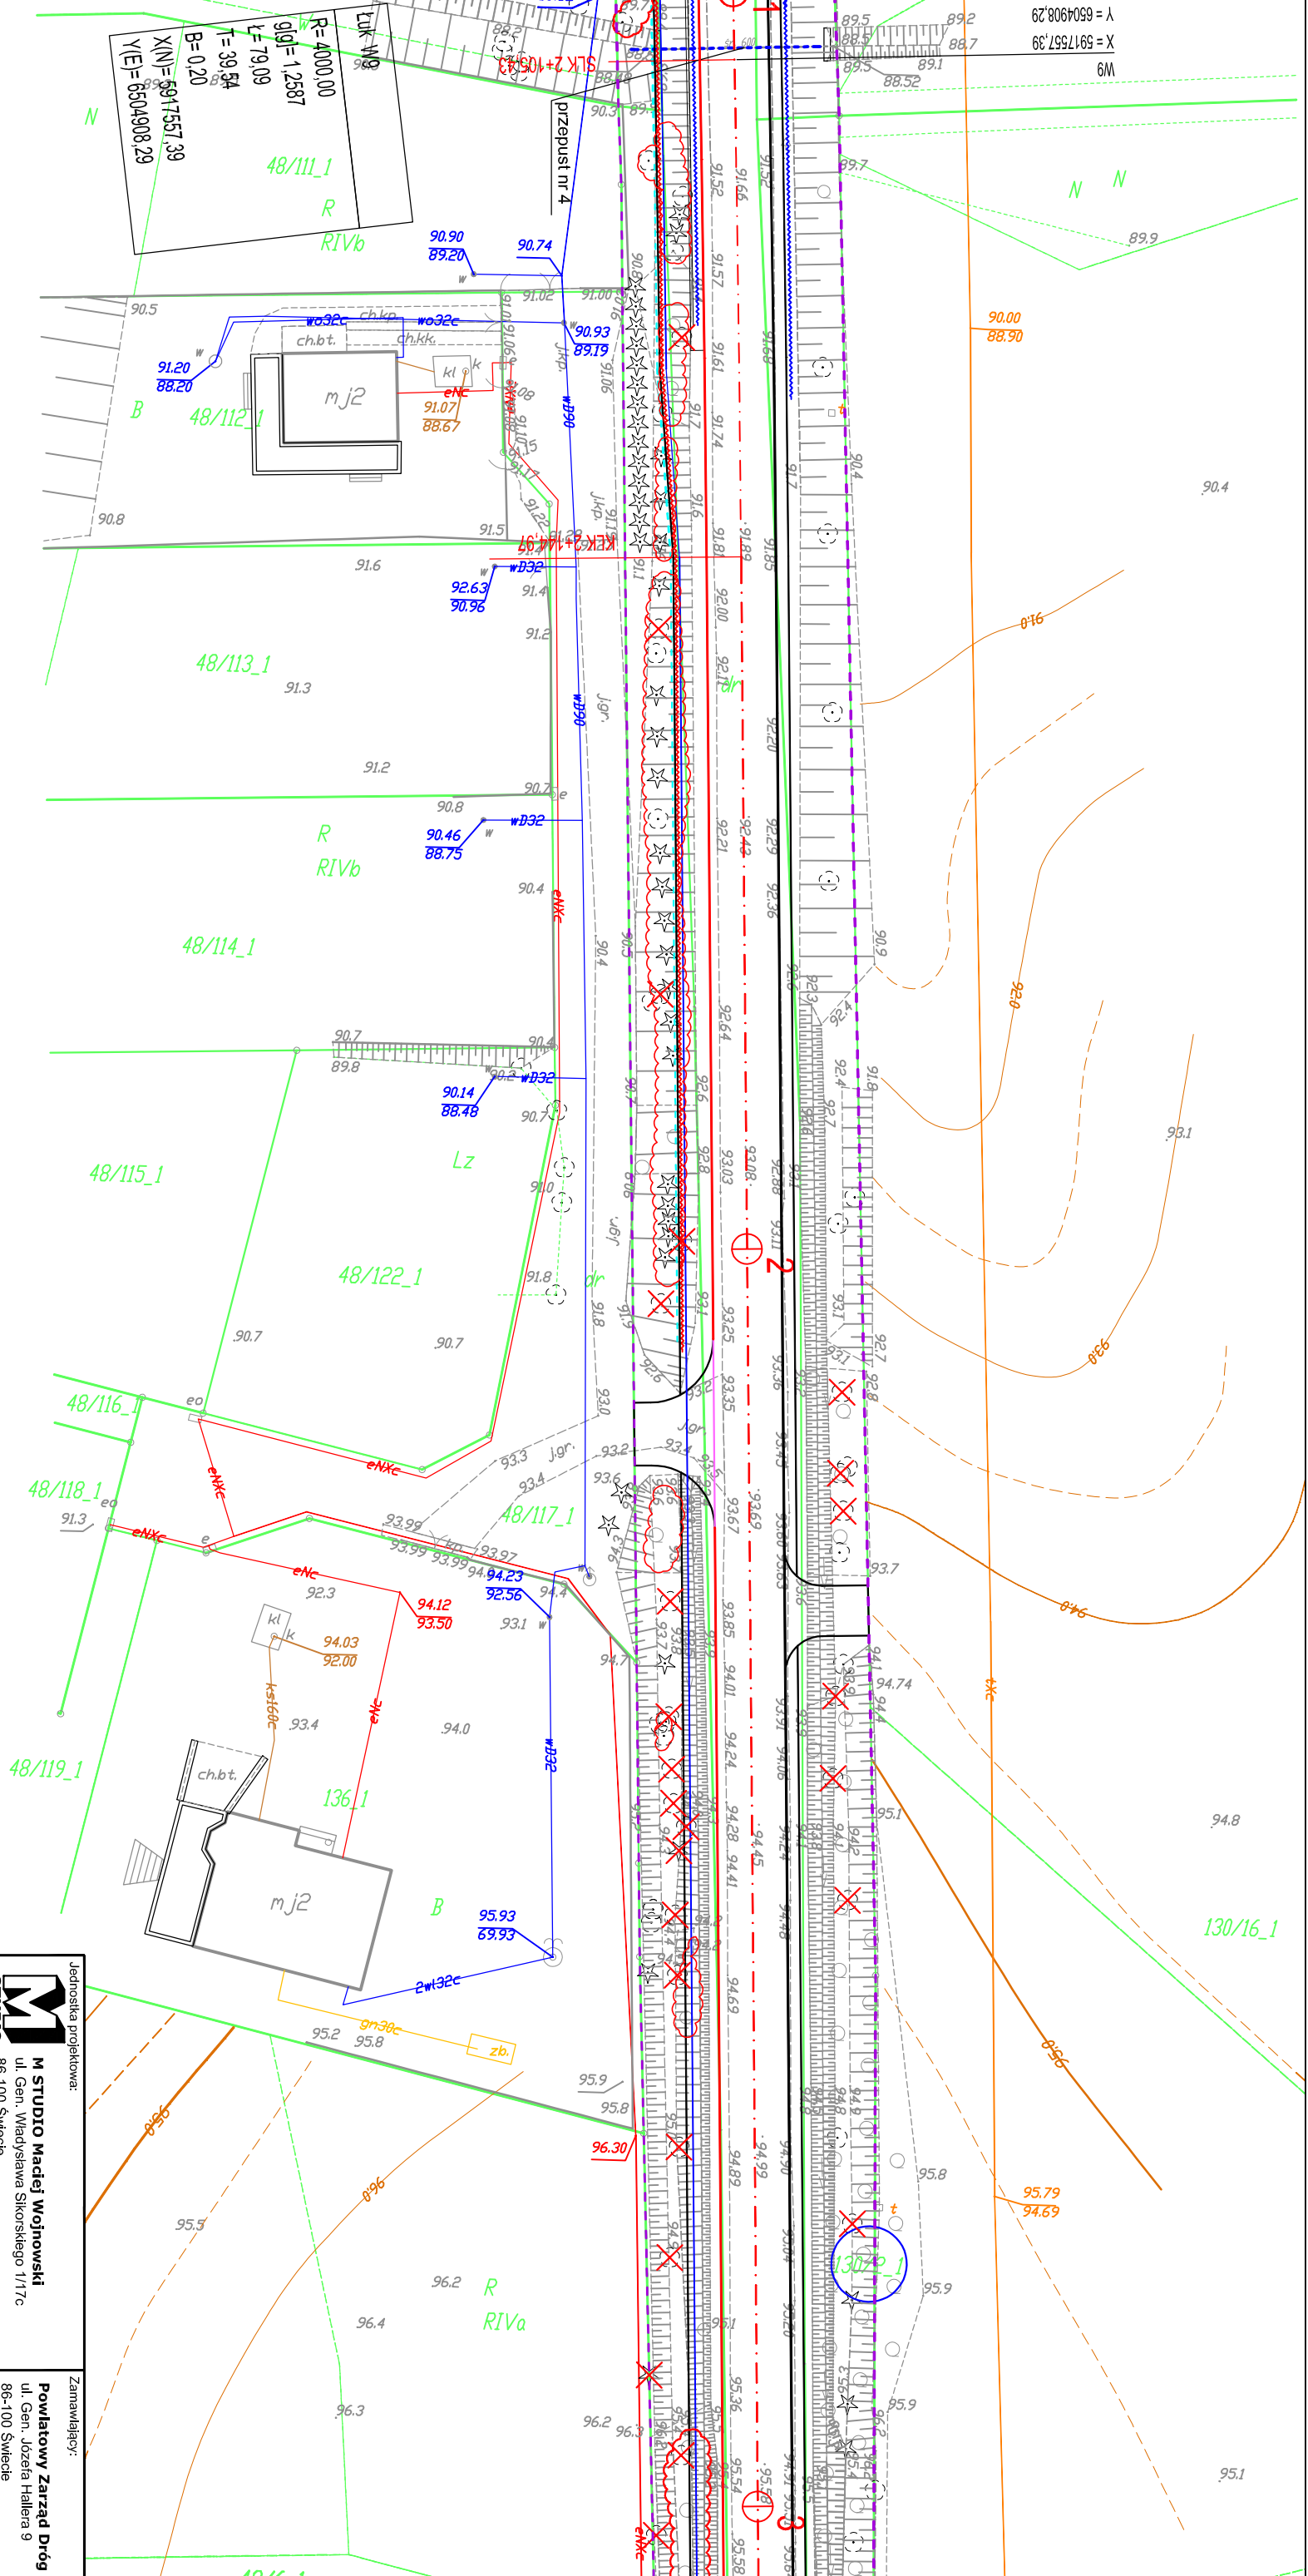

Jednostka projektowa:  
**M STUDIO**  
**M STUDIO Maciej Wojnowski**  
 ul. Gen. Władysława Sikorskiego 11/17c  
 86-100 Świecie

Zamawiający:  
**Powiatowy Zarząd Dróg**  
 ul. Gen. Józefa Hallera 9  
 86-100 Świecie

Stadium:  
**Projekt Budowlano-Wykonawczy**


Temat:  
 Rozbudowa (przebudowa) drogi powiatowej nr 1265C Świątkowo-Serock

Branża:  
 DROGOWA

Tytuł rysunku:  
 Projekt zagospodarowania terenu

ZESPÓŁ PROJEKTOWY		
Funkcja	Imię i Nazwisko	Numer uprawnień
PROJEKTANT	mgr inż. Maciej Wojnowski	KUP/0118/PWOD/11
SPRAWDZAJĄCY	mgr inż. Arkadiusz Mazany	KUP/0027/POOD/11
branża drogową		
data	nr rys.	faza
05.2019	2.15	PB-W
		Tom
		I

SKALA 1:500

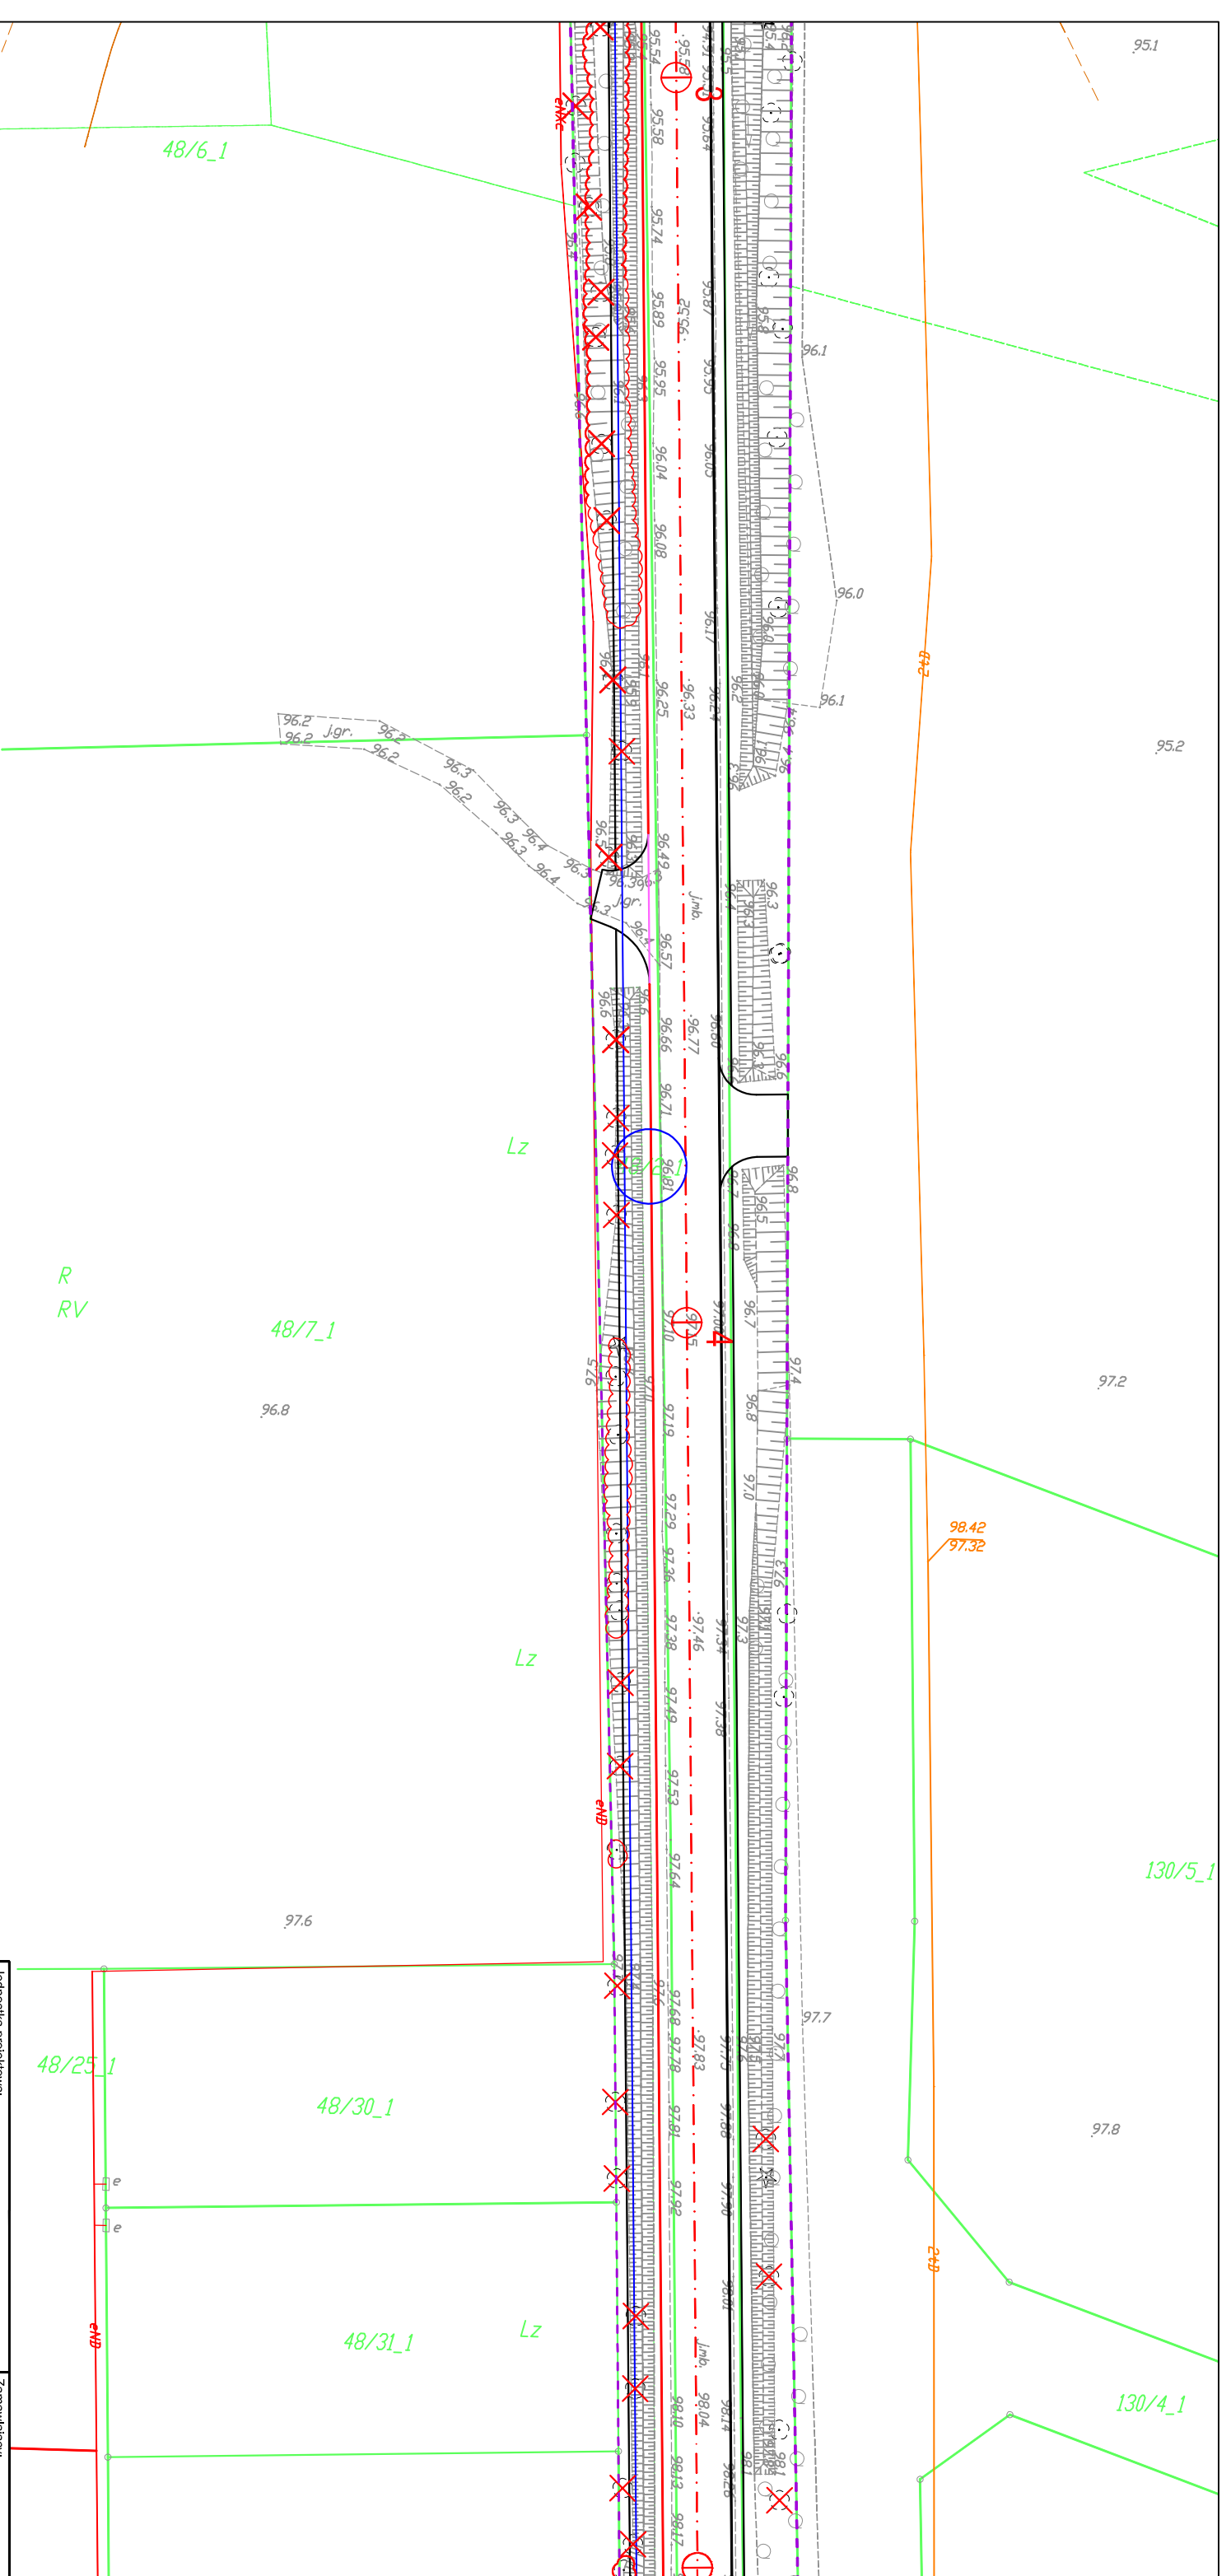

Jednostka projektowa:  
**M STUDIO**  
**M STUDIO Maciej Wojnowski**  
 ul. Gen. Władysława Sikorskiego 11/17c  
 86-100 Świecie

Zamawiający:  
**Powiatowy Zarząd Dróg**  
 ul. Gen. Józefa Hallera 9  
 86-100 Świecie

Stadium:  
**Projekt Budowlano-Wykonawczy**

Temat:  
 Rozbudowa (przebudowa) drogi powiatowej nr 1265C Świątkowo-Serock


Branża:  
 DROGOWA

Tytuł rysunku:  
 Projekt zagospodarowania terenu

SKALA 1:500

ZESPÓŁ PROJEKTOWY			
Funkcja	Imię i Nazwisko	Numer uprawnień	Podpis
PROJEKTANT	mgr inż. Maciej Wojnowski	KUP/0118/PWOD/11	
branża drogową			
SPRAWDZAJĄCY	mgr inż. Arkadiusz Mazany	KUP/0027/POOD/11	
branża drogową			
data	nr rys.	faza	Tom
05.2019	2.16	PB-W	I



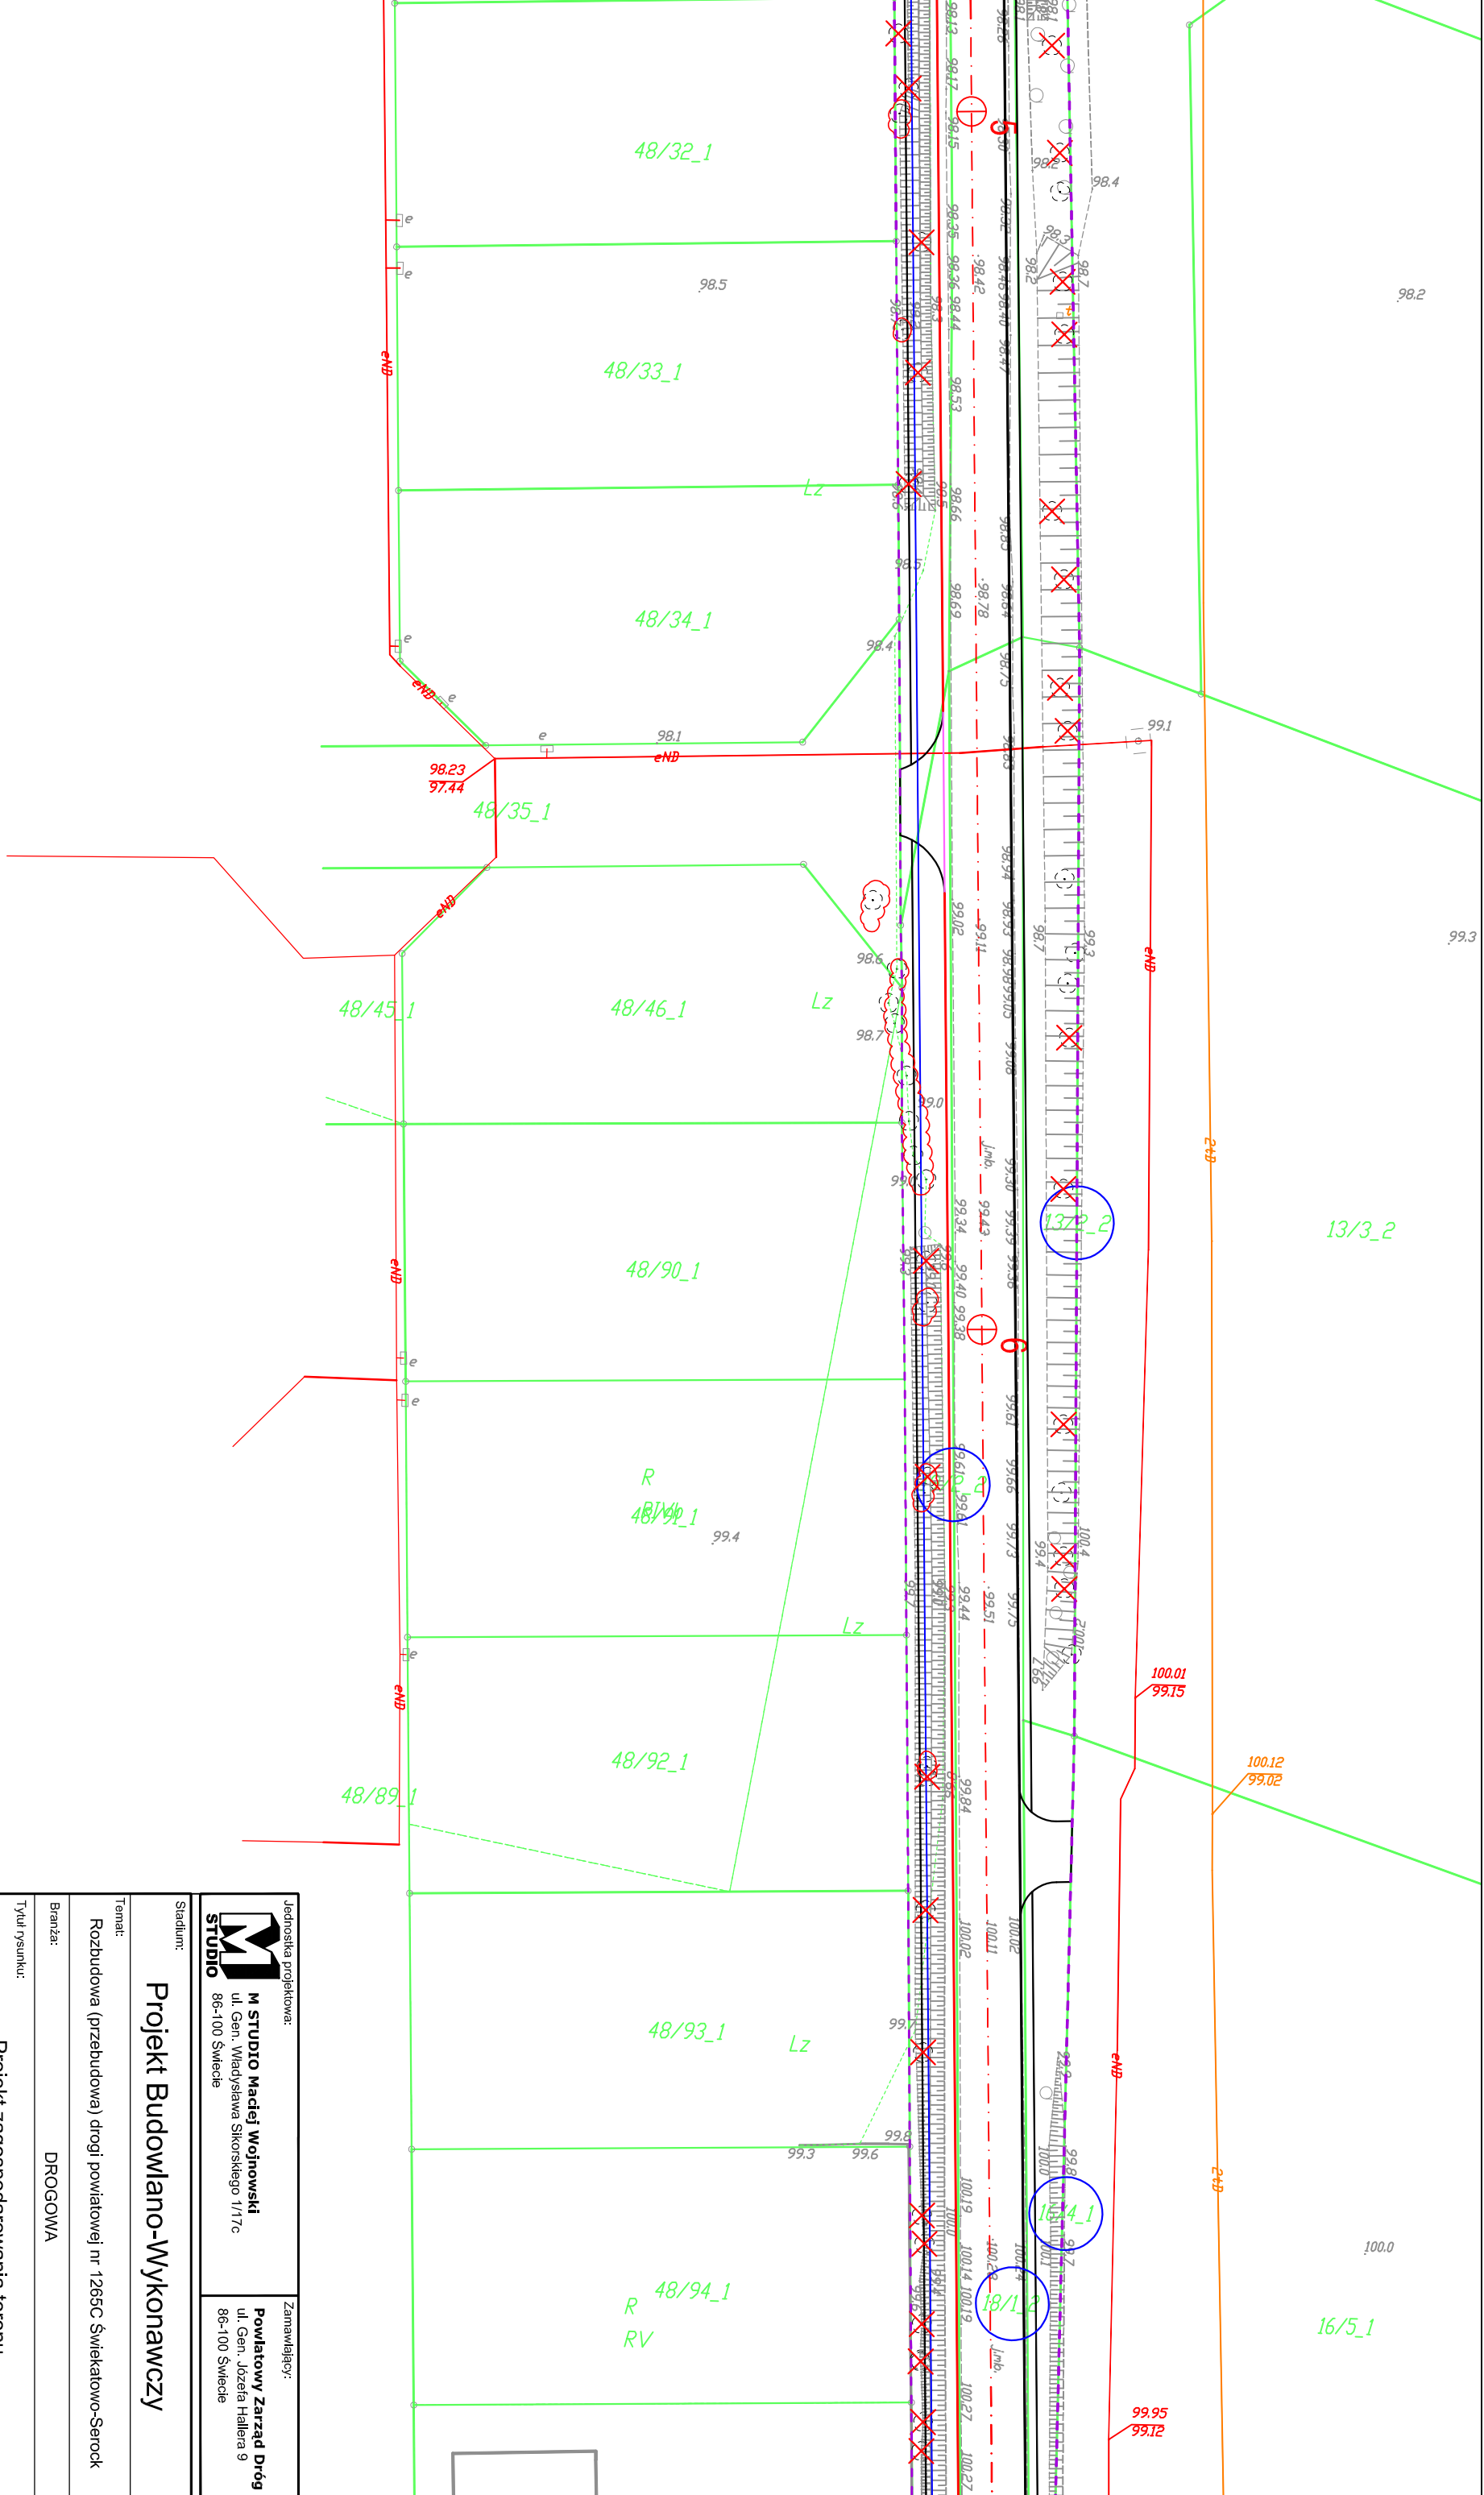

Jednostka projektowa:  
**M STUDIO**  
 ul. Gen. Władysława Sikorskiego 11/17c  
 86-100 Świecie

Zamawiający:  
**Powiatowy Zarząd Dróg**  
 ul. Gen. Józefa Hallera 9  
 86-100 Świecie

Stadium:  
**Projekt Budowlano-Wykonawczy**


Temat:  
 Rozbudowa (przebudowa) drogi powiatowej nr 1265C Świątkowo-Serock

Branża:  
 DROGOWA

Tytuł rysunku:  
 Projekt zagospodarowania terenu

ZESPÓŁ PROJEKTOWY		
Funkcja	Imię i Nazwisko	Numer uprawnień
PROJEKTANT	mgr inż. Maciej Wojnowski	KUP/0118/PWOD/11
SPRAWDZAJĄCY	mgr inż. Arkadiusz Mazany	KUP/0027/POOD/11
branża drogową		
data	nr rys.	faza
05.2019	2.17	PB-W
		Tom
		I

SKALA 1:500

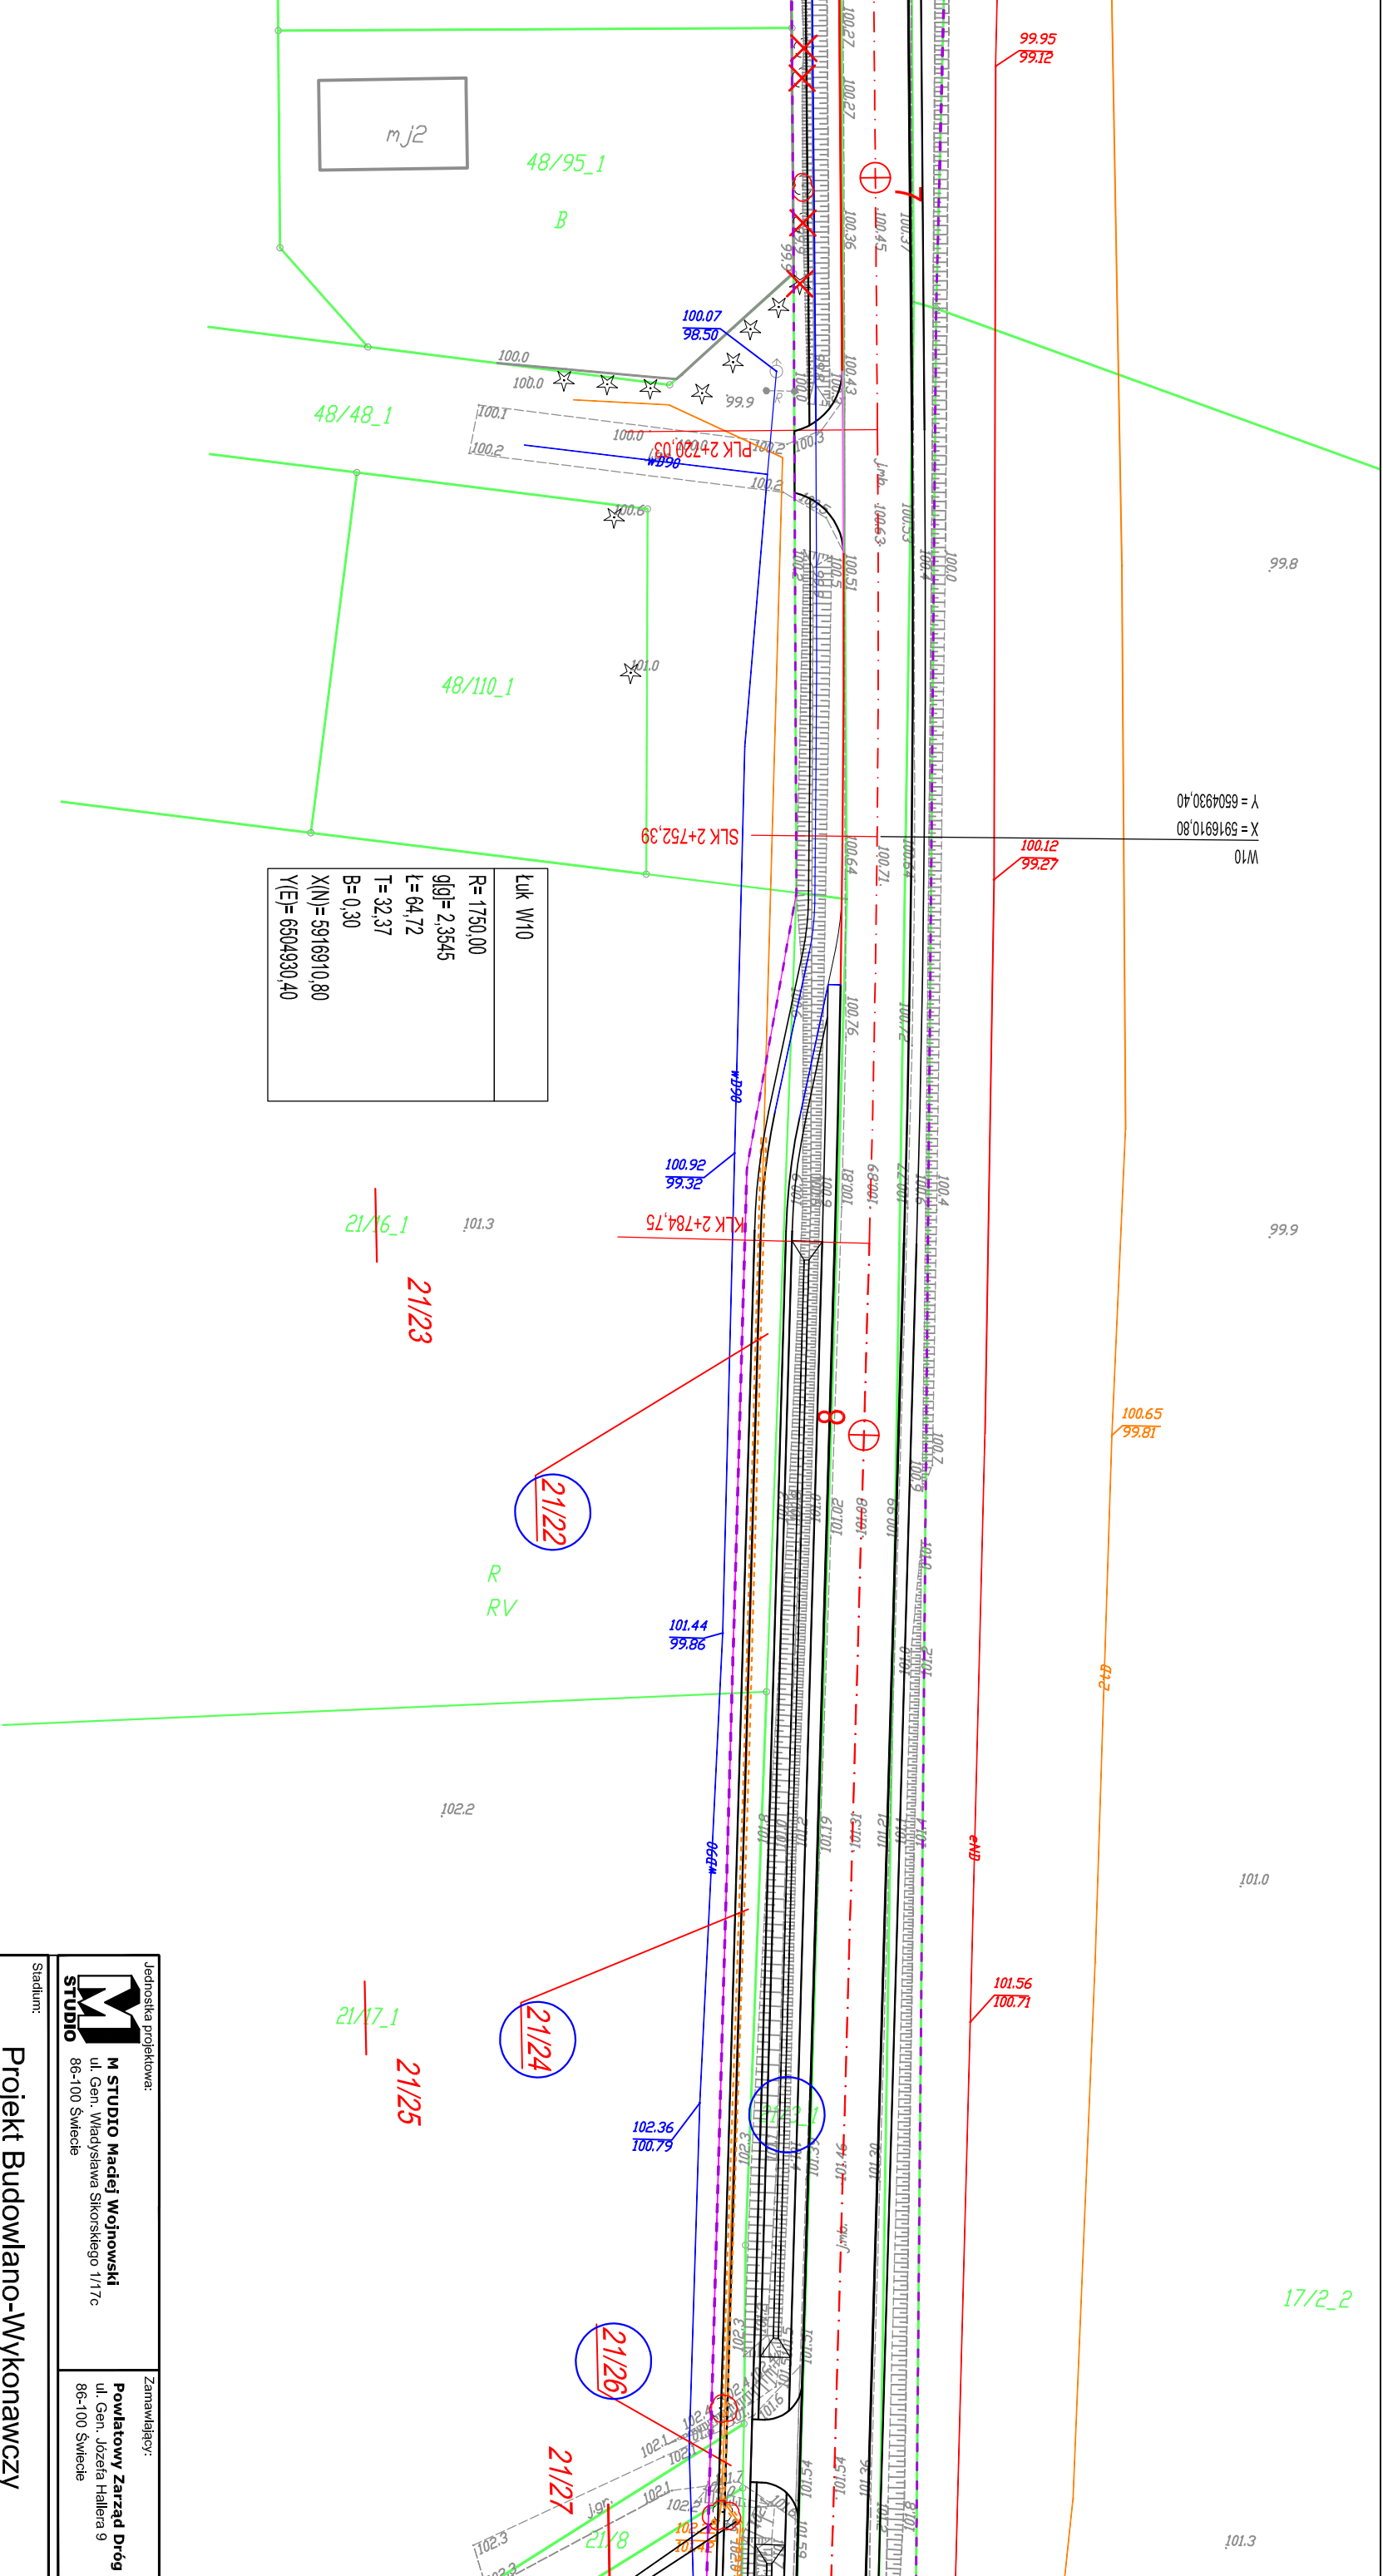


Jednostka projektowa: **M STUDIO**  
 ul. Gen. Władysława Sikorskiego 11/17c  
 86-100 Świecie

Zamawiający: **Powiatowy Zarząd Dróg**  
 ul. Gen. Józefa Hallera 9  
 86-100 Świecie

Stadium: **Projekt Budowlano-Wykonawczy**  
 Temat: **Rozbudowa (przebudowa) drogi powiatowej nr 1265C Świątkatowo-Serock**  
 Branża: **DROGOWA**  
 Tytuł rysunku: **Projekt zagospodarowania terenu**  
 SKALA 1:500


ZESPÓŁ PROJEKTOWY			
Funkcja	Imię i Nazwisko	Numer uprawnień	Podpis
PROJEKTANT	mgr inż. Maciej Wojnowski	KUP/0118/PWOD/11	
SPRAWDZAJĄCY	mgr inż. Arkadiusz Mazany	KUP/0027/POOD/11	
branża drogową			

data: **05.2019** nr rys.: **2.18** faza: **PB-W** Tom: **I**

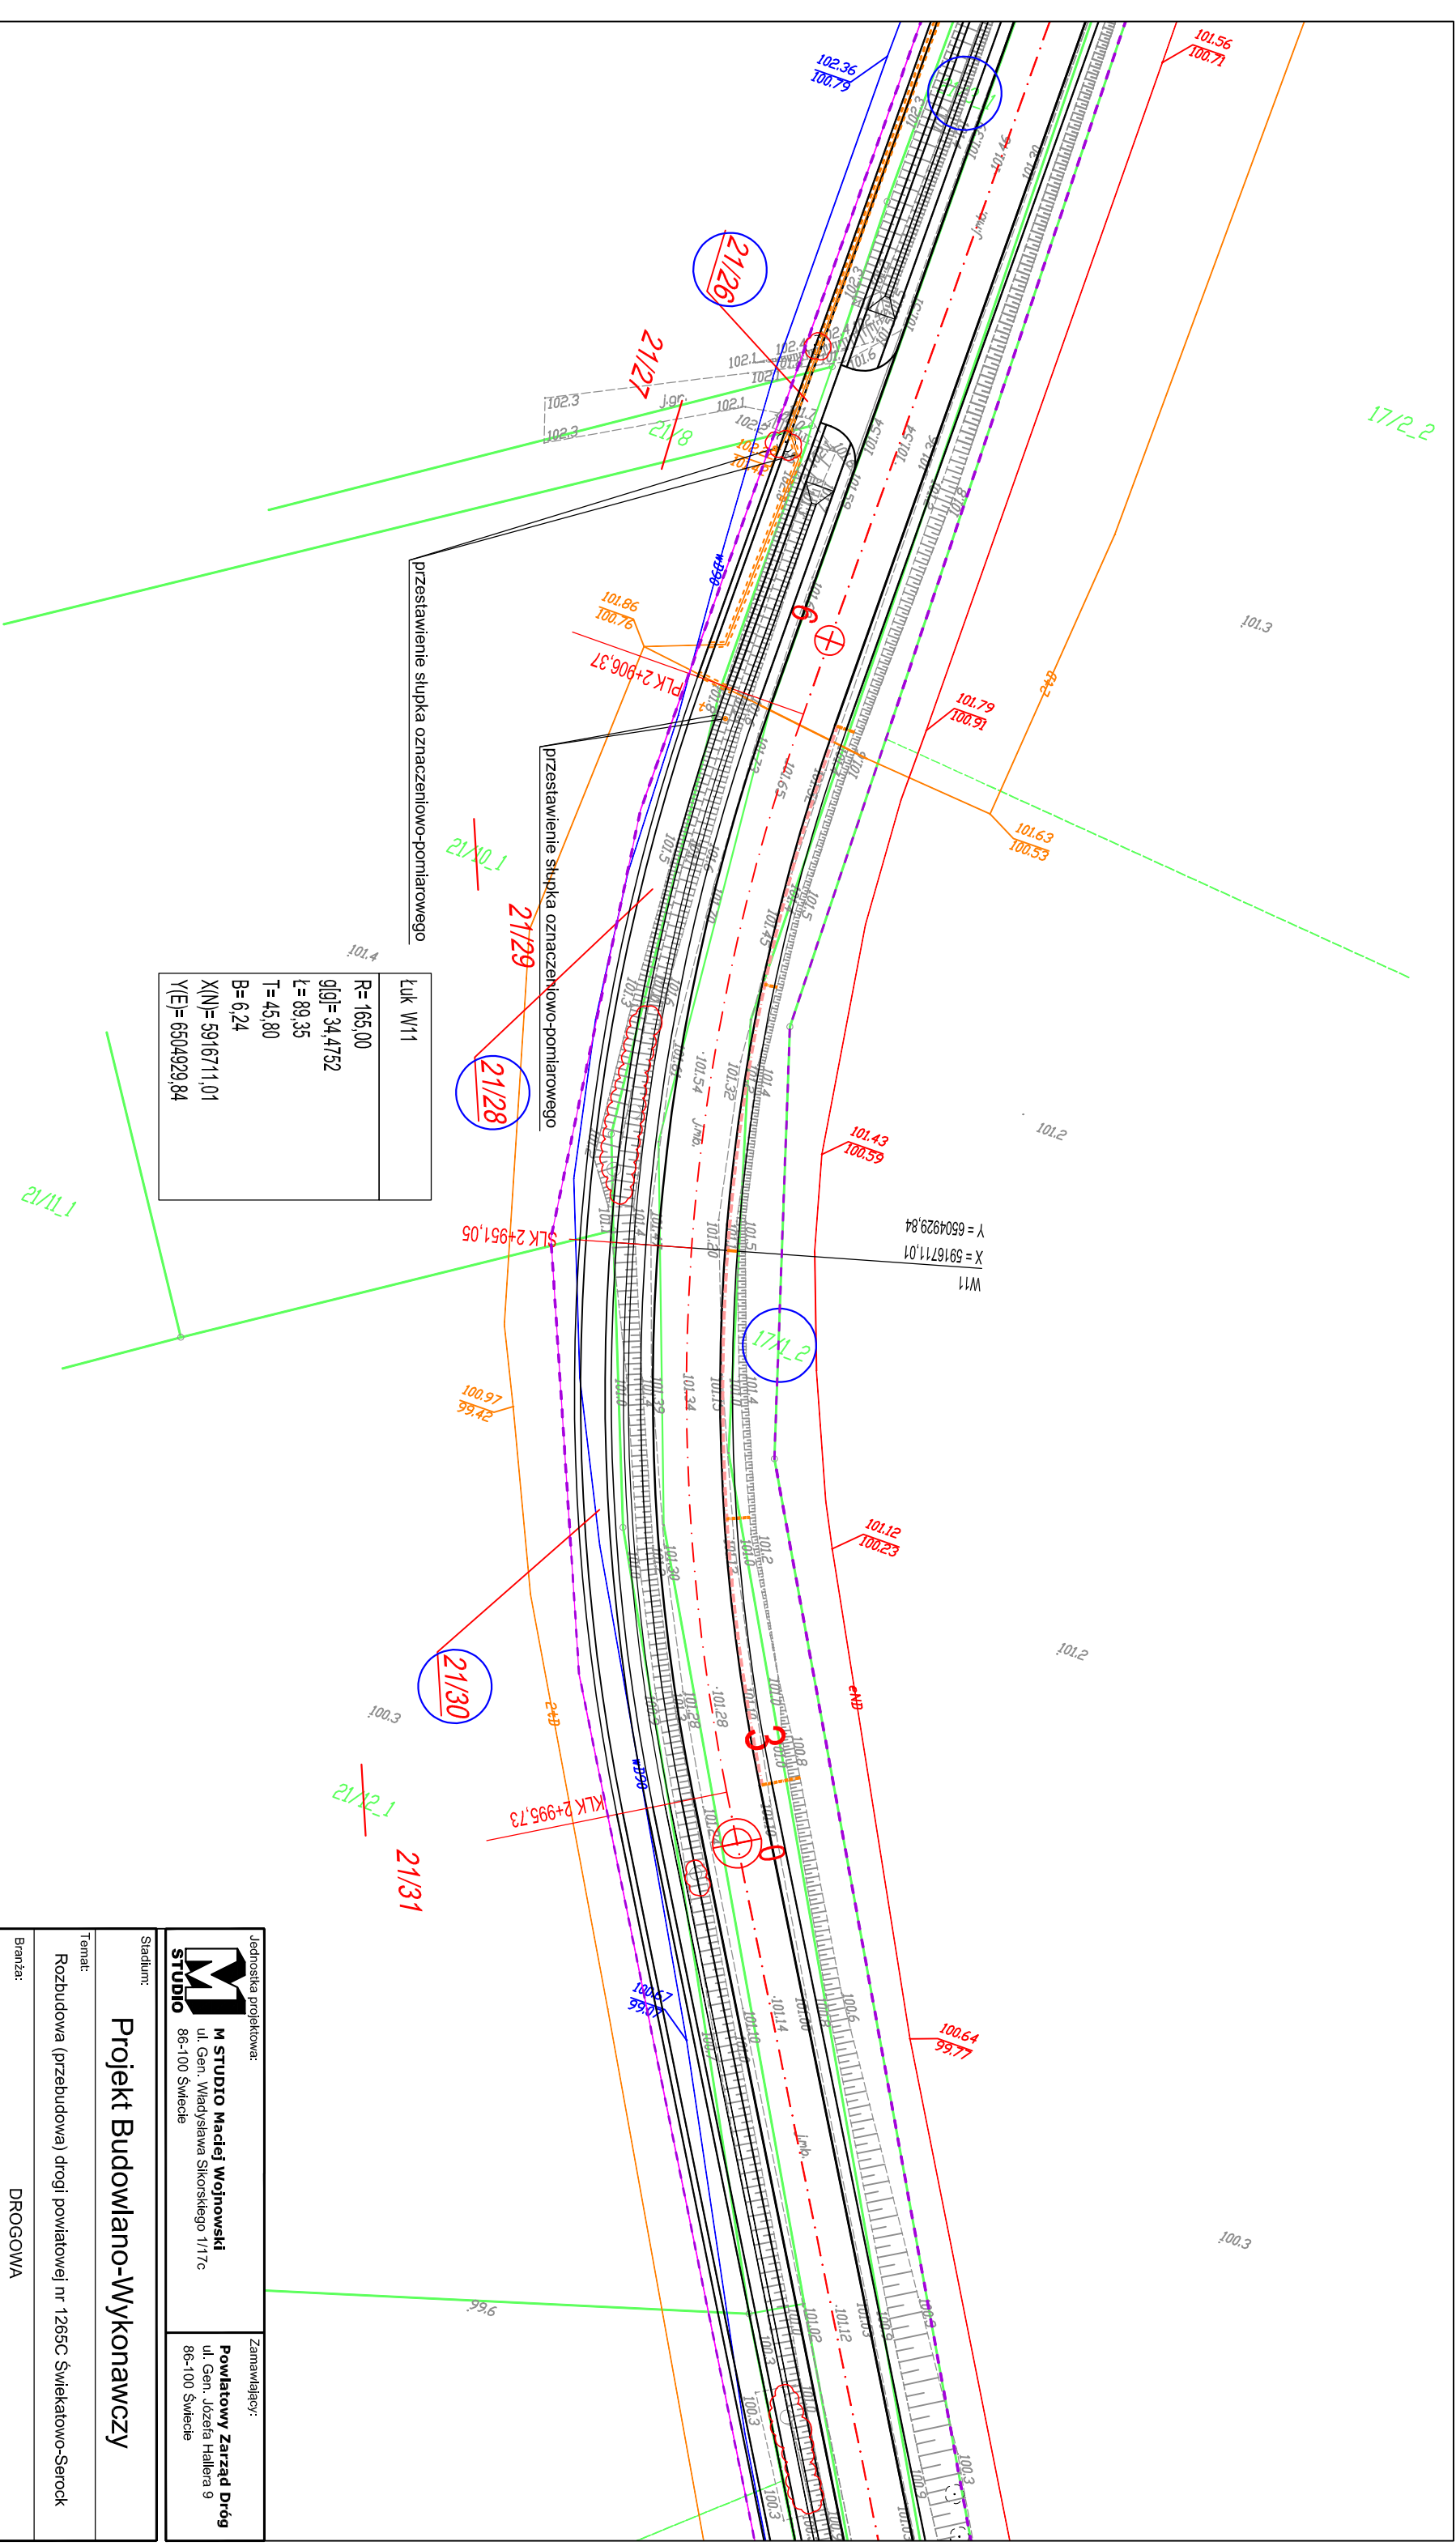

Luk W11	
R=	165,00
g[α]=	34,4752
L=	89,35
T=	45,80
B=	6,24
X(N)=	5916711,01
Y(E)=	6504929,84

Jednostka projektowa:		Zamawiający:	
<b>M STUDIO</b>		<b>Powiatowy Zarząd Dróg</b>	
M. Studio Maciej Wojnowski ul. Gen. Władysława Sikorskiego 11/17c 86-100 Świecie		ul. Gen. Józefa Hallera 9 86-100 Świecie	
<b>Projekt Budowlano-Wykonawczy</b>			
Stadium:			
Temat: Rozbudowa (przebudowa) drogi powiatowej nr 1265C Świątkatowo-Serock			
Branża: DROGOWA			
Tytuł rysunku: Projekt zagospodarowania terenu			
SKALA 1:500			
<b>ZESPÓŁ PROJEKTOWY</b>			
Funkcja	Imię i Nazwisko	Numer uprawnień	Podpis
PROJEKTANT	mgr inż. Maciej Wojnowski	KUP/0118/PWOD/11	
SPRAWDZAJĄCY			
mgr inż. Arkadiusz Mazany			
KUP/0027/POOD/11			
data	nr rys.	faza	Tom
05.2019	2.19	PB-W	-

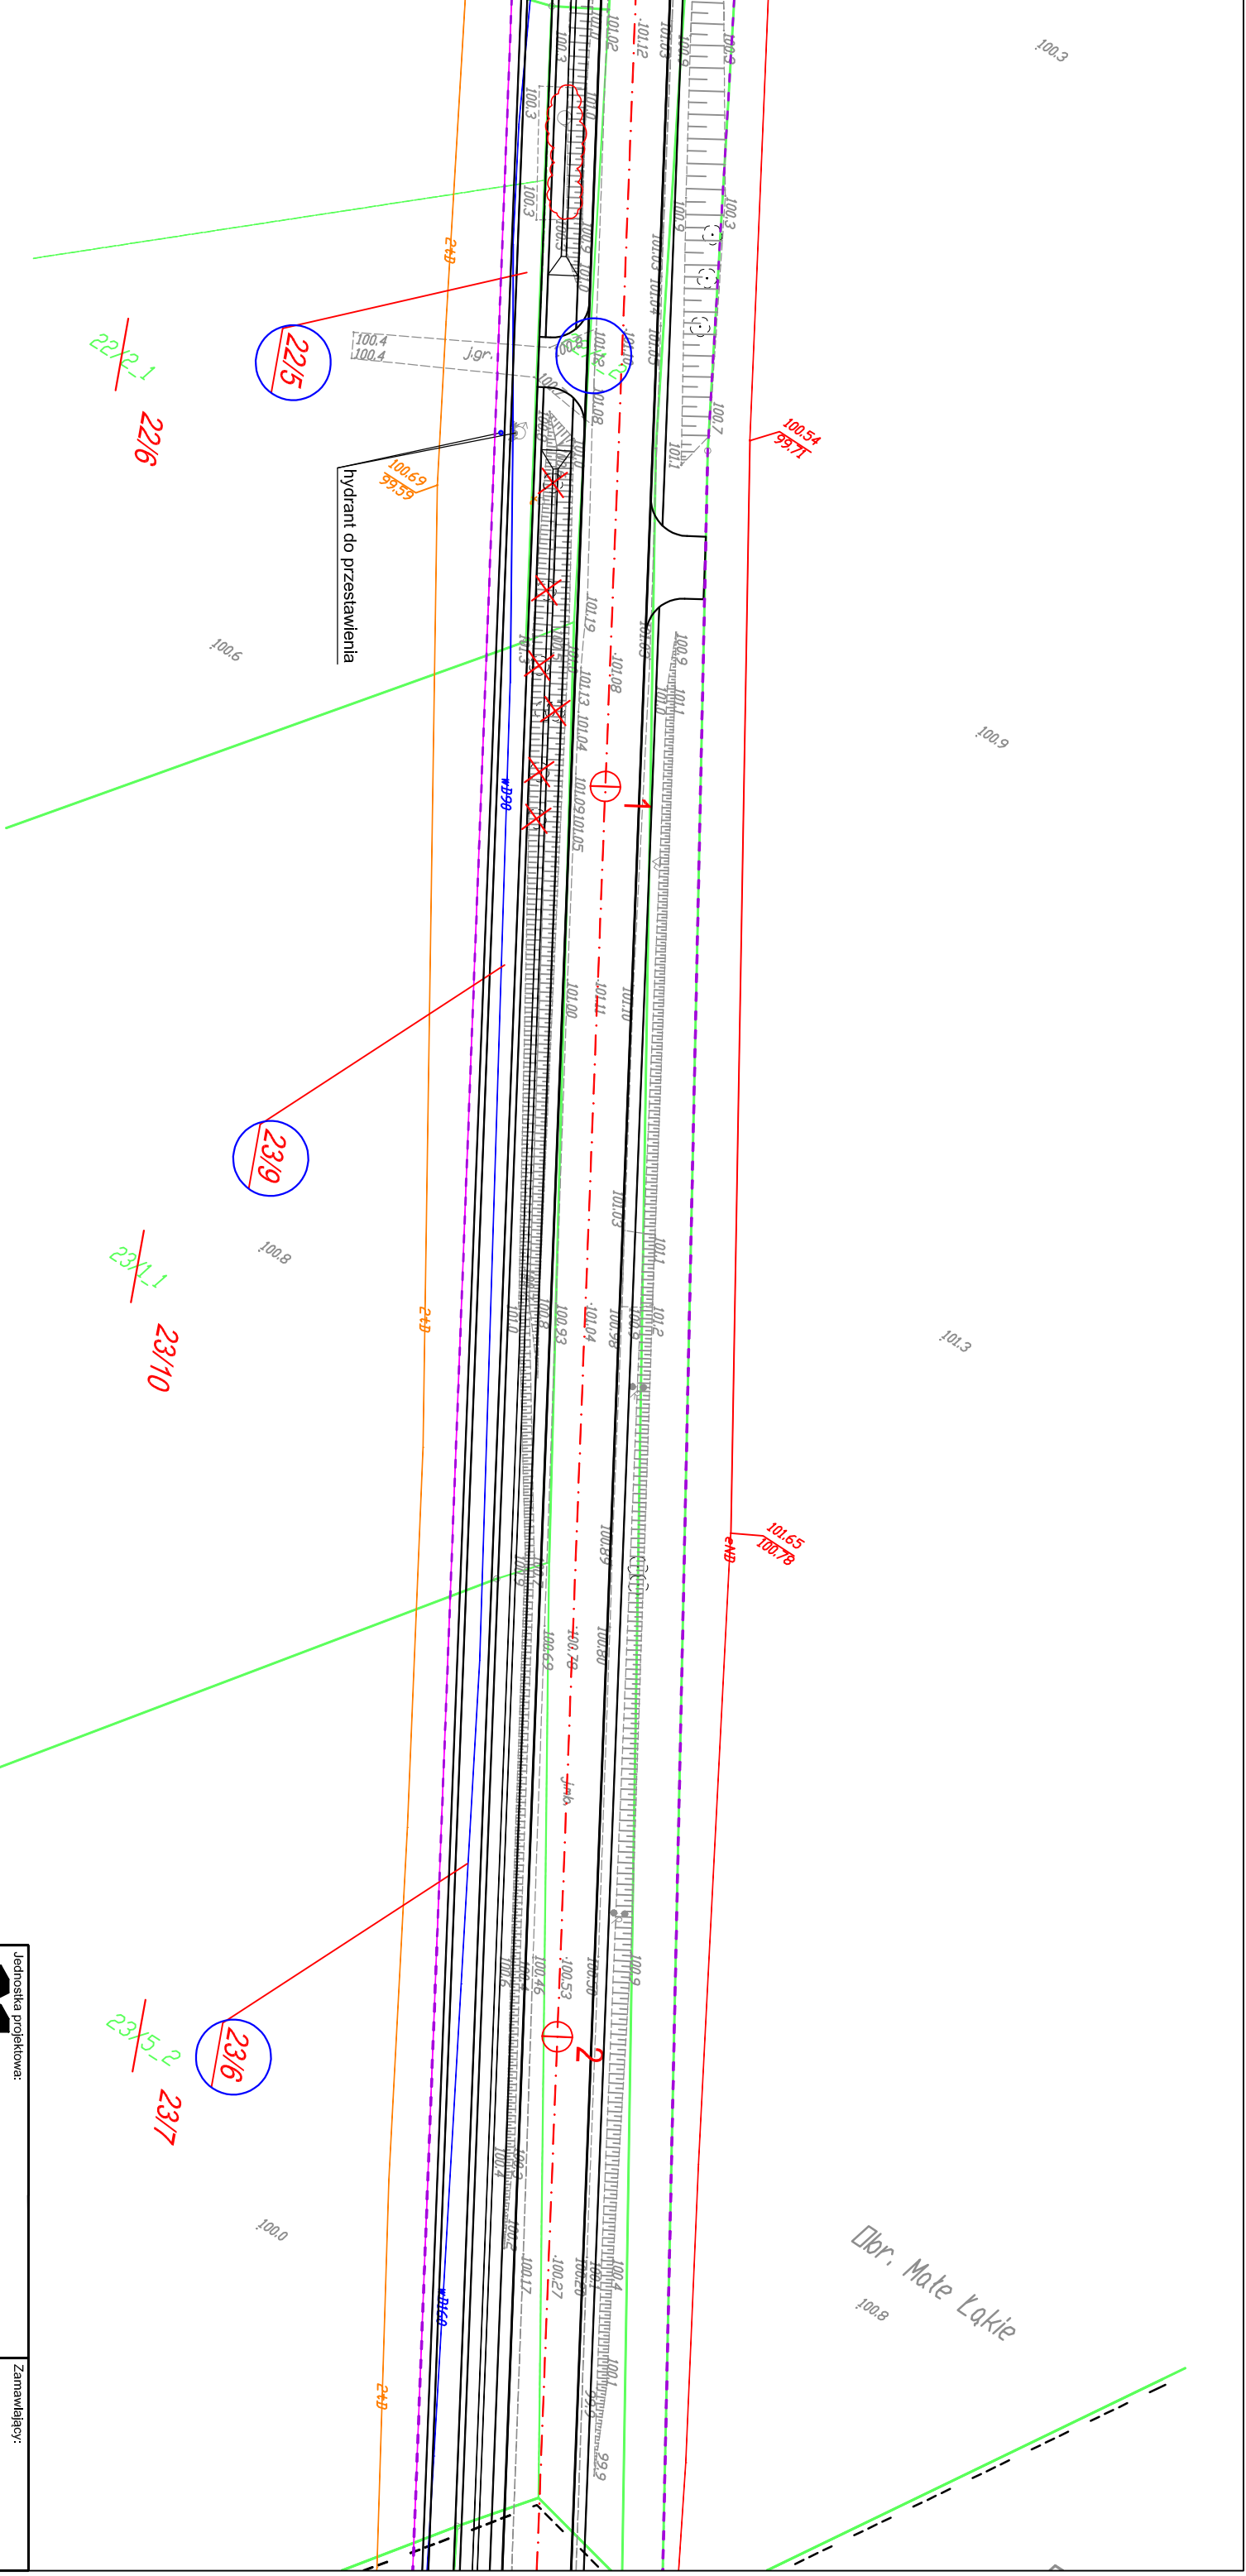


Jednostka projektowa:		Zamawiający:	
<b>M STUDIO</b> <b>M STUDIO Maciej Wojnowski</b> ul. Gen. Władysława Sikorskiego 11/17c 86-100 Świecie		<b>Powiatowy Zarząd Dróg</b> ul. Gen. Józefa Hallera 9 86-100 Świecie	
<b>Projekt Budowlano-Wykonawczy</b>			
Stadium: <b>Projekt Budowlano-Wykonawczy</b>			
Temat: Rozbudowa (przebudowa) drogi powiatowej nr 1265C Świątkatowo-Serock			
Branża: DROGOWA		Tytuł rysunku: Projekt zagospodarowania terenu	
SKALA 1:500			
<b>ZESPÓŁ PROJEKTOWY</b>			
Funkcja PROJEKTANT branża drogowa SPRAWDZAJĄCY branża drogowa	Imię i Nazwisko mgr inż. Maciej Wojnowski mgr inż. Arkadiusz Mazany	Numer uprawnień KUP/0118/PWOD/11 KUP/0027/POOD/11	Podpis
data <b>05.2019</b>	nr rys. <b>2.20</b>	faza <b>PB-W</b>	Tom <b>I</b>

Ubr. Serock

W12  
X = 5916423,93  
Y = 6505101,43

Kulk W12
R= 250,00
g[g]= 11,7756
t= 46,24
T= 23,19
B= 1,07
X(N)= 5916423,93
Y(E)= 6505101,43

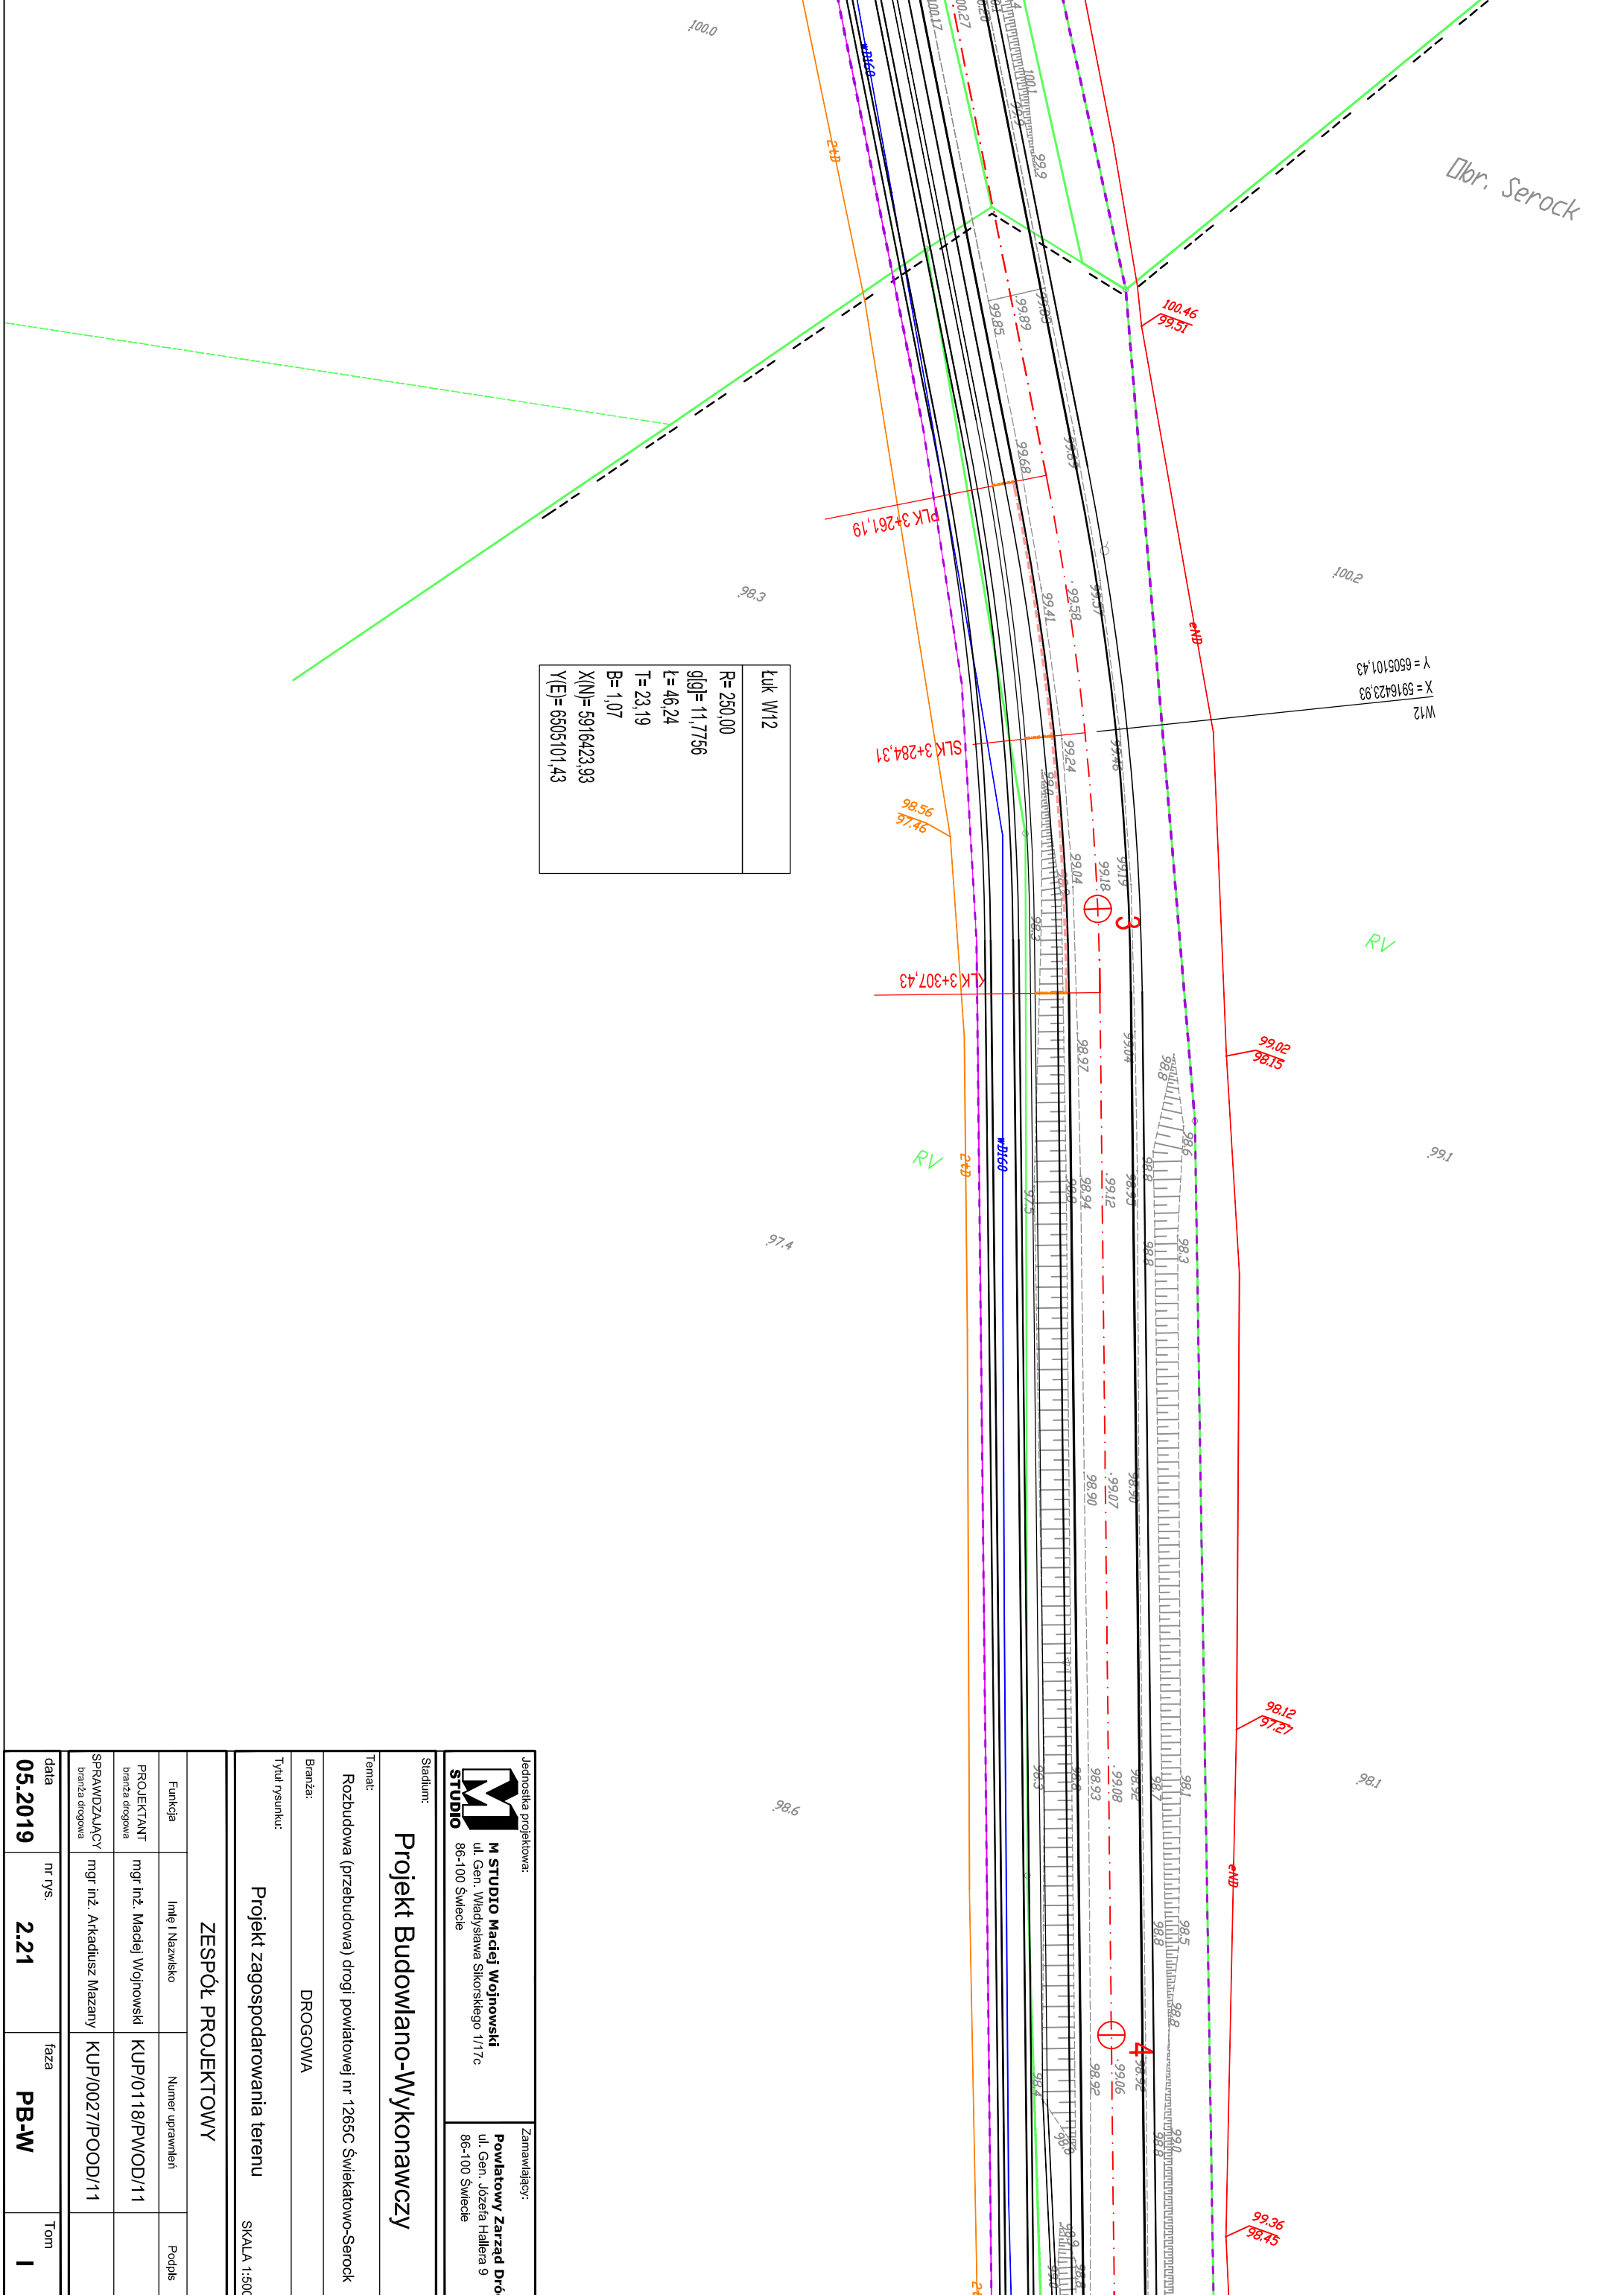

Jednostka projektowa:	Zamawiający:
<b>M STUDIO</b>	<b>Powiatowy Zarząd Dróg</b>
M STUDIO Maciej Wojnowski	ul. Gen. Józefa Hallera 9
ul. Gen. Władysława Sikorskiego 1/17c	86-100 Świecie
86-100 Świecie	


Stadium: **Projekt Budowlano-Wykonawczy**


Temat: **Rozbudowa (przebudowa) drogi powiatowej nr 1265C Świątkowo-Serock**

Branża: **DROGOWA**

Tytuł rysunku: **Projekt zagospodarowania terenu**

SKALA 1:500			
<b>ZESPÓŁ PROJEKTOWY</b>			
Funkcja	Imię i Nazwisko	Numer uprawnień	Podpis
PROJEKTANT	mgr inż. Maciej Wojnowski	KUP/0118/PWOD/11	
branża drogowa			
SPRAWDZAJĄCY	mgr inż. Arkadiusz Mazany	KUP/0027/POOD/11	
branża drogowa			
data	nr rys.	faza	Tom
<b>05.2019</b>	<b>2.21</b>	<b>PB-W</b>	<b>I</b>

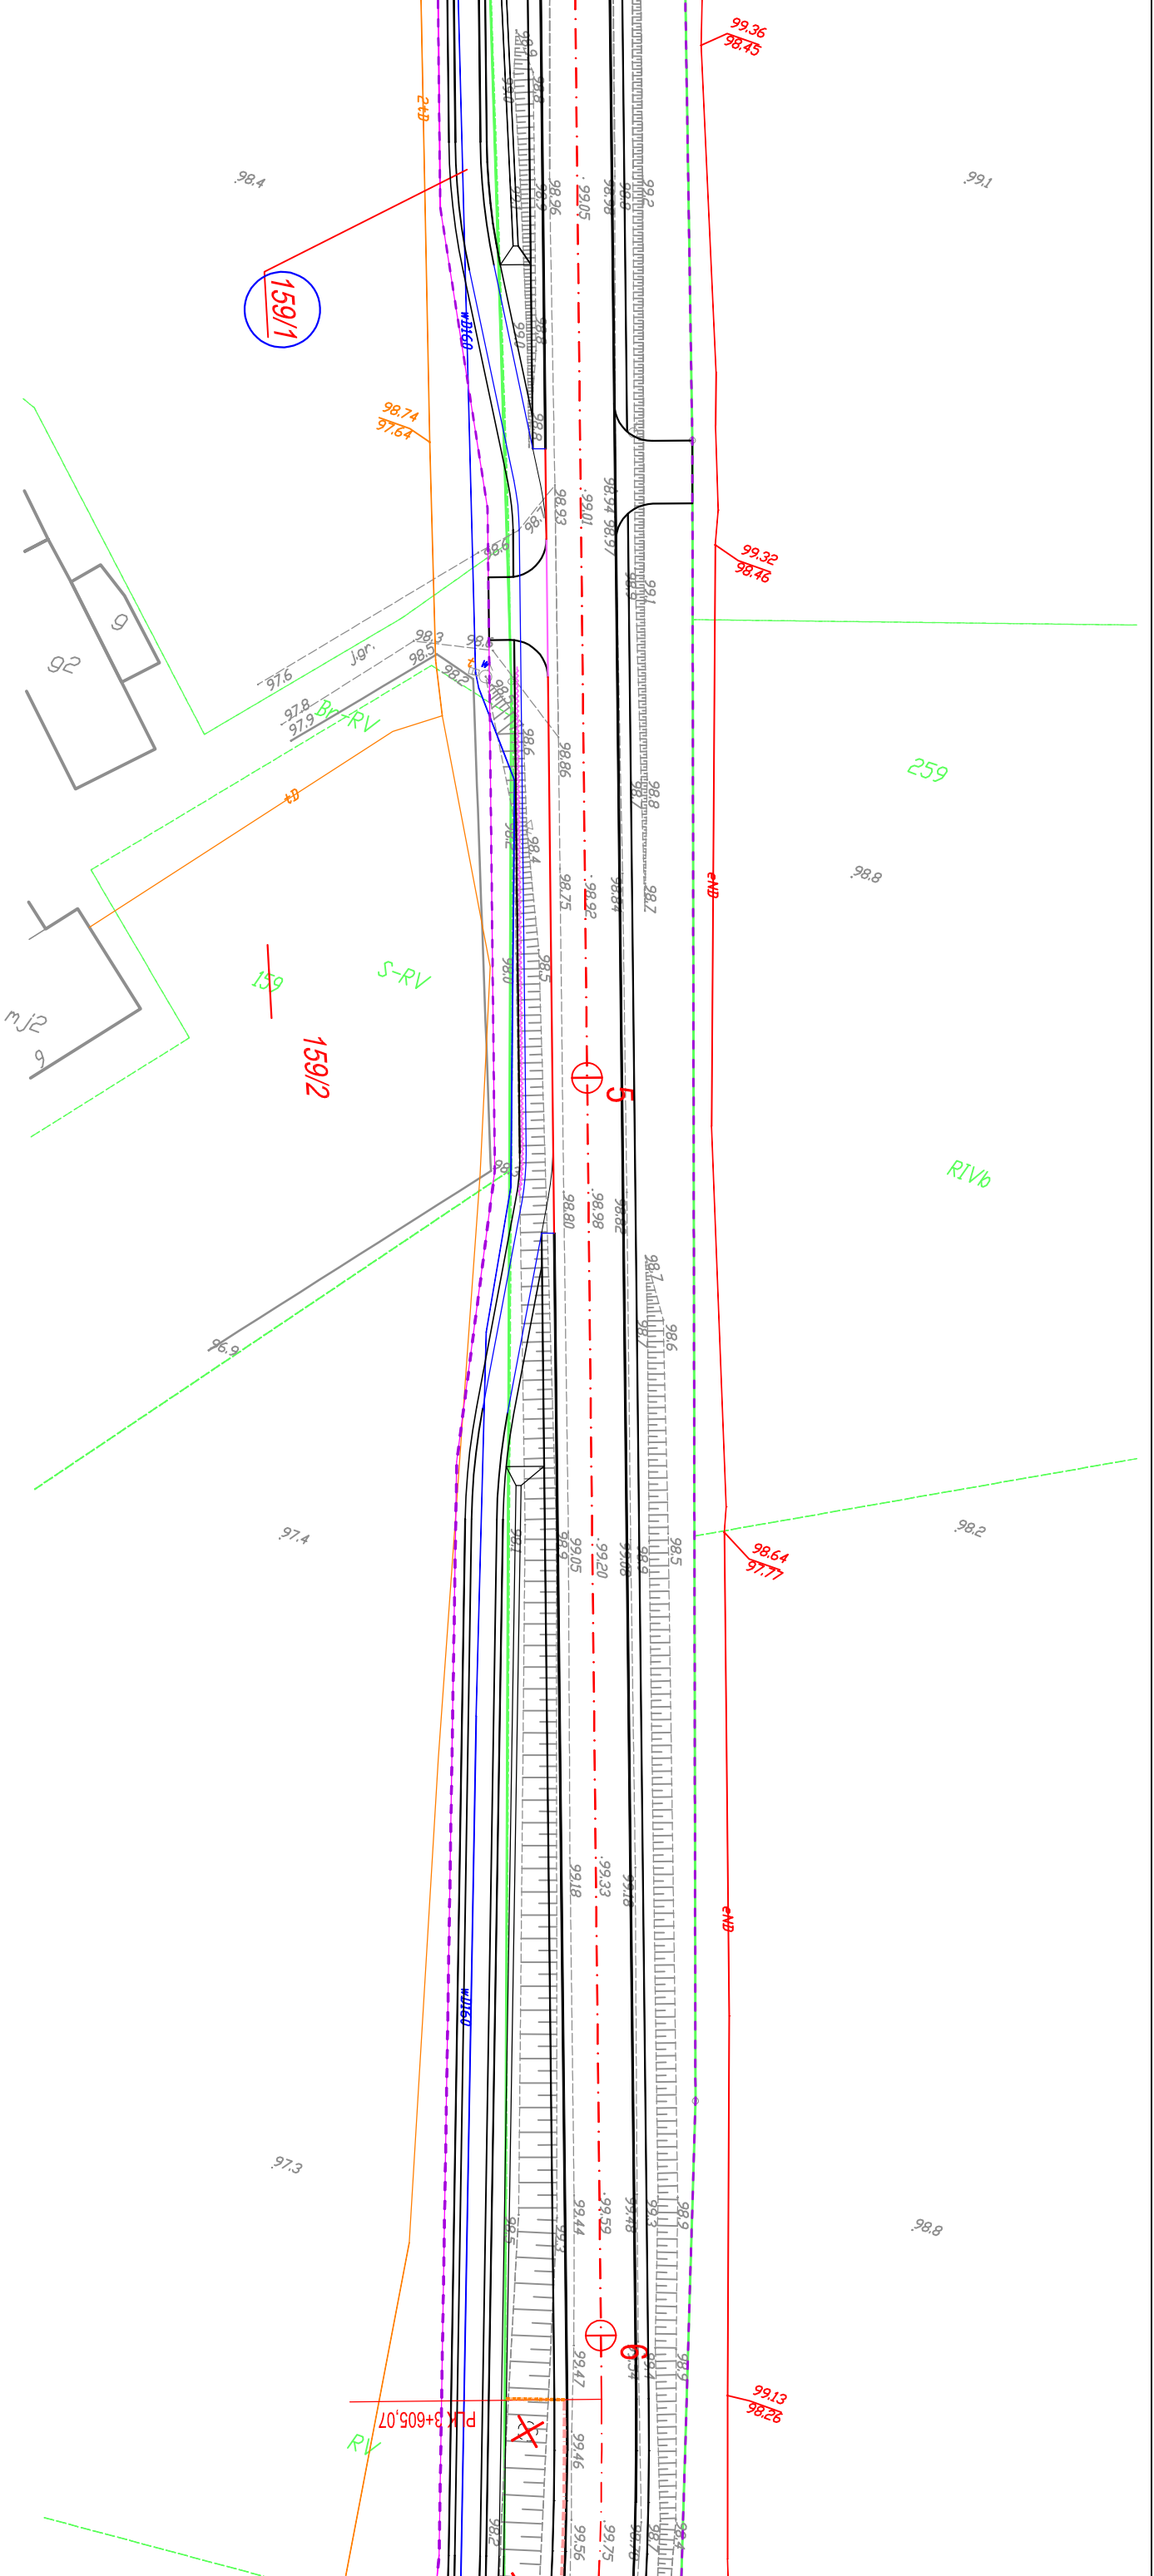

Jednostka projektowa:		Zamawiający:	
 <b>M STUDIO Maciej Wojnowski</b> ul. Gen. Władysława Sikorskiego 1/17c 86-100 Świecie		<b>Powiatowy Zarząd Dróg</b> ul. Gen. Józefa Hallera 9 86-100 Świecie	

Stadium: **Projekt Budowlano-Wykonawczy**

Temat: **Rozbudowa (przebudowa) drogi powiatowej nr 1265C Świątkatowo-Serock**


Branża: **DROGOWA**

Tytuł rysunku: **Projekt zagospodarowania terenu** SKALA 1:500

ZESPÓŁ PROJEKTOWY

Funkcja	Imię i Nazwisko	Numer uprawnień	Podpis
PROJEKTANT	mgr inż. Maciej Wojnowski	KUP/0118/PWOD/11	
SPRAWDZAJĄCY	mgr inż. Arkadiusz Mazany	KUP/0027/POOD/11	
Branża drogową			

data	nr rys.	faza	Tom
05.2019	2.22	PB-W	I

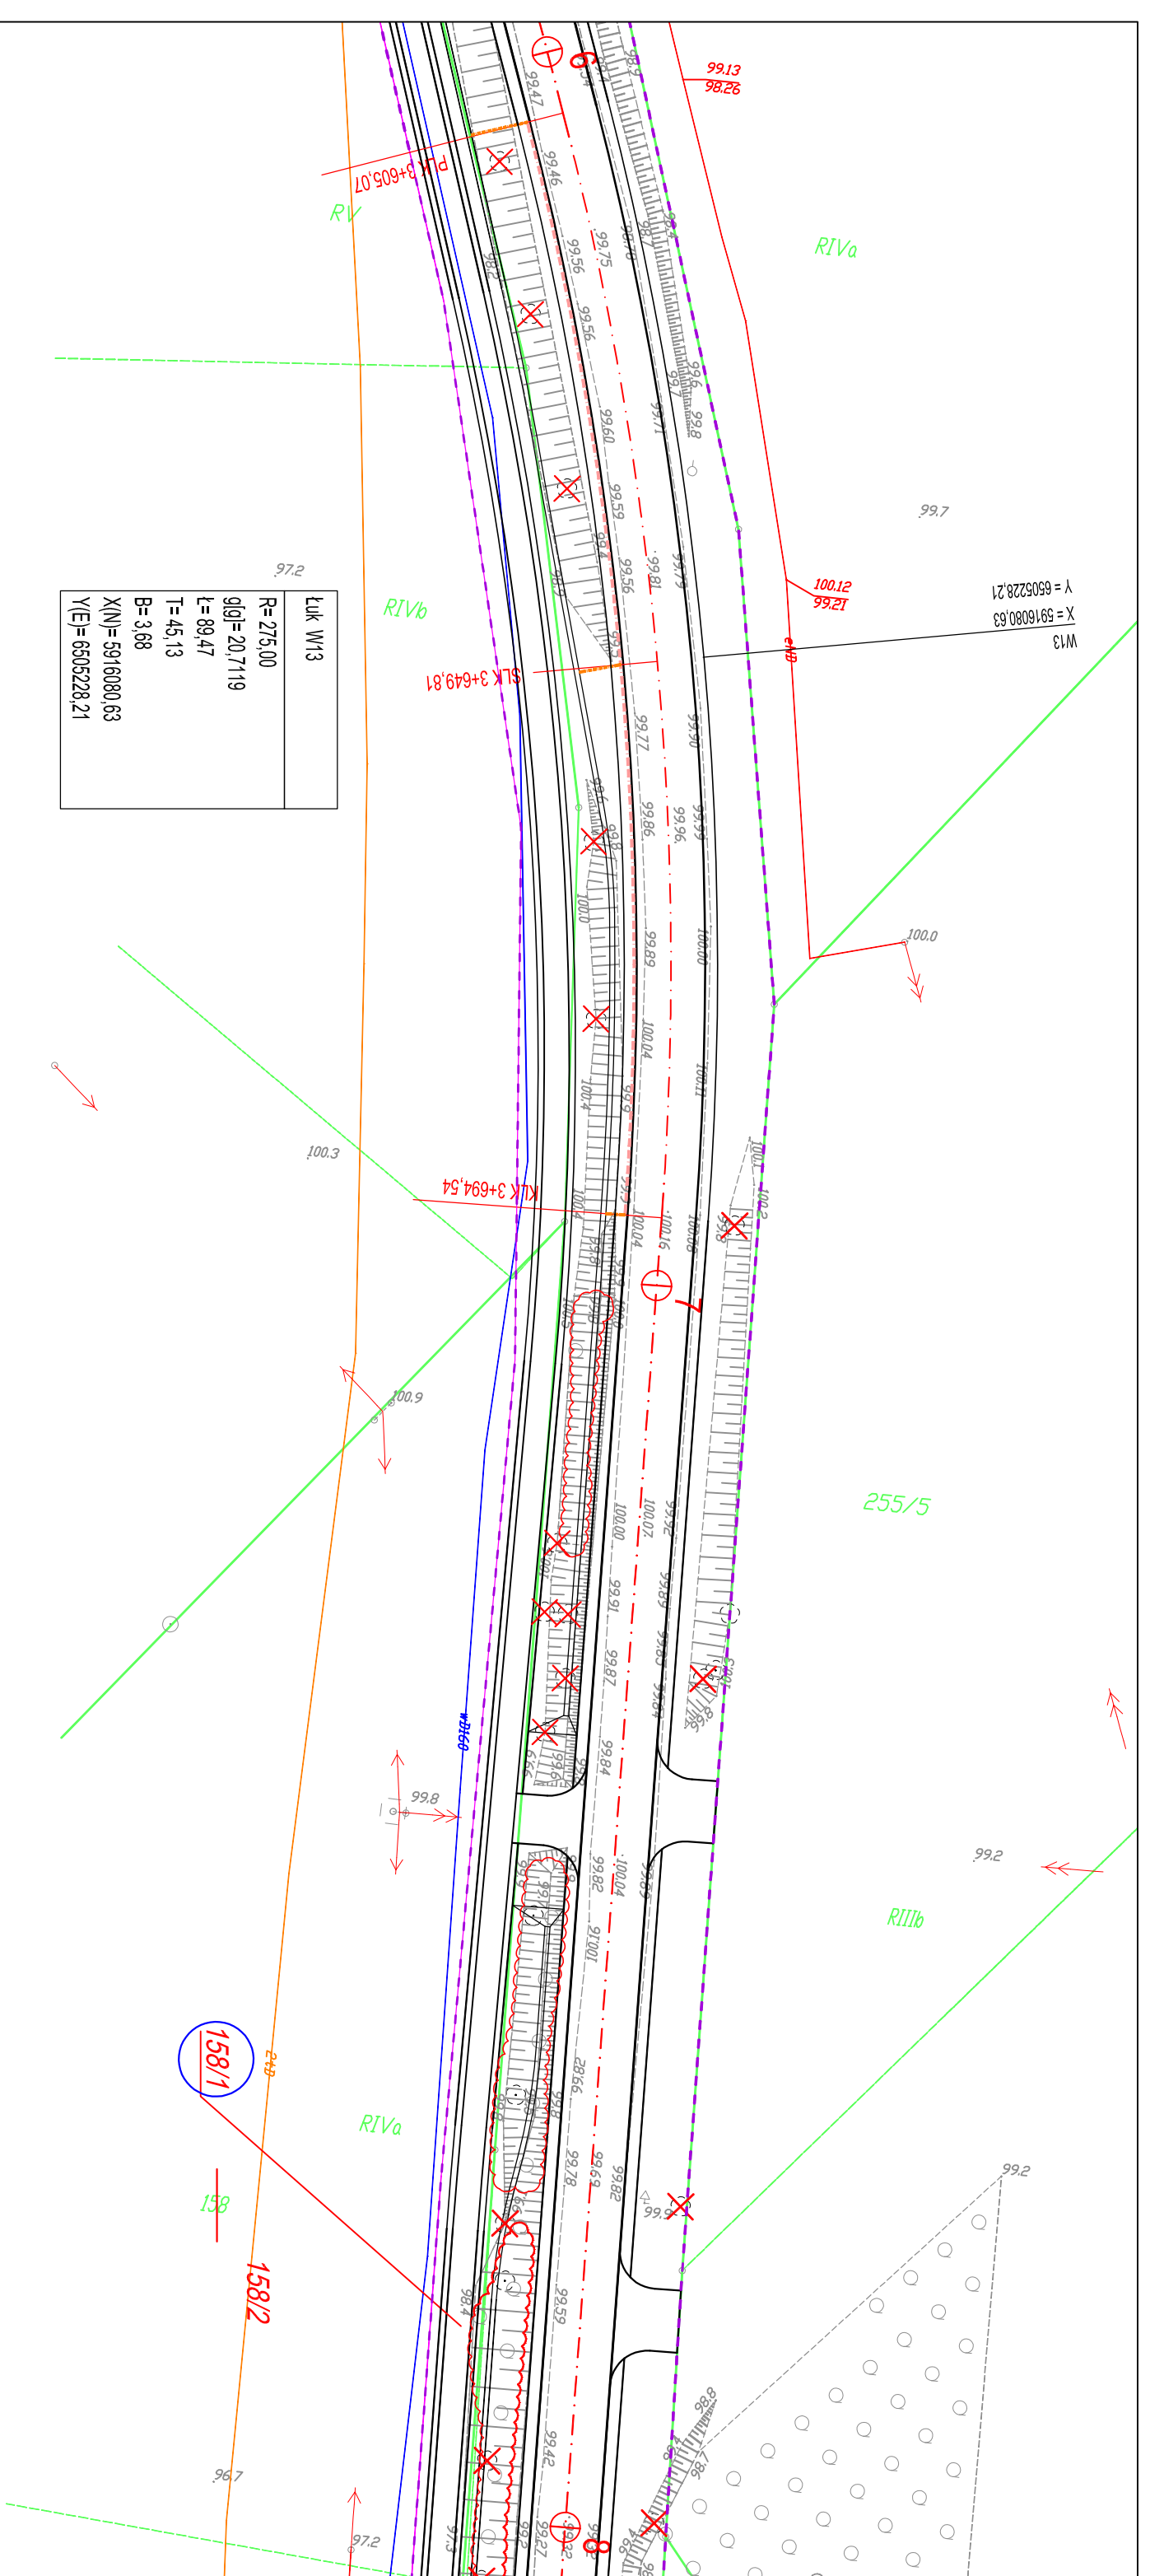

Jednostka projektowa:  
**M STUDIO**  
**M. STUDIO Maciej Wojnowski**  
 ul. Gen. Władysława Sikorskiego 11/17c  
 86-100 Świecie

Zamawiający:  
**Powiatowy Zarząd Dróg**  
 ul. Gen. Józefa Hallera 9  
 86-100 Świecie

Stadium:  
**Projekt Budowlano-Wykonawczy**


Temat:  
 Rozbudowa (przebudowa) drogi powiatowej nr 1265C Świątkatowo-Serock

Branża:  
 DROGOWA

Tytuł rysunku:  
 Projekt zagospodarowania terenu

ZESPÓŁ PROJEKTOWY		
Funkcja	Imię i Nazwisko	Numer uprawnień
PROJEKTANT	mgr inż. Maciej Wojnowski	KUP/0118/PWOD/11
branża drogową		
SPRAWDZAJĄCY	mgr inż. Arkadiusz Mazany	KUP/0027/POOD/11
branża drogową		
data	nr rys.	faza
05.2019	2.23	PB-W
		Tom
		I

SKALA 1:500

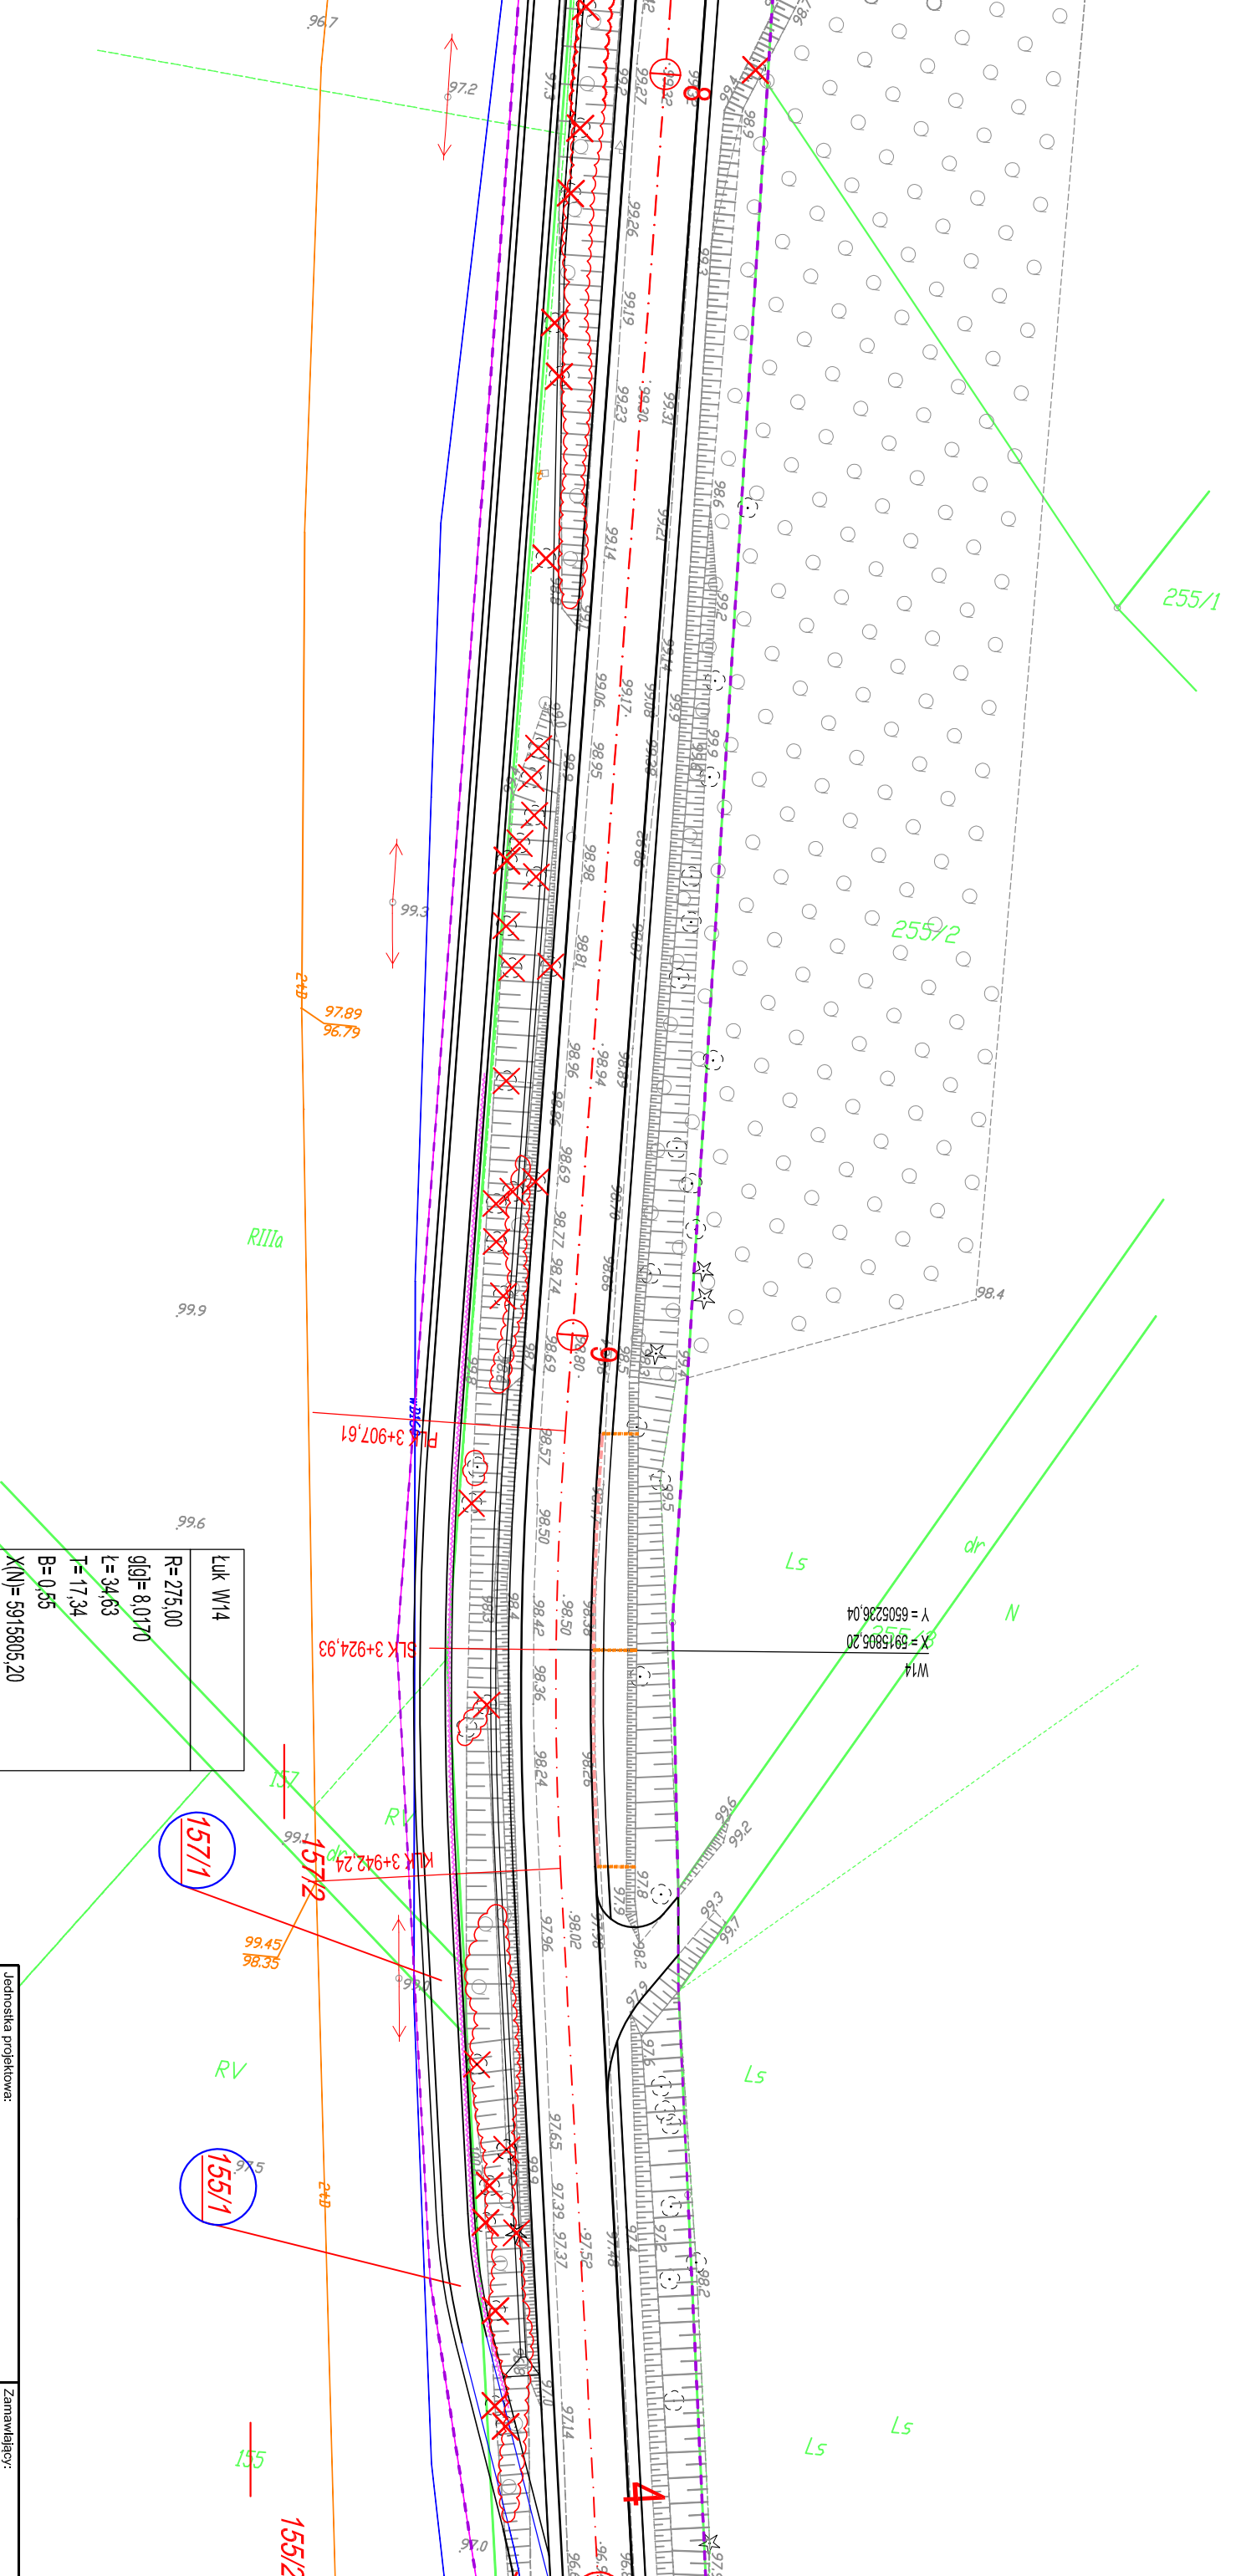

<p> <b>Luk W14</b>  R= 275,00  g(g)= 8,0170  L= 34,63  T= 17,34  B= 0,55  X(N)= 5915805,20  Y(E)= 6505236,04 </p>
---

<p> <b>Jednostka projektowa:</b>  <b>M STUDIO</b>  <b>M STUDIO Maciej Wojnowski</b>  ul. Gen. Władysława Sikorskiego 11/17c  86-100 Świecie </p>	<p> <b>Zamawiający:</b>  <b>Powiatowy Zarząd Dróg</b>  ul. Gen. Józefa Hallera 9  86-100 Świecie </p>
--	---


<p> <b>Stadium:</b>  Projekt Budowlano-Wykonawczy </p>
<p> <b>Temat:</b>  Rozbudowa (przebudowa) drogi powiatowej nr 1265C Świątkatowo-Serock </p>
<p> <b>Branża:</b>  DROGOWA </p>
<p> <b>Tytuł rysunku:</b>  Projekt zagospodarowania terenu </p>
<p> <b>SKALA</b> 1:500 </p>

<p><b>ZESPÓŁ PROJEKTOWY</b></p>		
---------------------------------	--	--

<p><b>Funkcja</b></p>	<p>Imię i Nazwisko</p>	<p>Numer uprawnień</p>	<p>Podpis</p>
<p>PROJEKTANT branza drogowa</p>	<p>mgr inż. Maciej Wojnowski</p>	<p>KUP/0118/PWOD/11</p>	
<p>SPRAWDZAJĄCY branza drogowa</p>	<p>mgr inż. Arkadiusz Mazany</p>	<p>KUP/0027/POOD/11</p>	

<p><b>data</b></p>	<p>nr rys.</p>	<p>faza</p>	<p>Tom</p>
<p>05.2019</p>	<p>2.24</p>	<p>PB-W</p>	<p>I</p>



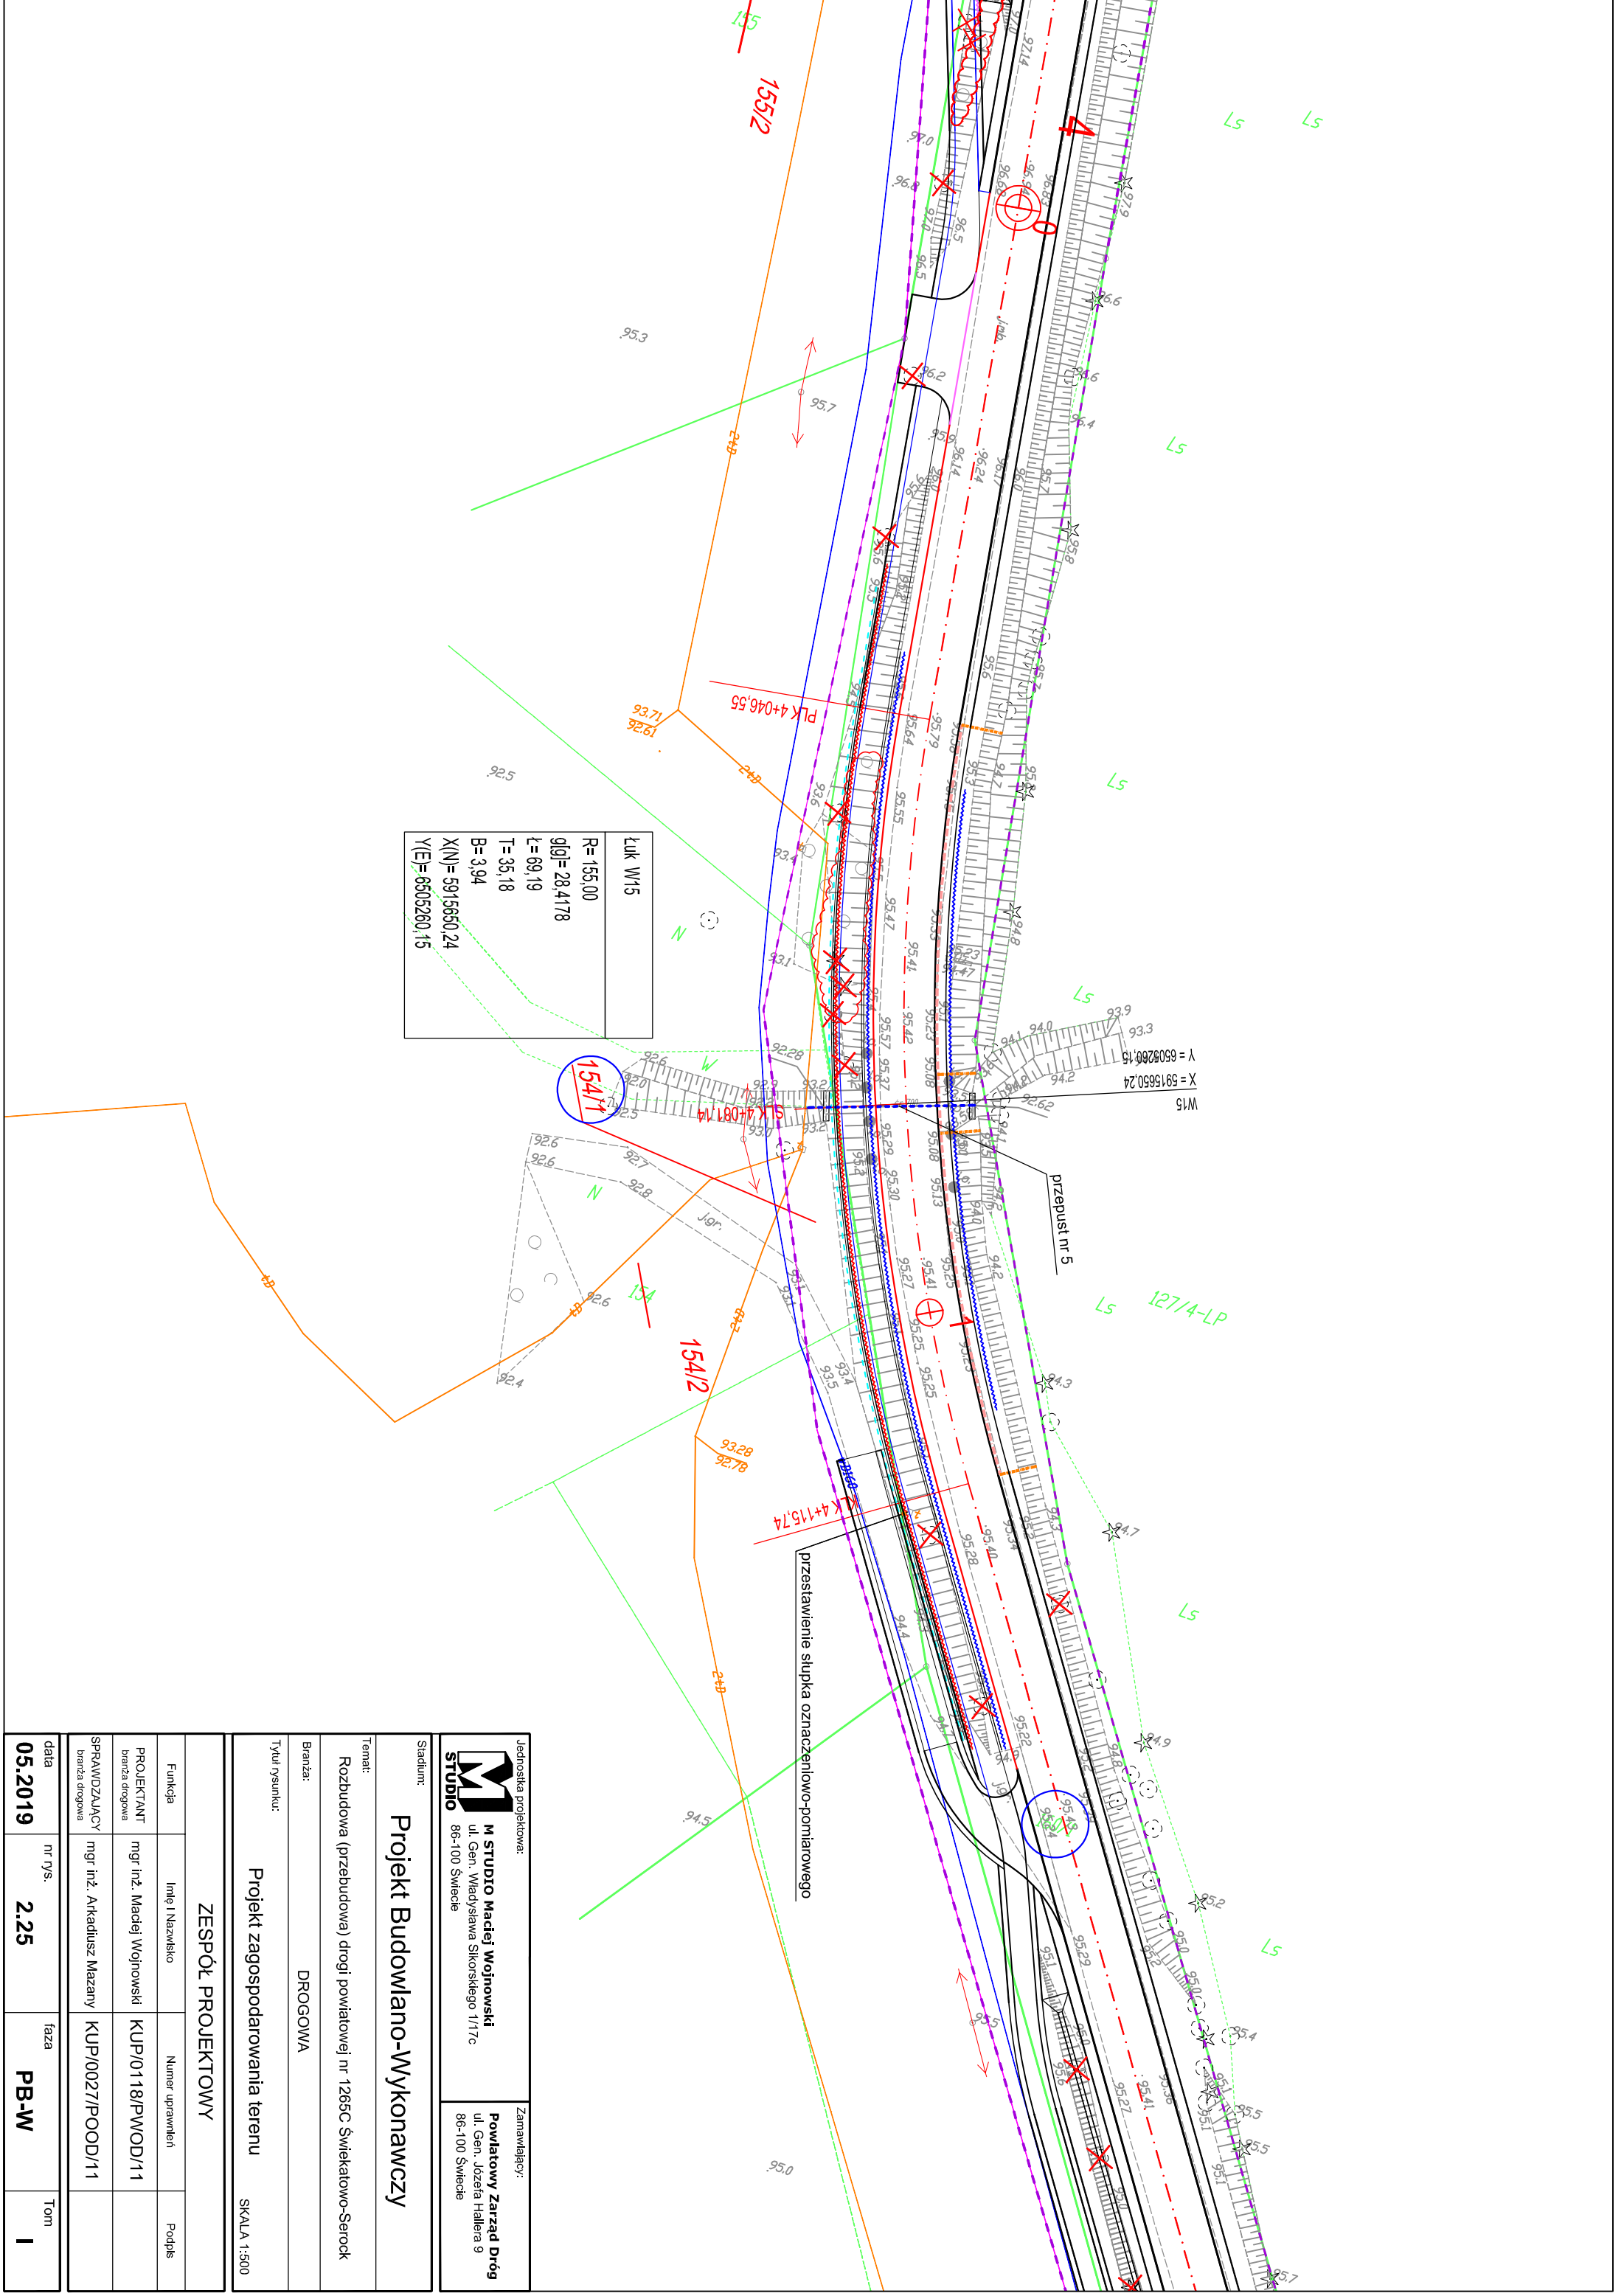

ŁUK W15
R=155,00
g(g)=28,4178
l=69,19
T=35,18
B=3,94
X(N)=5915650,24
Y(E)=6505260,15

Jednostka projektowa:  
**M STUDIO**  
**M STUDIO Maciej Wojnowski**  
 ul. Gen. Władysława Sikorskiego 1/177c  
 86-100 Świecie

Zamawiający:  
**Powiatowy Zarząd Dróg**  
 ul. Gen. Józefa Hallera 9  
 86-100 Świecie

Stadium:  
**Projekt Budowlano-Wykonawczy**

Temat:  
 Rozbudowa (przebudowa) drogi powiatowej nr 1265C Świątkatowo-Serock


Branża:  
 DROGOWA

Tytuł rysunku:  
 Projekt zagospodarowania terenu

SKALA 1:500

ZESPÓŁ PROJEKTOWY			
Funkcja	Imię i Nazwisko	Numer uprawnień	Podpis
PROJEKTANT	mgr inż. Maciej Wojnowski	KUP/0118/PWOD/11	
SPRAWDZAJĄCY	mgr inż. Arkadiusz Mazany	KUP/0027/POOD/11	
branza drogowa			
data	nr rys.	faza	Tom
05.2019	2.25	PB-W	I


Łuk W16
R= 2500,00
g(g)= 3,2033
L= 125,79
T= 62,91
B= 0,79
X(N)= 5915468,05
Y(E)= 6505384,99

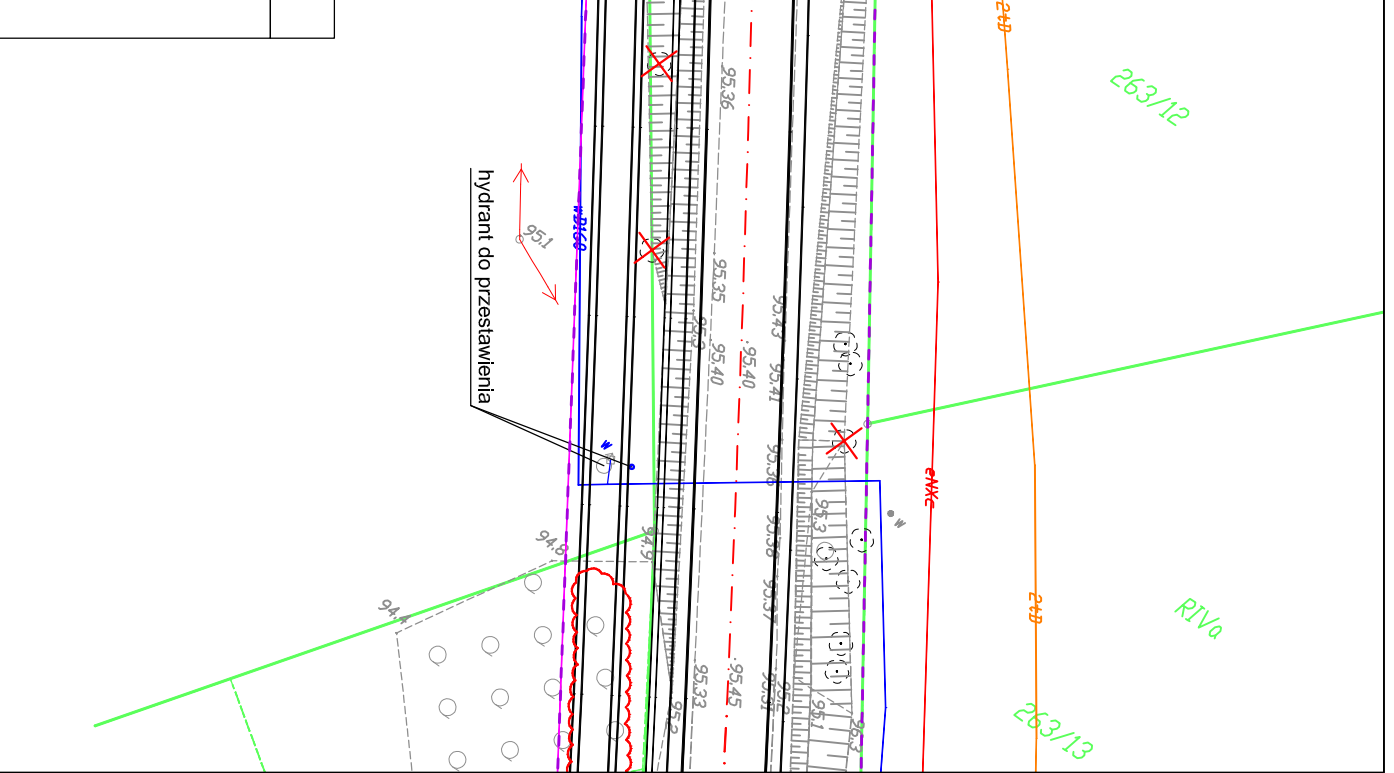

Jednostka projektowa:  
**M STUDIO**  
 M STUDIO Maciej Wojnowski  
 ul. Gen. Władysława Sikorskiego 11/17c  
 86-100 Świecie

Zamawiający:  
**Powiatowy Zarząd Dróg**  
 ul. Gen. Józefa Hallera 9  
 86-100 Świecie

Stadium: <b>Projekt Budowlano-Wykonawczy</b>			
Temat: Rozbudowa (przebudowa) drogi powiatowej nr 1265C Świąkatowo-Serock			
Branża: DROGOWA		Tytuł rysunku: Projekt zagospodarowania terenu	
SKALA 1:500			
ZESPÓŁ PROJEKTOWY			
Funkcja	Imię i Nazwisko	Numer uprawnień	Podpis
PROJEKTANT branża drogową	mgr inż. Maciej Wojnowski	KUP/0118/PWOD/11	
SPRAWDZAJĄCY branża drogową	mgr inż. Arkadiusz Mazany	KUP/0027/POOD/11	
data	nr rys.	faza	Tom
05.2019	2.26	PB-W	I

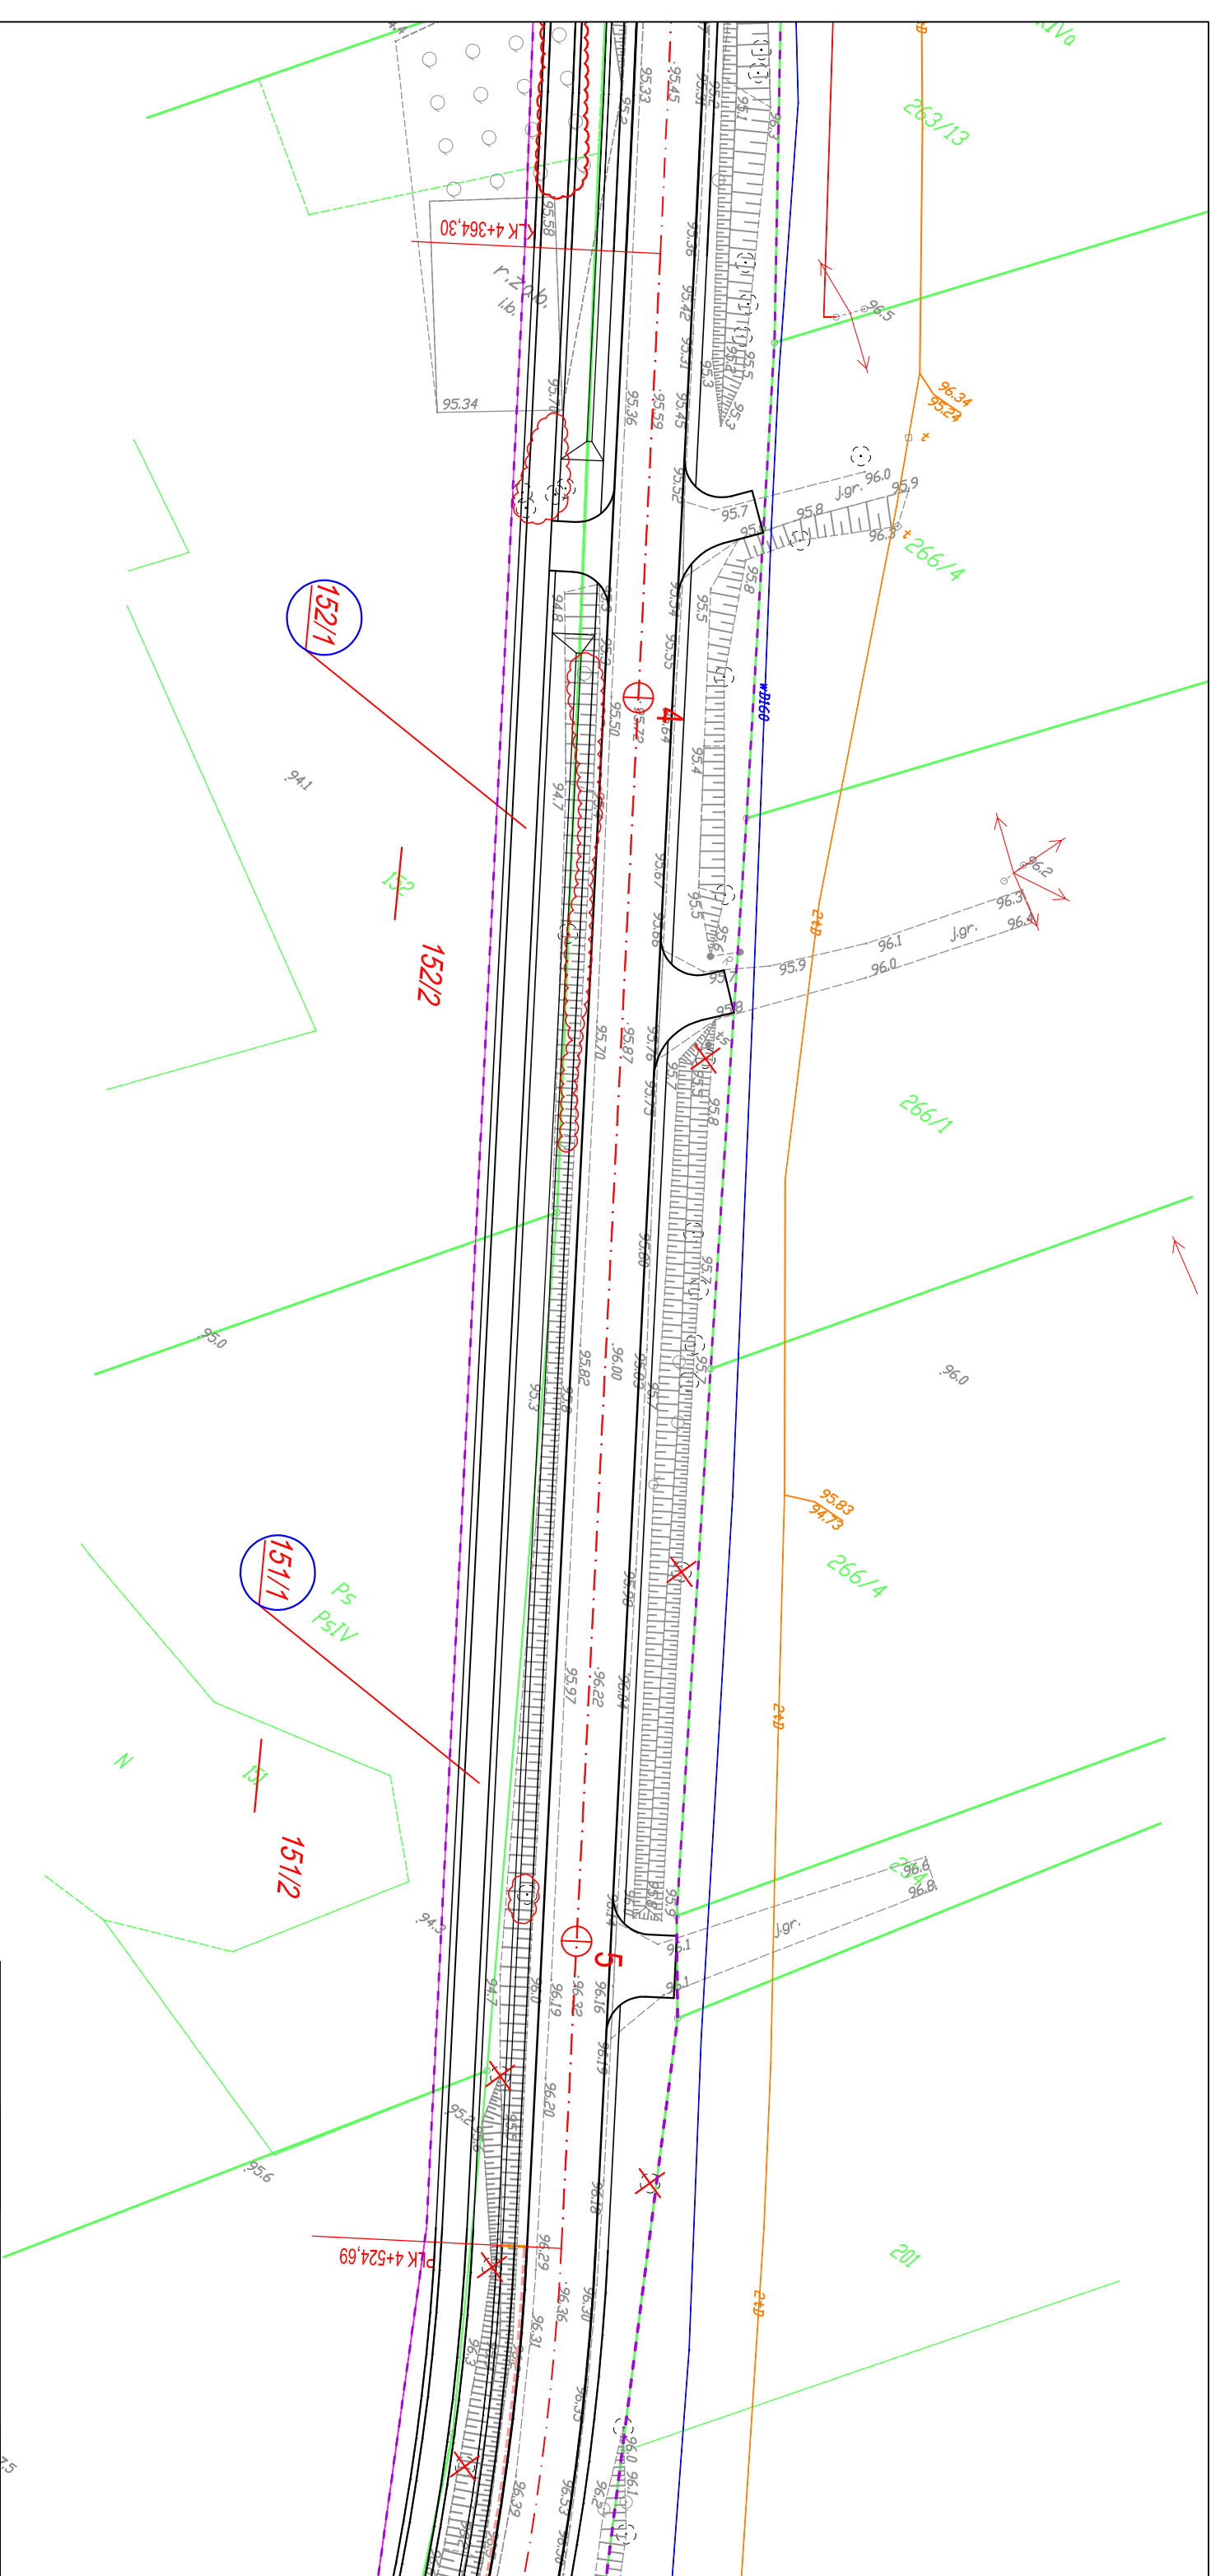

Jednostka projektowa:  
**M STUDIO**  
 M STUDIO Maciej Wojnowski  
 ul. Gen. Władysława Sikorskiego 11/17c  
 86-100 Świecie

Zamawiający:  
**Powiatowy Zarząd Dróg**  
 ul. Gen. Józefa Hallera 9  
 86-100 Świecie

Stadium:  
**Projekt Budowlano-Wykonawczy**

Temat:  
 Rozbudowa (przebudowa) drogi powiatowej nr 1265C Świątkatowo-Serock

Branża:  
 DROGOWA


Tytuł rysunku:  
 Projekt zagospodarowania terenu

SKALA 1:500

ZESPÓŁ PROJEKTOWY

Funkcja	Imię i Nazwisko	Numer uprawnień	Podpis
PROJEKTANT	mgr inż. Maciej Wojnowski	KUP/0118/PWOD/11	
SPRAWDZAJĄCY	mgr inż. Arkadiusz Mazany	KUP/0027/POOD/11	

data	nr rys.	faza	Tom
05.2019	2.27	PB-W	I

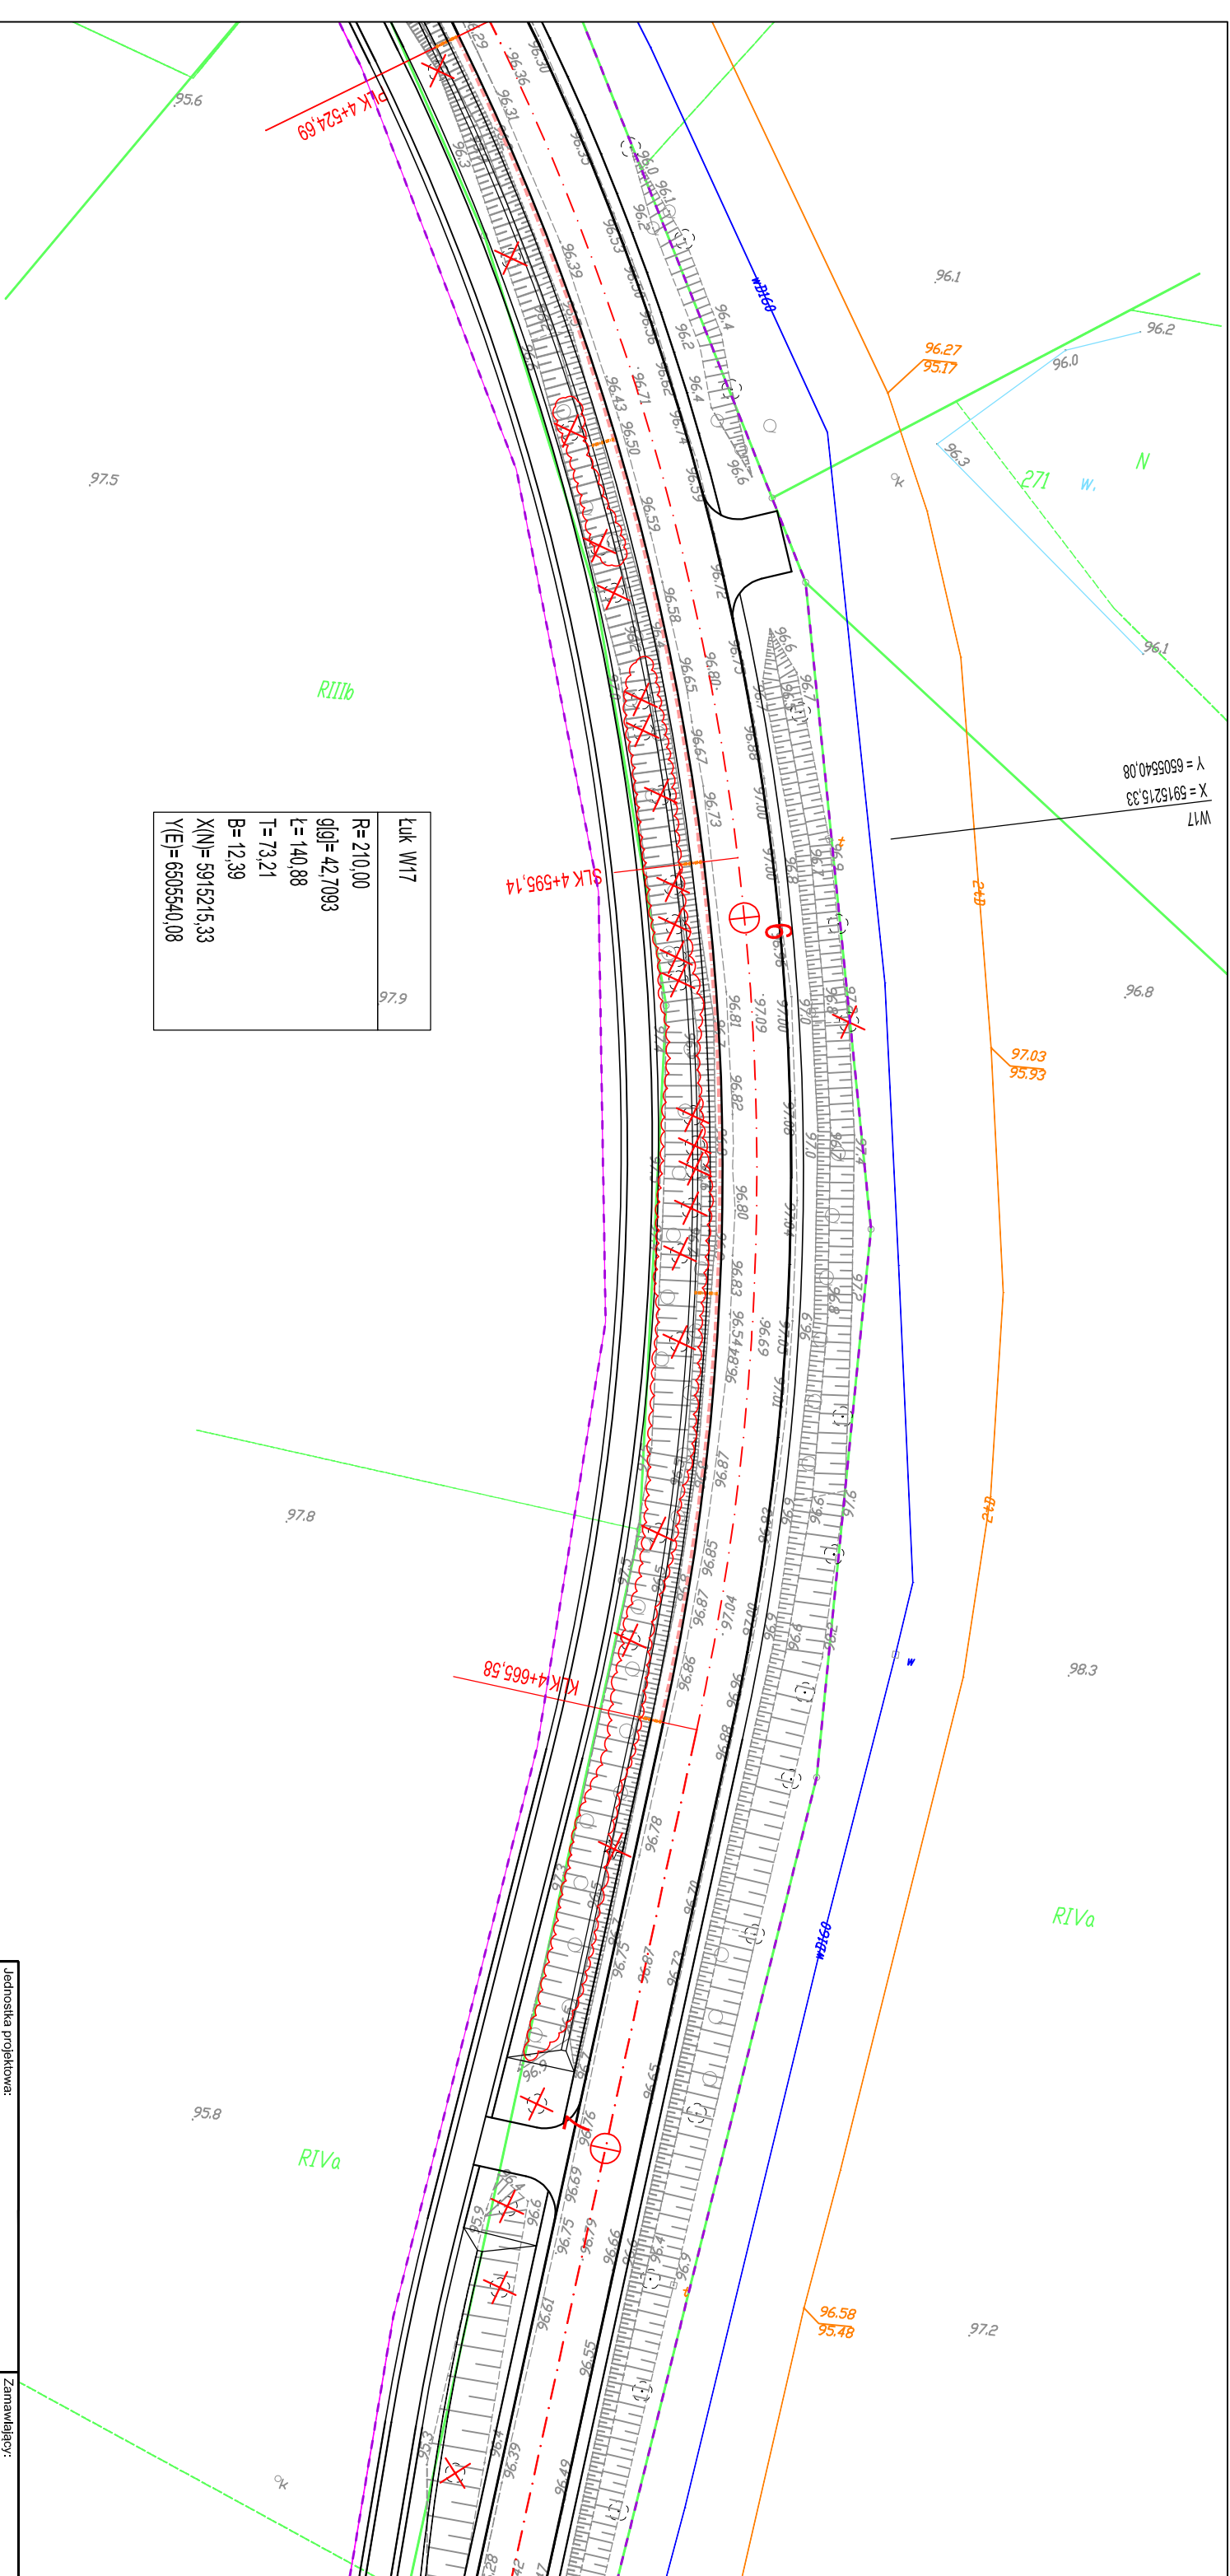

Luk W17	97.9
R= 210,00	
g g = 42,7093	
L= 140,88	
T= 73,21	
B= 12,39	
X(N)= 5915215,33	
Y(E)= 6505540,08	

Jednostka projektowa: <b>M STUDIO</b> M STUDIO Maciej Wojnowski ul. Gen. Władysława Sikorskiego 11/17c 86-100 Świecie	Zamawiający: <b>Powiatowy Zarząd Dróg</b> ul. Gen. Józefa Hallera 9 86-100 Świecie
---	---

Stadium: **Projekt Budowlano-Wykonawczy**


Temat: **Rozbudowa (przebudowa) drogi powiatowej nr 1265C Świątkatowo-Serock**

Branża: **DROGOWA**

Tytuł rysunku: **Projekt zagospodarowania terenu**

ZESPÓŁ PROJEKTOWY			
Funkcja	Imię i Nazwisko	Numer uprawnień	Podpis
PROJEKTANT	mgr inż. Maciej Wojnowski	KUP/0118/PWOD/11	
SPRAWDZAJĄCY	mgr inż. Arkadiusz Mazany	KUP/0027/POOD/11	
data	nr rys.	faza	Tom
05.2019	2.28	PB-W	I

SKALA 1:500

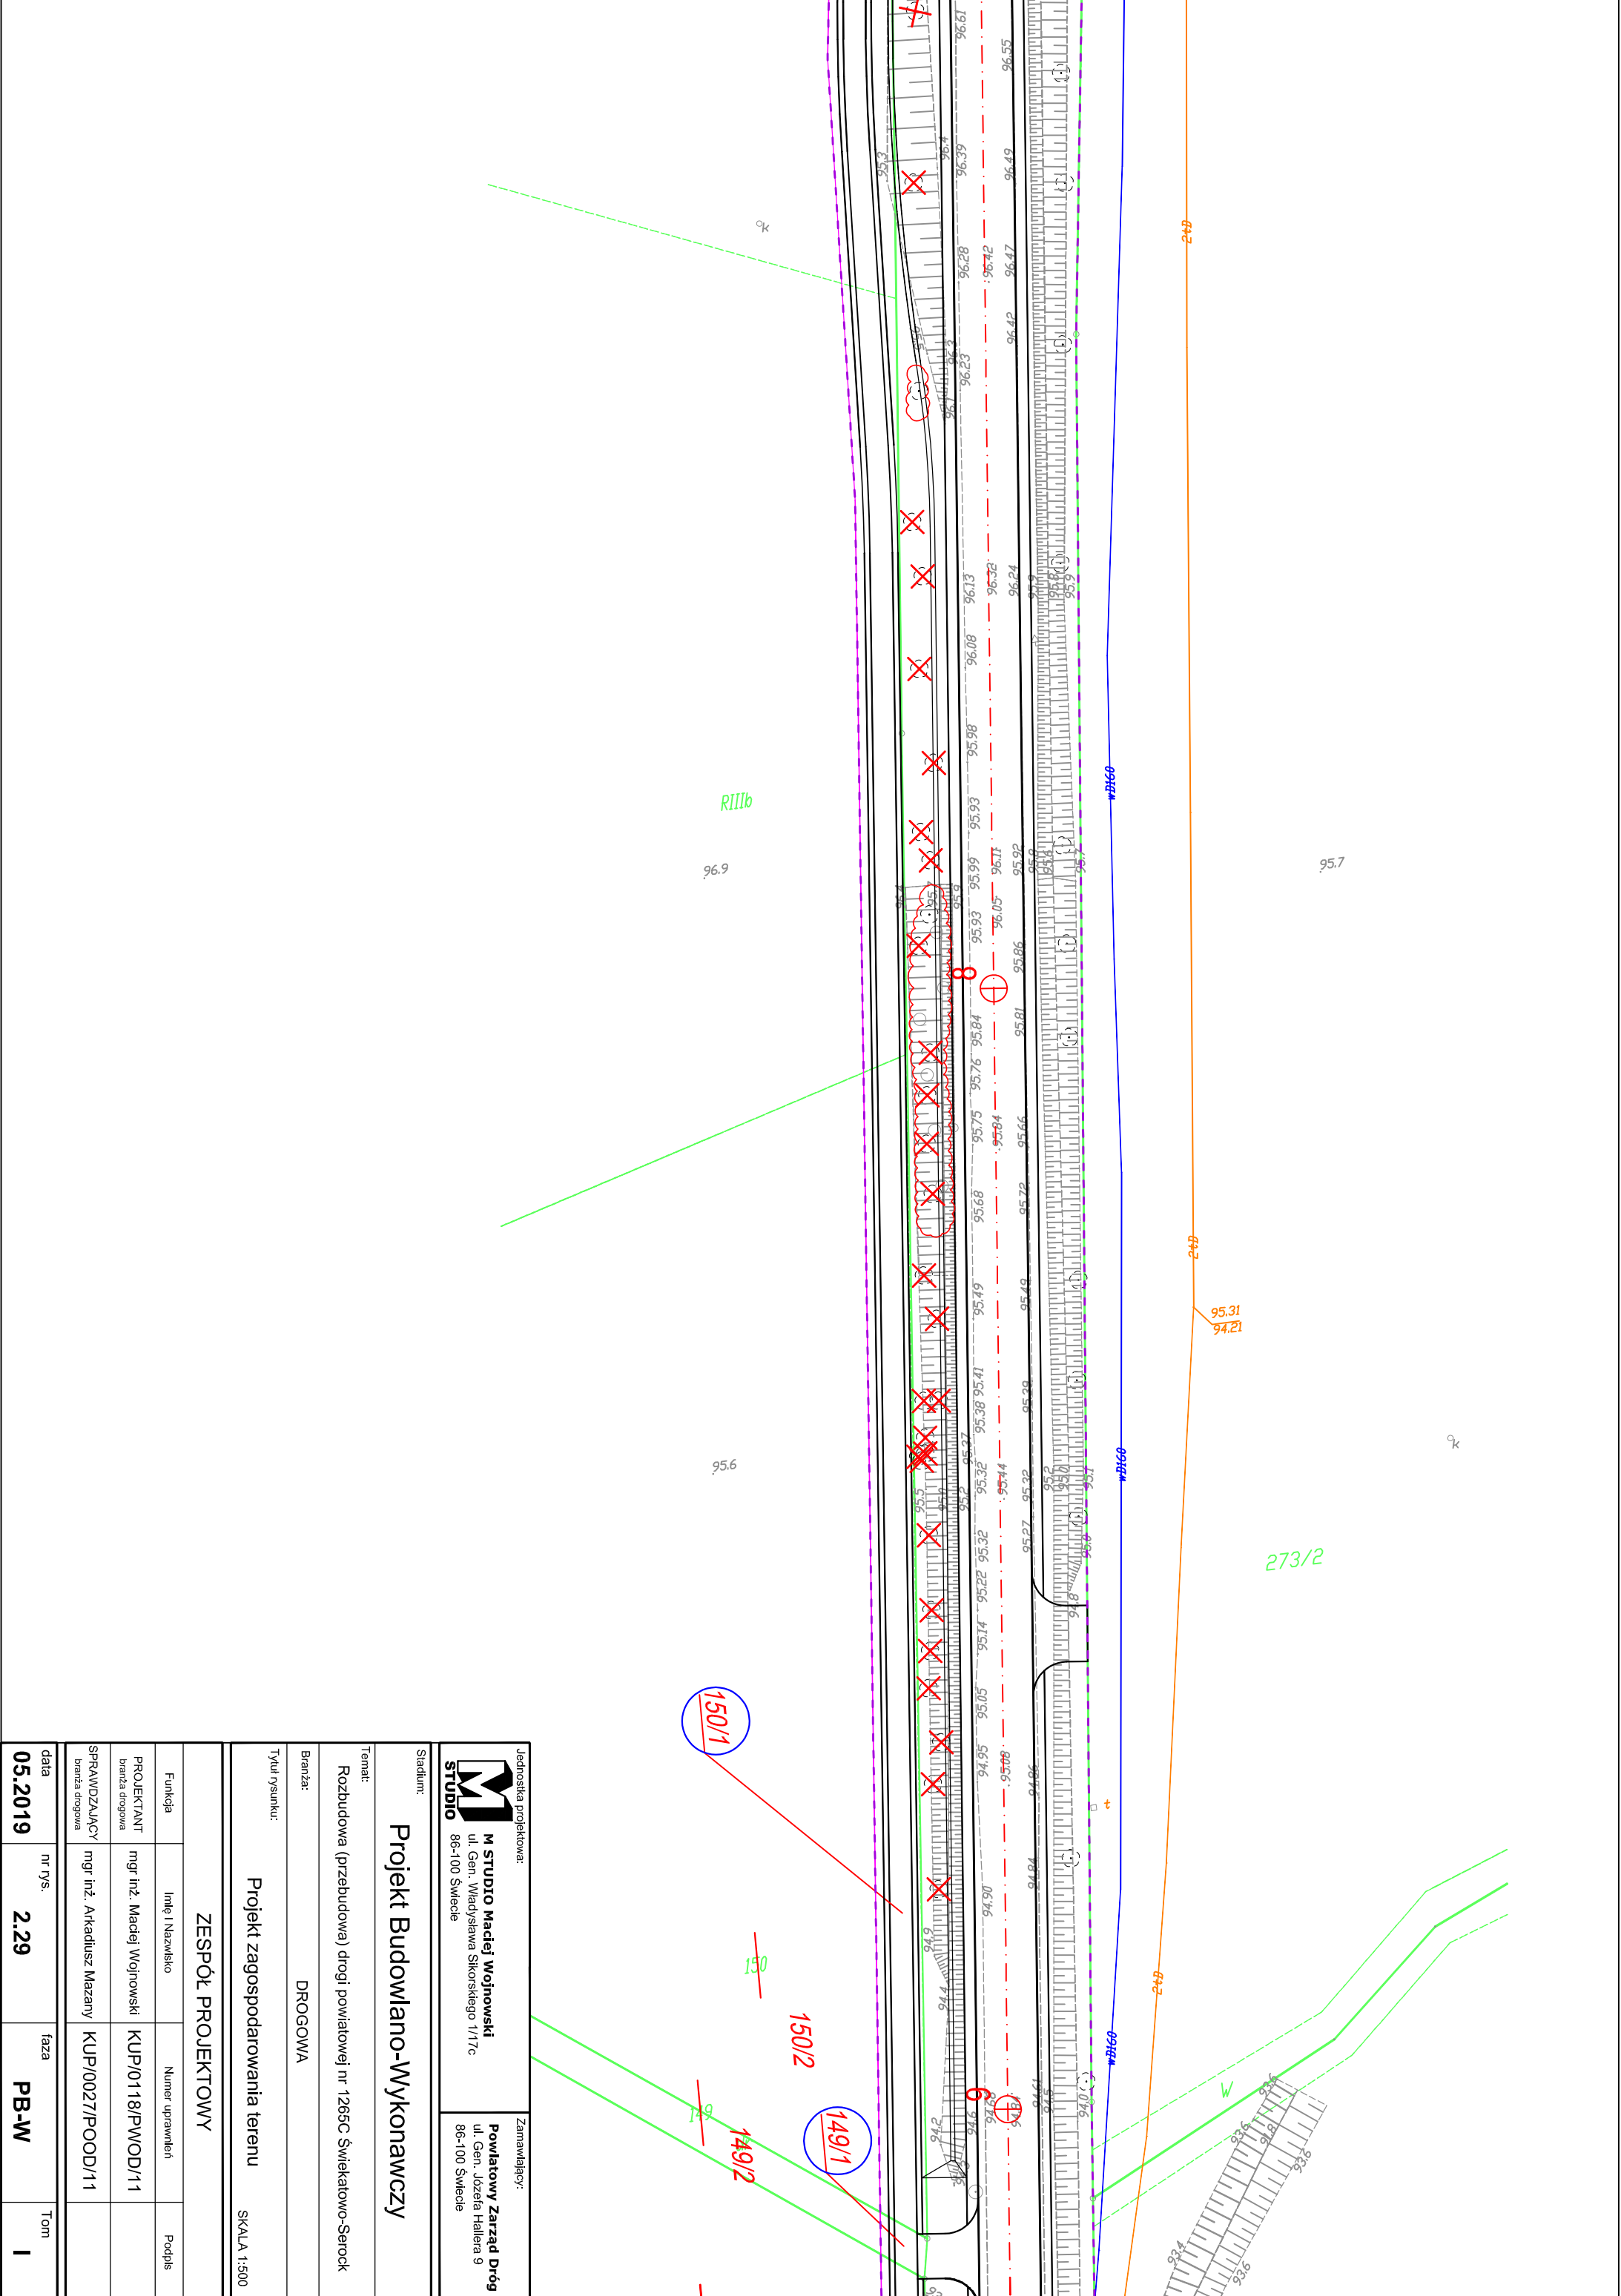

Jednostka projektowa:  
**M STUDIO**  
**M STUDIO Maciej Wojnowski**  
 ul. Gen. Władysława Sikorskiego 11/17c  
 86-100 Świecie

Zamawiający:  
**Powiatowy Zarząd Dróg**  
 ul. Gen. Józefa Hallera 9  
 86-100 Świecie

Stadium:  
**Projekt Budowlano-Wykonawczy**


Temat:  
 Rozbudowa (przebudowa) drogi powiatowej nr 1265C Świątkatowo-Serock

Branża:  
 DROGOWA

Tytuł rysunku:  
 Projekt zagospodarowania terenu

SKALA 1:500

<b>ZESPÓŁ PROJEKTOWY</b>			
Funkcja	Imię i Nazwisko	Numer uprawnień	Podpis
PROJEKTANT	mgr inż. Maciej Wojnowski	KUP/0118/PWOD/11	
branża drogową			
SPRAWDZAJĄCY	mgr inż. Arkadiusz Mazany	KUP/0027/POOD/11	
branża drogową			
data	nr rys.	faza	Tom
<b>05.2019</b>	<b>2.29</b>	<b>PB-W</b>	<b>I</b>

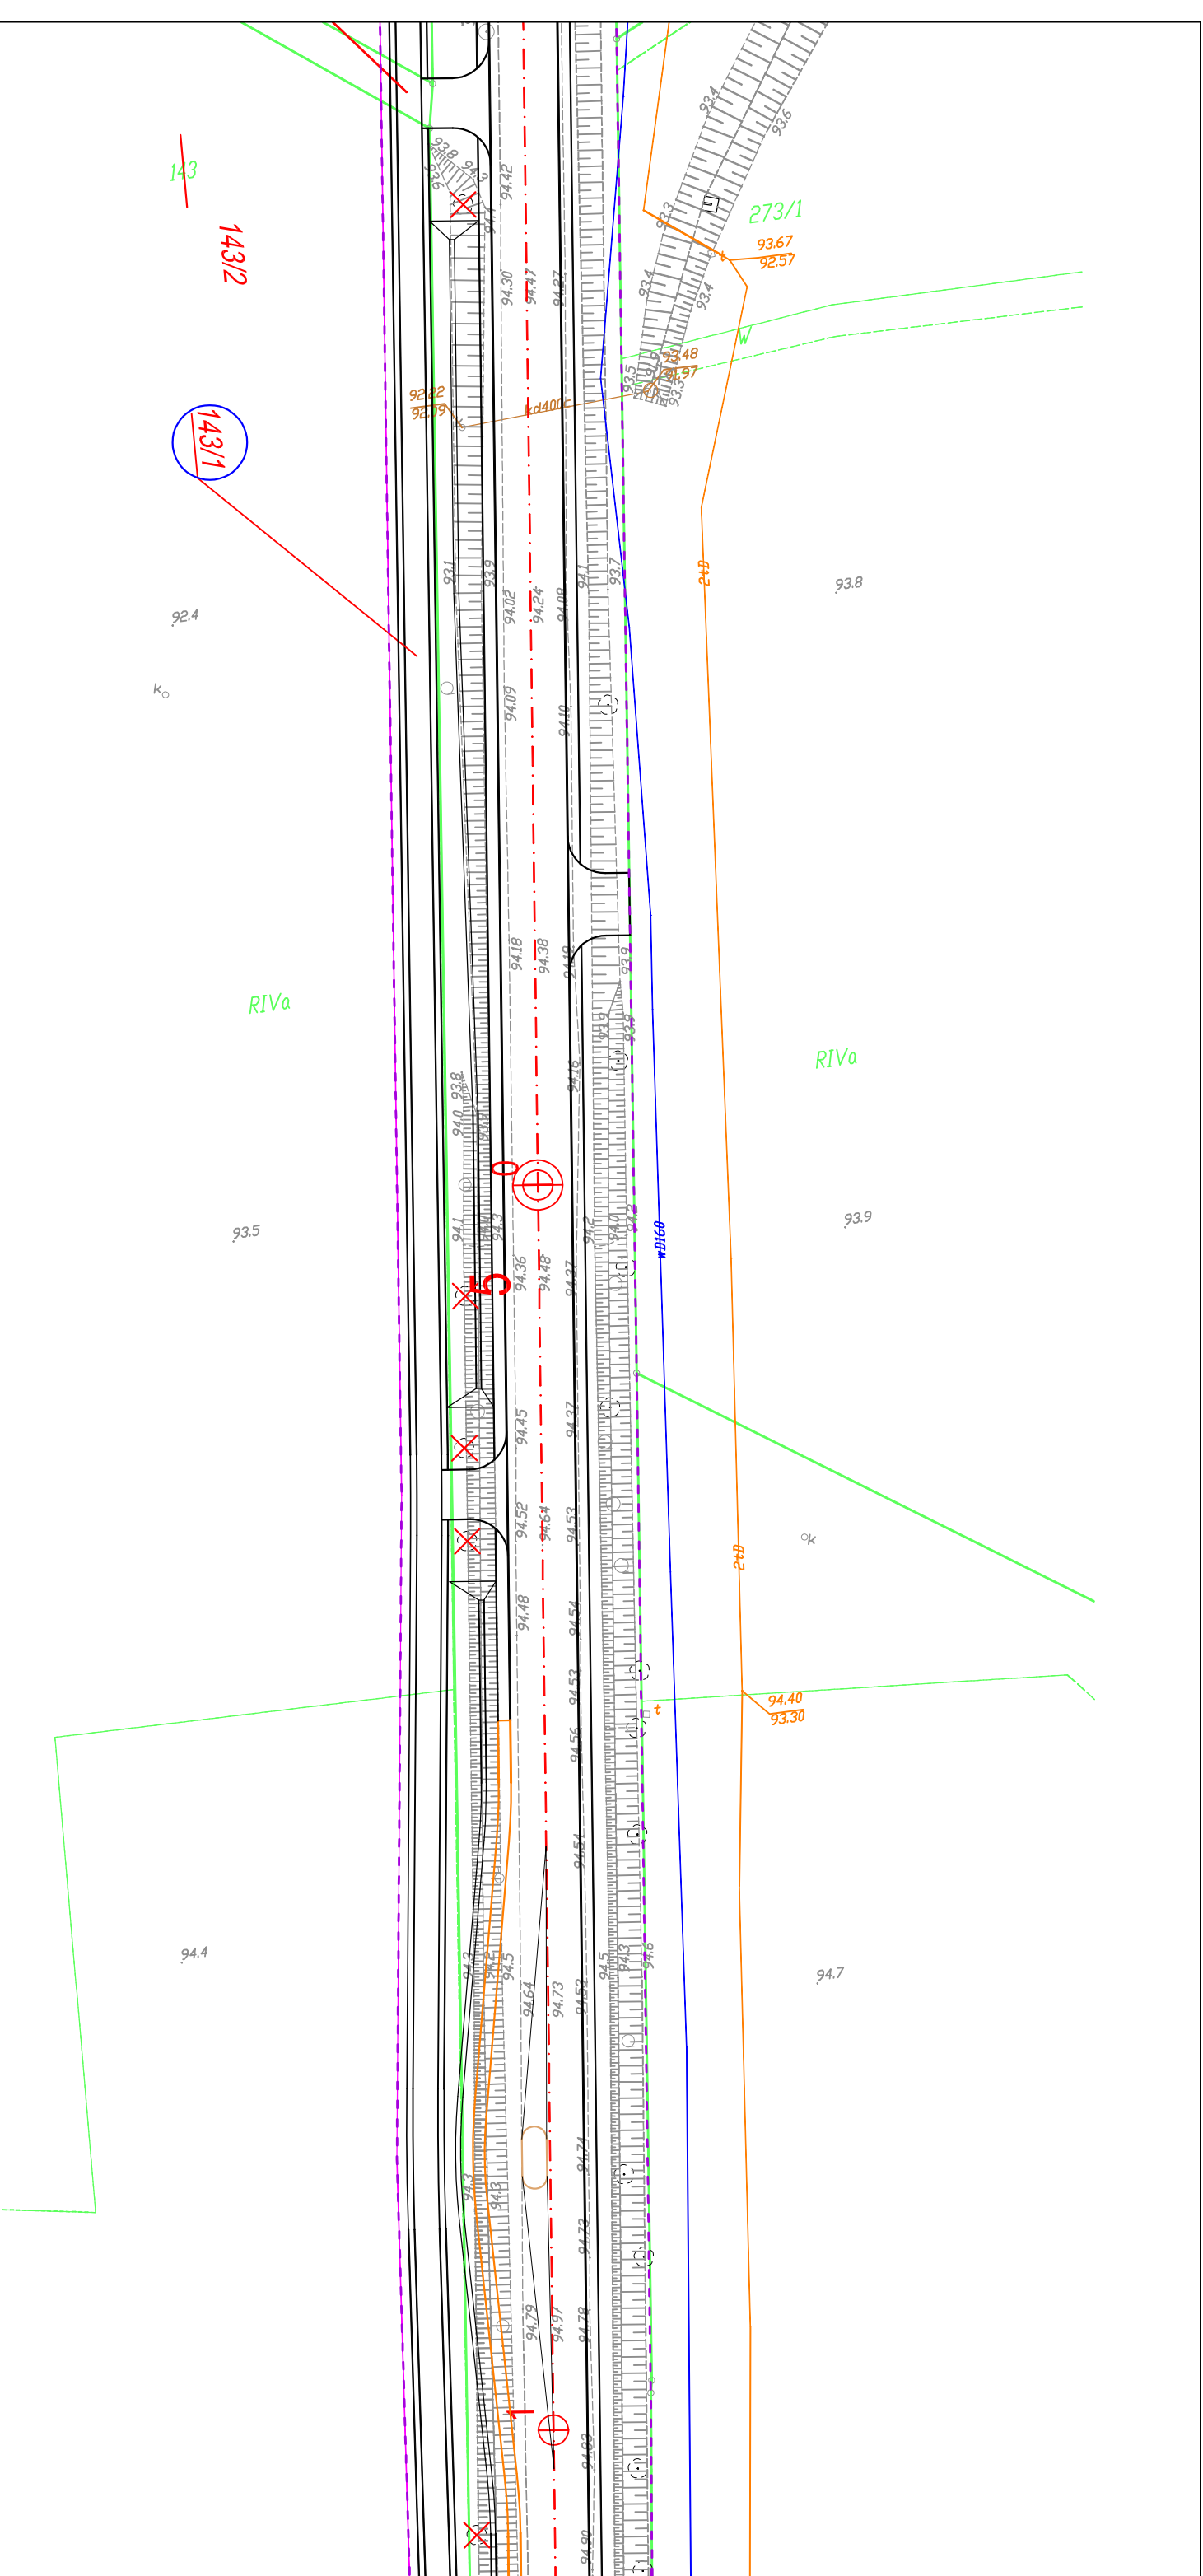

Jednostka projektowa: <b>M STUDIO</b> M STUDIO Maciej Wojnowski ul. Gen. Władysława Sikorskiego 11/17c 86-100 Świecie	Zamawiający: <b>Powiatowy Zarząd Dróg</b> ul. Gen. Józefa Hallera 9 86-100 Świecie
---	---

Stadium:  
**Projekt Budowlano-Wykonawczy**

Temat:  
Rozbudowa (przebudowa) drogi powiatowej nr 1265C Świątkatowo-Serock


Branża:  
DROGOWA

Tytuł rysunku:  
Projekt zagospodarowania terenu

SKALA 1:500

ZESPÓŁ PROJEKTOWY		
Funkcja	Imię i Nazwisko	Numer uprawnień
PROJEKTANT	mgr inż. Maciej Wojnowski	KUP/0118/PWOD/11
branża drogową		
SPRAWDZAJĄCY	mgr inż. Arkadiusz Mazany	KUP/0027/POOD/11
branża drogową		

data	nr rys.	faza	Tom
05.2019	2.30	PB-W	I

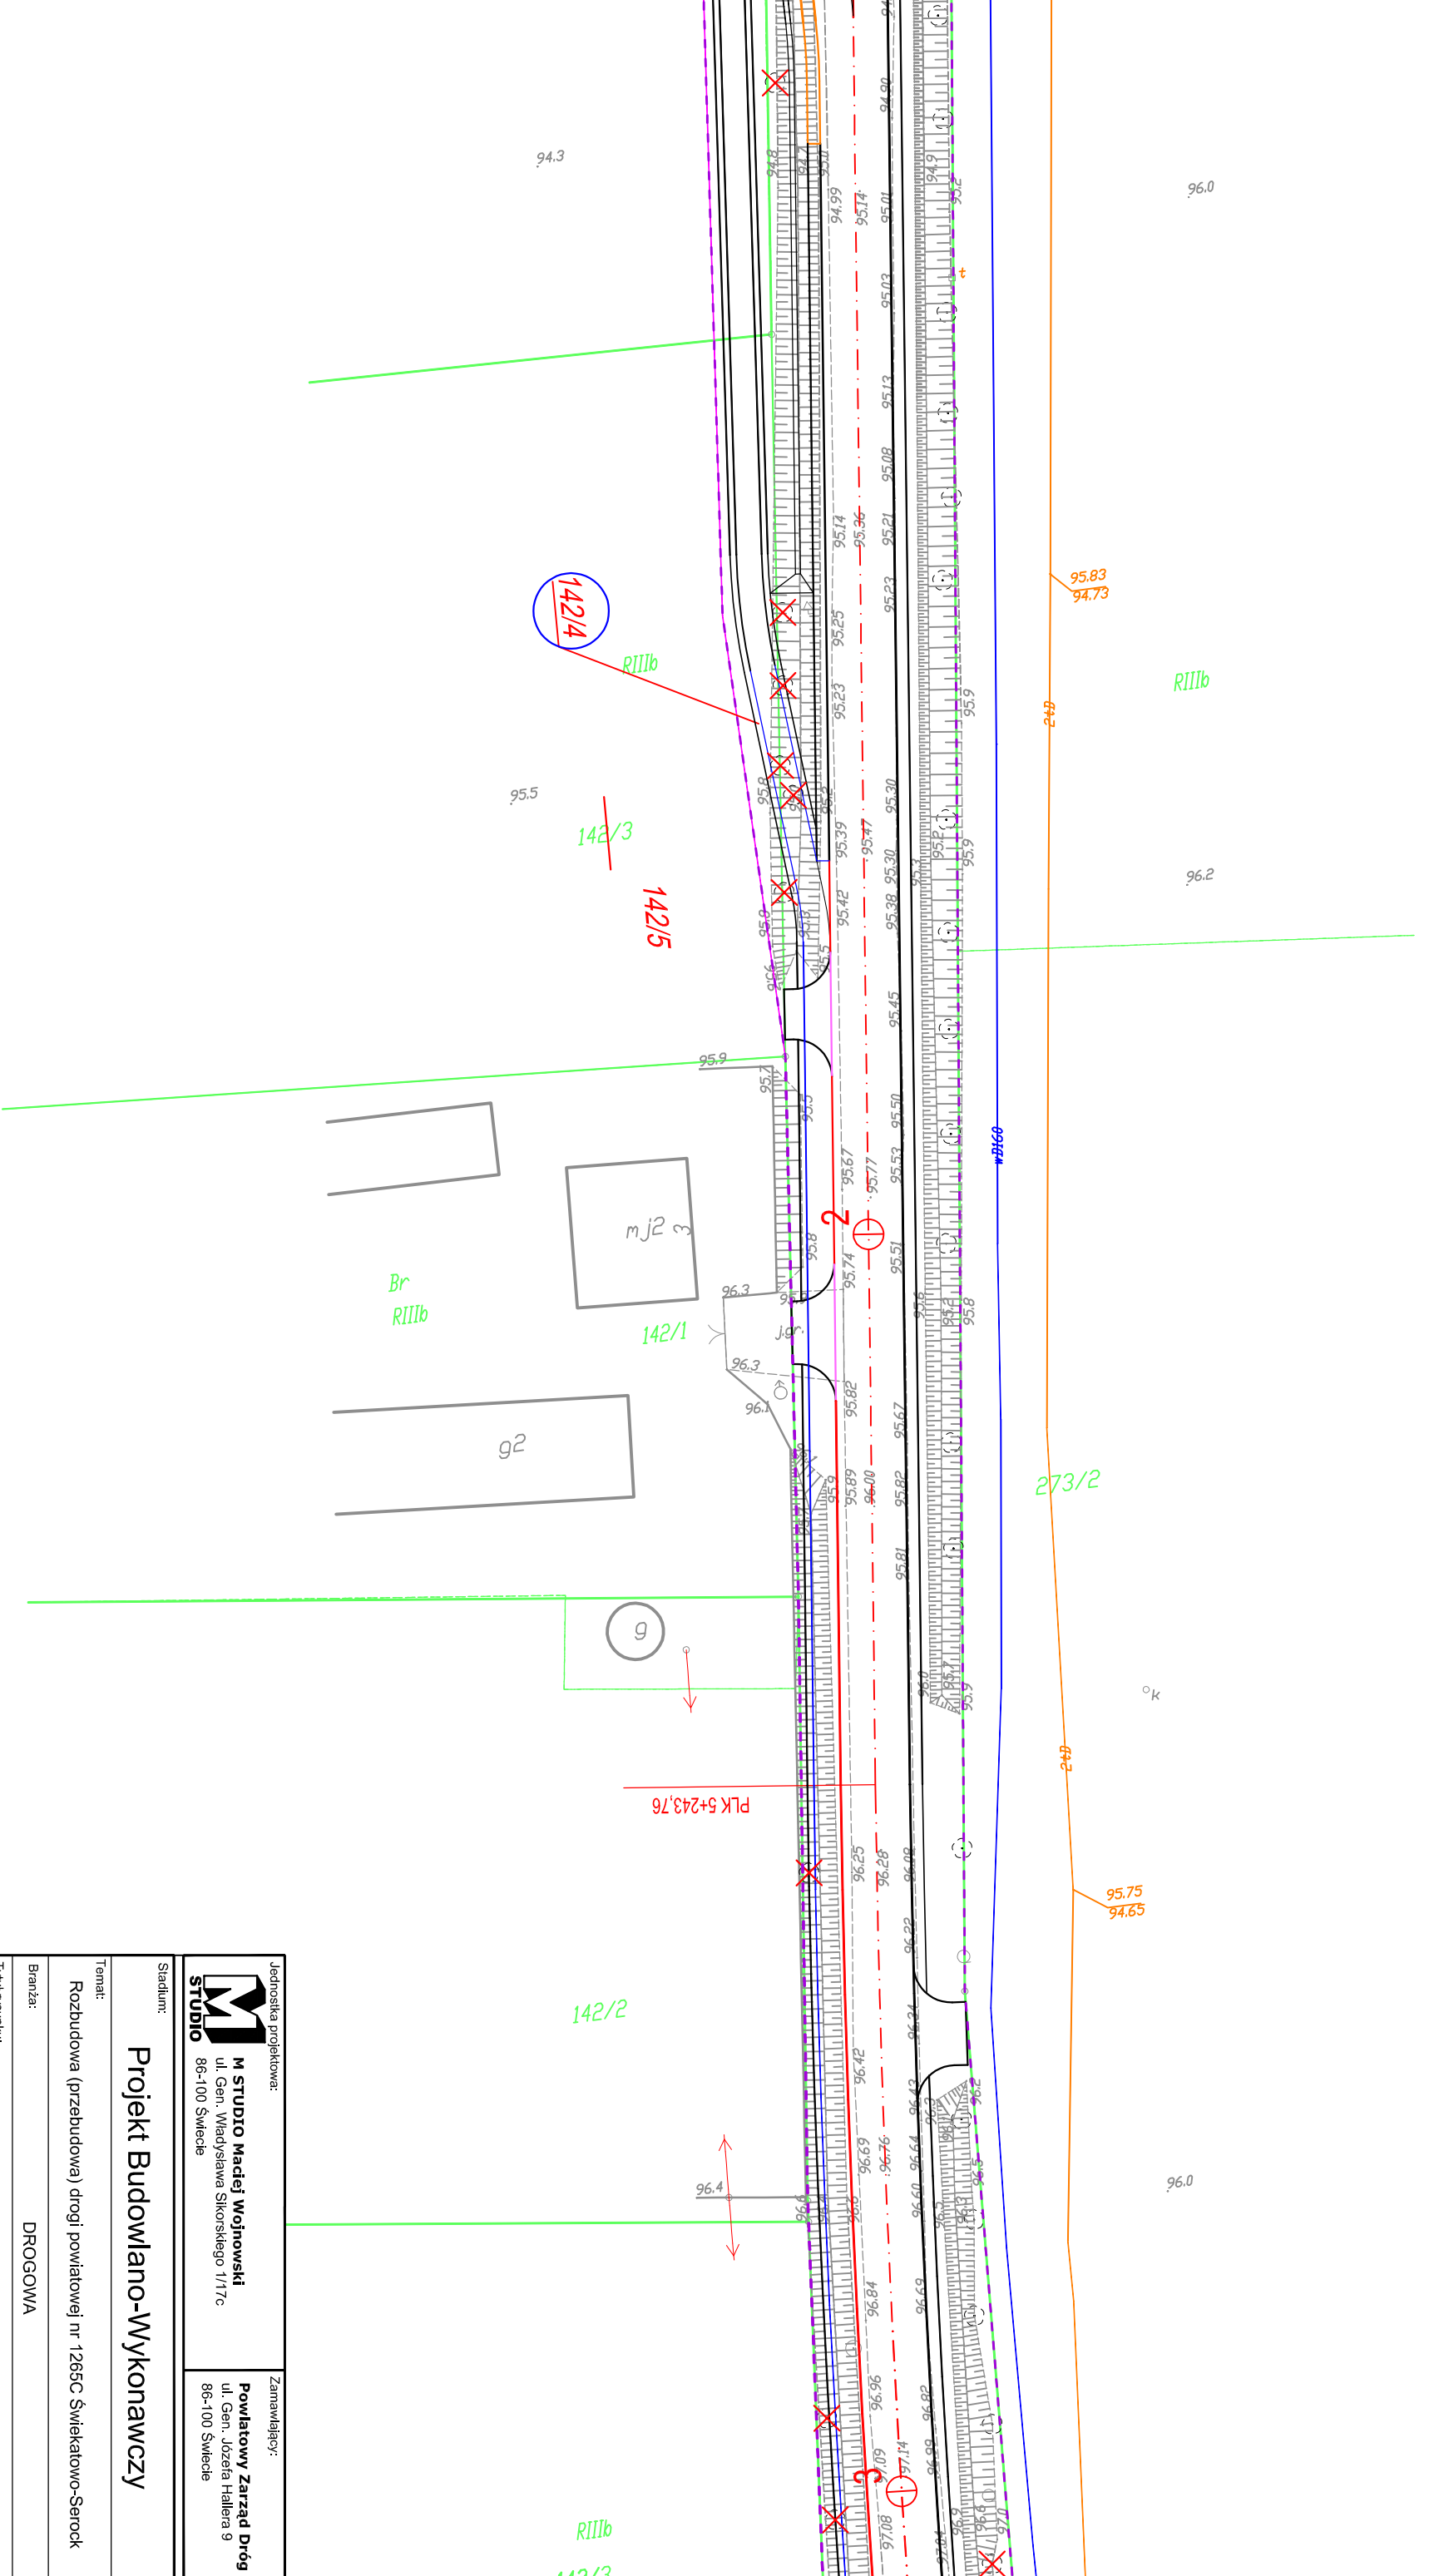

Jednostka projektowa:  
**M STUDIO**  
**M STUDIO Maciej Wojnowski**  
 ul. Gen. Władysława Sikorskiego 11/17c  
 86-100 Świecie

Zamawiający:  
**Powiatowy Zarząd Dróg**  
 ul. Gen. Józefa Hallera 9  
 86-100 Świecie

Stadium:  
**Projekt Budowlano-Wykonawczy**

Temat:  
 Rozbudowa (przebudowa) drogi powiatowej nr 1265C Świąkatowo-Serock

Branża:  
 DROGOWA


Tytuł rysunku:  
 Projekt zagospodarowania terenu

Skala:  
 SKALA 1:500

ZESPÓŁ PROJEKTOWY

Funkcja	Imię i Nazwisko	Numer uprawnień	Podpis
PROJEKTANT branża drogową	mgr inż. Maciej Wojnowski	KUP/0118/PWOD/11	
SPRAWDZAJĄCY branża drogową	mgr inż. Arkadiusz Mazany	KUP/0027/POOD/11	

data	nr rys.	faza	Tom
05.2019	2.31	PB-W	I

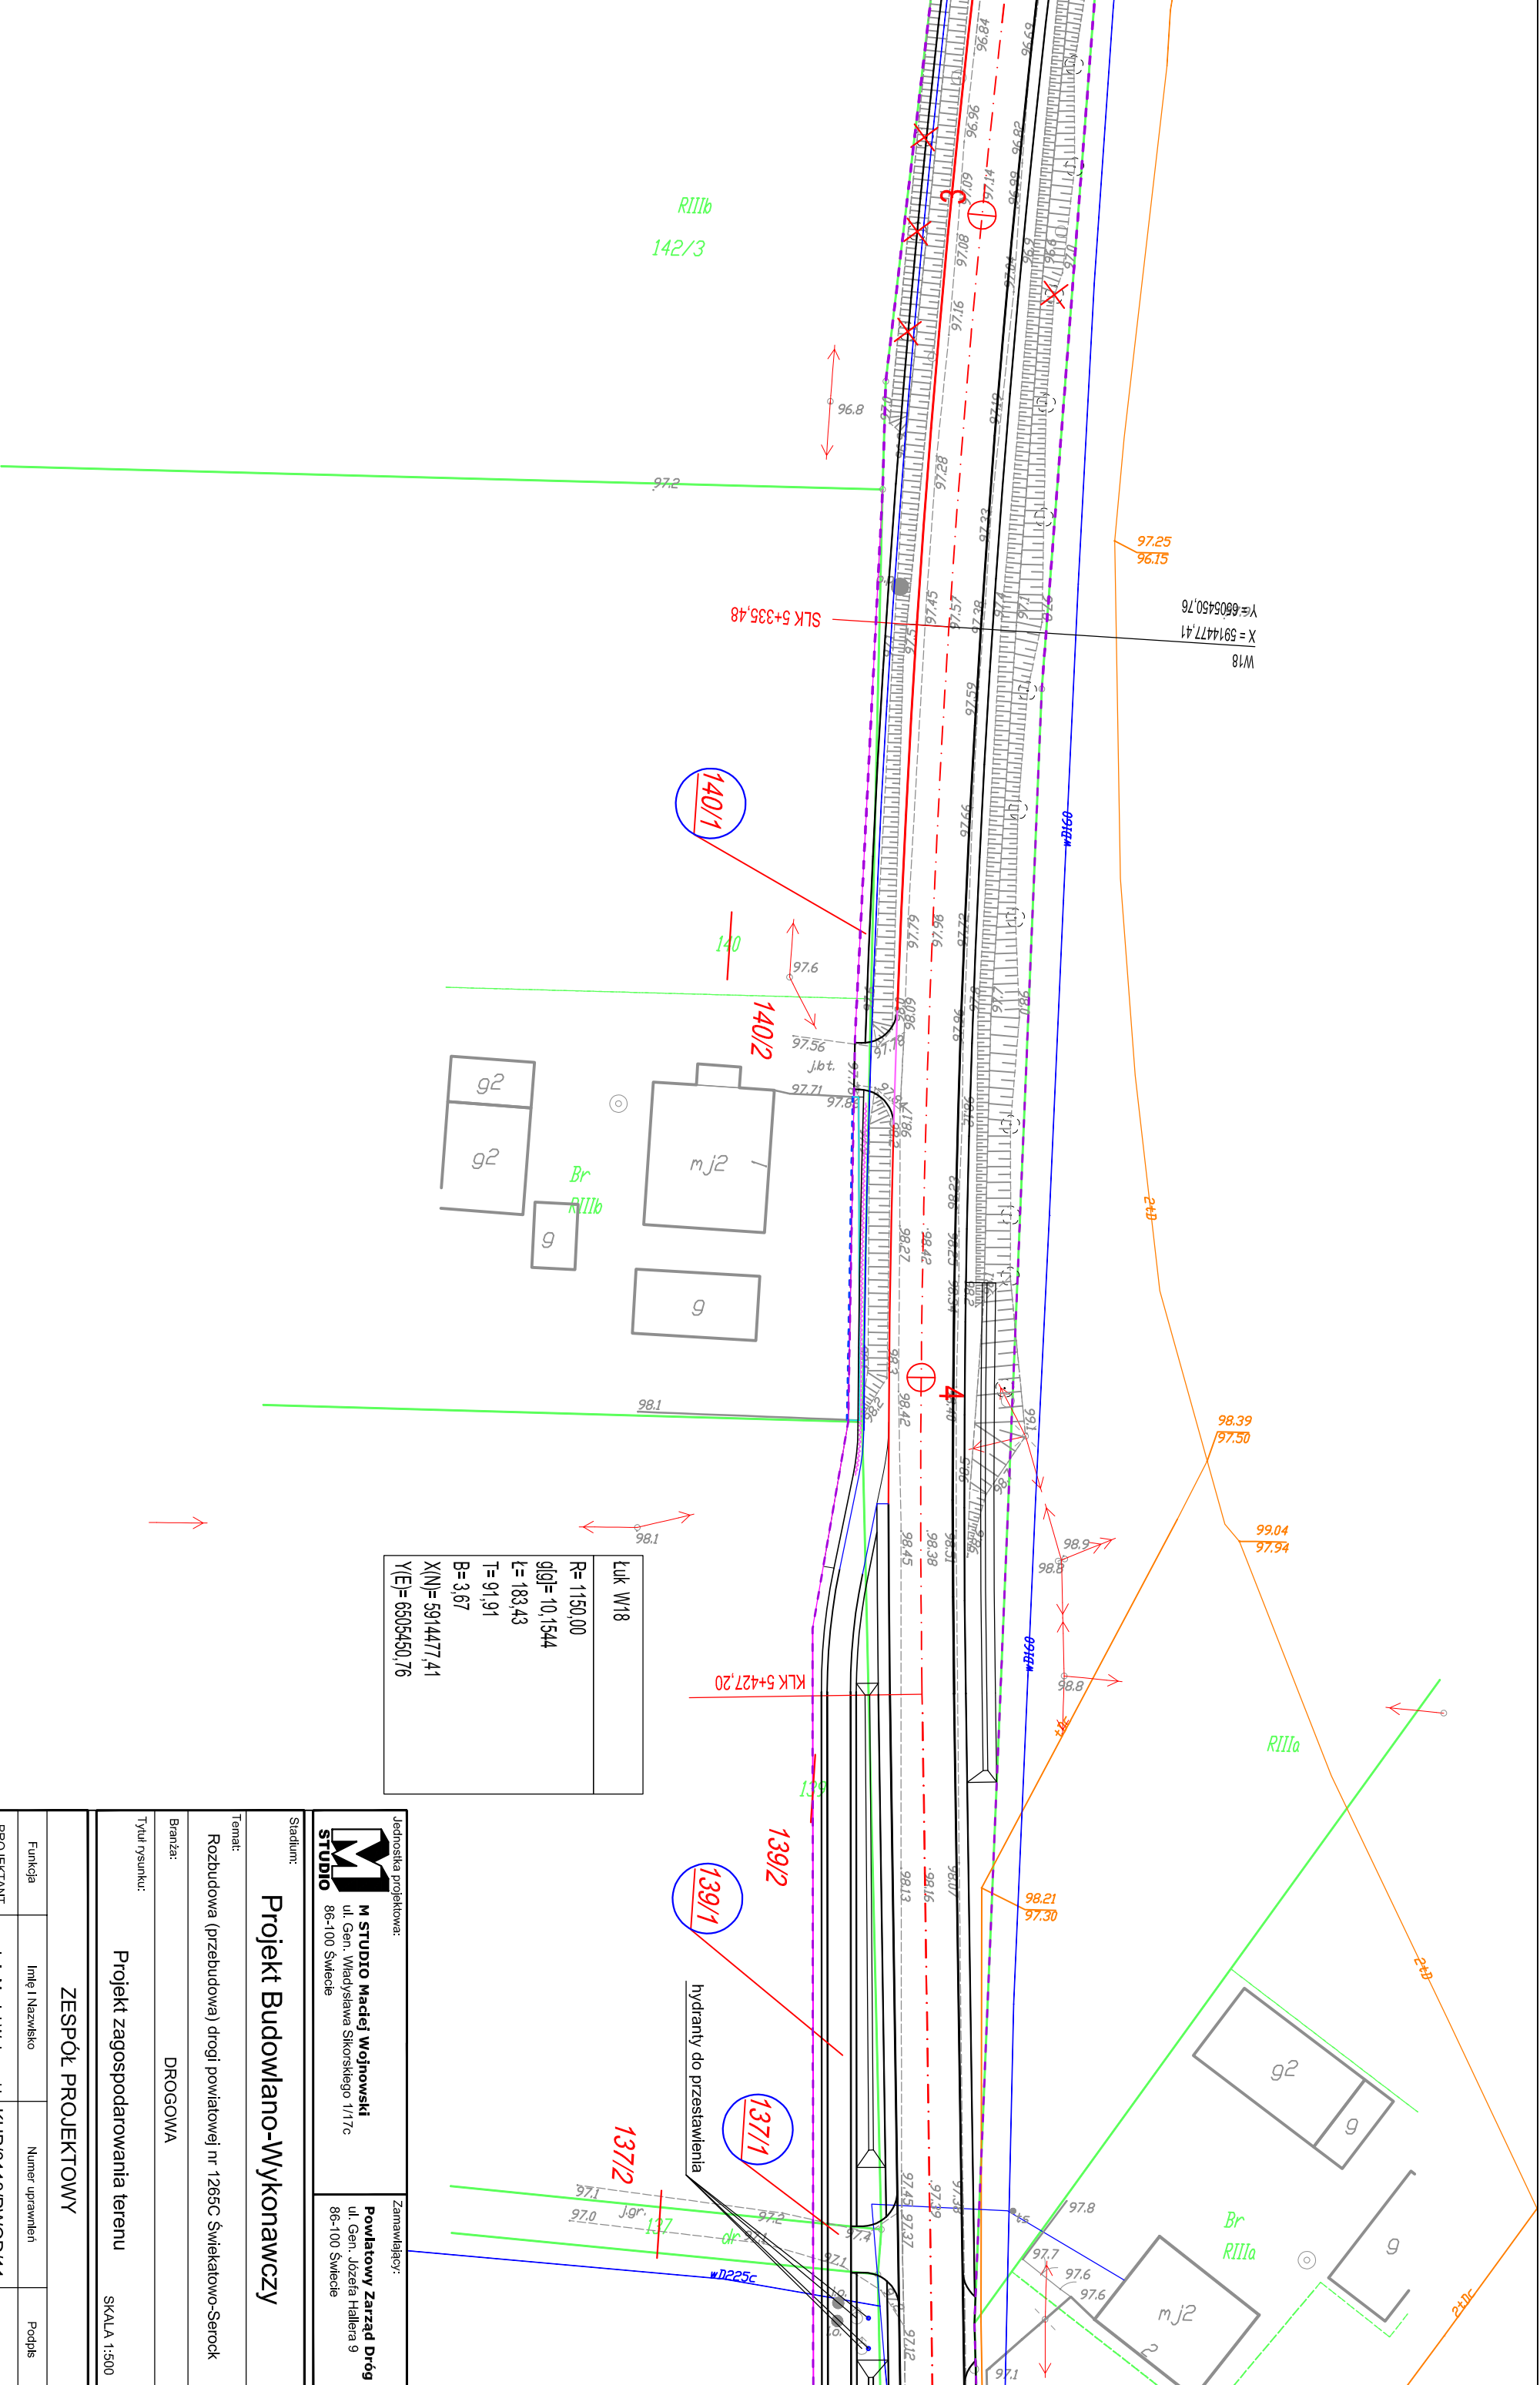


Luk W18
R= 1150,00
g[g]= 10,1544
l= 183,43
T= 91,91
B= 3,67
X(N)= 5914477,41
Y(E)= 6505450,76

Jednostka projektowa:  
**M STUDIO**  
**M STUDIO Maciej Wojnowski**  
 ul. Gen. Władysława Sikorskiego 11/17c  
 86-100 Świecie

Zamawiający:  
**Powiatowy Zarząd Dróg**  
 ul. Gen. Józefa Hallera 9  
 86-100 Świecie

Stadium: <b>Projekt Budowlano-Wykonawczy</b>			
Temat: Rozbudowa (przebudowa) drogi powiatowej nr 1265C Świątkowo-Serock			
Branża: DROGOWA			
Tytuł rysunku: Projekt zagospodarowania terenu			
SKALA 1:500			
ZESPÓŁ PROJEKTOWY			
Funkcja	Imię i Nazwisko	Numer uprawnień	Podpis
PROJEKTANT	mgr inż. Maciej Wojnowski	KUP/0118/PWOD/11	
SPRAWDZAJĄCY		mgr inż. Arkadiusz Mazany	KUP/0027/POOD/11
data	nr rys.	faza	Tom
05.2019	2.32	PB-W	I



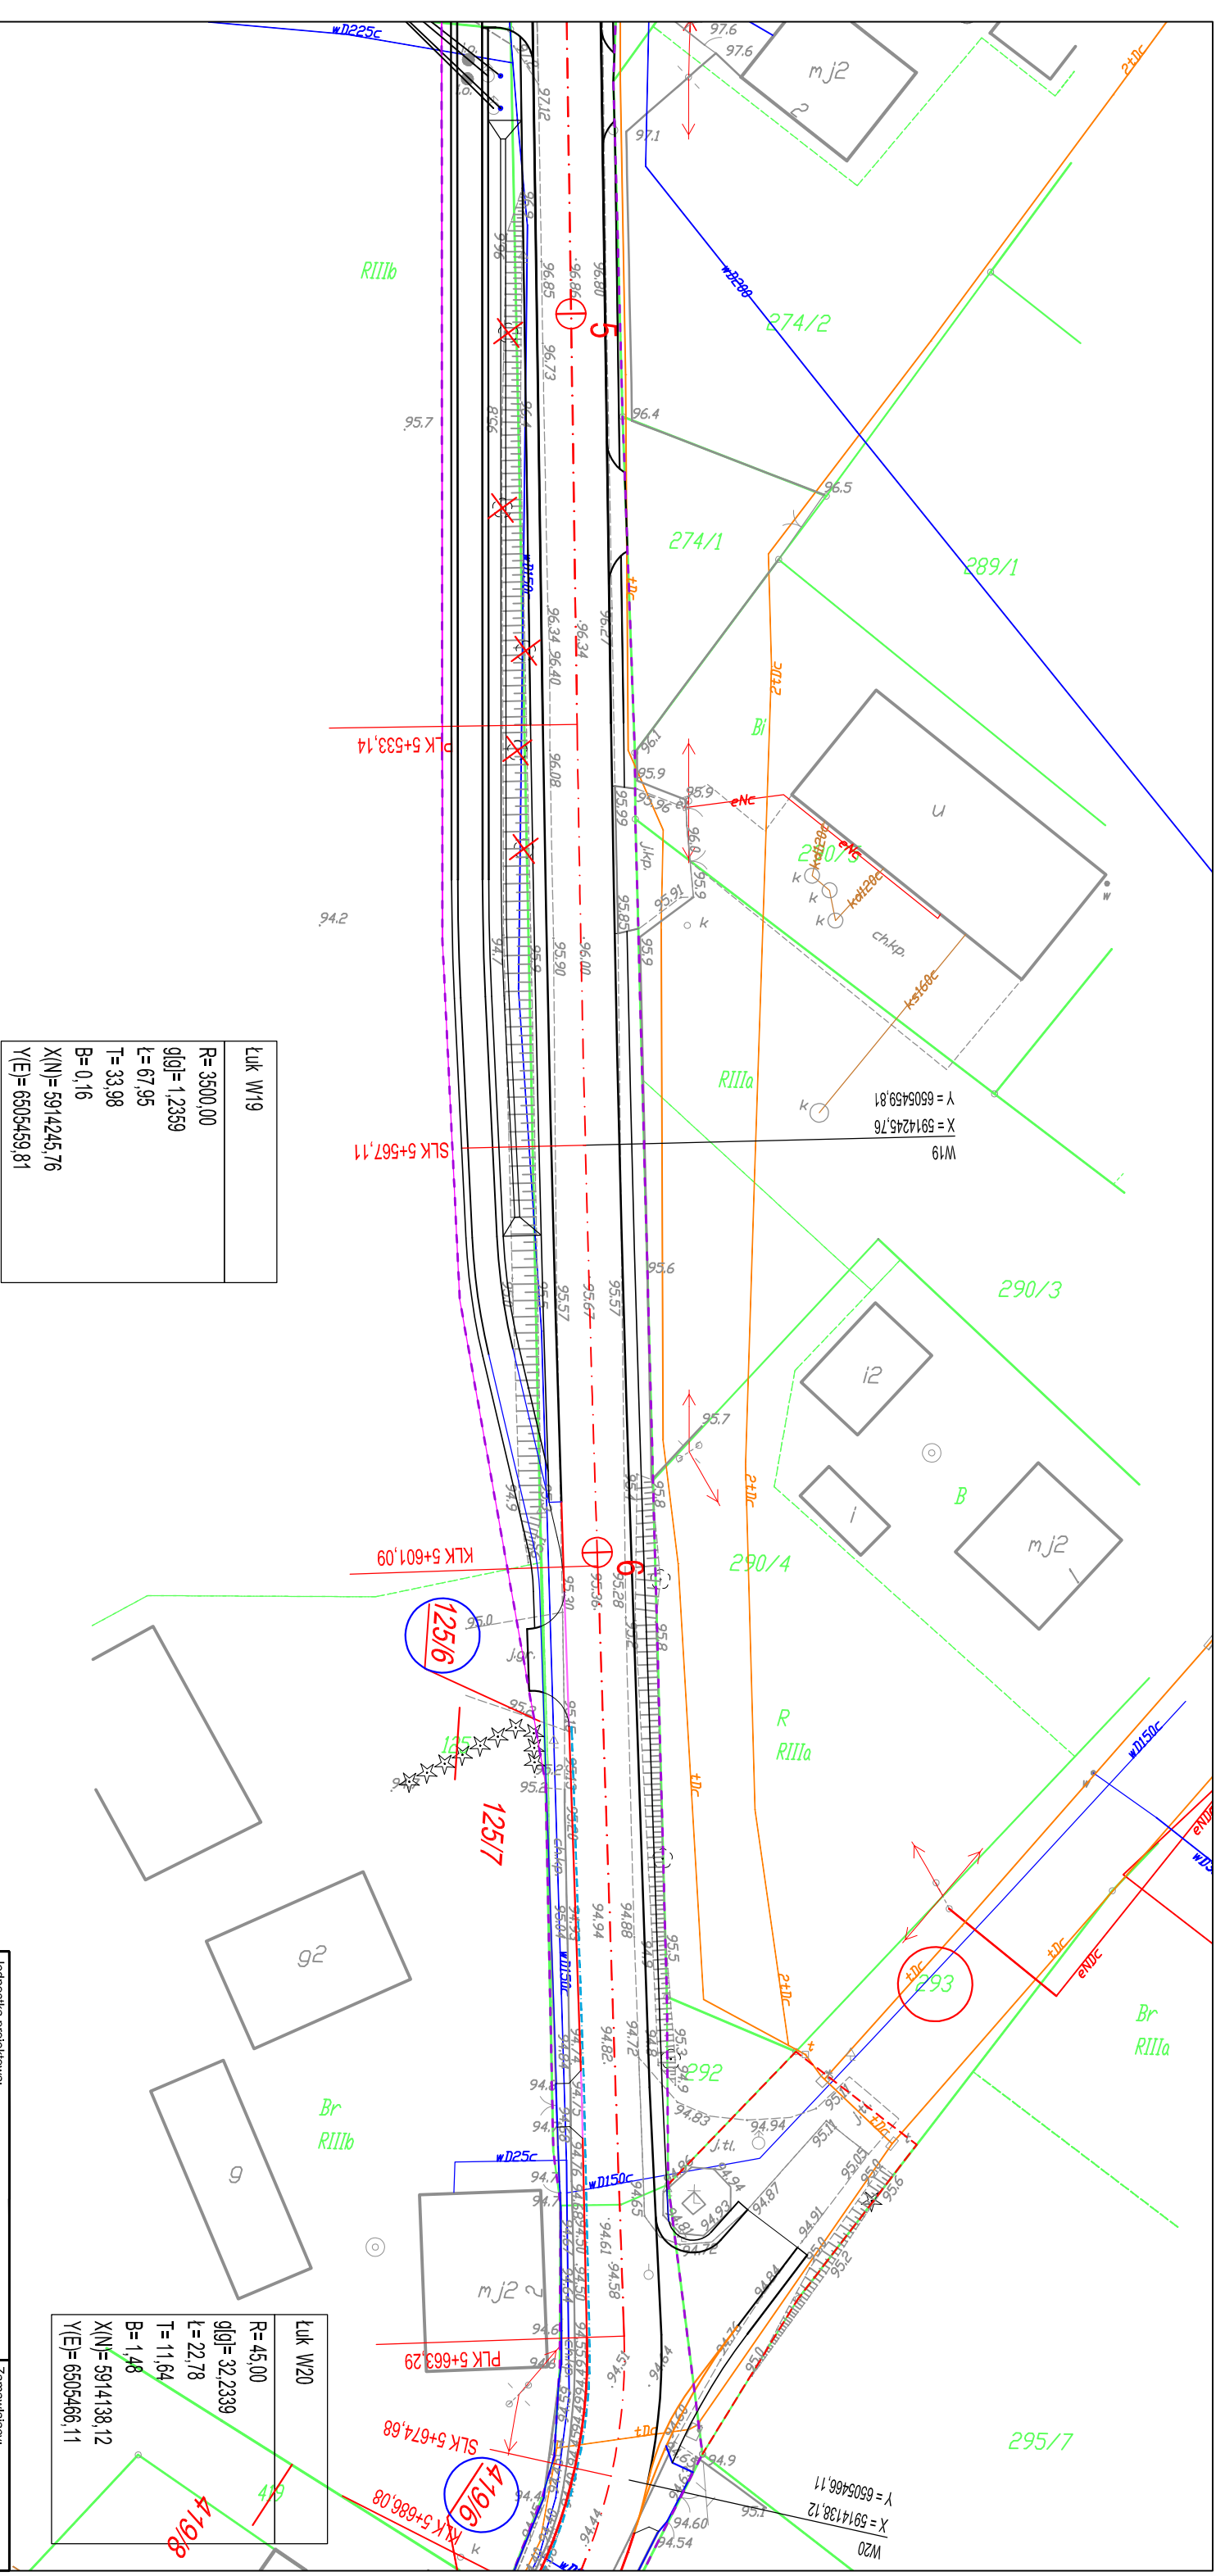

Łuk W19	
R=3500,00	
g(j)=1,2359	
L=67,95	
T=33,98	
B=0,16	
X(N)=5914245,76	
Y(E)=6505459,81	

Łuk W20	
R=45,00	
g(j)=32,2339	
L=22,78	
T=11,64	
B=1,48	
X(N)=5914138,12	
Y(E)=6505466,11	

Jednostka projektowa:  
**M STUDIO**  
 M STUDIO Maciej Wojnowski  
 ul. Gen. Władysława Sikorskiego 11/17c  
 86-100 Świecie

Zamawiający:  
**Powiatowy Zarząd Dróg**  
 ul. Gen. Józefa Hallera 9  
 86-100 Świecie

Stadium:  
**Projekt Budowlano-Wykonawczy**


Temat:  
 Rozbudowa (przebudowa) drogi powiatowej nr 1265C Świątkatowo-Serock

Branża:  
 DROGOWA

Tytuł rysunku:  
 Projekt zagospodarowania terenu

SKALA 1:500

ZESPÓŁ PROJEKTOWY		
Funkcja	Imię i Nazwisko	Numer uprawnień
PROJEKTANT	mgr inż. Maciej Wojnowski	KUP/0118/PWOD/11
branża drogową		
SPRAWDZAJĄCY	mgr inż. Arkadiusz Mazany	KUP/0027/POOD/11
branża drogową		
data	nr rys.	faza
05.2019	2.33	PB-W
		Tom
		I

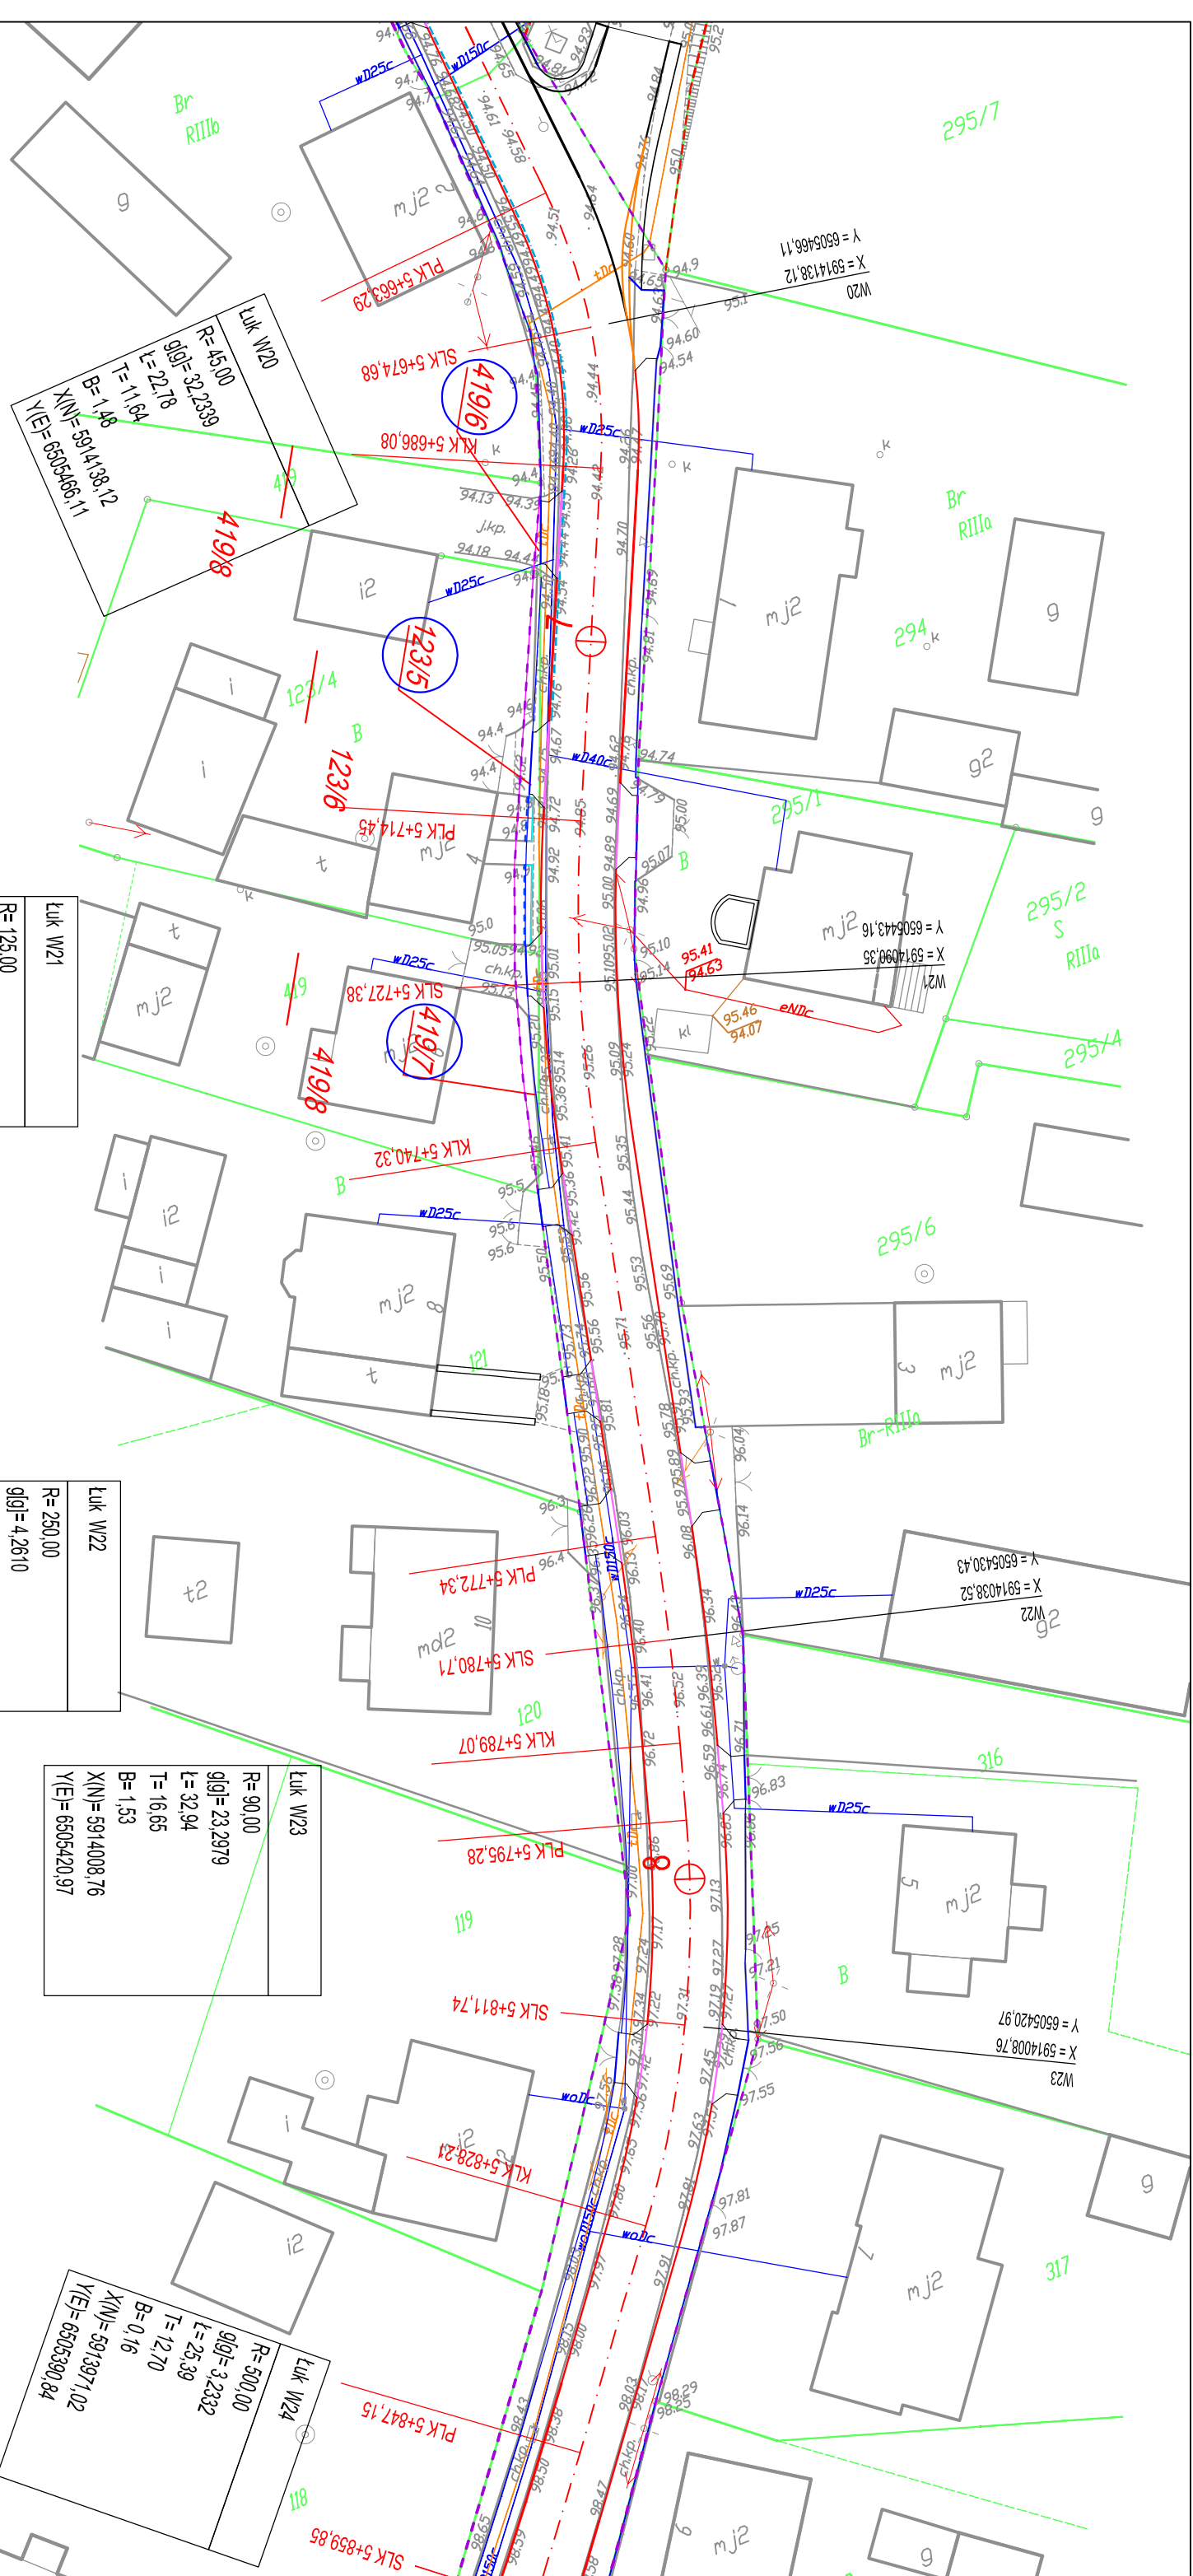

Luk W20  
 R=45,00  
 g(g)=32,2339  
 l=22,78  
 T=11,64  
 B=1,48  
 X(N)=5914138,12  
 Y(E)=6505466,11

Luk W21  
 R=125,00  
 g(g)=13,1795  
 l=25,88  
 T=12,99  
 B=0,67  
 X(N)=5914090,35  
 Y(E)=6505443,16

Luk W22  
 R=250,00  
 g(g)=4,2610  
 l=16,73  
 T=8,37  
 B=0,14  
 X(N)=5914038,52  
 Y(E)=6505430,43

Luk W23  
 R=90,00  
 g(g)=23,2979  
 l=32,94  
 T=16,65  
 B=1,53  
 X(N)=5914008,76  
 Y(E)=6505420,97

Luk W24  
 R=500,00  
 g(g)=3,2332  
 l=25,39  
 T=12,70  
 B=0,16  
 X(N)=5913971,02  
 Y(E)=6505390,84

Jednostka projektowa:  
**M STUDIO**  
 M STUDIO Maciej Wojnowski  
 ul. Gen. Władysława Sikorskiego 11/17c  
 86-100 Świecie

Zamawiający:  
**Powiatowy Zarząd Dróg**  
 ul. Gen. Józefa Hallera 9  
 86-100 Świecie

Stadium:  
**Projekt Budowlano-Wykonawczy**

Temat:  
 Rozbudowa (przebudowa) drogi powiatowej nr 1265C Świątkatowo-Serock

Branża:  
 DROGOWA


Tytuł rysunku:  
 Projekt zagospodarowania terenu

SKALA 1:500

ZESPÓŁ PROJEKTOWY

Funkcja	Imię i Nazwisko	Numer uprawnień	Podpis
PROJEKTANT	mgr inż. Maciej Wojnowski	KUP/0118/PWOD/11	
SPRAWDZAJĄCY	mgr inż. Arkadiusz Mazany	KUP/0027/POOD/11	

data	nr rys.	faza	Tom
05.2019	2.34	PB-W	I

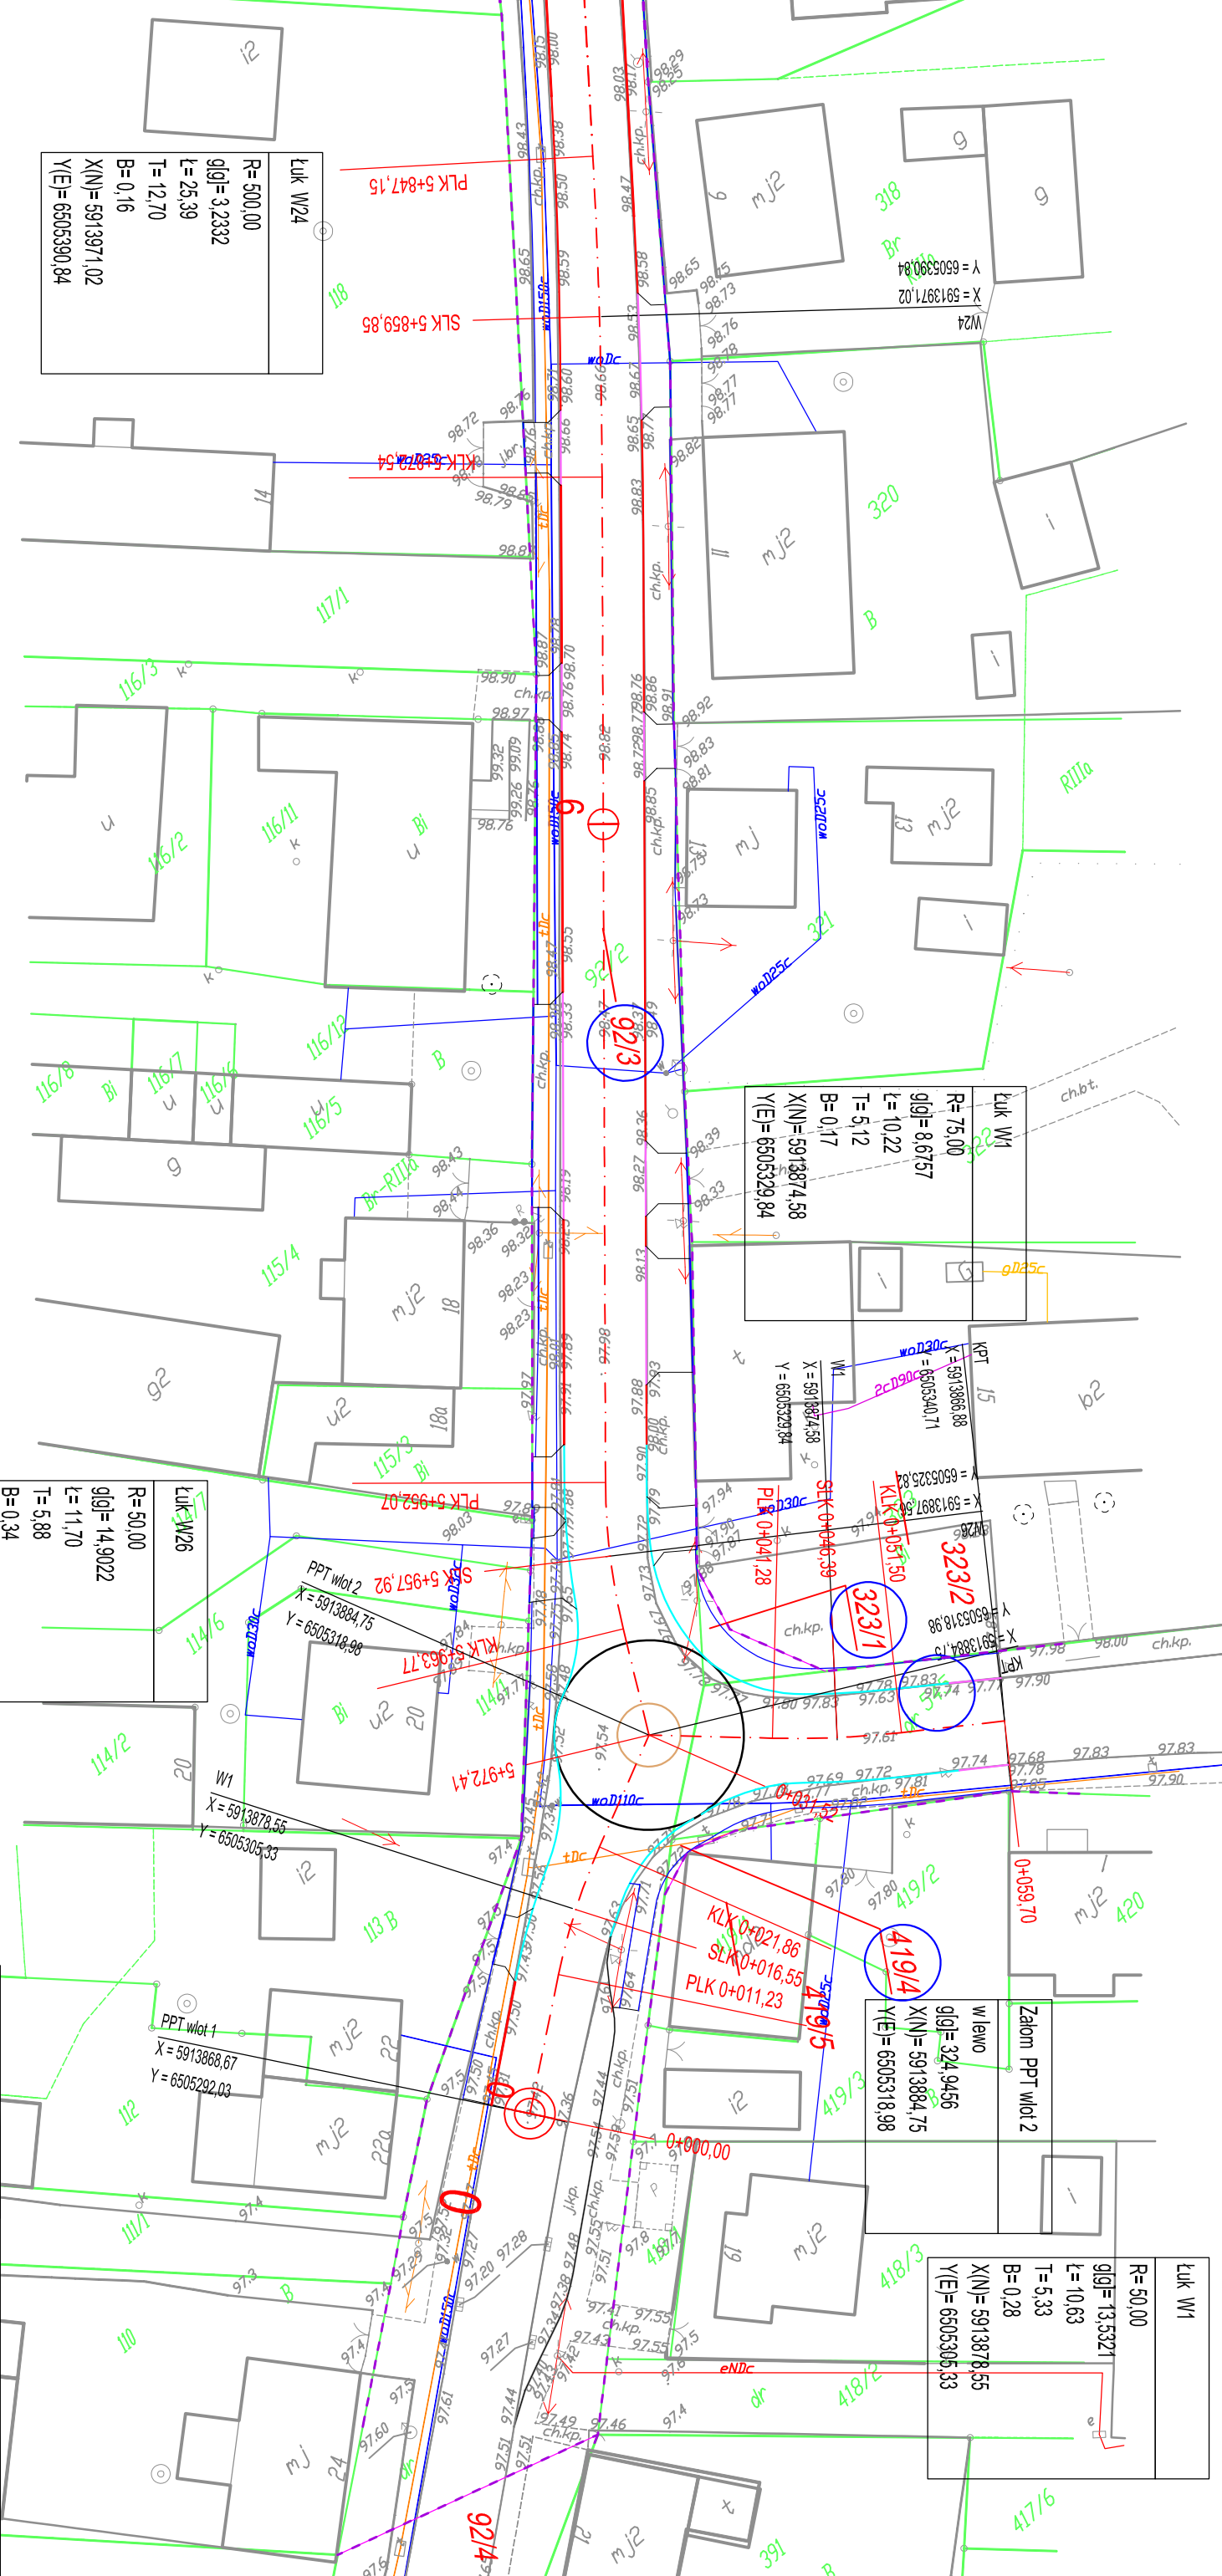

Luk W24  
 R=500,00  
 g[gl]=3,2332  
 L=25,39  
 T=12,70  
 B=0,16  
 X(N)=5913971,02  
 Y(E)=6505390,84

Luk W1  
 R=75,00  
 g[gl]=8,6157  
 L=10,22  
 T=5,12  
 B=0,17  
 X(N)=5913874,58  
 Y(E)=6505329,84

Luk W26  
 R=50,00  
 g[gl]=14,9022  
 L=11,70  
 T=5,88  
 B=0,34  
 X(N)=5913897,56  
 Y(E)=6505325,82

Luk W1  
 R=50,00  
 g[gl]=13,5321  
 L=10,63  
 T=5,33  
 B=0,28  
 X(N)=5913878,55  
 Y(E)=6505305,33

Jednostka projektowa:  
**M STUDIO**  
 M STUDIO Maciej Wojnowski  
 ul. Gen. Władysława Sikorskiego 1/117c  
 86-100 Świecie

Zamawiający:  
**Powiatowy Zarząd Dróg**  
 ul. Gen. Józefa Hallera 9  
 86-100 Świecie

Stadium:  
**Projekt Budowlano-Wykonawczy**

Temat:  
 Rozbudowa (przebudowa) drogi powiatowej nr 1265C Świątkowo-Serock

Branża:  
 DROGOWA

Tytuł rysunku:  
 Projekt zagospodarowania terenu

SKALA 1:500

<b>ZESPÓŁ PROJEKTOWY</b>			
Funkcja	Imię i Nazwisko	Numer uprawnień	Podpis
PROJEKTANT	mgr inż. Maciej Wojnowski	KUP/0118/PWOD/11	
SPRAWDZAJĄCY	mgr inż. Arkadiusz Mazany	KUP/0027/POOD/11	
data	nr rys.	faza	Tom
05.2019	2.35	PB-W	I